



广州建筑
产业开发有限公司

Guangzhou Construction Industry Development Co., Ltd.
建筑甲级: A14003479 工程勘察专业类岩土工程勘察乙级: E24404850
城乡规划编制资质证书 乙级 编号: 粤自资规乙字 2340123
市政行业(给水工程、排水工程、道路工程) 专业乙级: A244003476
* 全部设计图则及说明版权属于广州建筑产业开发有限公司, 未经本公司书面同意, 不得使用、抄袭及复制。
* 本套图纸需经国家有关部门批准方可施工。

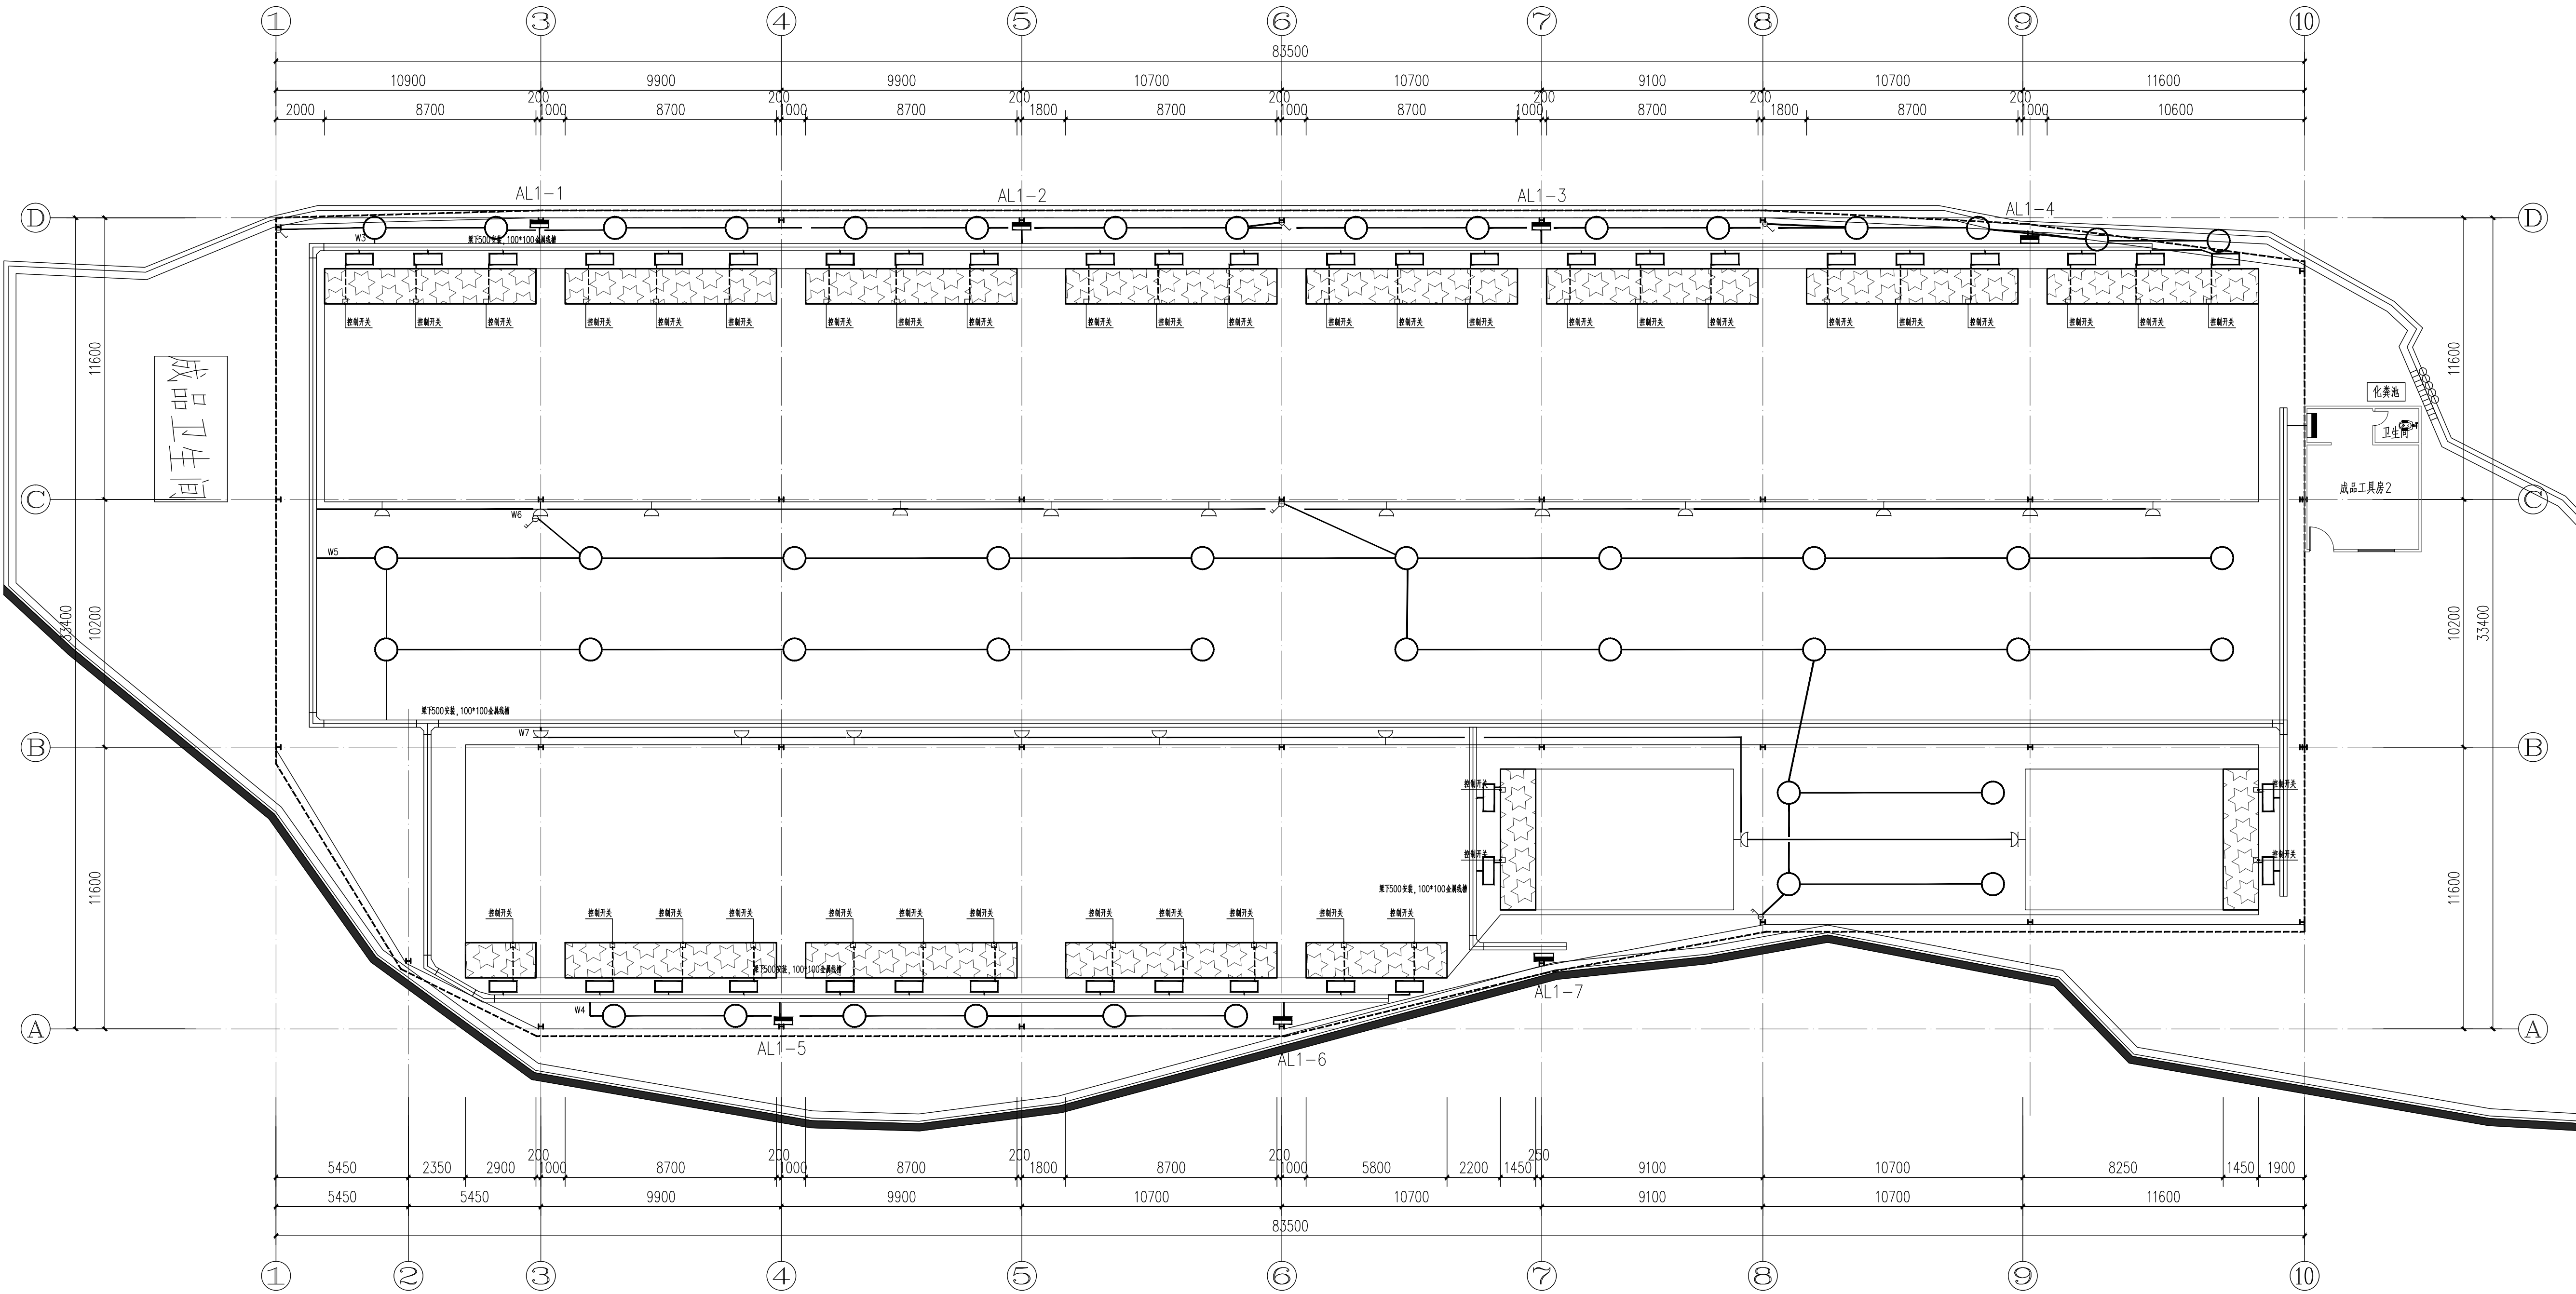


成品卫生间

成品工具房2

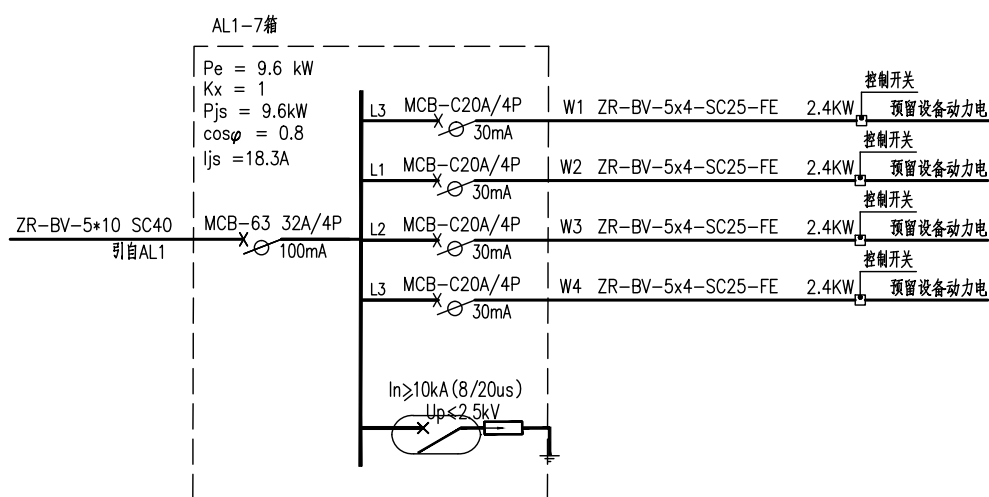

工具棚照明平面图 1:150

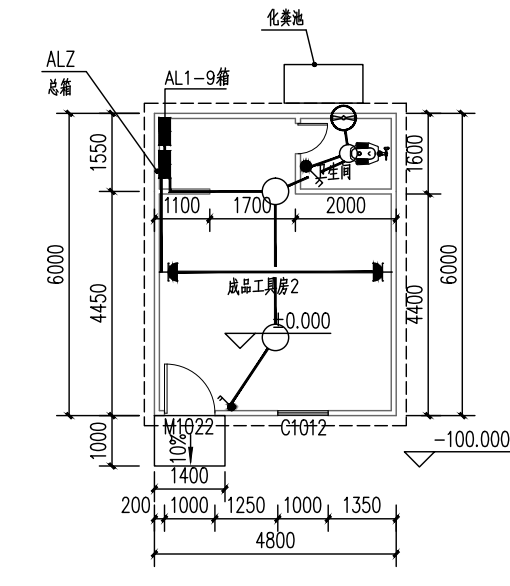

成品工具房2 首层照明平面图 1:100

注册师章

项目负责人 CHIEF	莫嘉立	莫嘉立
专业负责人 CHIEF	崔莹	崔莹
设计人 DESIGNED	陈家骏	陈家骏
制图 DRAWING	陈家骏	陈家骏
校对 CHECKED	崔莹	崔莹
审核 APPROVED	林淑娇	林淑娇
审定 AUTHORIZED	廖奕斌	廖奕斌

建设单位 ORGANIZATION	南雄市国有资产投资有限责任公司
项目 PROJECT	南雄市乡村振兴和人居环境整治建设项目 -南雄市乡村振兴特色产业基础设施 建设项目(四期)
子项名 SUB PROJECT	小坡村
业务号 DESIGN NO.	子项号 SUBKEY

图名 TITLE	工具棚照明平面图
版次 VERSION	第一版
日期 DATE	2025.11
比例 SCALE	详图纸
专业 PROFESSIONAL	电气
图别 TYPE	施工图
图号 DRAWN NO.	DS-03