


日期	姓名	专业	暖通	电气	设备
日期	姓名	专业	建筑	结构	给排水

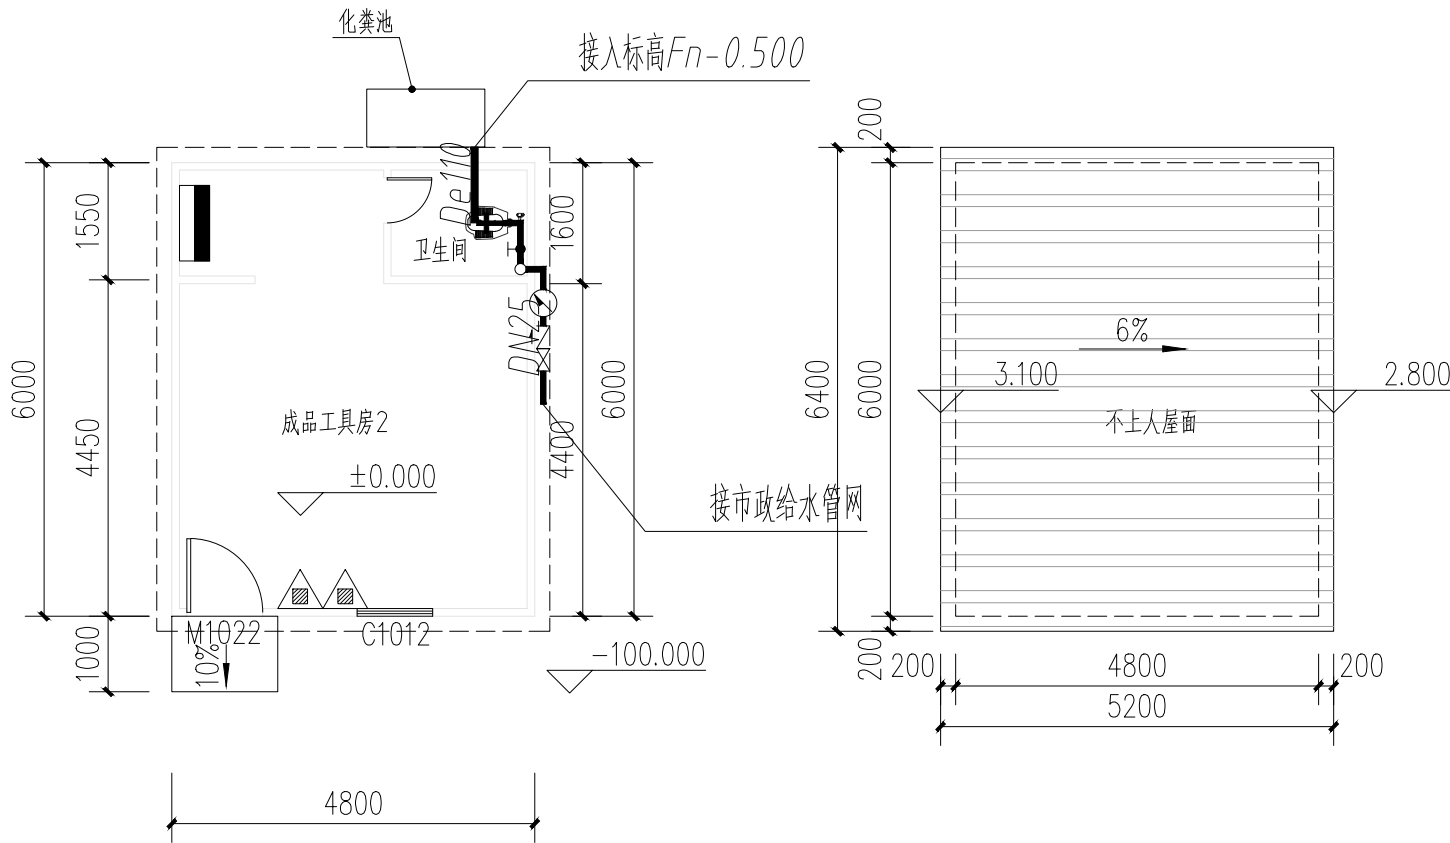

成品工具房2 首层给排水平面图 1:100

成品工具房2 屋面层平面图 1:100



广州建筑 产业开发有限公司

Guangzhou Construction Industry Development Co., Ltd.

建筑甲级: A144003479 工程勘察专业类岩土工程勘察乙级: B244064850

城乡规划编制资质证书 乙级 编号: 粤自资规乙字 23440123

市政行业(给水工程、排水工程、道路工程)专业乙级: A244003476

* 全部设计图则及说明版权属于广州建筑产业开发有限公司, 未经本公司书面同意, 不得使用, 抄袭及复制。

* 本套图纸需经国家有关部门批准方可施工。

出图章

项目负责人 SCHEME CHIEF	莫嘉立	莫嘉立
专业负责人 CHIEF	江晓耀	江晓耀
设计人 DESIGNED	黄莹莹	黄莹莹
制图 DRAWING	黄莹莹	黄莹莹
校对 CHECKED	江晓耀	江晓耀
审核 APPROVED	林淑娇	林淑娇
审定 AUTHORIZED	廖奕斌	廖奕斌

南雄市国有资产投资有限责任公司
建设单位
ORGANIZATION

南雄市乡村振兴和人居环境整治建设项目
项目 - 南雄市乡村振兴特色产业基础设施
PROJECT 建设项目(四期)

子项名
SUB PROJECT 小陂村

业务号
DESIGN NO. 子项号
SUBKEY

图名
TITLE 成品工具房2给排水平面及系统图

版次
VERSION 第一版 专业
PROFESSIONAL 给排水

日期
DATE 2025. 11 图别
TYPE 施工图

比例
SCALE 1:100 图号
DRAWN NO. SS-c-01