
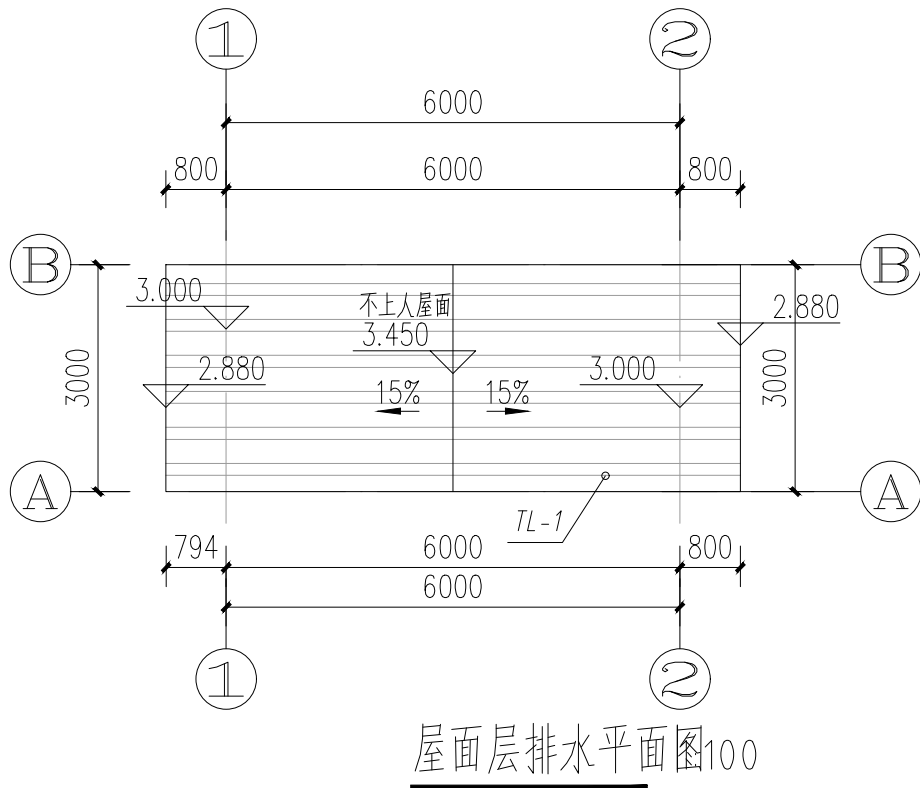


|    |    |    |     |  |  |
|----|----|----|-----|--|--|
| 日期 |    |    |     |  |  |
| 姓名 |    |    |     |  |  |
| 专业 | 暖通 | 电气 | 设备  |  |  |
| 日期 |    |    |     |  |  |
| 姓名 |    |    |     |  |  |
| 专业 | 建筑 | 结构 | 给排水 |  |  |

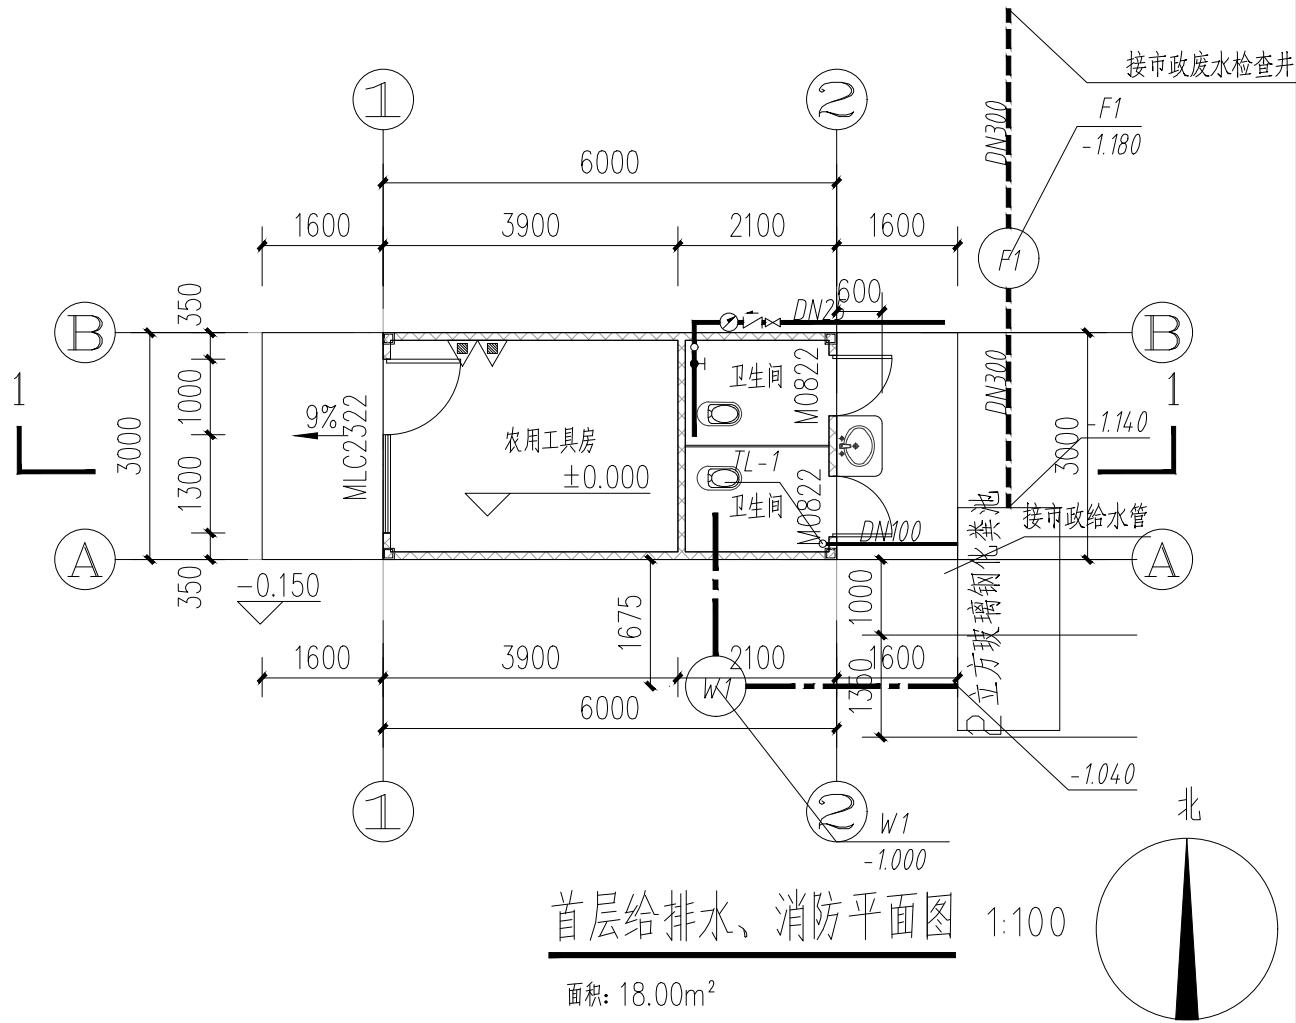

- 雨水管管材为PVC-U，具体说明详见其他单体给排水设计总说明。
- 灭火器  
按A类轻危险级均匀配置磷酸铵盐干粉灭火器，  
灭火器型号为：2xMF/ABC5。  
每组灭火器处均设防毒面具2具。
- 其他具体说明详见其他单体给排水设计总说明。
- 屋面雨水系统：重力流雨水排水系统，设计重现期为10年。  
暴雨强度按当地暴雨强度执行。

# 广州建筑 产业开发有限公司

Guangzhou Construction Industry Development Co., Ltd.

建筑甲级: A144003479 工程勘察专业类岩土工程勘察乙级: B244064850  
城乡规划编制资质证书 乙级 编号: 粤自资规乙字 23440123  
市政行业(给水工程、排水工程、道路工程)专业乙级: A244003476

\* 全部设计图则及说明版权属于广州建筑产业开发有限公司, 未经本公司书面同意, 不得使用, 抄袭及复制。  
\* 本套图纸需经国家有关部门批准方可施工。

## 出图章

|                       |     |     |
|-----------------------|-----|-----|
| 项目负责人<br>SCHEME CHIEF | 莫嘉立 | 莫嘉立 |
| 专业负责人<br>CHIEF        | 江晓耀 | 江晓耀 |
| 设计人<br>DESIGNED       | 黄莹莹 | 黄莹莹 |
| 制图<br>DRAWING         | 黄莹莹 | 黄莹莹 |
| 校对<br>CHECKED         | 江晓耀 | 江晓耀 |
| 审核<br>APPROVED        | 林淑娇 | 林淑娇 |
| 审定<br>AUTHORIZED      | 廖奕斌 | 廖奕斌 |

南雄市国有资产投资有限责任公司  
建设单位  
ORGANIZATION

南雄市乡村振兴和人居环境整治建设项目  
项目 -南雄市乡村振兴特色产业基础设施  
PROJECT 建设项目(四期)

子项名 小陂村  
SUB PROJECT

业务号 子项号  
DESIGN NO. SUBKEY

图名 农具房给排水平面及系统图  
TITLE

版次 第一版 专业 给排水  
VERSION PROFESSIONAL

日期 2025. 11 图别 施工图  
DATE TYPE

比例 1:100 图号 SS-a-01  
SCALE DRAWN NO.