


专业名称	姓名	日期	专业名称	姓名	日期
建筑			暖通		
结构			电气		
给排水			设备		

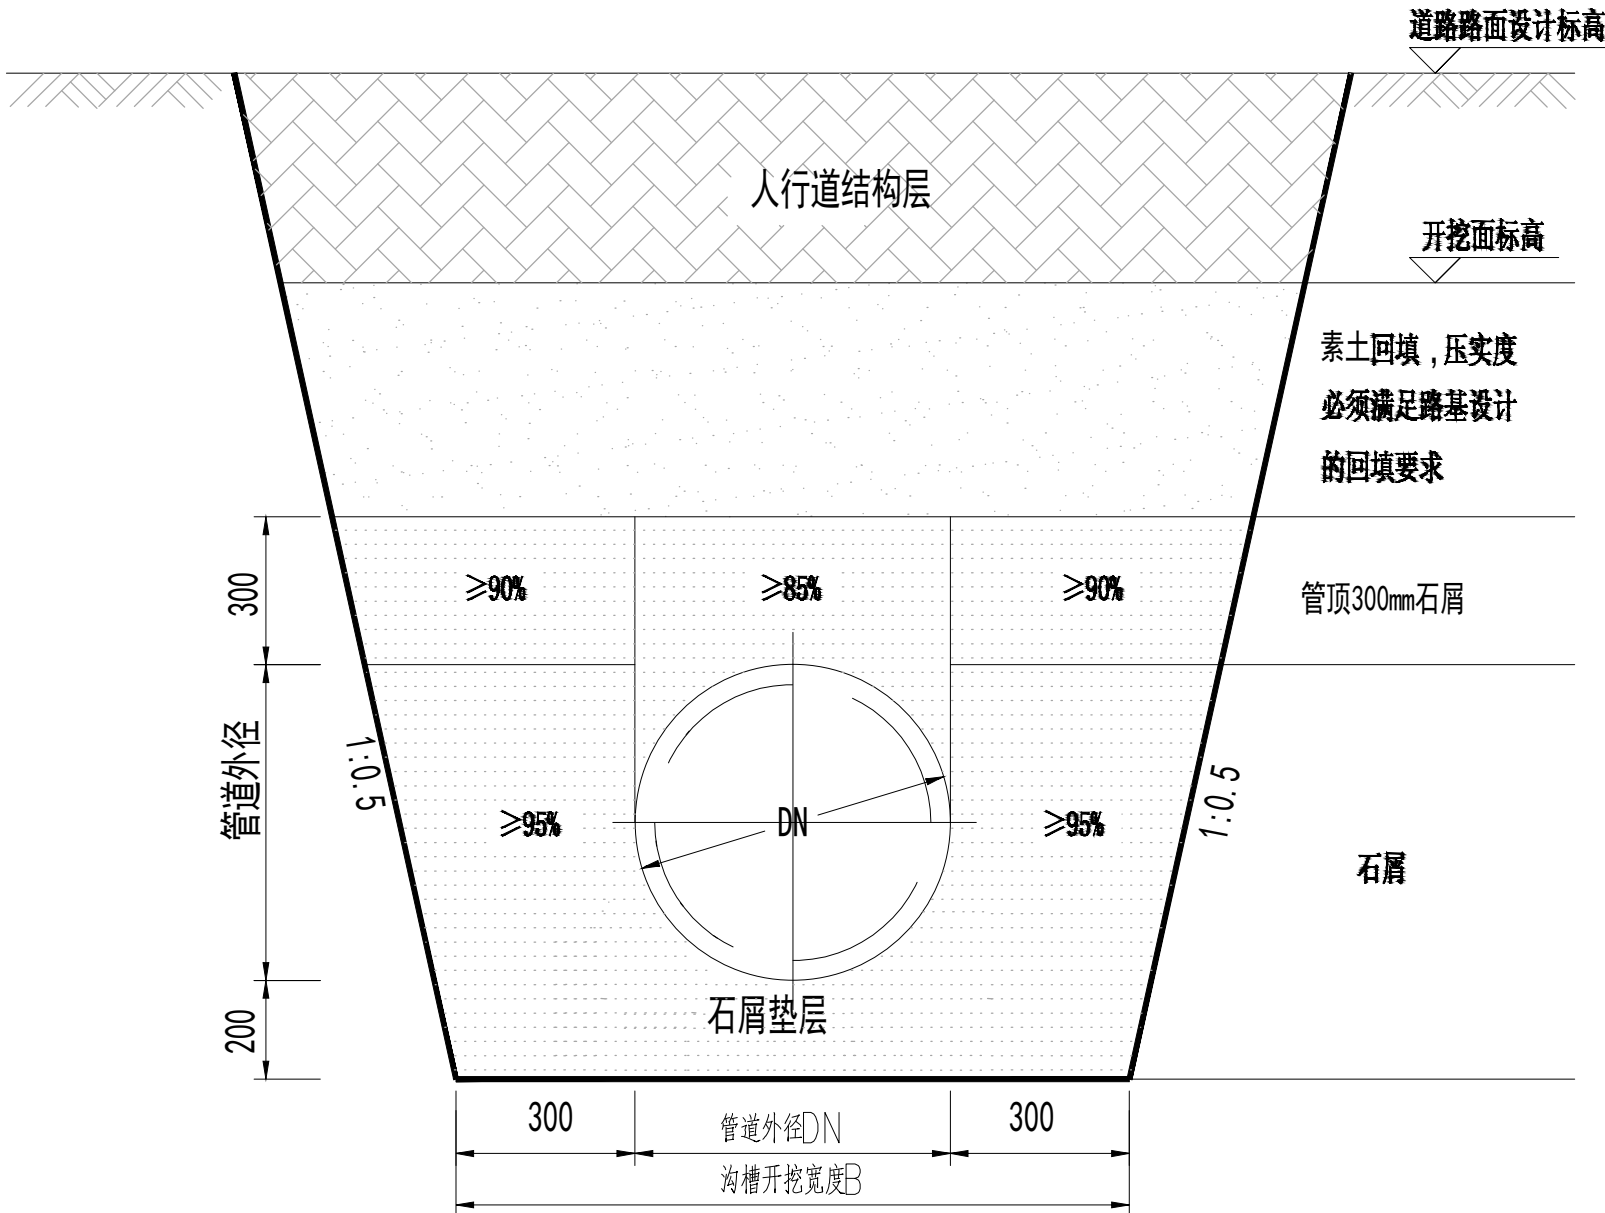

给水管道开挖及回填大样图

放坡开挖

参数表

管径DN(mm)	沟槽宽度B(mm)
90	690
100	700
150	750
200	800
300	900

说明:

1.本图尺寸单位:毫米。

广州建筑 产业开发有限公司

Guangzhou Construction Industry Development Co., Ltd.

建筑甲级: A144003479 工程勘察专业类岩土工程勘察乙级: B244064850

城乡规划编制资质证书 乙级 编号: 粤自资规乙字 23440123

市政行业(给水工程、排水工程、道路工程)专业乙级: A244003476

* 全部设计图则及说明版权属于广州建筑产业开发有限公司, 未经本公司书面同意, 不得使用、抄袭及复制。
* 本套图纸需经国家有关部门批准方可施工。

注册师章

出图章

项目负责人 SCHEME CHIEF	莫嘉立	
专业负责人 CHIEF	江晓耀	
设计人 DESIGNED	黄莹莹	
制图 DRAWING	黄莹莹	
校对 CHECKED	江晓耀	
审核 APPROVED	林淑娇	
审定 AUTHORIZED	廖奕斌	

建设单位 ORGANIZATION	南雄市国有资产投资有限责任公司
项目 PROJECT	南雄市乡村振兴和人居环境整治建设项目 -南雄市乡村振兴特色产业基础设施 建设项目(四期)
子项名 SUB PROJECT	小陂村
业务号 DESIGN NO.	子项号 SUBKEY

图名 TITLE	给水管道沟槽开挖断面图
版次 VERSION	第一版
专业 PROFESSIONAL	给排水
日期 DATE	2025. 11
图别 TYPE	施工图
比例 SCALE	1:100
图号 DRAWN NO.	SS-03