


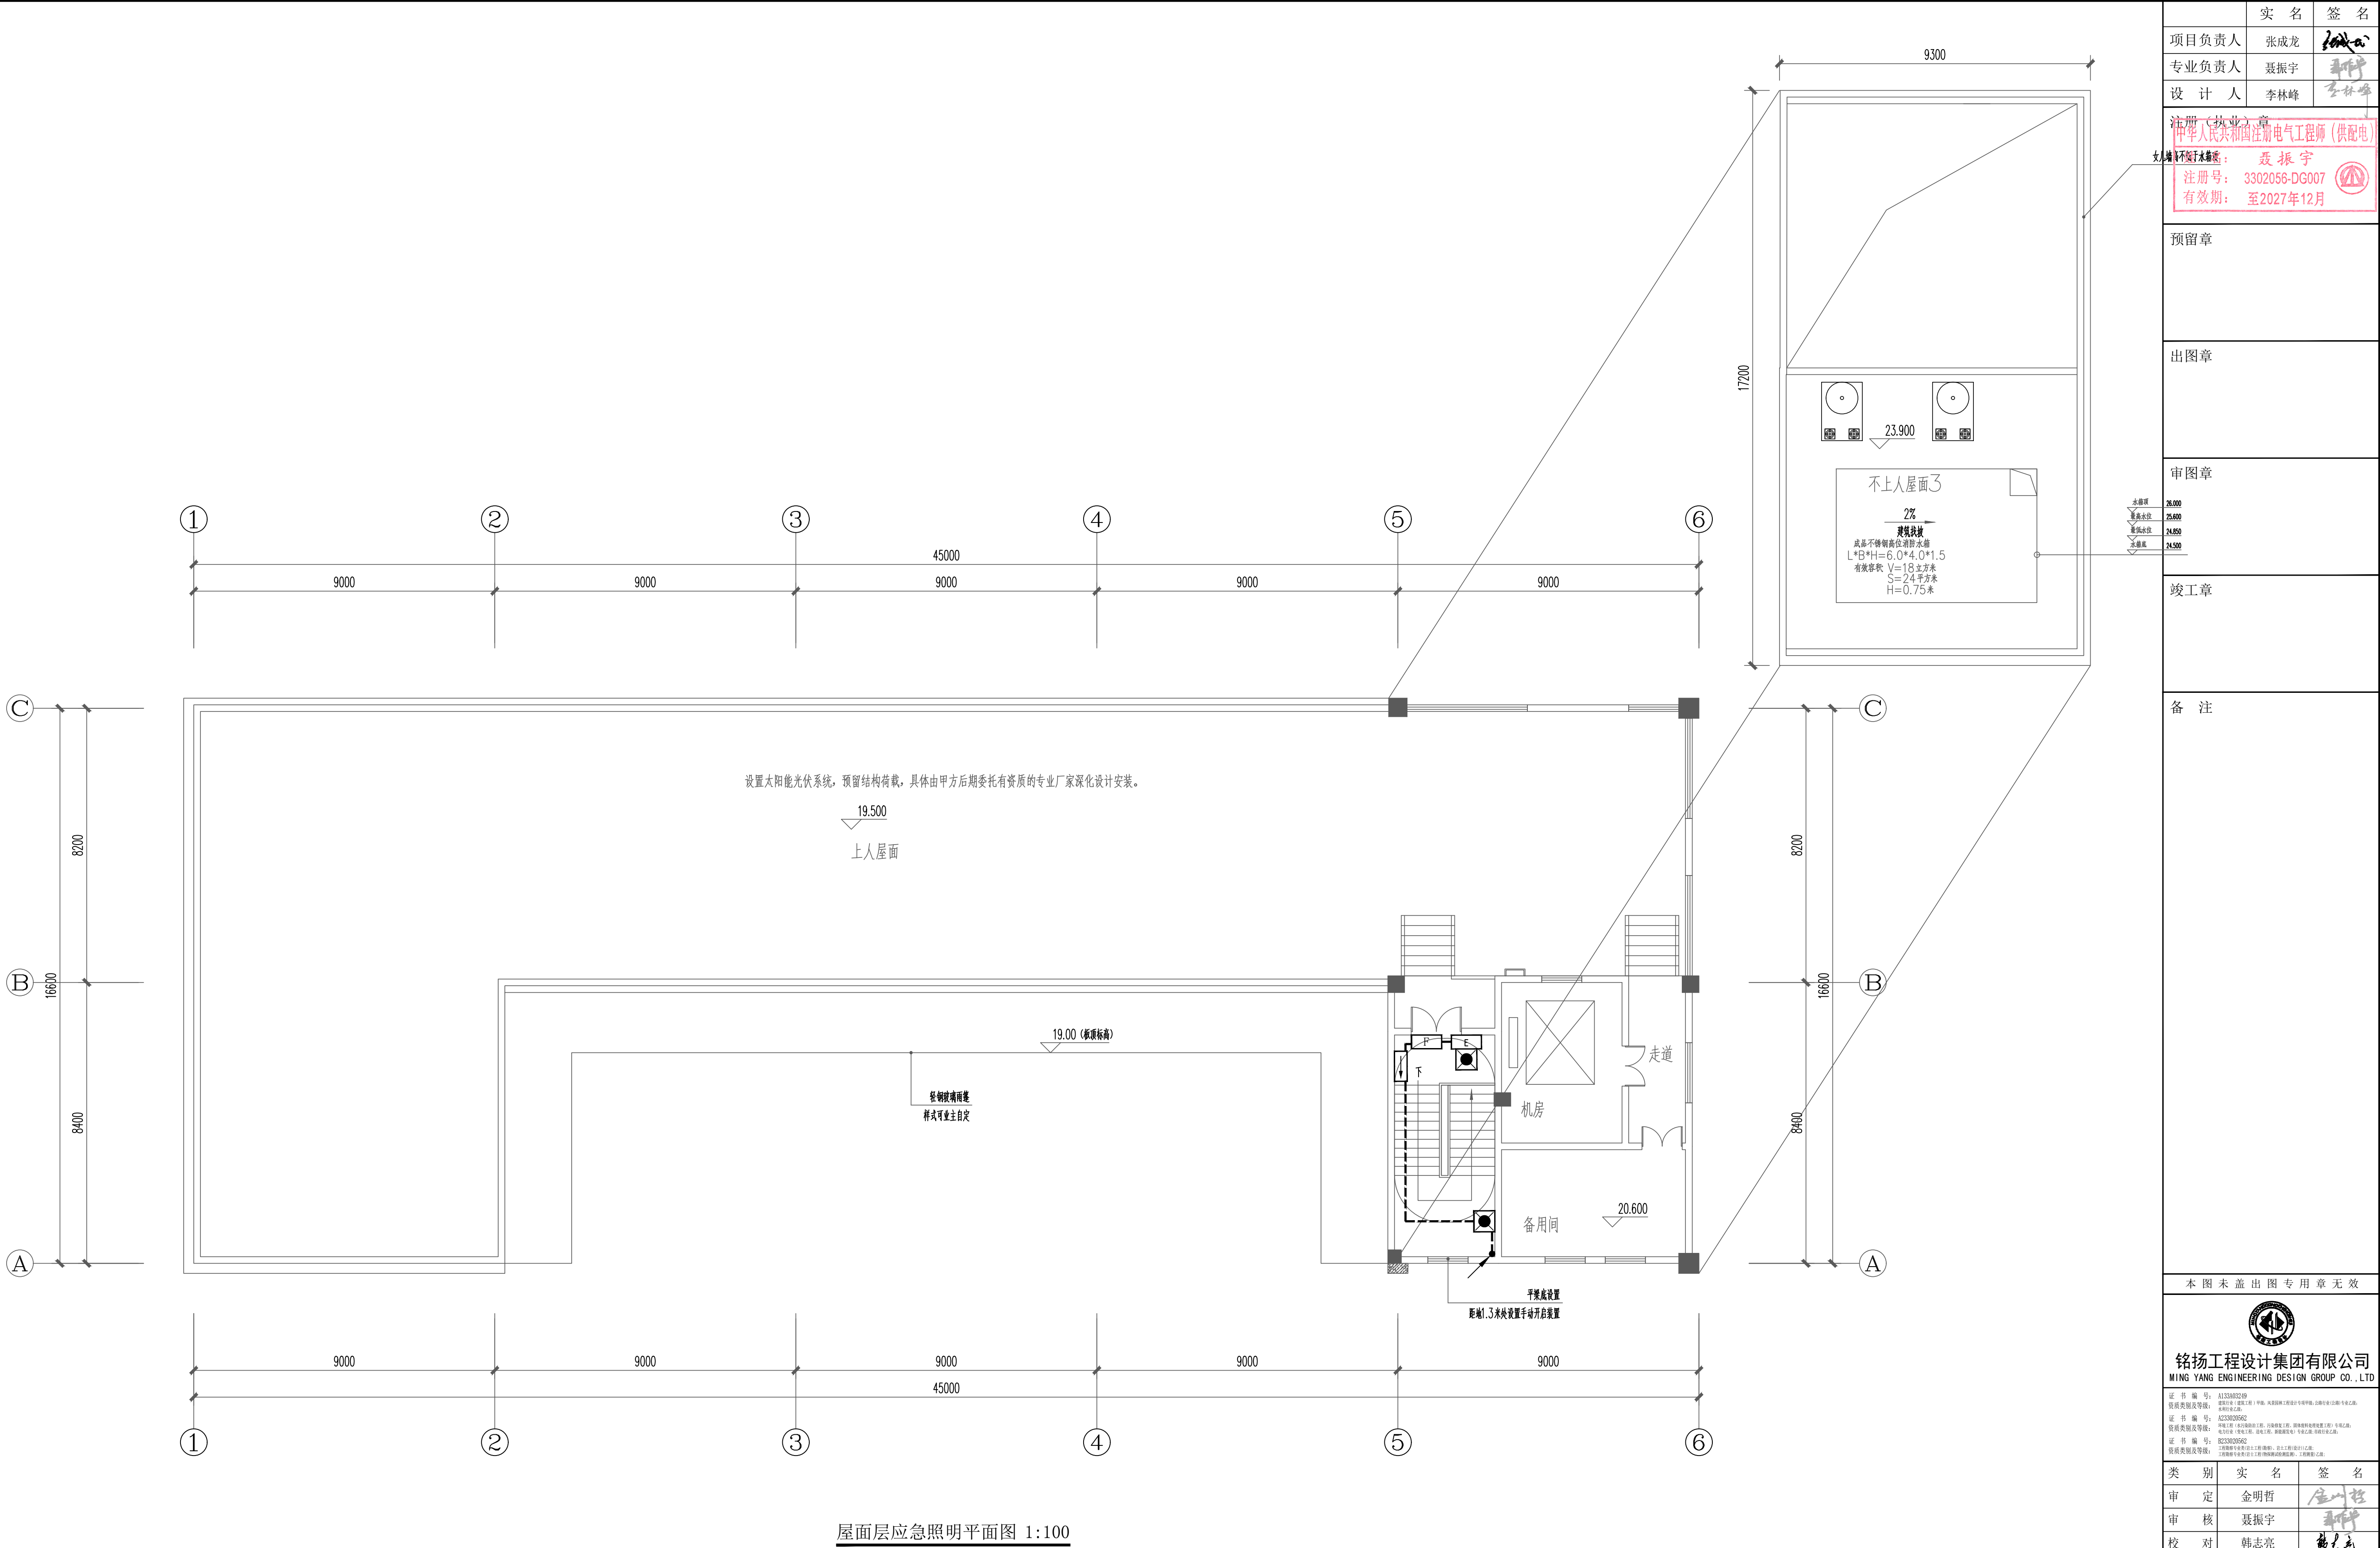

屋面层应急照明平面图 1:100

项目负责人	张成龙	签名	张成龙
专业负责人	聂振宇	签名	聂振宇
设计人	李林峰	签名	李林峰
注册(执业)章 中华人民共和国注册电气工程师(供配电) 注册人: 聂振宇 注册号: 3302056-DG007 有效期: 至2027年12月			
预留章			
出图章			
审图章			
竣工章			
备注			
本图未盖出图专用章无效			
铭扬工程设计集团有限公司 MING YANG ENGINEERING DESIGN GROUP CO., LTD. 证书编号: A133000202 设计类别及等级: 甲级 证书编号: A133000202 设计类别及等级: 甲级 证书编号: A133000202 设计类别及等级: 甲级 证书编号: A133000202 设计类别及等级: 甲级			
类别	实名	签名	张成龙
审定	金明哲	签名	金明哲
审核	聂振宇	签名	聂振宇
校对	韩志亮	签名	韩志亮
会签			
建筑		电气	
结构		暖通	
给排水		其他	
建设单位	乳源瑶族自治县一六镇人民政府		
工程名称	圆岭垌乡村振兴车间建设工程		
子项名称			
图纸名称	屋面层应急照明平面图		
专业	电气	比例	1:100
工程编号		图号	DS-20
阶段	施工图	时间	2026.08