


姓名		专业	景观	暖通	姓名		专业	电气	仪表
姓名		专业	结构	岩土	姓名		专业	给排水	环境
会签									

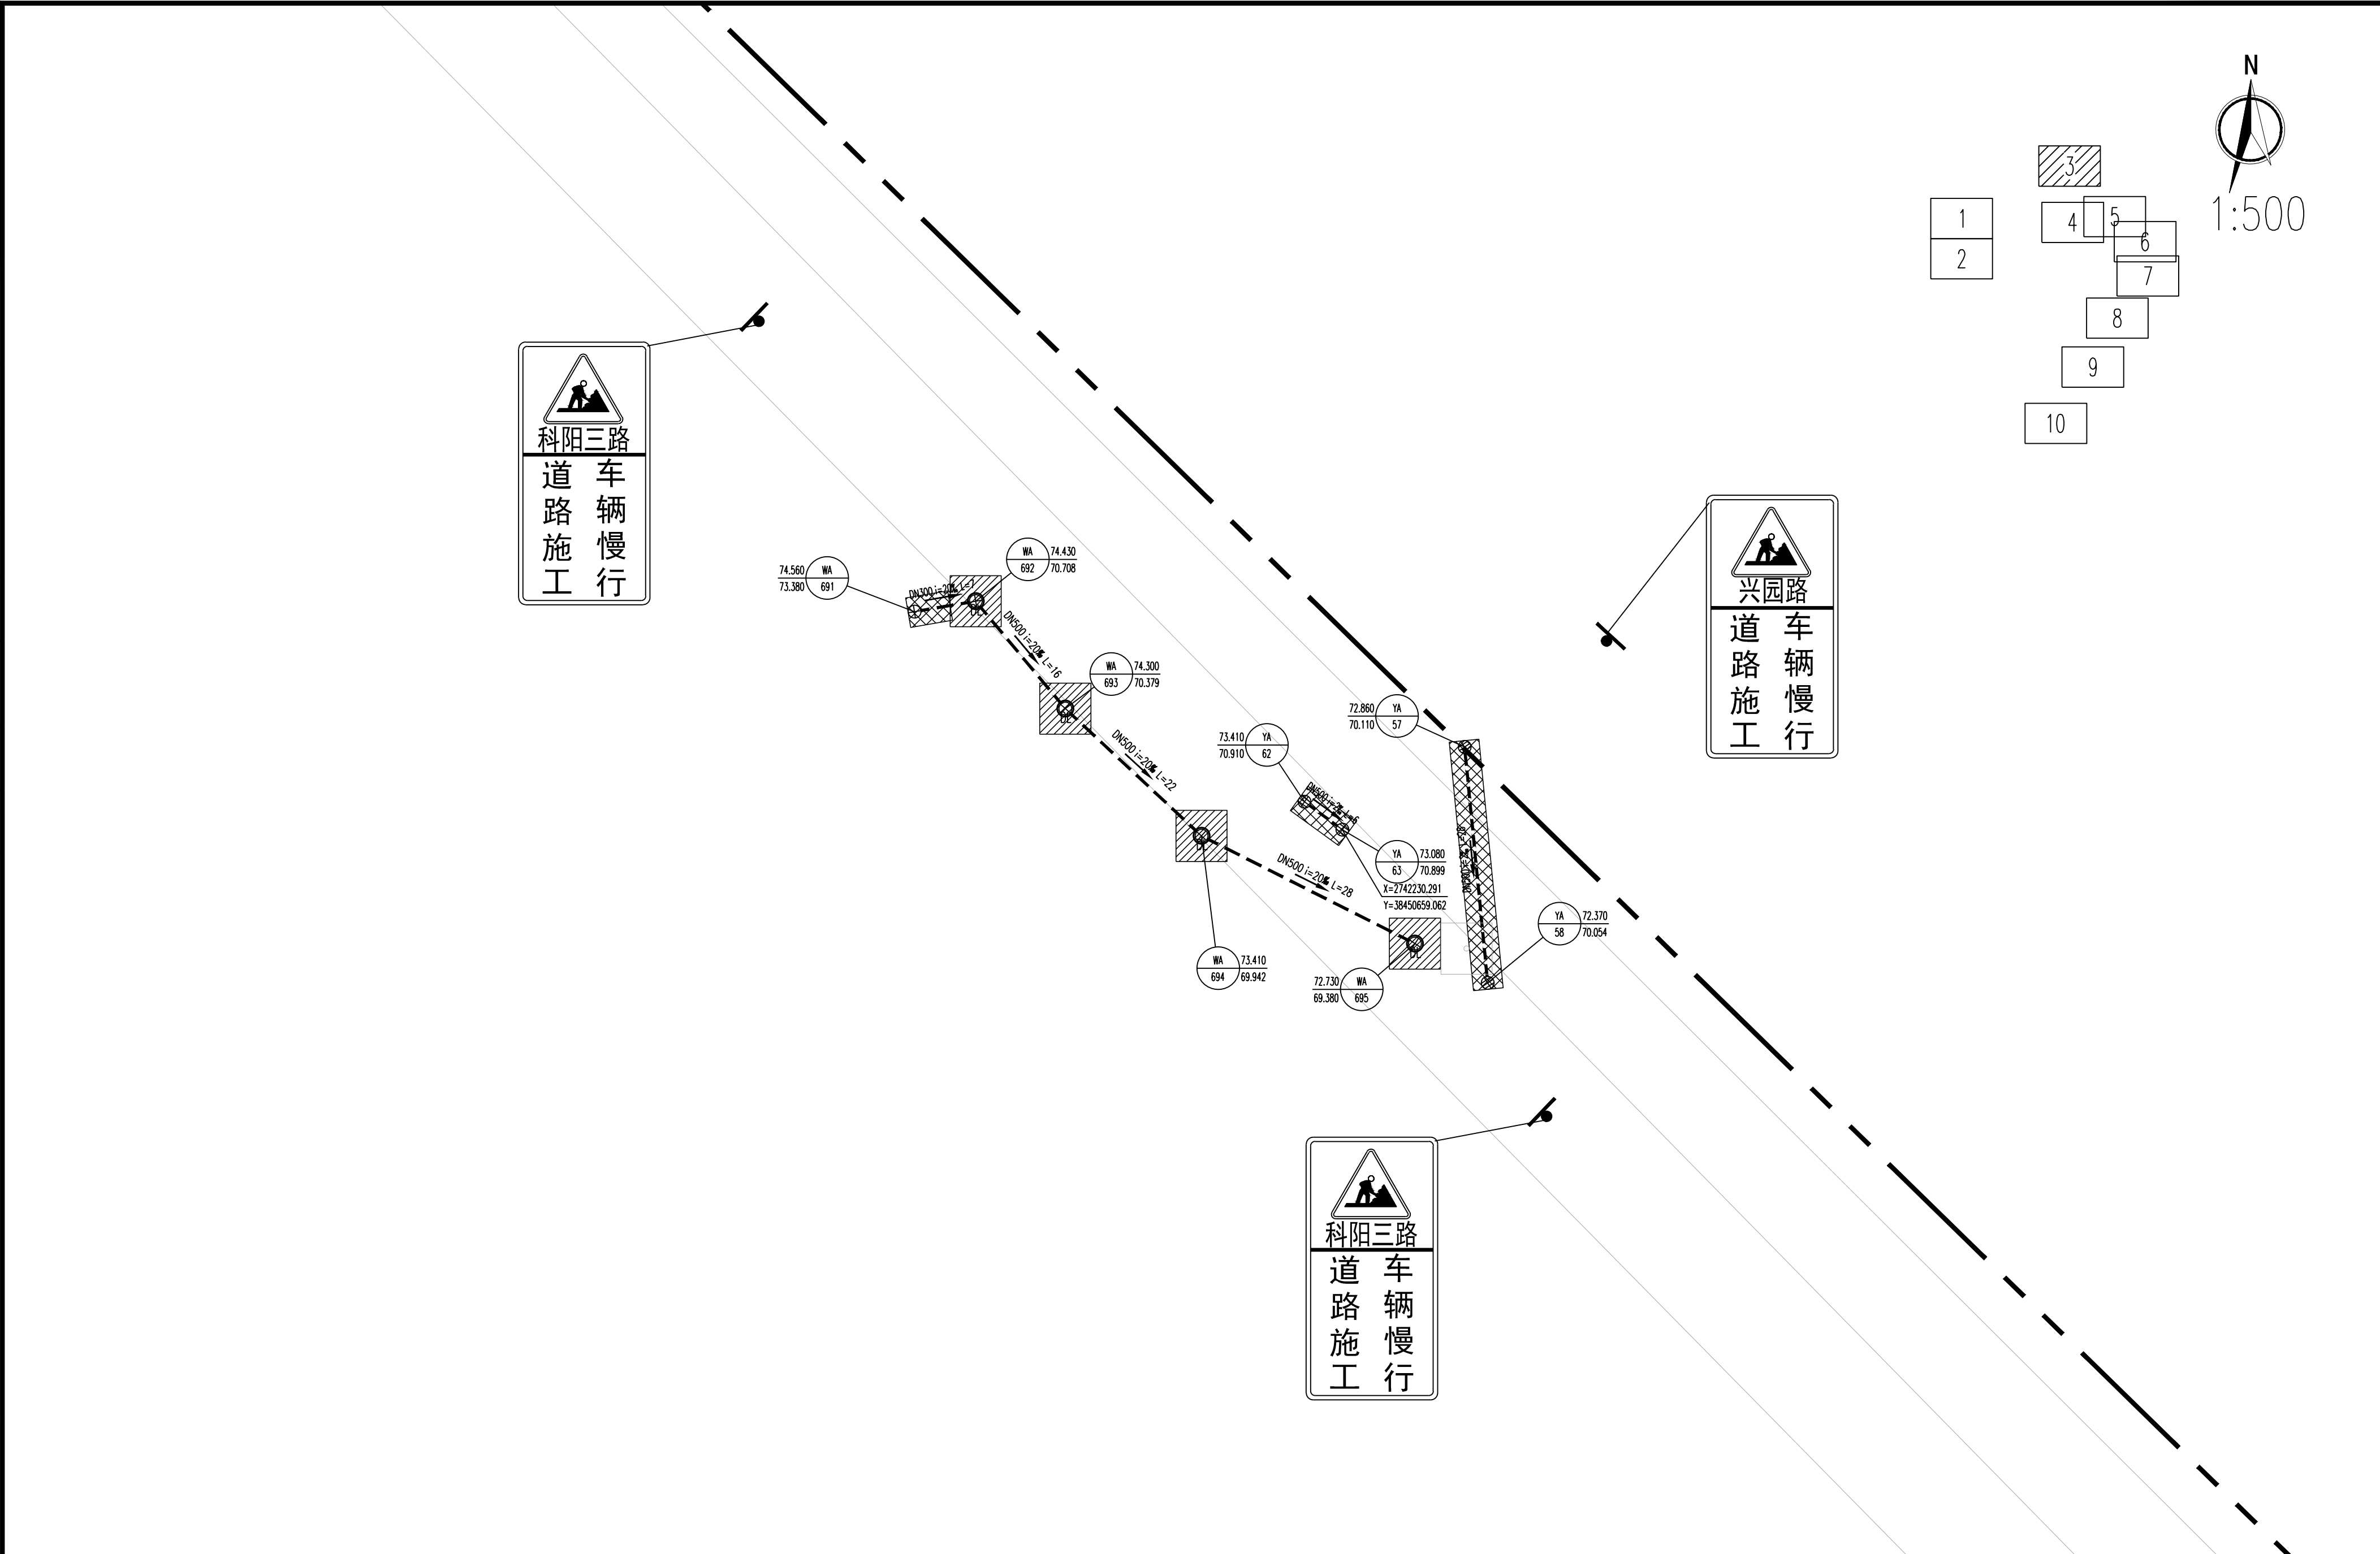

图例： 新建污水管 新建雨水管 工程范围线 DN150入户管 C5交通围蔽 A5交通围蔽 市政围蔽#01 围挡编号 说明： 1. 本图出图比例为1:500。 2. 本图尺寸单位：标高、管长以米计，其余以毫米计。 3. 本图坐标为国家大地2000坐标系，高程采用1985国家高程基准。 4. 围蔽区域采用水马分段围蔽施工。在重要交通路口（十字路口、T型路口等）设置交通疏导员岗位引导车辆。 5. 施工现场的标志要醒目，夜间配有安全警示灯。每个施工警示牌设置一盏警示灯，施工围挡上计每5m设置一盏警示灯。 6. 严格按照《道路交通标志和标线 第4部分：作业区（GB 5768.4-2017）》执行。 广东省建筑设计研究院集团股份有限公司 Guangdong Architectural Design and Research Institute Group Co., Ltd. 工程设计资质甲级证书号：A244013736、A144013739 工程勘察综合资质甲级证书号：B144013739										项目名称	韶关市主城区地下排水管网提质升级项目（一期）（第一批次）			建设单位	韶关市水务投资集团有限公司		
										子项名称				图名	韶关市主城区地下排水管网提质升级交通疏解平面图03		
审定人	魏文鼎	魏文鼎	主持人			项目负责人	初振宇	余涛	余涛	设计人	陈秋文	设计号	25X1321	专业	交通	图别	交施
审核人	彭成坝	彭成坝	校对	杨成里	杨成里	专业负责人	陈秋文	陈秋文	陈秋文	制图人	陈秋文	设计阶段	施工图设计	日期	2025.12	图号	SG-JP-03