


专业	姓名	专业	姓名	专业	姓名	专业	姓名	专业	姓名	专业	姓名
给水		建筑		道路		景观		电气		暖通	
给排水		结构		电气							
环境		岩土		仪器							

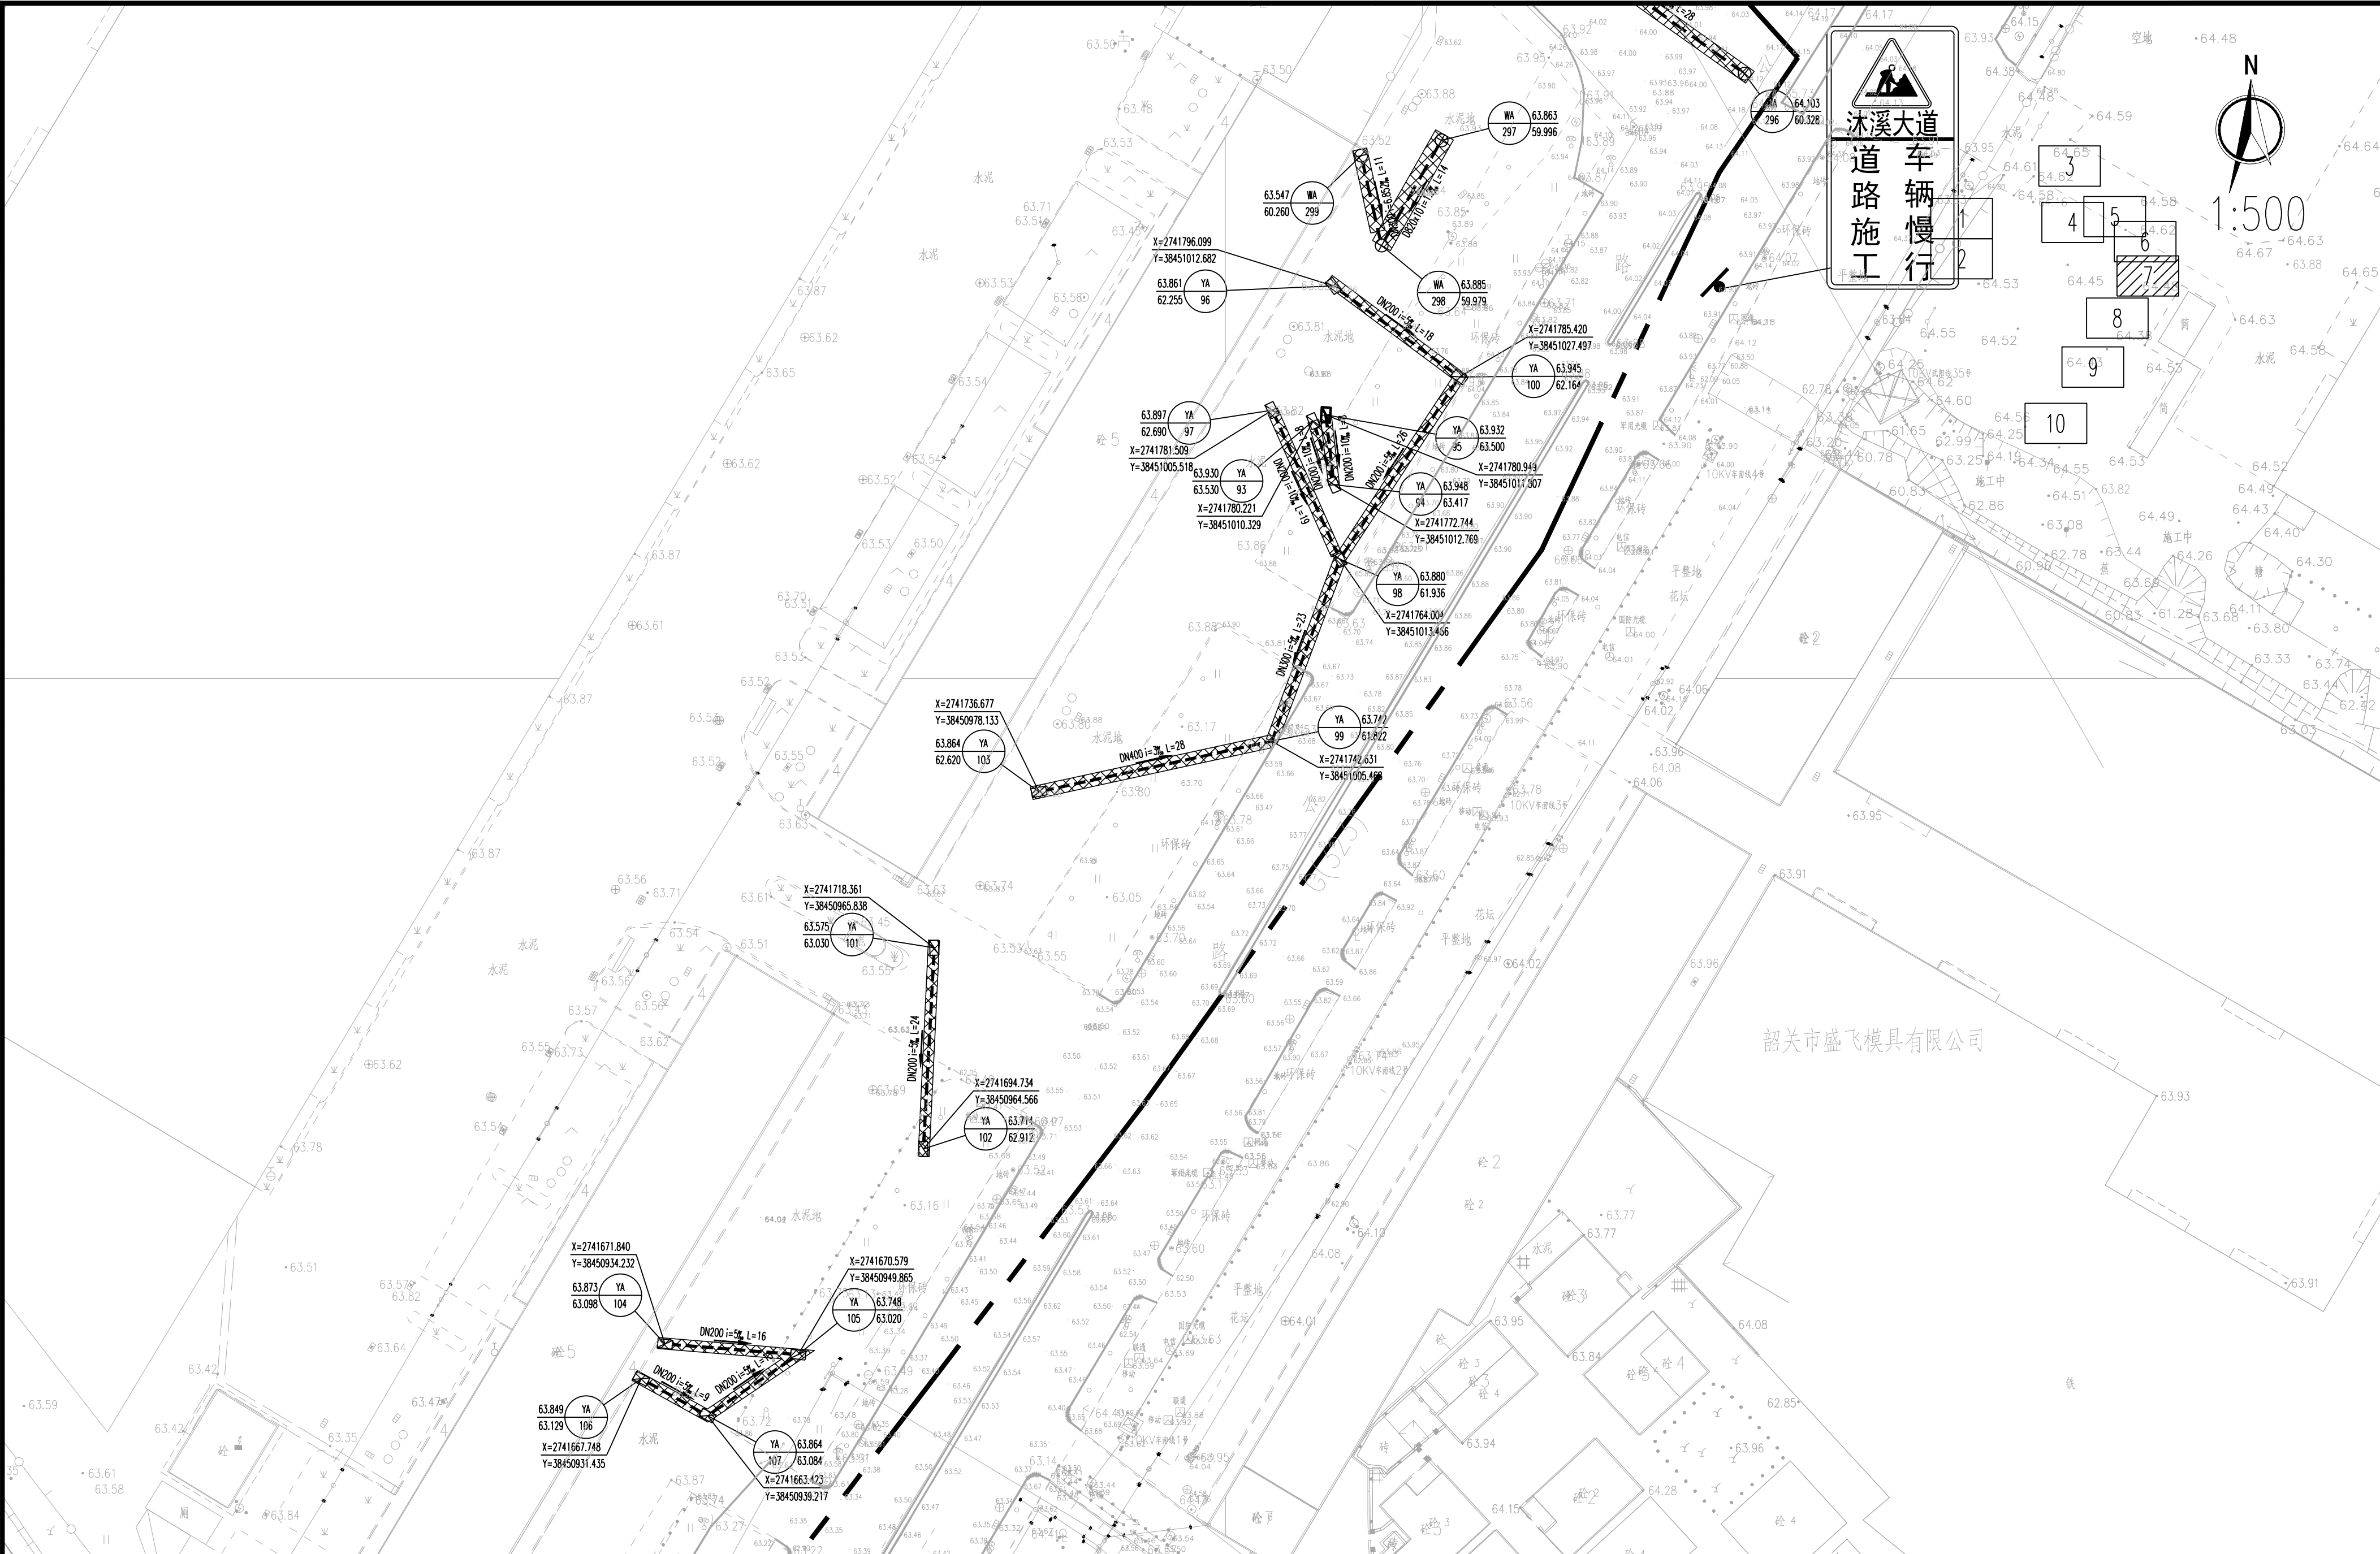

图例: 新建污水管 新建雨水管 工程范围线 DN150入户管 C5交通围蔽 A5交通围蔽 市政围蔽#01 围挡编号 前方施工 请绕行 禁止通行 禁止鸣笛 限速 50 说明: 1、本图出图比例为1:500。 2、本图尺寸单位:标高、管长以米计,其余以毫米计。 3、本图采用国家大地2000坐标系,高程采用1985国家高程基准。 4、围蔽区域采用水马分段围蔽施工,在重要交通路口(十字路口、丁字路口等)设置交通疏导员岗位引导车辆。 5、施工现场的标志要醒目,夜间配有安全警示灯。每个施工警示牌设置一盏警示灯,施工围挡上每5m设置一盏警示灯。 6、严格按照《道路交通标志和标线 第4部分:作业区》(GB 5768.4-2017)》执行。 广东省建筑设计研究院集团股份有限公司 Guangdong Architectural Design and Research Institute Group Co., Ltd. 工程设计资质证书编号: A244013736; A144013739 工程勘察资质证书编号: B144013739 项目名称 韶关市主城区地下排水管网提质升级项目(一期) (第一批次) 建设单位 韶关市水务投资集团有限公司													
施工标志牌										子项名称 韶关市主城区地下排水管网提质升级交通疏解平面图07		图名 韶关市主城区地下排水管网提质升级交通疏解平面图07	
审定人 魏文鼎		主持人 杨成里		项目负责人 陈秋文		设计人 陈秋文		设计号 25X1321		专业 交通		图别 交通	
审核人 彭成坝		校对人 杨成里		专业负责人 陈秋文		制图人 陈秋文		设计阶段 施工图设计		日期 2025.12		图号 SG-JP-07	