


专业	姓名	专业	姓名	专业	姓名	专业	姓名	专业	姓名	专业	姓名
给水		建筑		道路		景观		暖通			
排水		结构		电气							
环境		岩土		仪控							

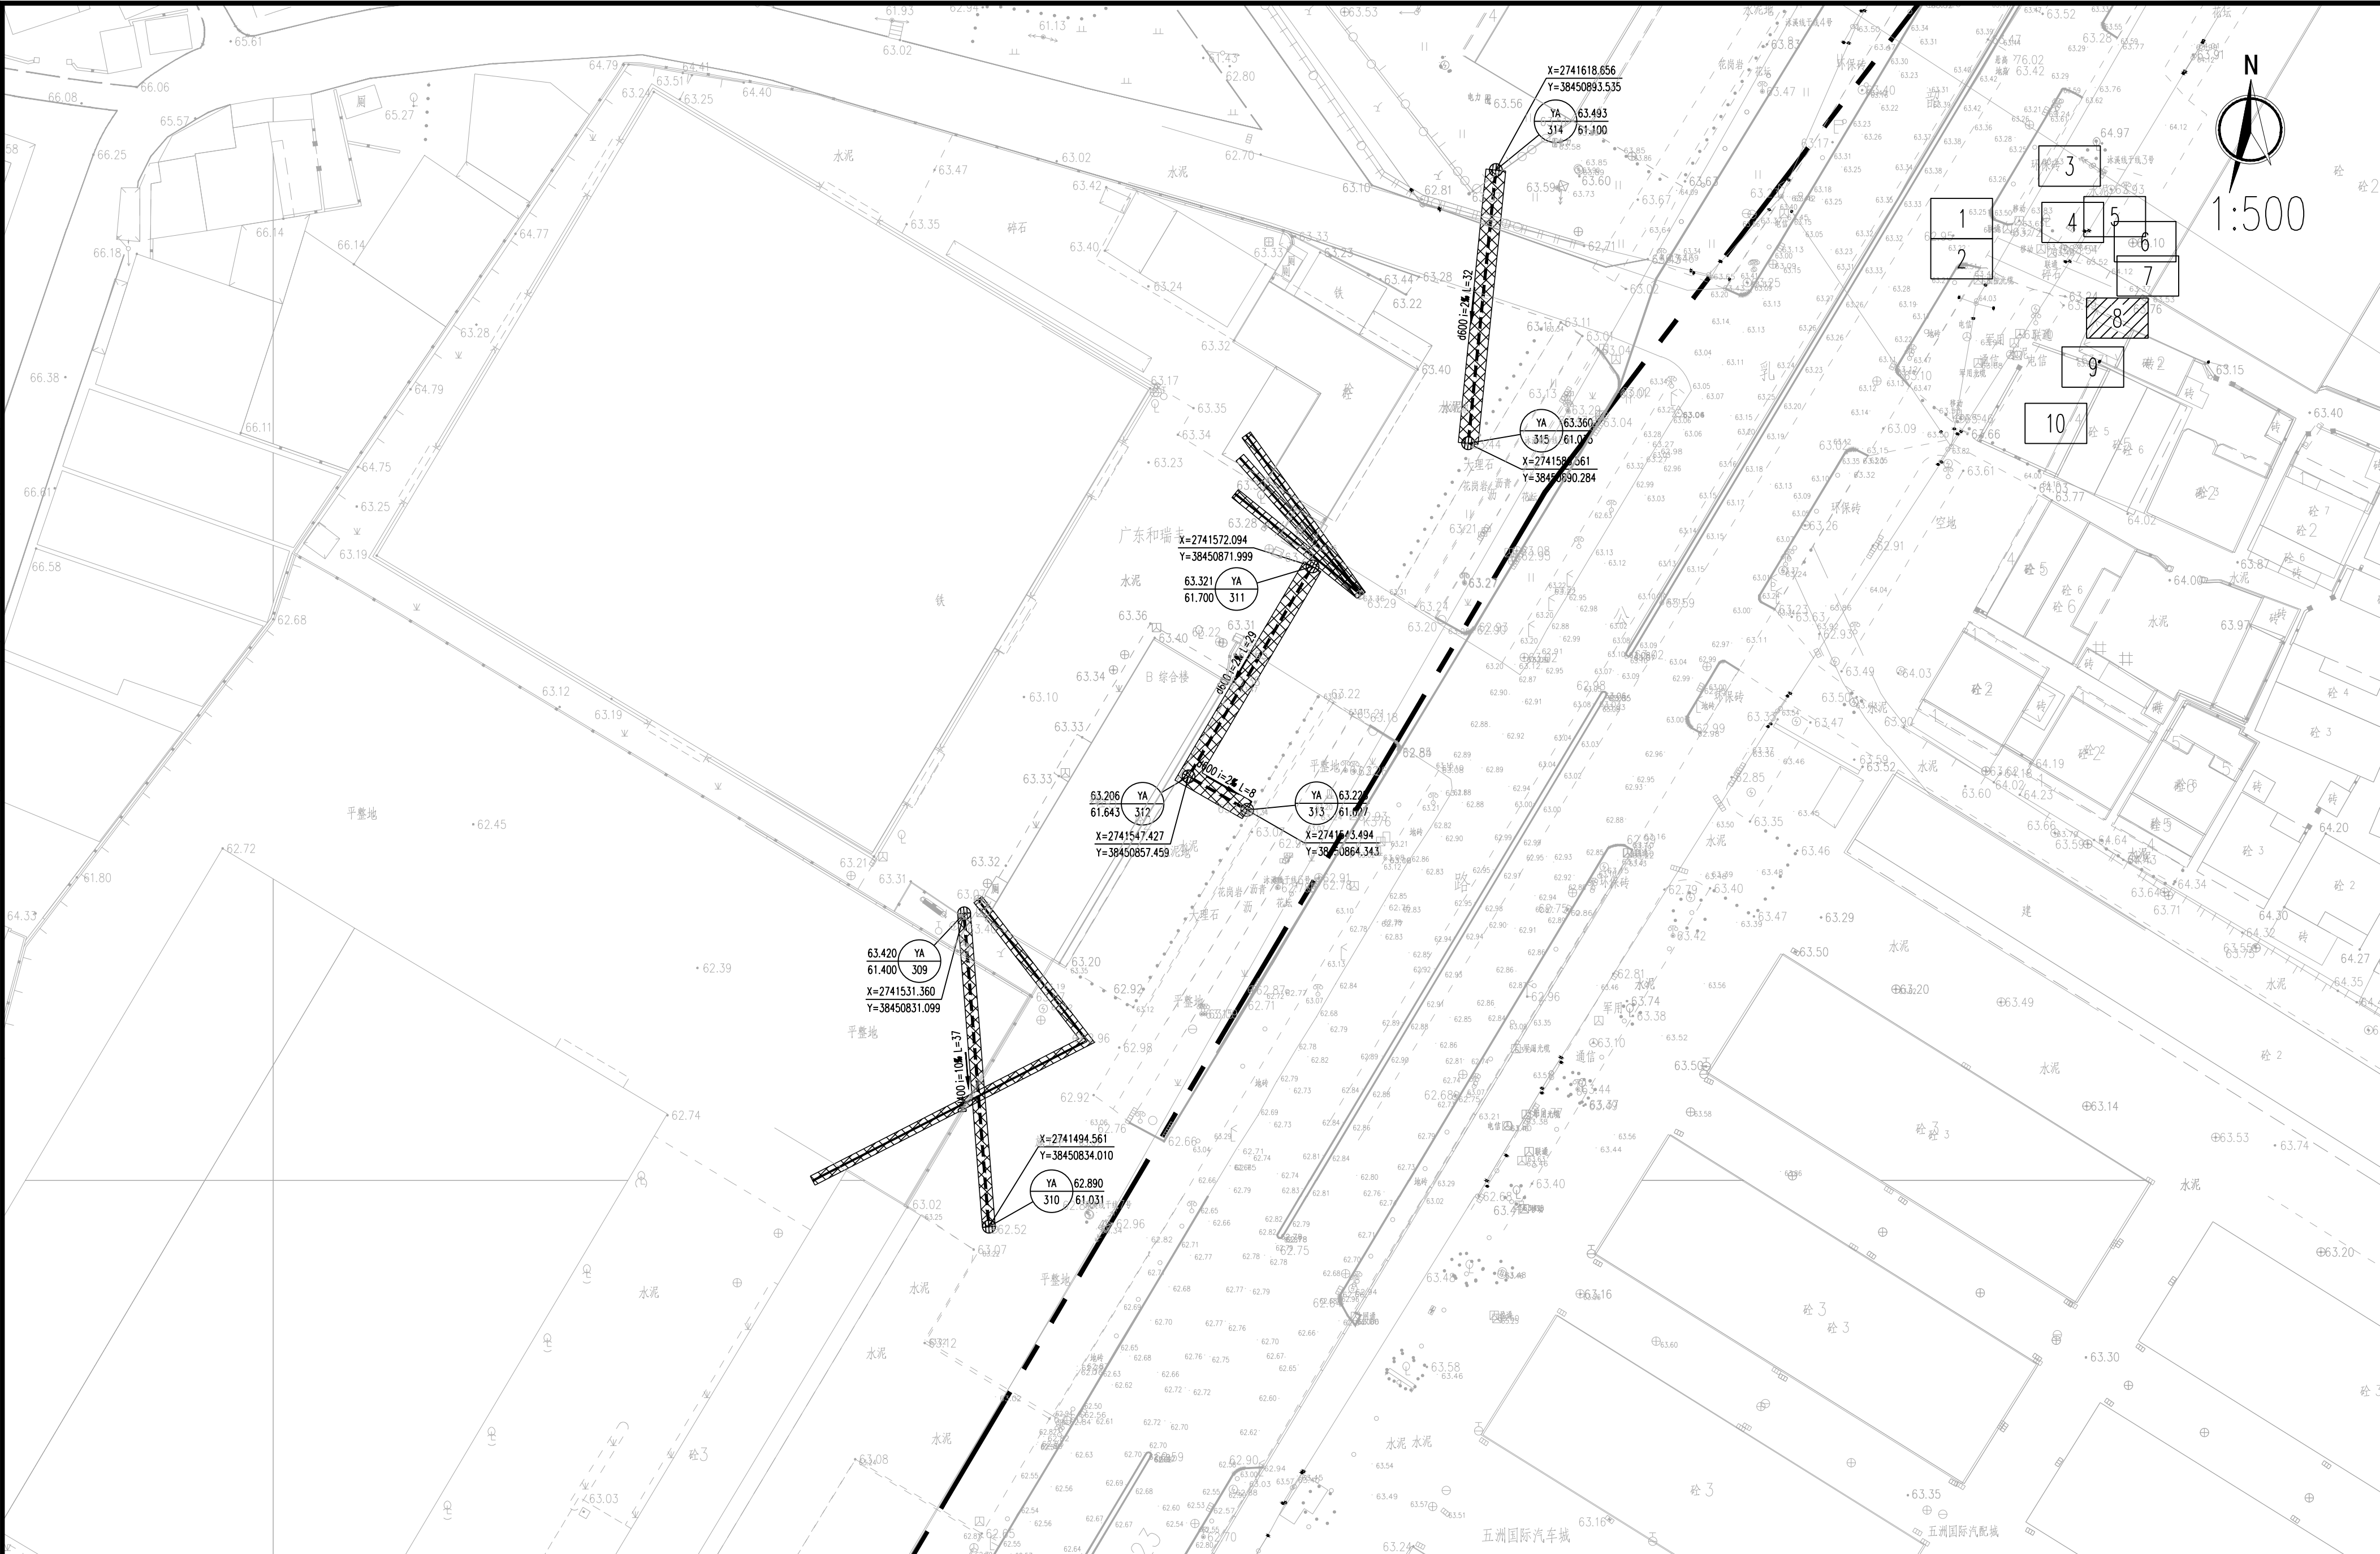

图例: -----新建污水管 -----新建雨水管 -----工程放线 -----DN150入户管 C5交通圆筒 A5交通圆筒 市政圆筒#01 围挡编号 前方施工 限速5km/h 行人车辆 减速慢行 施工标志牌 说明: 1. 本图出图比例为1:500。 2. 本图尺寸单位: 标高、管长以米计, 其余以毫米计。 3. 本图采用国家大地2000坐标系, 高程采用1985国家高程基准。 4. 圆筒区域采用水马分段圆筒施工, 在重要交通路口(十字路口、丁字路口等)设置交通疏导员岗位引导车辆。 5. 施工现场的标志要醒目, 夜间配有安全警示灯。每个施工警示牌设置一盏警示灯, 施工围挡上每5m设置一盏警示灯。 6. 严格按照《道路交通标志和标线 第4部分: 作业区》(GB 5768.4-2017)》执行。										广东省建筑设计研究院集团股份有限公司 Guangdong Architectural Design and Research Institute Group Co., Ltd. 工程设计资质证书号: A244013736; A144013739 工程勘察资质证书号: B144013739 审定人 魏文鼎 审核人 彭成坝 主持人 陈秋文 校对 杨成里 项目负责人 陈秋文 专业负责人 陈秋文 初拟 初拟 初拟 初拟 设计人 陈秋文 制图人 陈秋文 设计号 25X1321 设计阶段 施工图设计 专业 交通 图别 交施 日期 2025.12 图号 SG-JP-08										项目名称 韶关市主城区地下排水管网提质升级项目(一期) (第一批次)		建设单位 韶关市水务投资集团有限公司	
子项名称 韶关市主城区地下排水管网提质升级交通疏解平面图08										图名 韶关市主城区地下排水管网提质升级交通疏解平面图08													