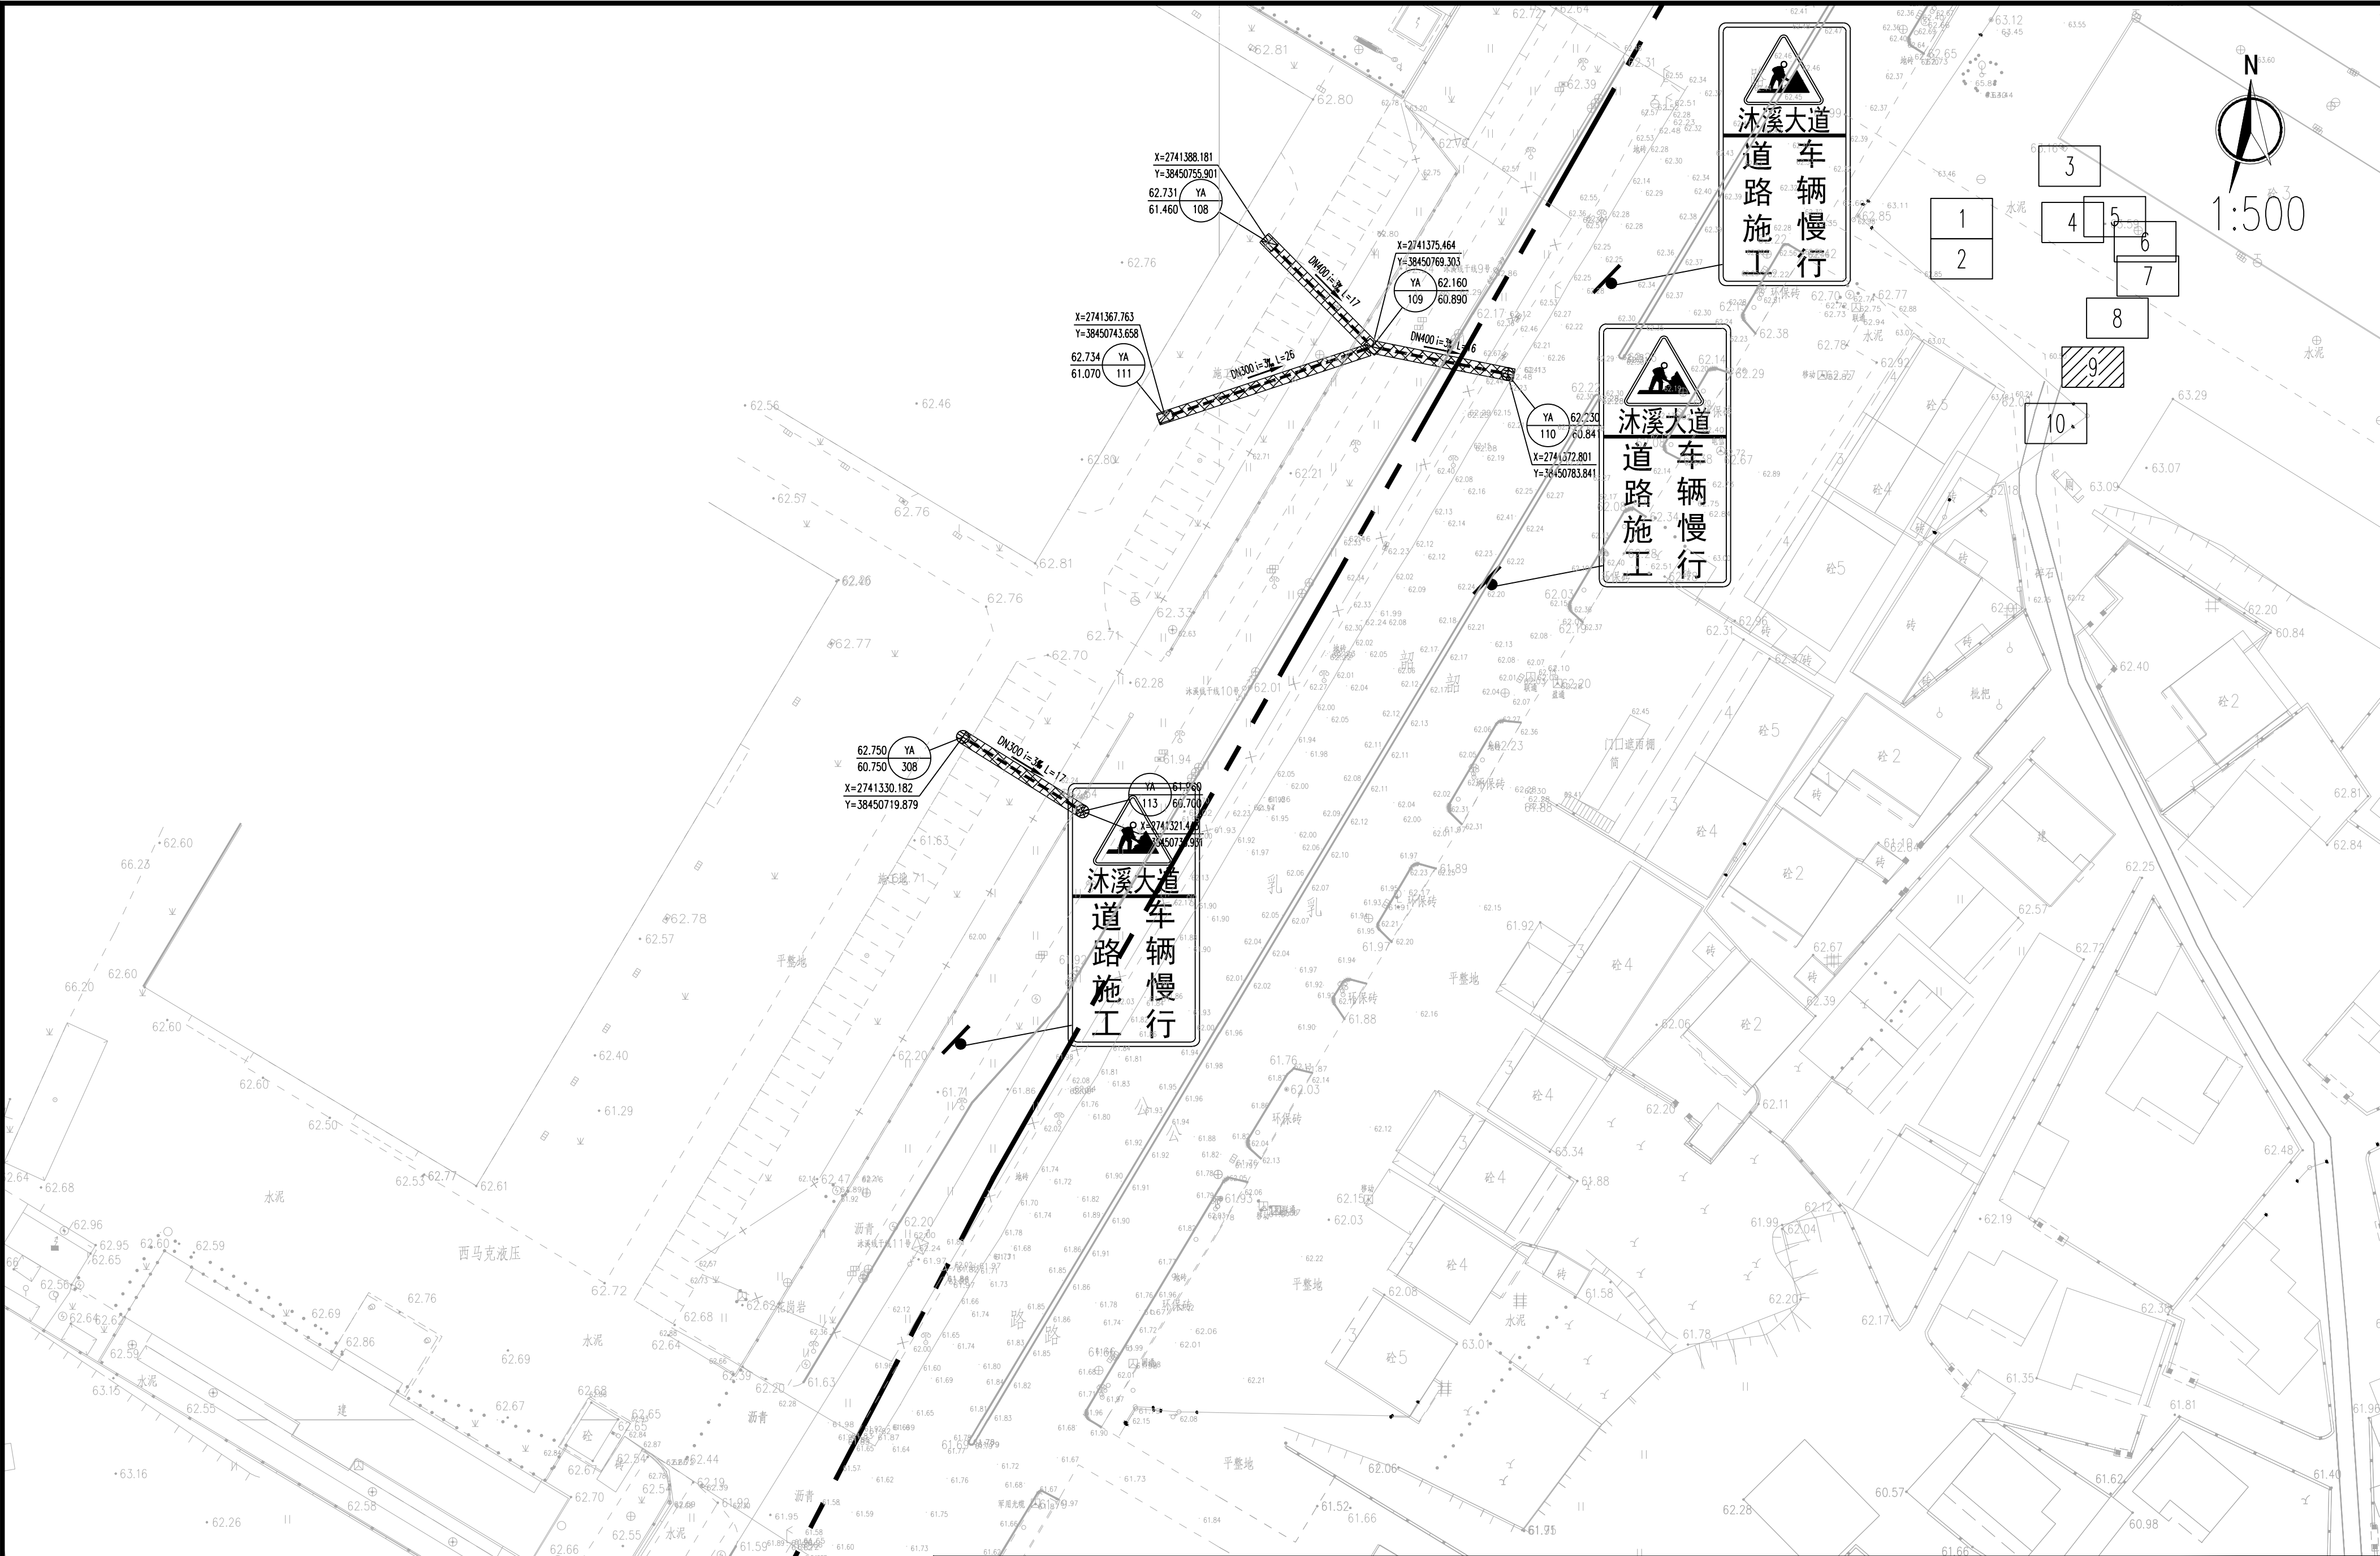


姓名		专业	景观暖通	姓名		专业	道路电气	姓名		专业	建筑构造	姓名		专业	给排水环境
姓名		专业	景观暖通	姓名		专业	道路电气	姓名		专业	建筑构造	姓名		专业	给排水环境
图例：		说明：		广东省建筑设计研究院集团股份有限公司		项目名称		韶关市主城区地下排水管网提质升级项目（一期）		建设单位		韶关市水务投资集团有限公司	
新建污水管		1、本图出图比例为1:500。		Guangdong Architectural Design and Research Institute Group Co., Ltd.		子项名称		（第一批次）		图名		韶关市主城区地下排水管网提质升级交通疏解平面图09	
新建雨水管		2、本图尺寸单位：标高、管长以米计，其余以毫米计。		工程设计资质甲级证书号：A244013736、A144013739		设计人		陈秋文		专业		交通	
工程范围线		3、本图坐标为国家大地2000坐标系，高程采用1985国家高程基准。		工程勘察综合资质甲级证书号：B144013739		设计号		25X1321		图别		交施	
DN150入户管		4、国藏区域采用水马分段国藏施工。在重要交通路口（十字路口、T型路口等）设置交通疏导员岗位引导车辆。		审 定 人		制 图 人		陈秋文		日期		2025.12	
		5、施工现场的标志要醒目，夜间配有安全警示灯。每个施工警示牌设置一盏警示灯，施工围挡上计每5m设置一盏警示灯。		审 核 人		设计阶段		施工图设计		图号		SG-JP-09	
		6、严格按照《道路交通标志和标线 第4部分：作业区（GB 5768.4-2017）》执行。											