


姓名	
专业	景观暖通
姓名	
专业	给排水
姓名	
专业	结构
姓名	
专业	岩土
姓名	
专业	环境
会签	

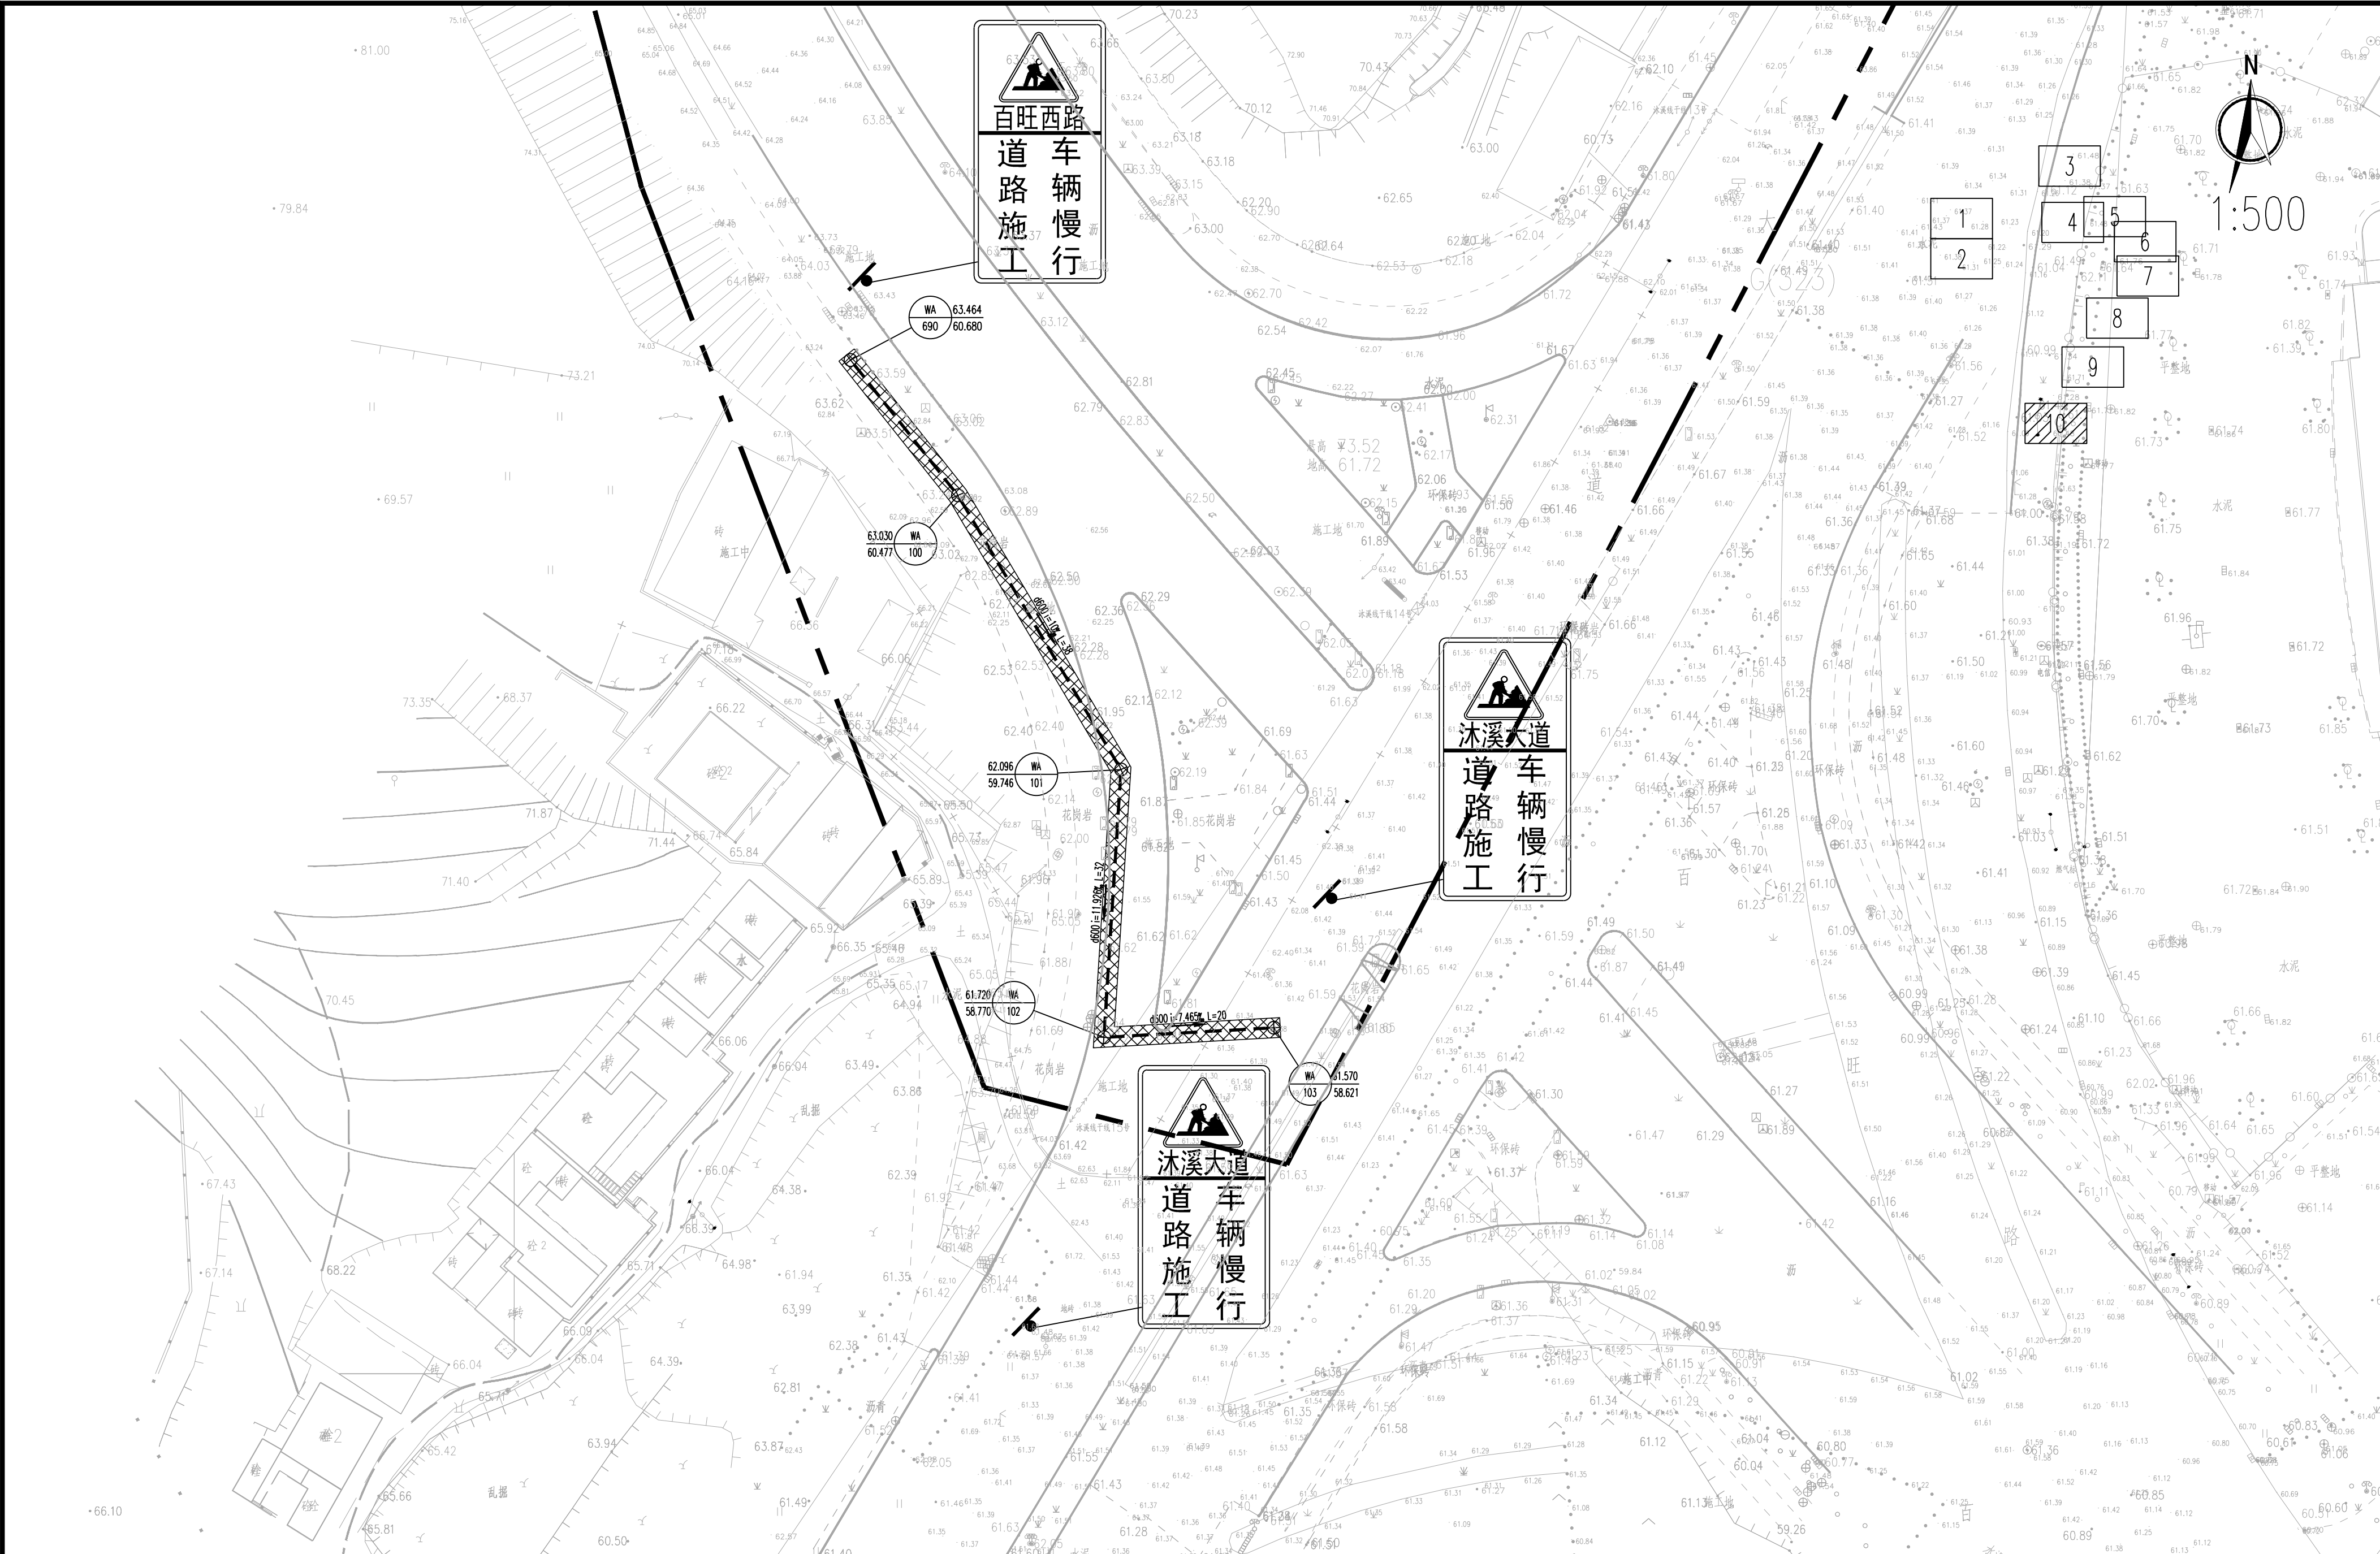

图例:		说明:		广东省建筑设计研究院集团股份有限公司		项目名称		韶关市主城区地下排水管网提质升级项目(一期)		建设单位	
新建污水管	C5交通国徽	1. 本图出图比例为1:500。	2. 本图尺寸单位: 标高、管长以米计, 其余以毫米计。	Guangdong Architectural Design and Research Institute Group Co., Ltd.		子项名称	韶关市主城区地下排水管网提质升级项目(第一批)	图名		韶关市主城区地下排水管网提质升级交通疏解平面图10	
新建雨水管	A5交通国徽	3. 本图坐标为大地2000坐标系, 高程采用1985国家高程基准。	4. 国徽区域采用水马分段围蔽施工。在重要交通路口(十字路口、T型路口等)设置交通疏导员岗位引导车辆。	工程勘察设计资质证书: A244013736、A144013739		设计人	陈秋文	设计号		25X1321	
工程范围线	市政国徽#01 围挡编号	5. 施工现场的标志要醒目, 夜间配有安全警示灯。每个施工警示牌设置一盏警示灯, 施工围挡上每5m设置一盏警示灯。	6. 严格按照《道路交通标志和标线 第4部分: 作业区》(GB 5768.4-2017) 执行。	工程勘察综合资质甲级证书号: B144013739		制图人	陈秋文	设计阶段		施工图设计	
DN150入户管				审定人 魏文鼎		专业负责人	陈秋文	日期		2025.12	
				审核人 彭成坝		主持人	杨成里	图别		交通	
						项目负责	初振宇	图号		SG-JP-10	