


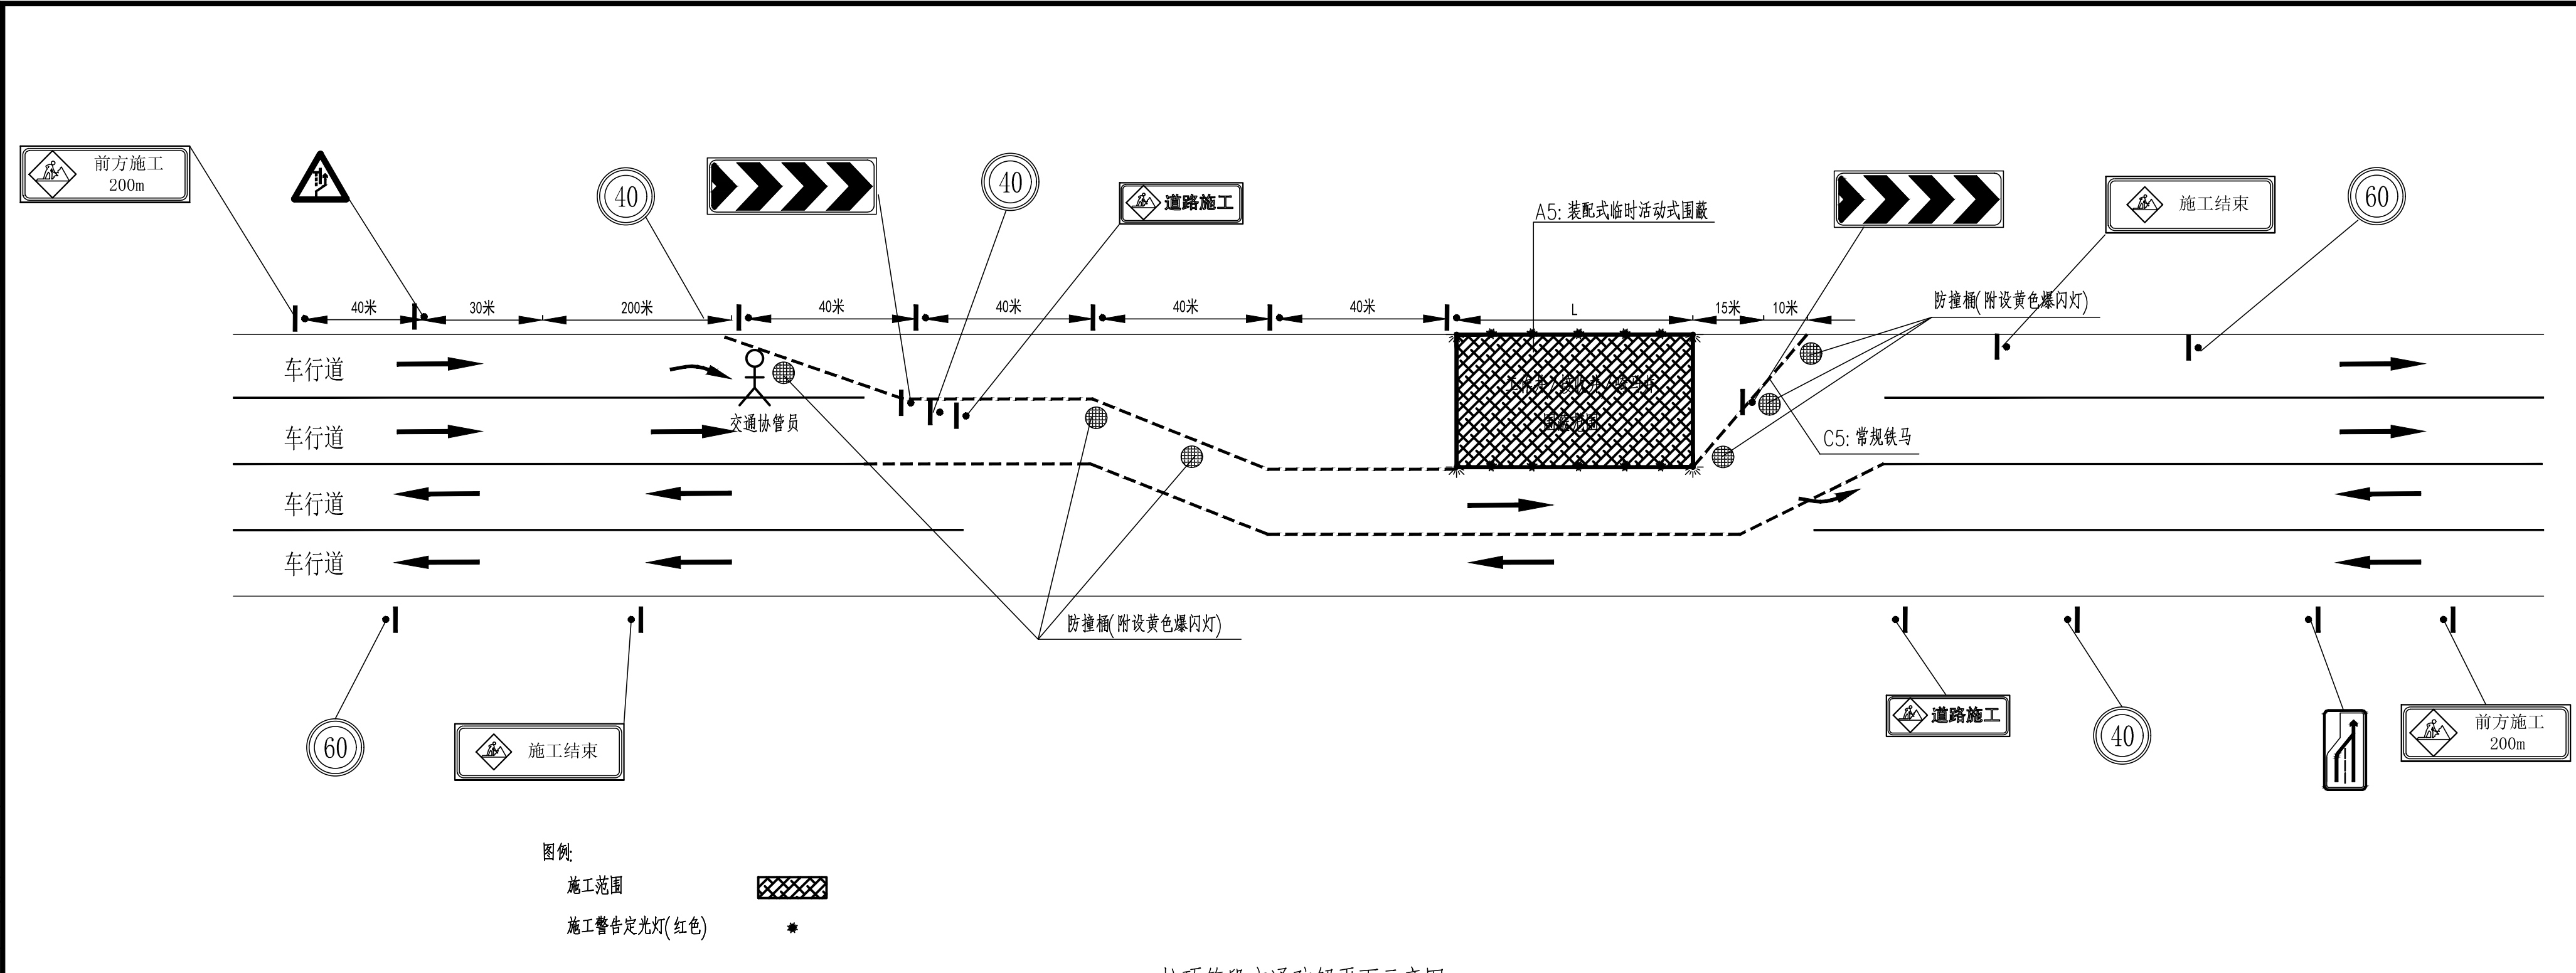

拉顶管段交通疏散平面示意图

采用装配式临时活动式围蔽(A5)

装配式临时活动式围蔽 (A5) 数量表

拉顶管井尺寸	A5围蔽尺寸	单个井围蔽长度 (m)	井数量 (个)	围蔽总长度 (m)	A5围蔽总长度 (m)
Φ 1800	5.8x5.8	23.2	12	278.4	998.4
Φ 2000	6.0x6.0	24.0	30	720	

说明:1、本图采取采用铁马/A5装配式围蔽。

2、本图车道数仅为示意，施工时应根据现场情况进行调整。

3、施工采用半幅施工,半幅组织双向通行的施工方法,作业区前后均设置一个交通协管员,指导双侧交通轮流放行。

4、分段围蔽50m长度可根据现场实际车流情况调整。

5、施工期间作业现场每个重要路段、路口及人行过街路段增派交通协管员。施工期间标志相互之间设置间距应大于30m。

6、施工围蔽板上四个角都必须悬挂夜间施工警告定光灯(红色),施工围蔽起点、终点处及施工开口处必须设置施工警告闪光灯(黄色)。

7、施工完成后尽快恢复道路交通，拆除因施工增加的临时交通设施。

8、微型顶管\顶管工作井、接收井适用A5装配式围蔽。

9、铁马、装配式围蔽做法详见《广州市建设工程绿色施工围蔽指导图集(V2.0版)》。

单位A5围蔽(工作面)对应其他材料数量表

材 料 名 称	规格	数量	同时开展工作面 (	个总数量
铁马	C5	140m	3	420m
标志牌	65cmx200cm	15个	3	45个
标志牌支架	单个2m长	15个	3	45个
夜间警示灯	成品	28个	3	84个
防撞桶(附设黄色爆闪灯)		6个	3	18个
交通疏导员	工时	/	/	1440

注:1、本工程量表不含A5装配式临时活动式围蔽、地面标线恢复、夜间警示灯总工程量。

2、交通疏导员工时数工程量综合考虑,一段围蔽施工工期按照30天计算,围蔽前配置1个交通疏导员,一天2班,一班8h。

3、按照同时开展3个工作面考虑。

4、本工程市政A5围蔽详见交通疏解分平面图。

 广东省建筑设计研究院集团有限公司 Guangdong Architectural Design and Research Institute Group Co., Ltd. 工程设计资质甲级证书号: A244013736; A144013739 工程勘察综合资质甲级证书号: B144013739							项目名称 韶关市主城区地下排水管网提质升级项目（一期） （第一批次）		建设单位 韶关市水务投资集团有限公司					
子项名称							图名 交通疏解平面示意图（一）							
审定人	魏文鼎	魏文鼎	主持人		项目负责人 徐涛	初振宇	设计人	陈秋文	设计号	25X1321	专业	交通	图别	交施
审核人	彭成坝	彭成坝	校对	杨成里	专业负责人	陈秋文	制图人	陈秋文	设计阶段	施工图设计	日期	2025.12	图号	JT-SY-01