


专业	姓名	专业	姓名	专业	姓名	专业	姓名	专业	姓名	专业	姓名
给水		建筑		道路		景观		暖通			
给排水		结构		电气							
环境		岩土		仪控							

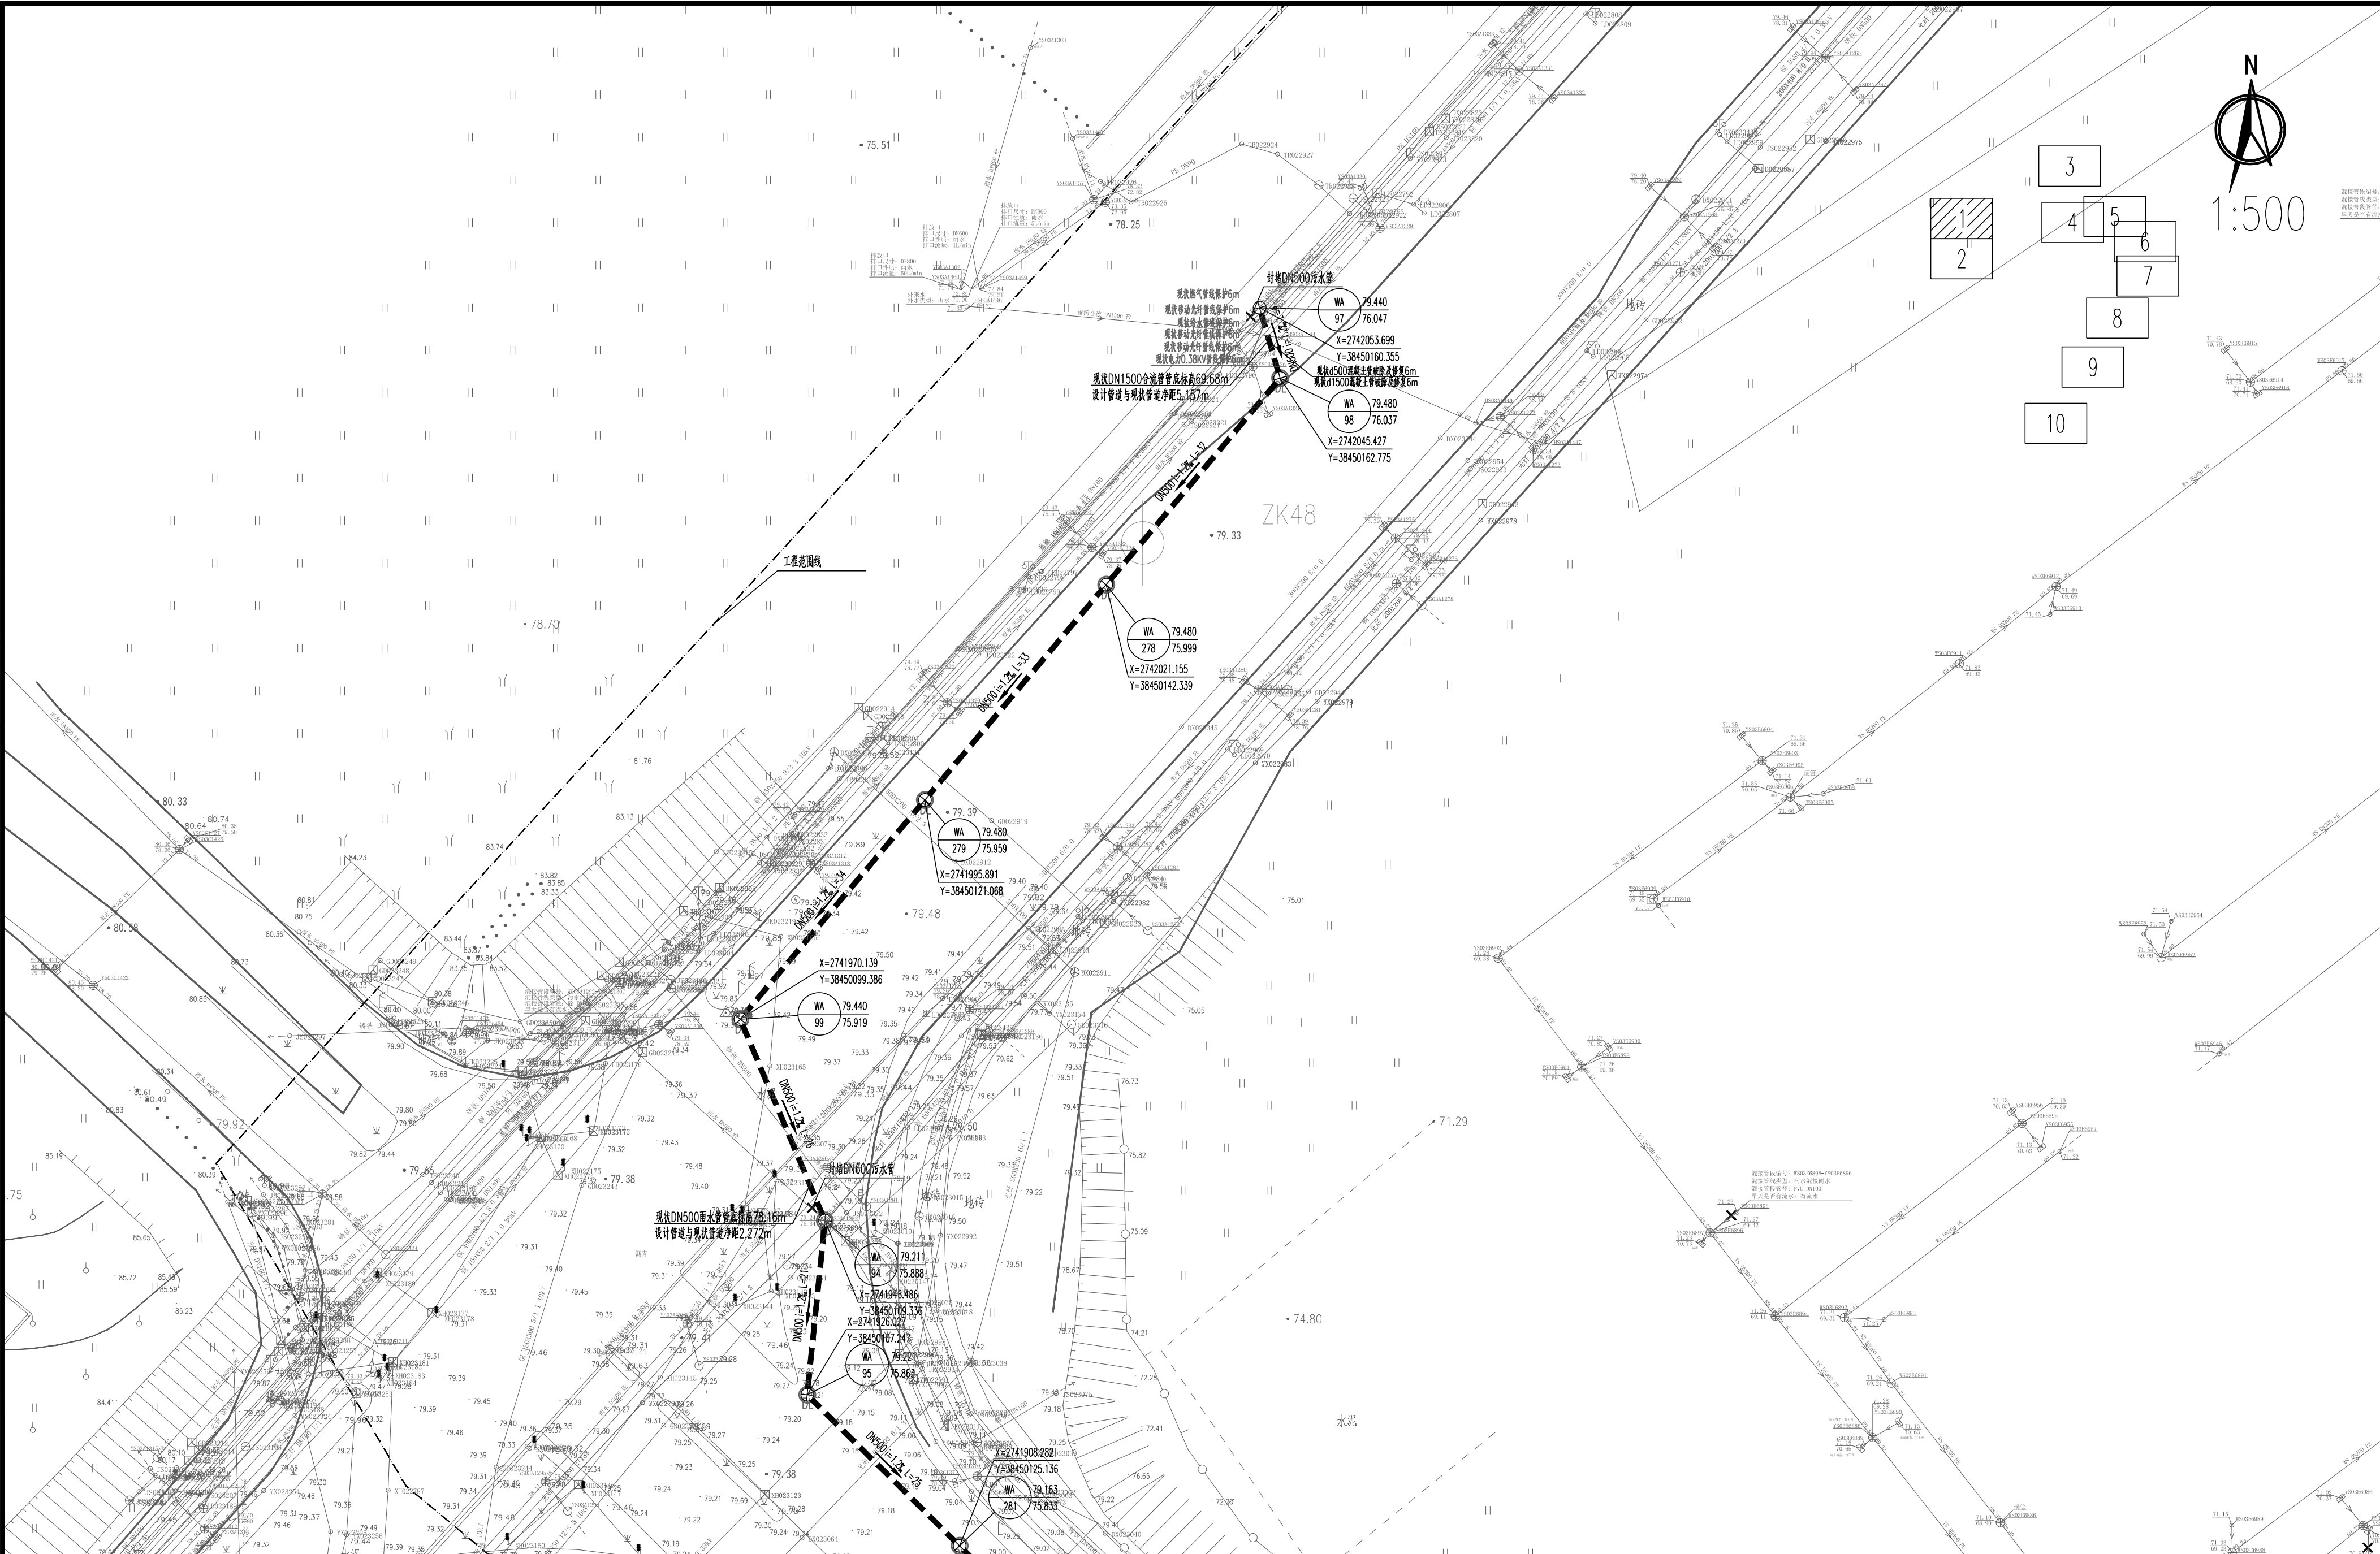

图例: --- 新建污水管(本工程) --- 新建污水管(自行整改) --- 新建雨水管(本工程) --- 新建雨水管(自行整改) --- DN150接口管(本工程) --- DN150接口管(自行整改) --- 工程范围线 Φ500-300-2管段(mm)-管长(m)-坡度(‰) → 走向 ⊕ 圆形污水检查井 说明: 1. 本图出图比例为1:500。 2. 本图尺寸单位: 标高、管长以米计, 其余以毫米计。 3. 本图坐标为国家大地2000坐标系, 高程采用1985国家高程系统。 4. 淤泥井并底标高按设计管井底标高加高50cm。 5. 地下管线众多, 施工前应进行复核, 确认无误后方可施工。如遇特殊情况, 请及时与设计单位联系。 6. 本工程新建污水管与现状燃气、国防管线交叉的位置均已注明, 施工需与各个相关单位协商并确认好标高, 无误后方可施工。 7. 接口管管径为DN150, 管坡度坡度和覆土可根据接口实际接入标高微调, 但坡度不应小于5%。 ⊙ 圆形污水淤泥井 ⊙ 截污井 ⊙ 顶浆井 ⊕ 地面标高(m) ⊙ 井底标高(m)		广东省建筑设计研究院集团股份有限公司 Guangdong Architectural Design and Research Institute Group Co., Ltd. 工程设计资质甲级证书号: A244013736, A144013739 工程勘察综合资质甲级证书号: B144013739		项目名称 韶关市主城区地下排水管网提质升级项目(一期) (第一批次) 子项名称		建设单位 韶关市水务投资集团有限公司 图名 韶关市主城区地下排水管网提质升级平面图01		审定人 初振宇 审核人 董倩倩		主持人 余涛 校对人 焦瑞虎		项目负责人 余涛 专业负责人 李剑华		设计人 李剑华 制图人 李剑华		设计号 25X1321 设计阶段 施工图设计		专业 工艺 日期 2025.12		图别 水施 图号 SG-FP-01	
---	--	--	--	---	--	---	--	-------------------------------	--	------------------------------	--	----------------------------------	--	-------------------------------	--	--------------------------------------	--	--------------------------------	--	---------------------------------	--