


姓名	
专业	景观暖通
姓名	
专业	给排水
姓名	
专业	建筑
姓名	
专业	结构
姓名	
专业	岩土
姓名	
专业	电气
姓名	
专业	仪表
姓名	
专业	暖通
姓名	
专业	给排水
姓名	
专业	建筑
姓名	
专业	结构
姓名	
专业	岩土
姓名	
专业	电气
姓名	
专业	仪表

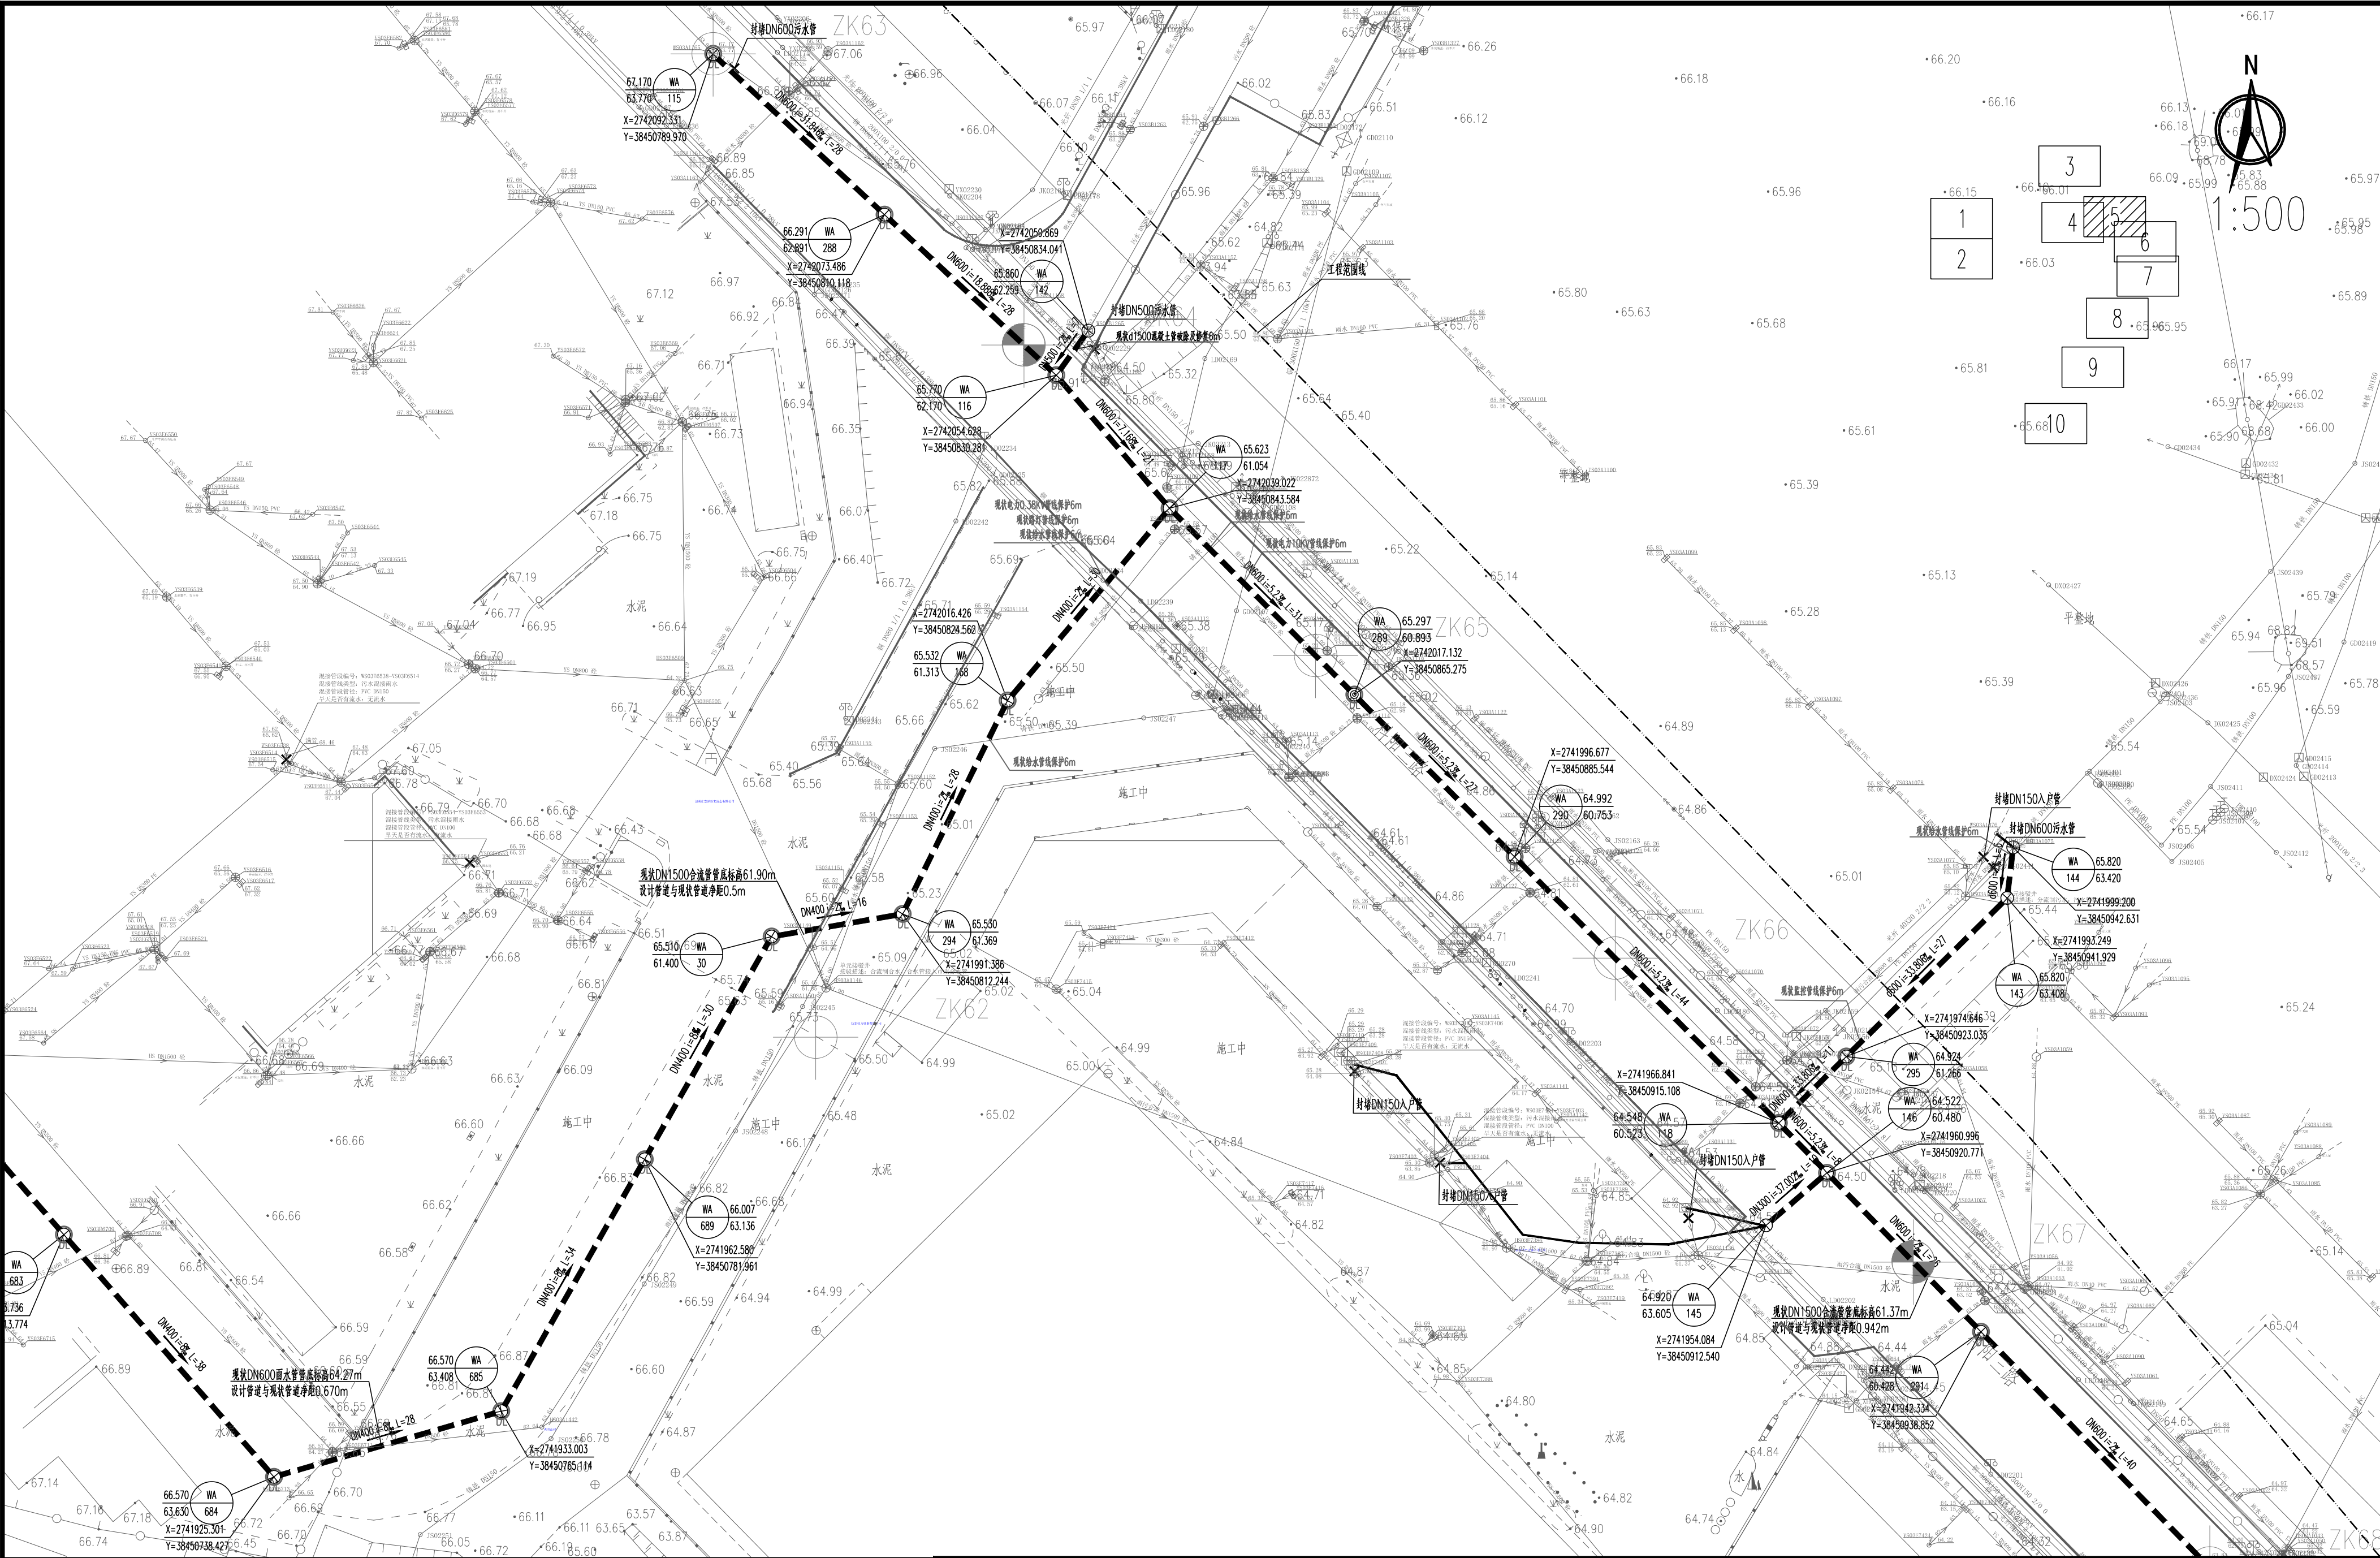

图例:	说明:
--- 新建污水管(本工程)	--- 新建污水管(自行整改)
--- 新建雨水管(本工程)	--- 新建雨水管(自行整改)
--- DN150接户管(本工程)	--- DN150接户管(自行整改)
--- 工程范围线	--- 工程范围线
⊕ 圆形污水检查井	⊕ 圆形污水检查井
⊙ 圆形污水沉泥井	⊙ 圆形污水沉泥井
⊖ 截污井	⊖ 截污井
⊗ 顶拉管井	⊗ 顶拉管井
⊕ 井底标高(m)	⊕ 井底标高(m)
⊙ 井底标高(m)	⊙ 井底标高(m)
⊖ 井底标高(m)	⊖ 井底标高(m)
⊗ 井底标高(m)	⊗ 井底标高(m)

广东省建筑设计研究院集团股份有限公司		项目名称		韶关市主城区地下排水管网提质升级项目(一期)		建设单位		韶关市水务投资集团有限公司	
Guangdong Architectural Design and Research Institute Group Co., Ltd.		子项名称		(第一批)		图名		韶关市主城区地下排水管网提质升级分平面图05	
工程勘察设计资质证书: A244013736, A144013739		设计人		李剑华		设计号		25X1321	
工程勘察资质证书: B144013739		制图人		李剑华		设计阶段		施工图设计	
审定人 初振宇		项目负责人 余涛		设计人 李剑华		专业		工艺	
审核人 董倩倩		专业负责人 李剑华		制图人 李剑华		日期		2025.12	
主持人		校对人 焦瑞虎		设计号		图别		水施	
项目		焦瑞虎		设计阶段		图号		SG-FP-05	