


姓名	
专业	景观暖通
姓名	
专业	给排水
姓名	
专业	建筑
姓名	
专业	结构
姓名	
专业	岩土
姓名	
专业	环境
姓名	
专业	给排水
姓名	
专业	建筑
姓名	
专业	结构
姓名	
专业	岩土
姓名	
专业	环境

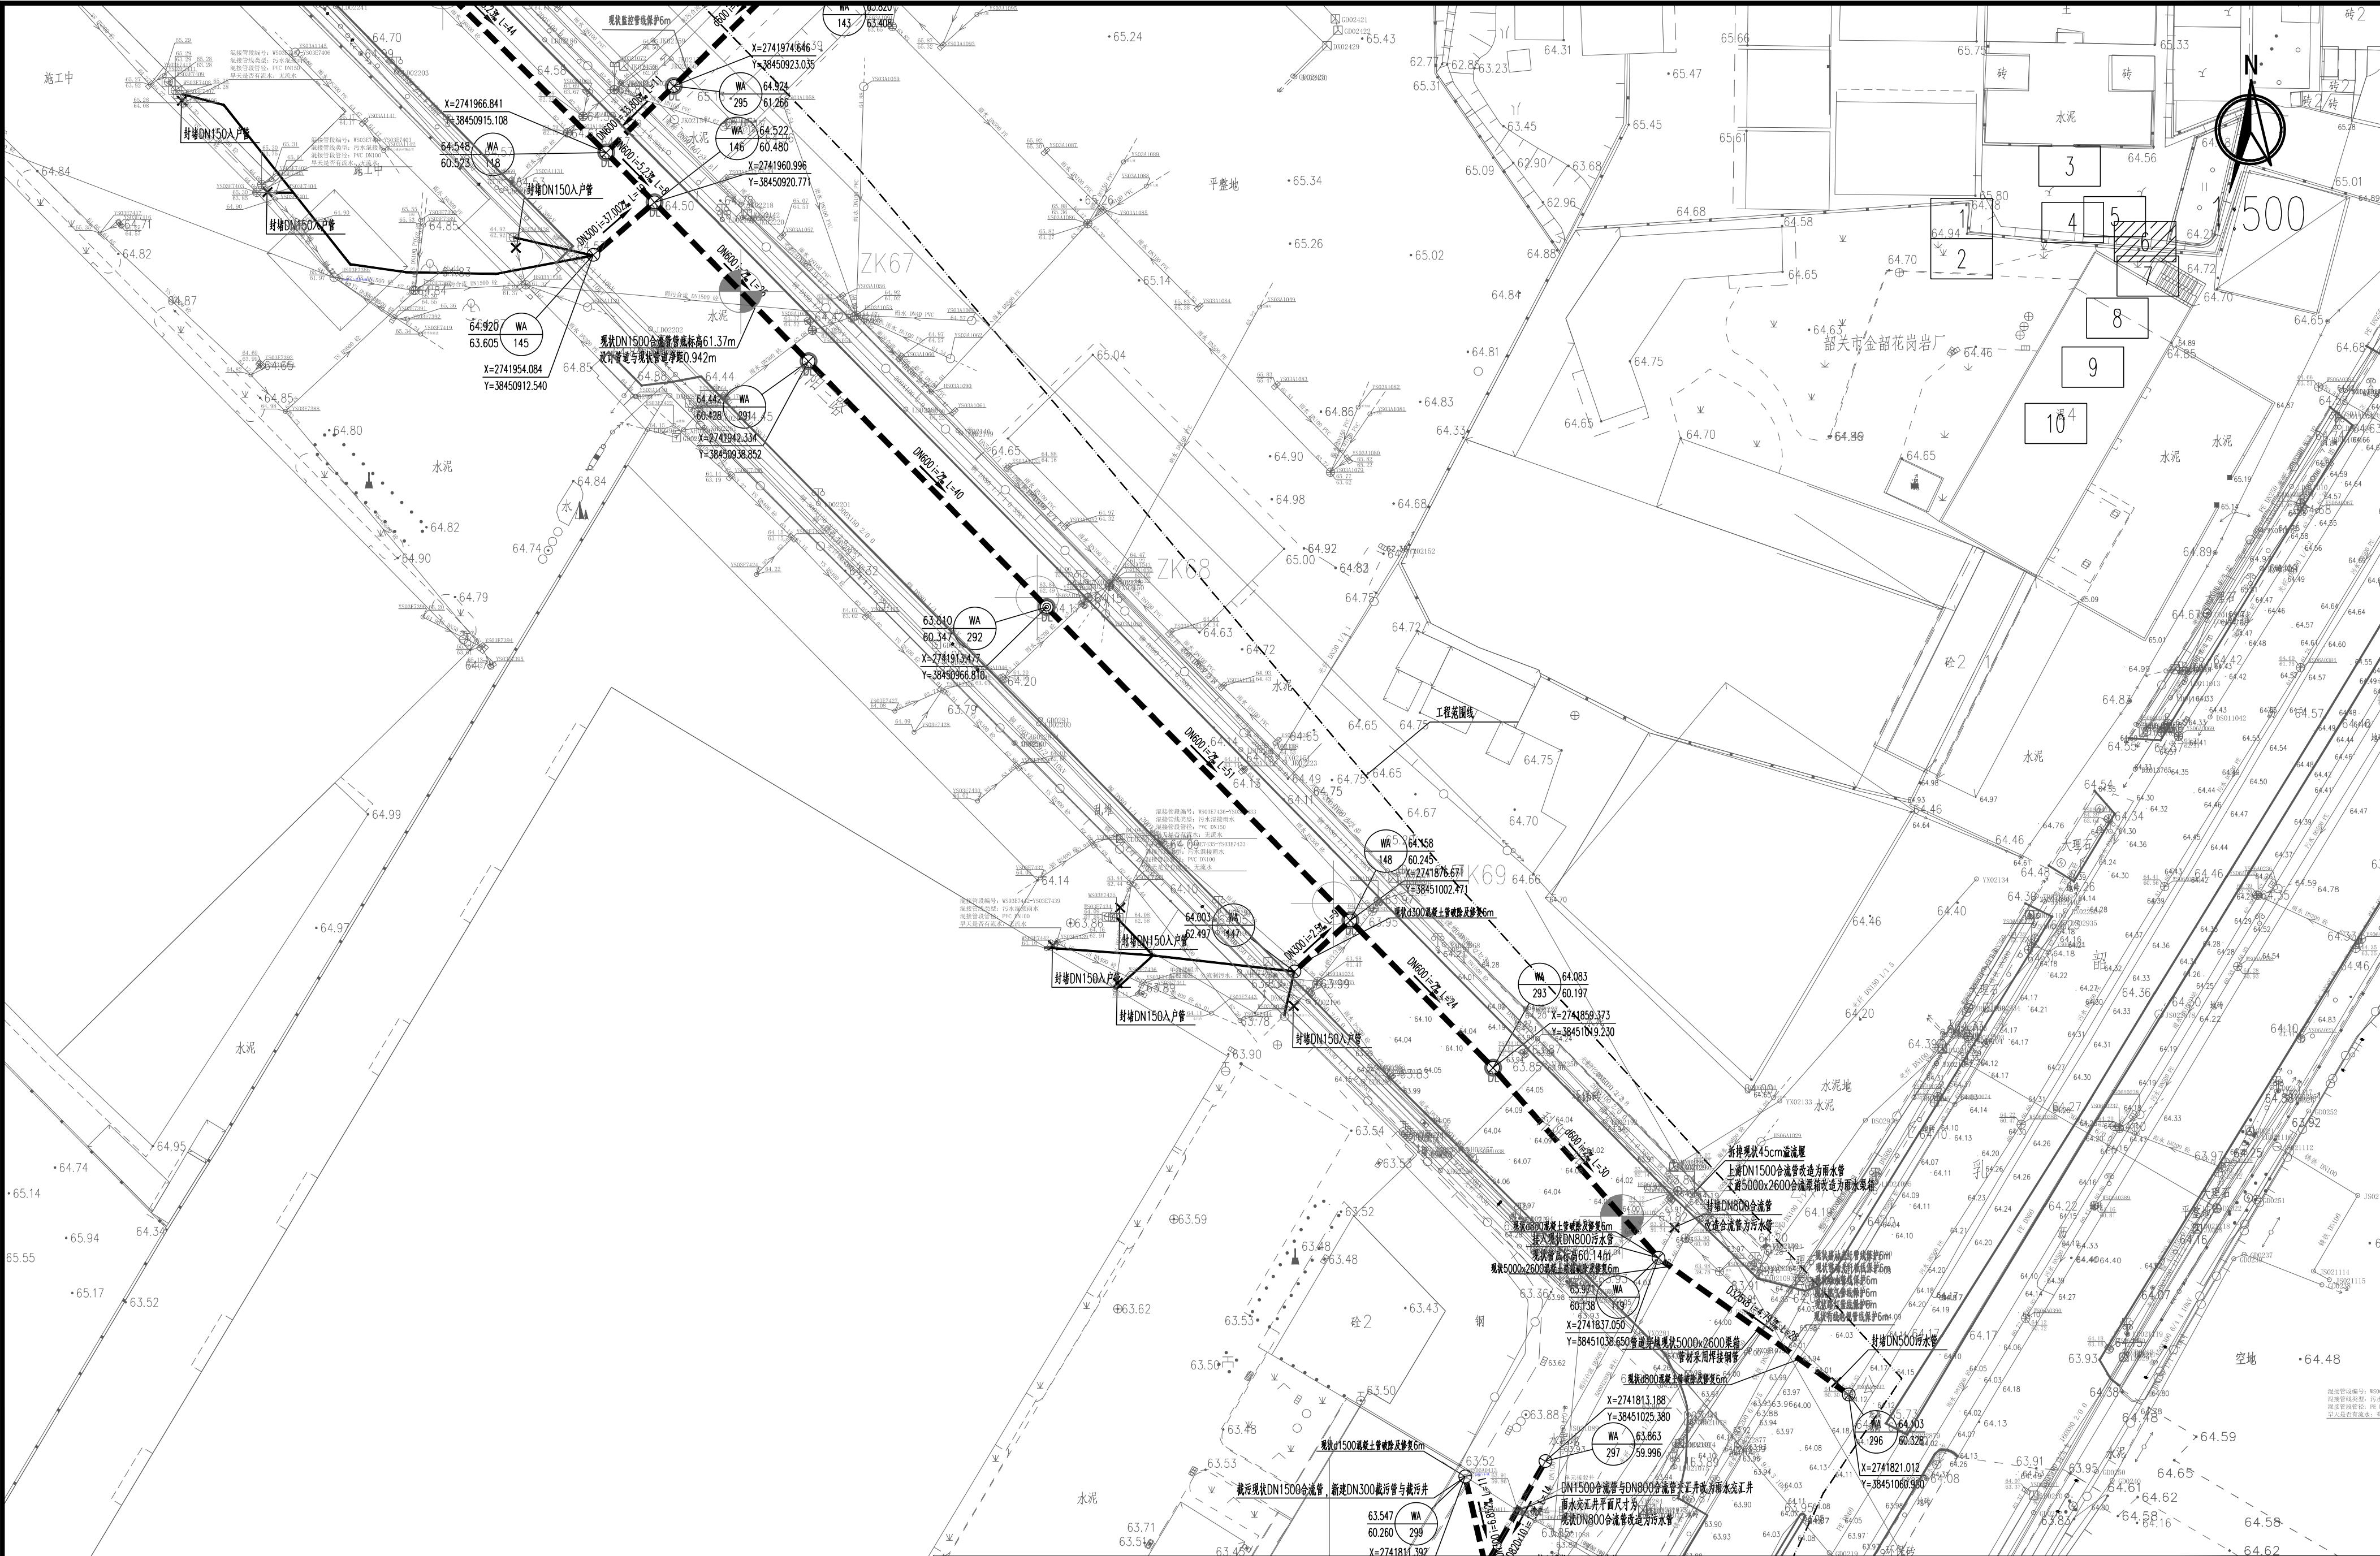

图例:	说明:
--- 新建污水管(本工程)	--- 新建污水管(自行整改)
--- 新建雨水管(本工程)	--- 新建雨水管(自行整改)
--- DN150接户管(本工程)	--- DN150接户管(自行整改)
--- 工程范围线	--- 工程范围线
○ 圆形污水检查井	○ 圆形污水检查井
⊕ 圆形污水沉泥井	⊕ 圆形污水沉泥井
⊙ 截污井	⊙ 截污井
⊗ 现状管井	⊗ 现状管井
⊕ 地面标高(m)	⊕ 地面标高(m)
⊕ 井底标高(m)	⊕ 井底标高(m)

广东省建筑设计研究院集团股份有限公司				项目名称		韶关市主城区地下排水管网提质升级项目(一期)		建设单位		韶关市水务投资集团有限公司	
Guangdong Architectural Design and Research Institute Group Co., Ltd.				子项名称		韶关市主城区地下排水管网提质升级项目(第一批)		图名		韶关市主城区地下排水管网提质升级平面图06	
工程勘察资质证书号: A244013736、A144013739				设计人		李剑华		设计号		25X1321	
工程勘察综合资质甲级证书号: B144013739				制图人		李剑华		设计阶段		施工图设计	
审定人 初振宇				主持人		李剑华		专业		工艺	
审核人 董倩倩				校对人 焦瑞虎		李剑华		图别		水施	
项目负责				李剑华		李剑华		日期		2025.12	
专业负责				李剑华		李剑华		图号		SG-FP-06	