


姓名	
专业	暖通
姓名	
专业	电气
姓名	
专业	结构
姓名	
专业	给排水
会签	

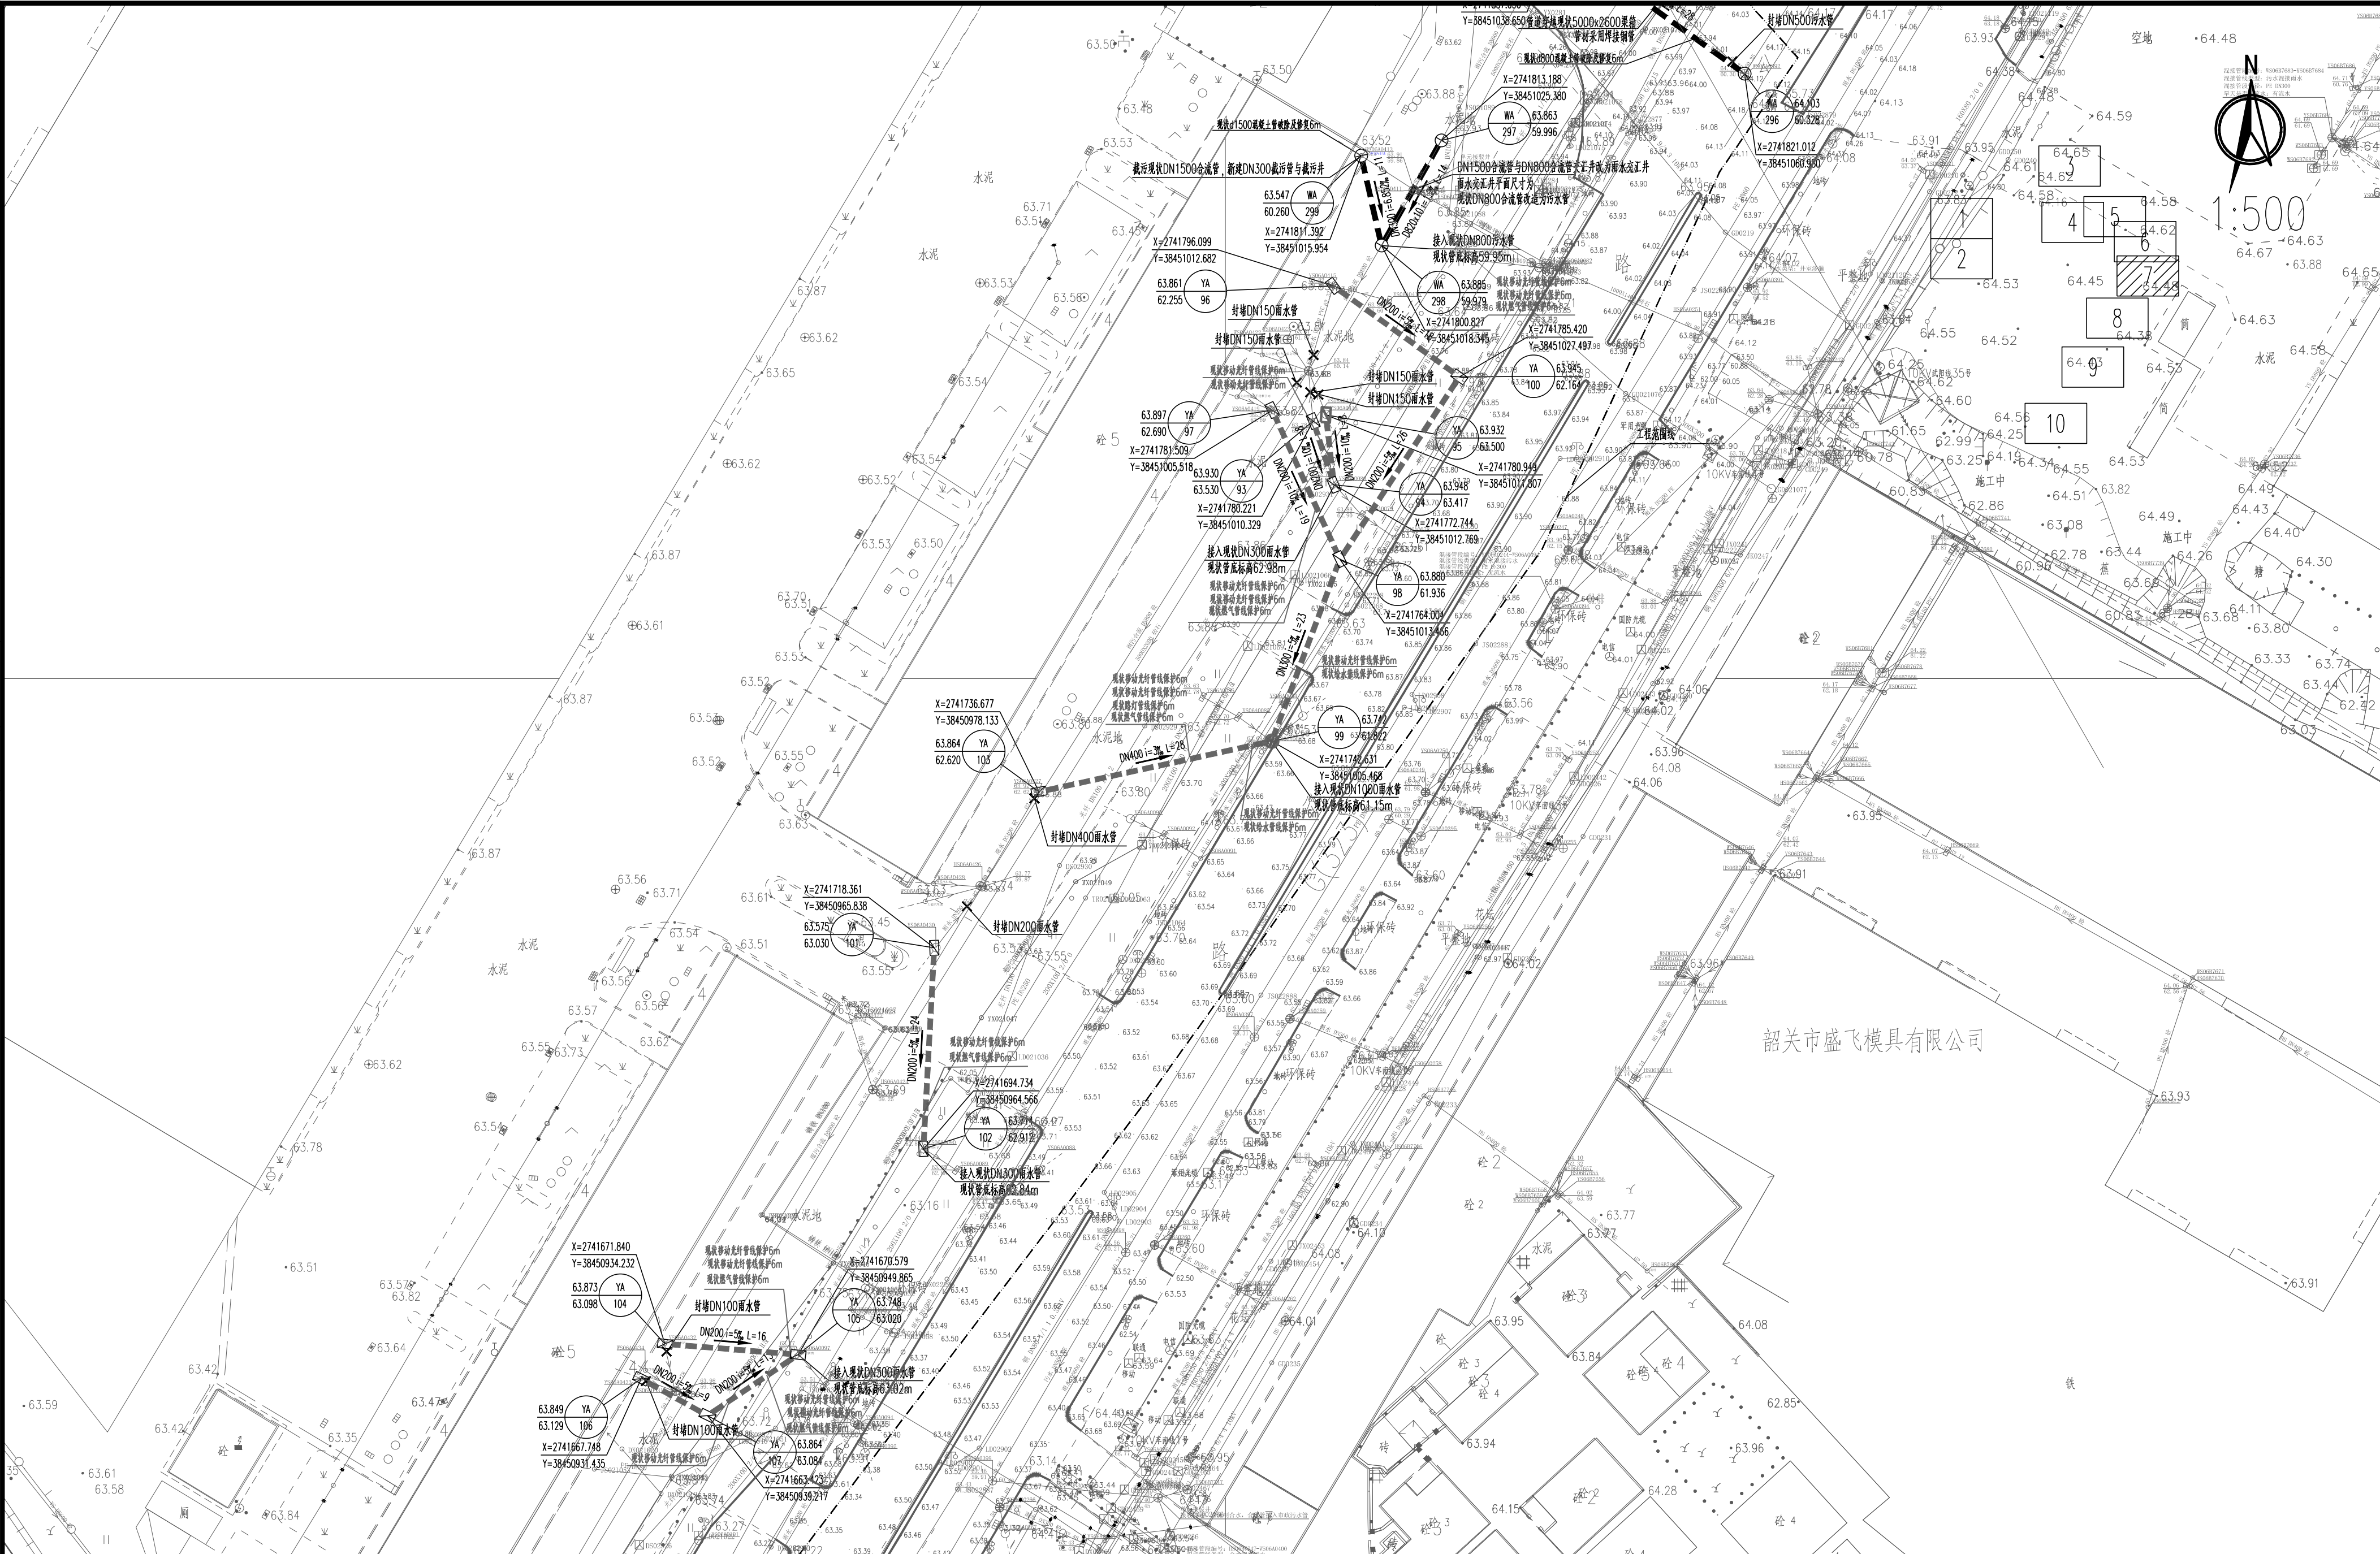

图例:	说明:
--- 新建污水管(本工程)	--- 新建污水管(自行整改)
--- 新建雨水管(本工程)	--- 新建雨水管(自行整改)
--- DN150接户管(本工程)	--- DN150接户管(自行整改)
--- 工程范围线	φ500-30-2管(mm)-管长(m)-坡度(‰)
⊕	圆形污水检查井
⊙	圆形污水沉泥井
⊖	截污井
⊗	顶管井
⊕	地面标高(m)
⊙	井底标高(m)
1. 本图出图比例为1:500。 2. 本图尺寸单位: 标高、管长以米计, 其余以毫米计。 3. 本图坐标为国家大地2000坐标系, 高程采用1985国家高程系统。 4. 沉泥井井底标高比设计管内底标高低50cm。 5. 地下管线众多, 施工前应进行复核, 确认无误后方可施工。如遇特殊情况, 请及时与设计单位联系。 6. 本工程新建污水管与现状燃气、国防管线交叉的位置均已注明, 施工前需与各个相关单位协商并确认标高, 无误后方可施工。 7. 接户管管径为DN150, 管道坡度和覆土可根据接口实际接入标高微调, 但坡度不应小于3‰。	

广东省建筑设计研究院集团股份有限公司 Guangdong Architectural Design and Research Institute Group Co., Ltd. 工程设计资质证书编号: A244013736, A144013739 工程勘察综合资质等级证书: B144013739				项目名称	韶关市主城区地下排水管网提质升级项目(一期) (第一批)		建设单位	韶关市水务投资集团有限公司			
审定人	初振宇	主持人		项目负责人	余涛	设计人	李剑华	图名	韶关市主城区地下排水管网提质升级平面图07		
审核人	董倩倩	校对人	焦瑞虎	专业负责人	李剑华	制图人	李剑华	图号	SG-FP-07		
				子项名称		设计号	25X1321	专业	工艺	图别	水施
						设计阶段	施工图设计	日期	2025.12	图号	