




会 签	专业	姓名	专业	姓名	专业	姓名	专业	姓名
	给排水		建筑		结构		岩土	
	环境		电气		暖通		仪表	
	专业	姓名	专业	姓名	专业	姓名	专业	姓名

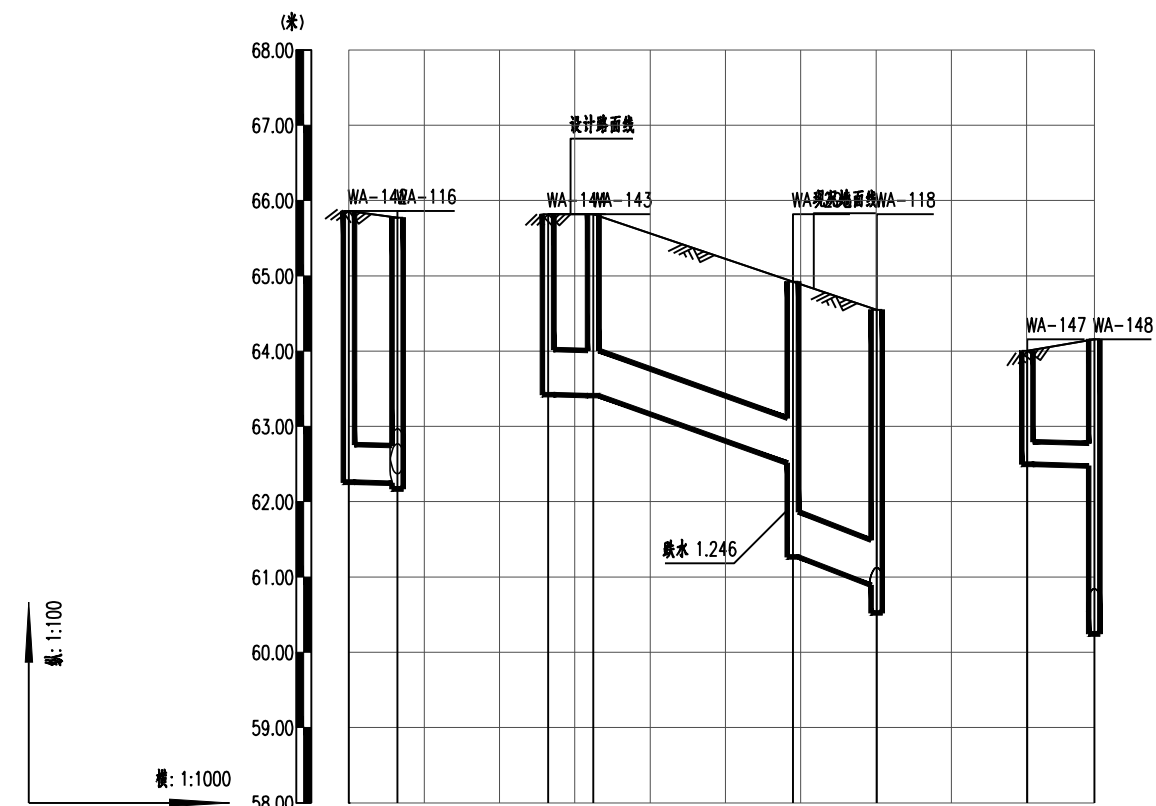

设计路面高程(m)	65.880 65.770	65.820 65.820	64.924 64.548	64.003 64.158
管顶覆土(m)	3.08 3.00	1.74 1.75	1.75 3.04	1.19 1.37
设计管内底标高(m)	62.259 62.246	63.420 63.408	62.512 61.266	60.890 62.497 62.475
管材	中空壁缠绕增强聚乙烯管	II级钢筋混凝土管	高模量聚乙烯缠绕排水管 高模量聚乙烯缠绕排水管	中空壁缠绕增强聚乙烯管
管径(mm)及坡度(‰)	i=2‰ DN500	i=2‰ d600 d600	i=33.806‰ DN600	i=2.5‰ DN300
井号	142#排水检查井 142#排水检查井	143#排水检查井 143#排水检查井	295#排水检查井 295#排水检查井	147#排水检查井 147#排水检查井
平面距离(m)	L=7	L=6 L=27	L=11	L=9
管道基础	带状石屑垫层	带状石屑垫层	原状土	带状石屑垫层
地基处理	暂定天然地基	暂定换填1:1粗砂碎石500厚	天然地基	暂定天然地基
支护方式	C型支护	C型支护	拉顶管施工	A型支护

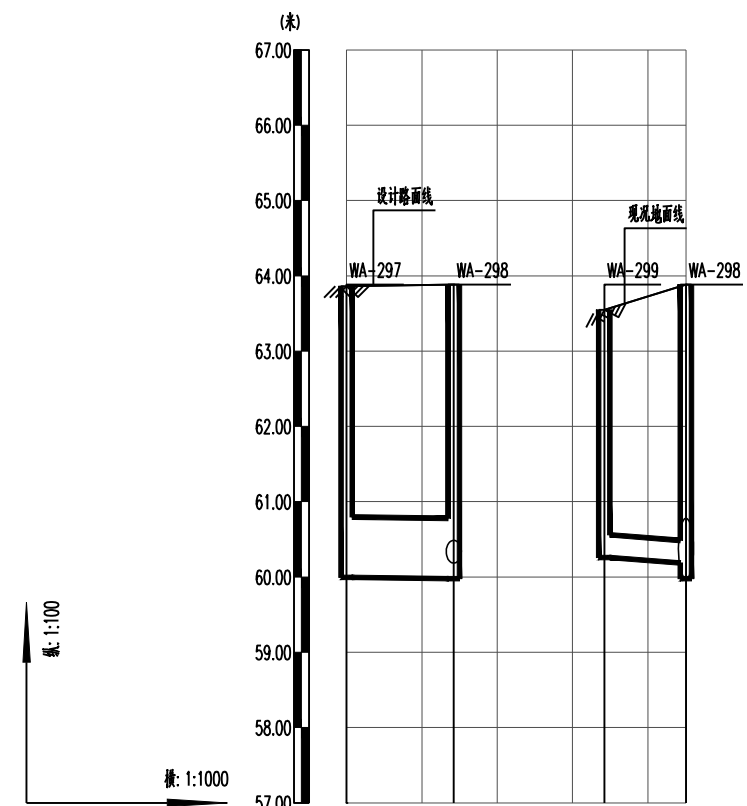

设计路面高程(m)	63.863	63.885	63.547	63.885
管顶覆土(m)	3.06	3.10	2.97	3.38
设计管内底标高(m)	59.996	59.979	60.260	60.186
管材	焊接钢管	中空壁塑钢缠绕聚乙烯管		
管径(mm)及坡度(‰)	D820x10 i=1.2‰	DN300 i=6.852‰		
井号	297#排水检查井	298#排水检查井	299#排水检查井	298#排水检查井
平面距离(m)	L=14	L=11		
管道基础	带状石屑垫层	带状石屑垫层		
地基处理	暂定天然地基	暂定天然地基		
支护方式	D型支护	C型支护		

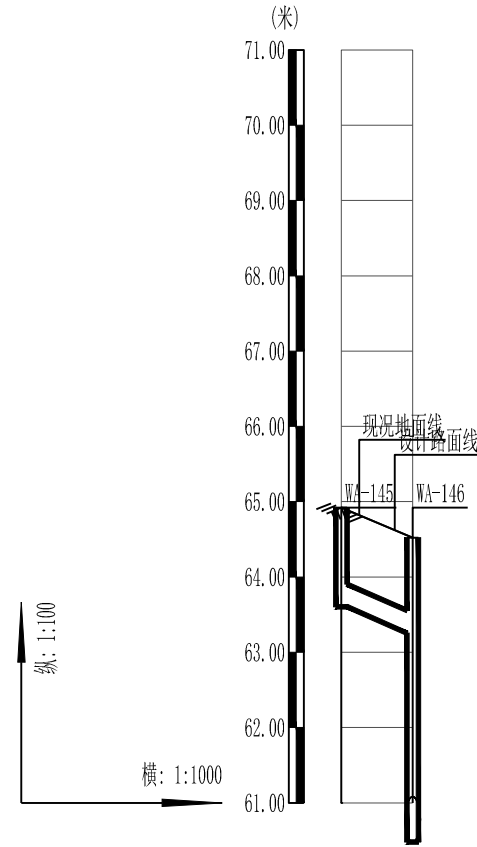

设计路面高程(m)	64.920	64.522
管顶覆土(m)	1.00	0.95
设计管内底标高(m)	63.685	63.255
管材	中空壁塑钢缠绕聚乙烯管	
管径(mm)及坡度(‰)	DN300 i=37.002‰	
井号	145#排水检查井	146#排水检查井
平面距离(m)	L=10	
管道基础	带状石屑垫层	
地基处理	暂定天然地基	
支护方式	A型支护	



广东省建筑设计研究院集团股份有限公司
Guangdong Architectural Design and Research Institute Group Co., Ltd.

工程设计资质甲级证书号: A244013736、A144013739

工程勘察综合资质甲级证书号: B144013739

审定人	初振宇	主持人		项目负责人	余涛	设计人	李剑华	设计号	25X1321	专业	工艺	图别	水施
审核人	董倩倩	校对	焦瑞虎	专业负责人	李剑华	制图人	李剑华	设计阶段	施工图设计	日期	2025.12	图号	SG-ZD-06