



专业	姓名	专业	姓名	专业	姓名	专业	姓名	专业	姓名	专业	姓名
给水		建筑		道路		景观		暖通			
排水		结构		电气							
环境		岩土		仪控							

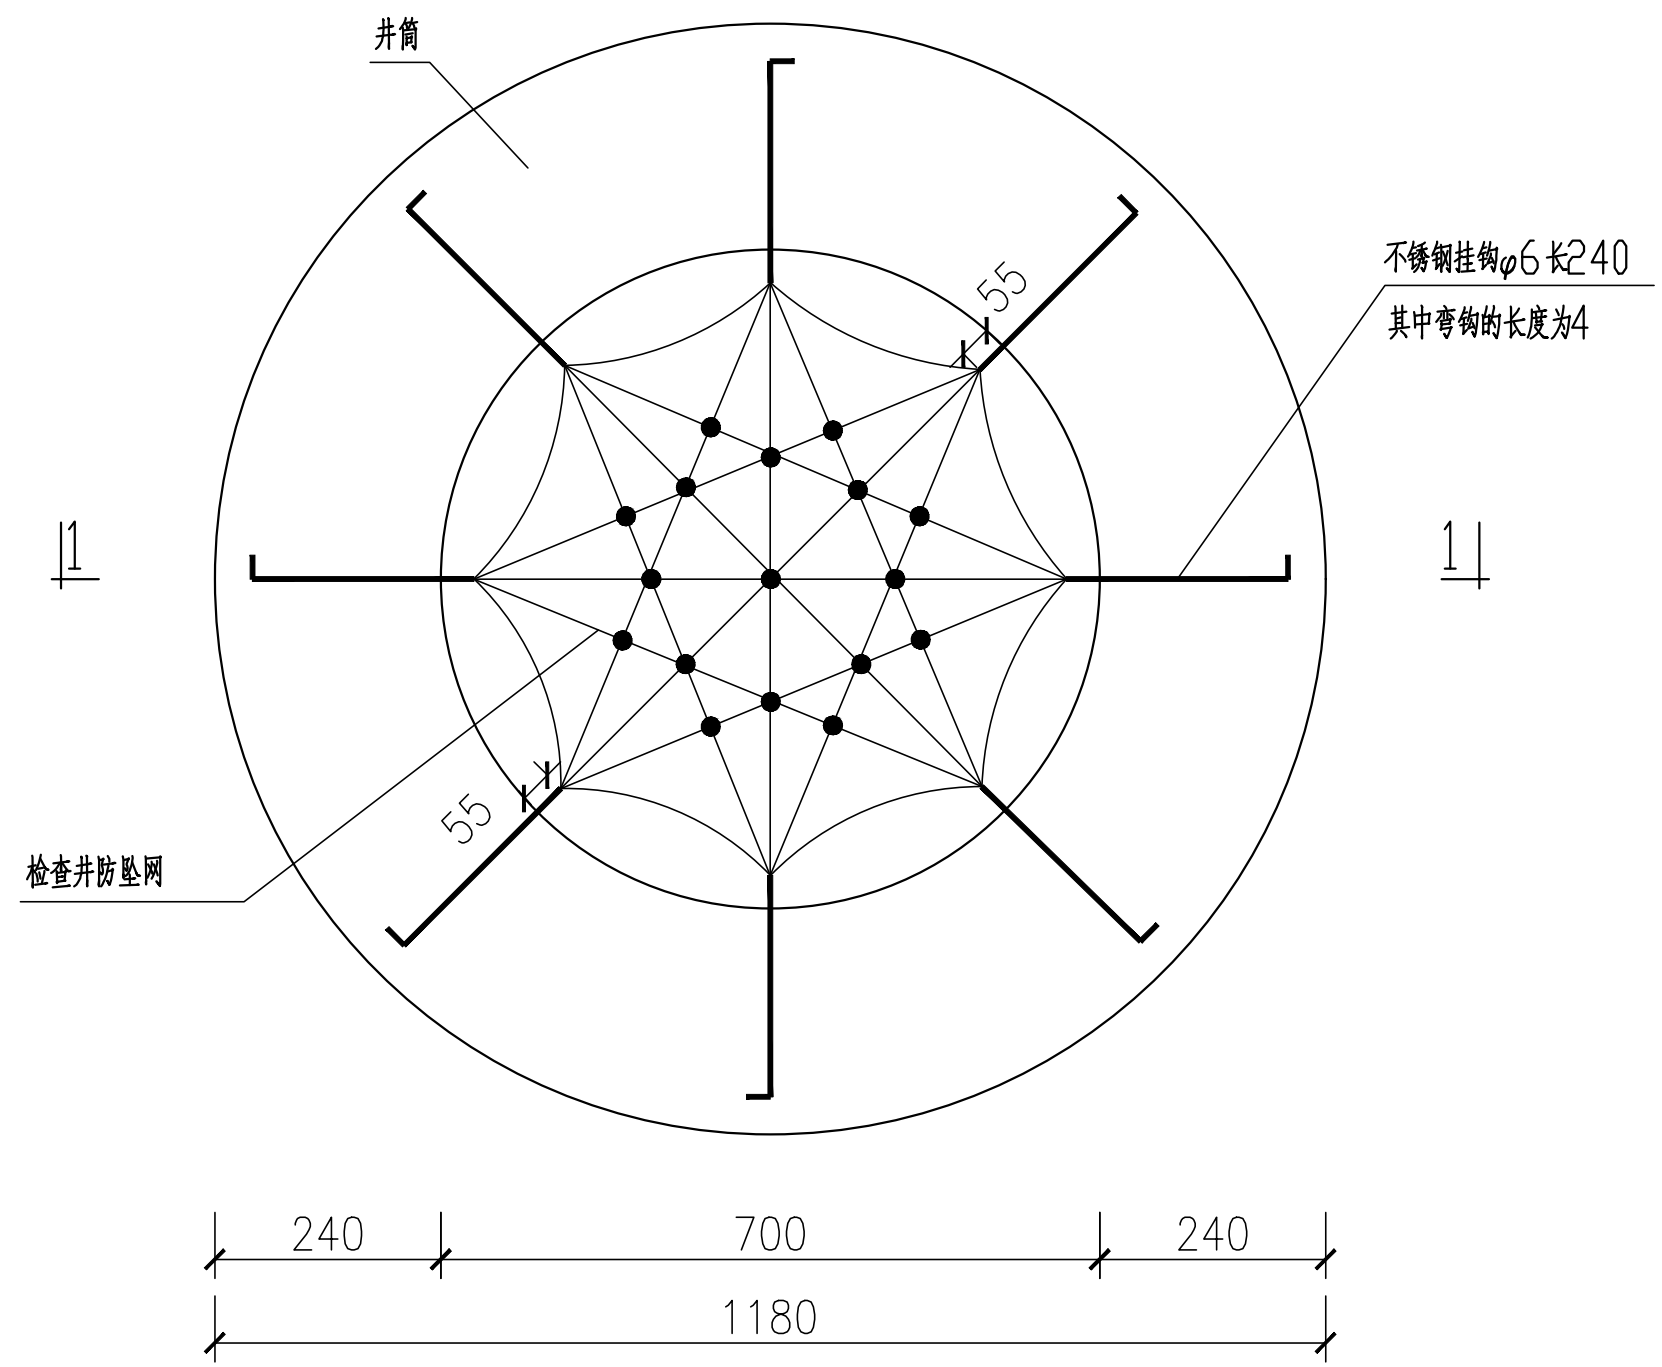

检查井防护网平面图

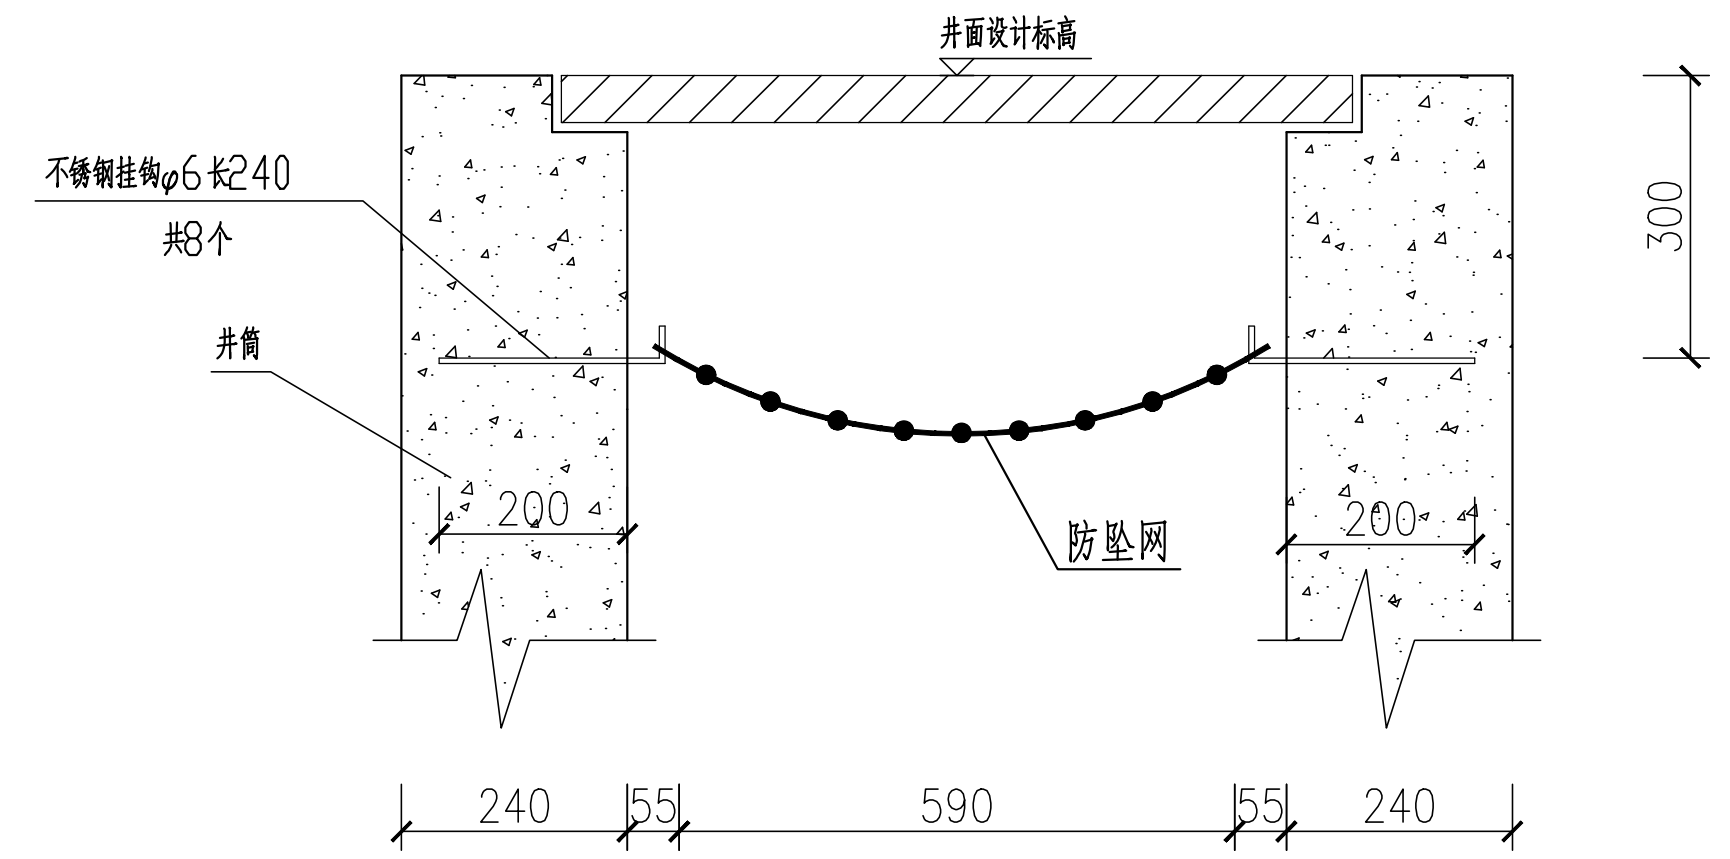

1-1 剖面图

说明：

- 1、图中尺寸均以毫米计；防坠网网绳高强度聚乙烯或尼龙等耐潮防腐材料，物理性能、耐候性应符合国家或行业标准的相关规定。防坠网网绳断裂强力应符合下表：

网类别	绳类别	断裂强力(N)
防坠网	网绳、系绳	≥1000
	边绳	≥2000
	环绳	≥3000

注：施工严禁使用有断绳等已损坏的防坠网。

- 2、防坠网的安装位置为井盖以下300mm；
- 3、不锈钢挂钩锚入墙200mm，露出的长度为40mm，八根挂钩需安装在同一平面上均匀分布，挂钩朝上；
- 4、初始下垂高度：防坠网安装后的初始下垂高度不宜超过10cm；
- 5、不锈钢挂钩的安装位置要避开井内爬梯；
- 6、安全防坠网安装完成后需要对其进行坠落测试，参见《GB/T8834-2006 绳索有关物理和机械性能的测定》，测试合格后方可验收。
- 7、所有的污水检查井均需按本图设置防护网。
- 8、其余未尽事参照国家标准《安全网》（GB5725-2009）规定执行。

 广东省建筑设计研究院集团股份有限公司 Guangdong Architectural Design and Research Institute Group Co., Ltd. 工程设计资质甲级证书号: A244013736、A144013739 工程勘察综合资质甲级证书号: B144013739										项目名称 韶关市主城区地下排水管网提质升级项目(一期) (第一批次)		建设单位 韶关市水务投资集团有限公司					
										子项名称 检查井防护网大样图		图名 检查井防护网大样图					
审定人	初振宇		主持人			项目负责人 徐涛	初振宇	设计人	李剑华		设计号	25X1321	专业	工艺	图别	水施	
审核人	董倩倩		校对	焦瑞虎		专业负责人	李剑华		制图人	李剑华		设计阶段	施工图设计	日期	2025.12	图号	SG-DY-06