


姓名	
专业	景观暖通
姓名	
专业	道路电气
姓名	
专业	建筑构造
姓名	
专业	给排水环境
会签	

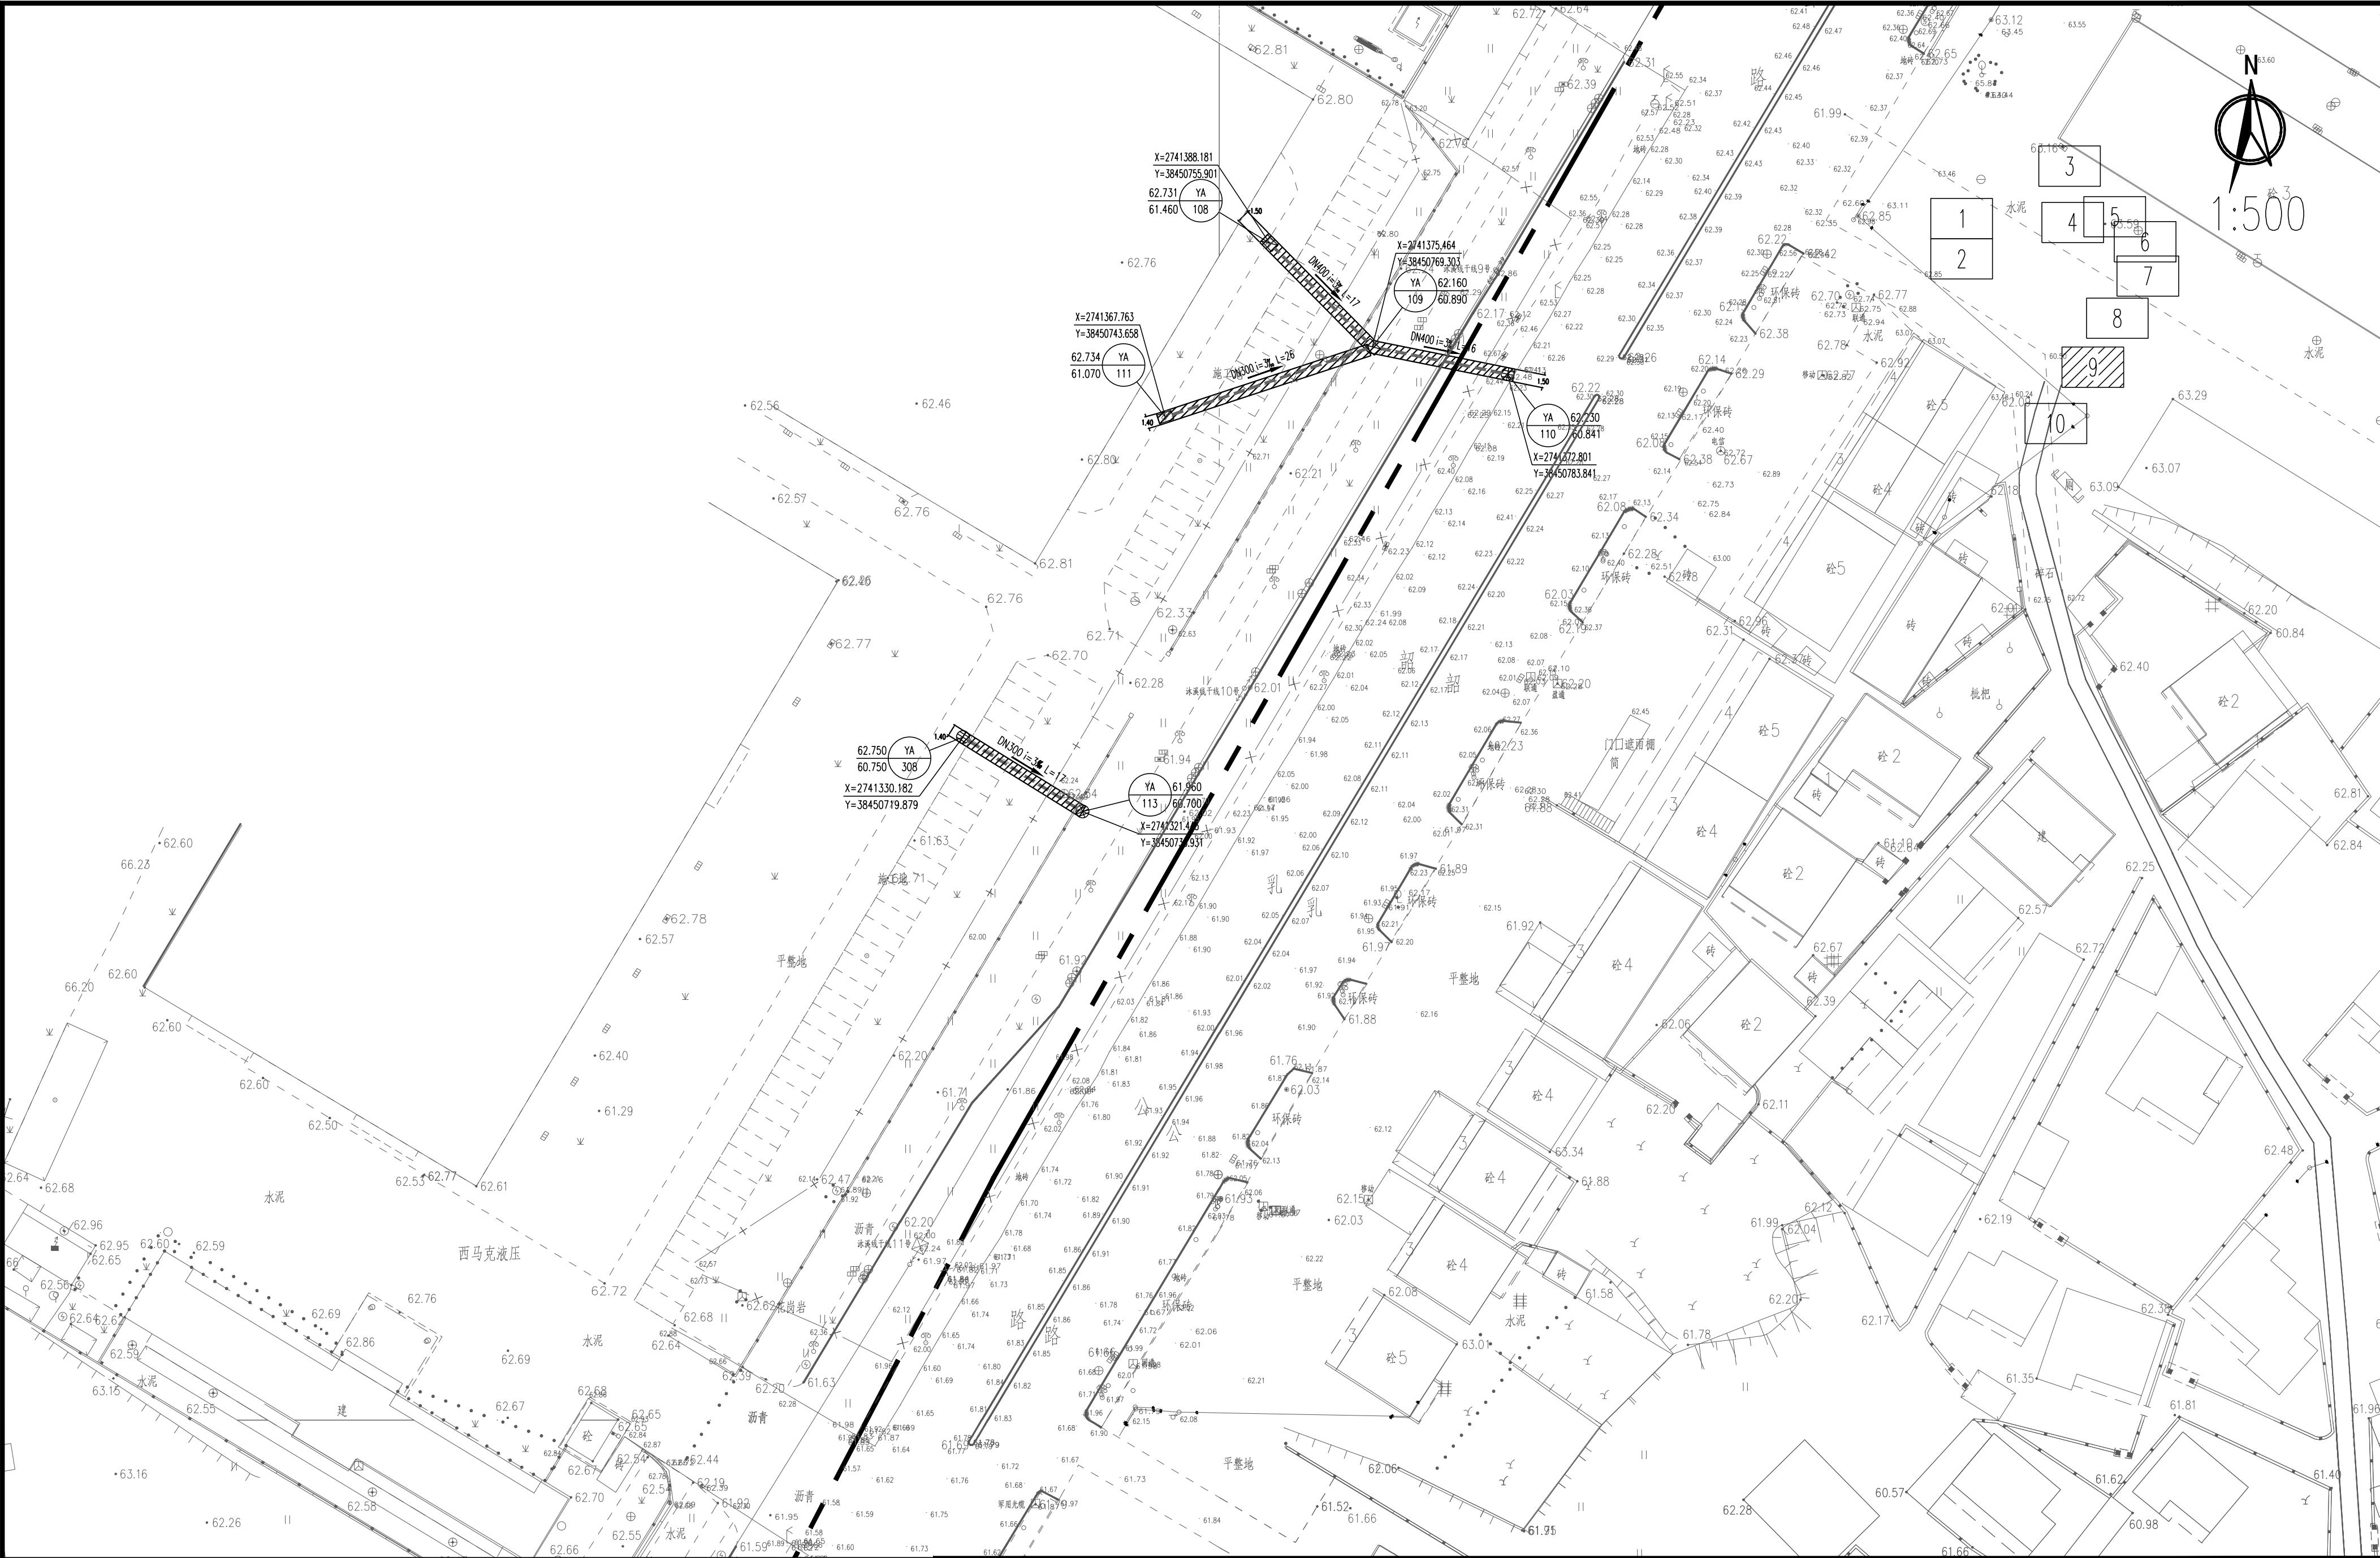

图例：		说明：		广东省建筑设计研究院集团股份有限公司		项目名称	韶关市主城区地下排水管网提质升级项目（一期）		建设单位	韶关市水务投资集团有限公司		
新建污水管	DN150接户管	次级公路沥青路	1. 本图出图比例为1:500。	Guangdong Architectural Design and Research Institute Group Co., Ltd.		子项名称	(第一批次)		图名	韶关市主城区地下排水管网提质升级路面分平面图09		
新建雨水管	社区、村级混凝土道路		2. 本图尺寸单位：标高、管长以米计，其余以毫米计。	工程设计资质甲级证书号：A244013736、A144013739		审定人	魏文鼎	设计人	陈秋文	设计号	25X1321	专业
工程范围线	市政混凝土道路		3. 本图坐标为国家大地2000坐标系，高程采用1985国家高程系统。	工程勘察综合资质甲级证书号：B144013739		审核人	彭成坝	制图人	陈秋文	设计阶段	施工图设计	日期
d500-30~2管径(mm)-管长(m)-坡度(%)			4. 淤泥井底标高比设计管底标高低50cm。	项目负责人 徐涛		主持人		初振宇	设计人	陈秋文	图别	道路
流向			5. 地下管线众多，施工前应进行复核，确认无误后方可施工。如遇特殊情况，请及时与设计单位联系。	专业负责人 陈秋文		校对人	杨成里	日期	2025.12	图号	SG-LP-09	路施
			6. 本工程新建污水管与现状燃气、国防管线交叉的位置均已注明，施工前需与各个相关管线单位协商并确认好标高，无误后方可施工。									
			7. 接户管管径为DN150，管道坡度和覆土可根据排口实际接入标高微调，但坡度不应小于5%。									