


姓名	
专业	景观暖通
姓名	
专业	给排水
姓名	
专业	建筑
姓名	
专业	结构
姓名	
专业	岩土
姓名	
专业	环境
姓名	
专业	给排水
姓名	
专业	建筑
姓名	
专业	结构
姓名	
专业	岩土
姓名	
专业	环境

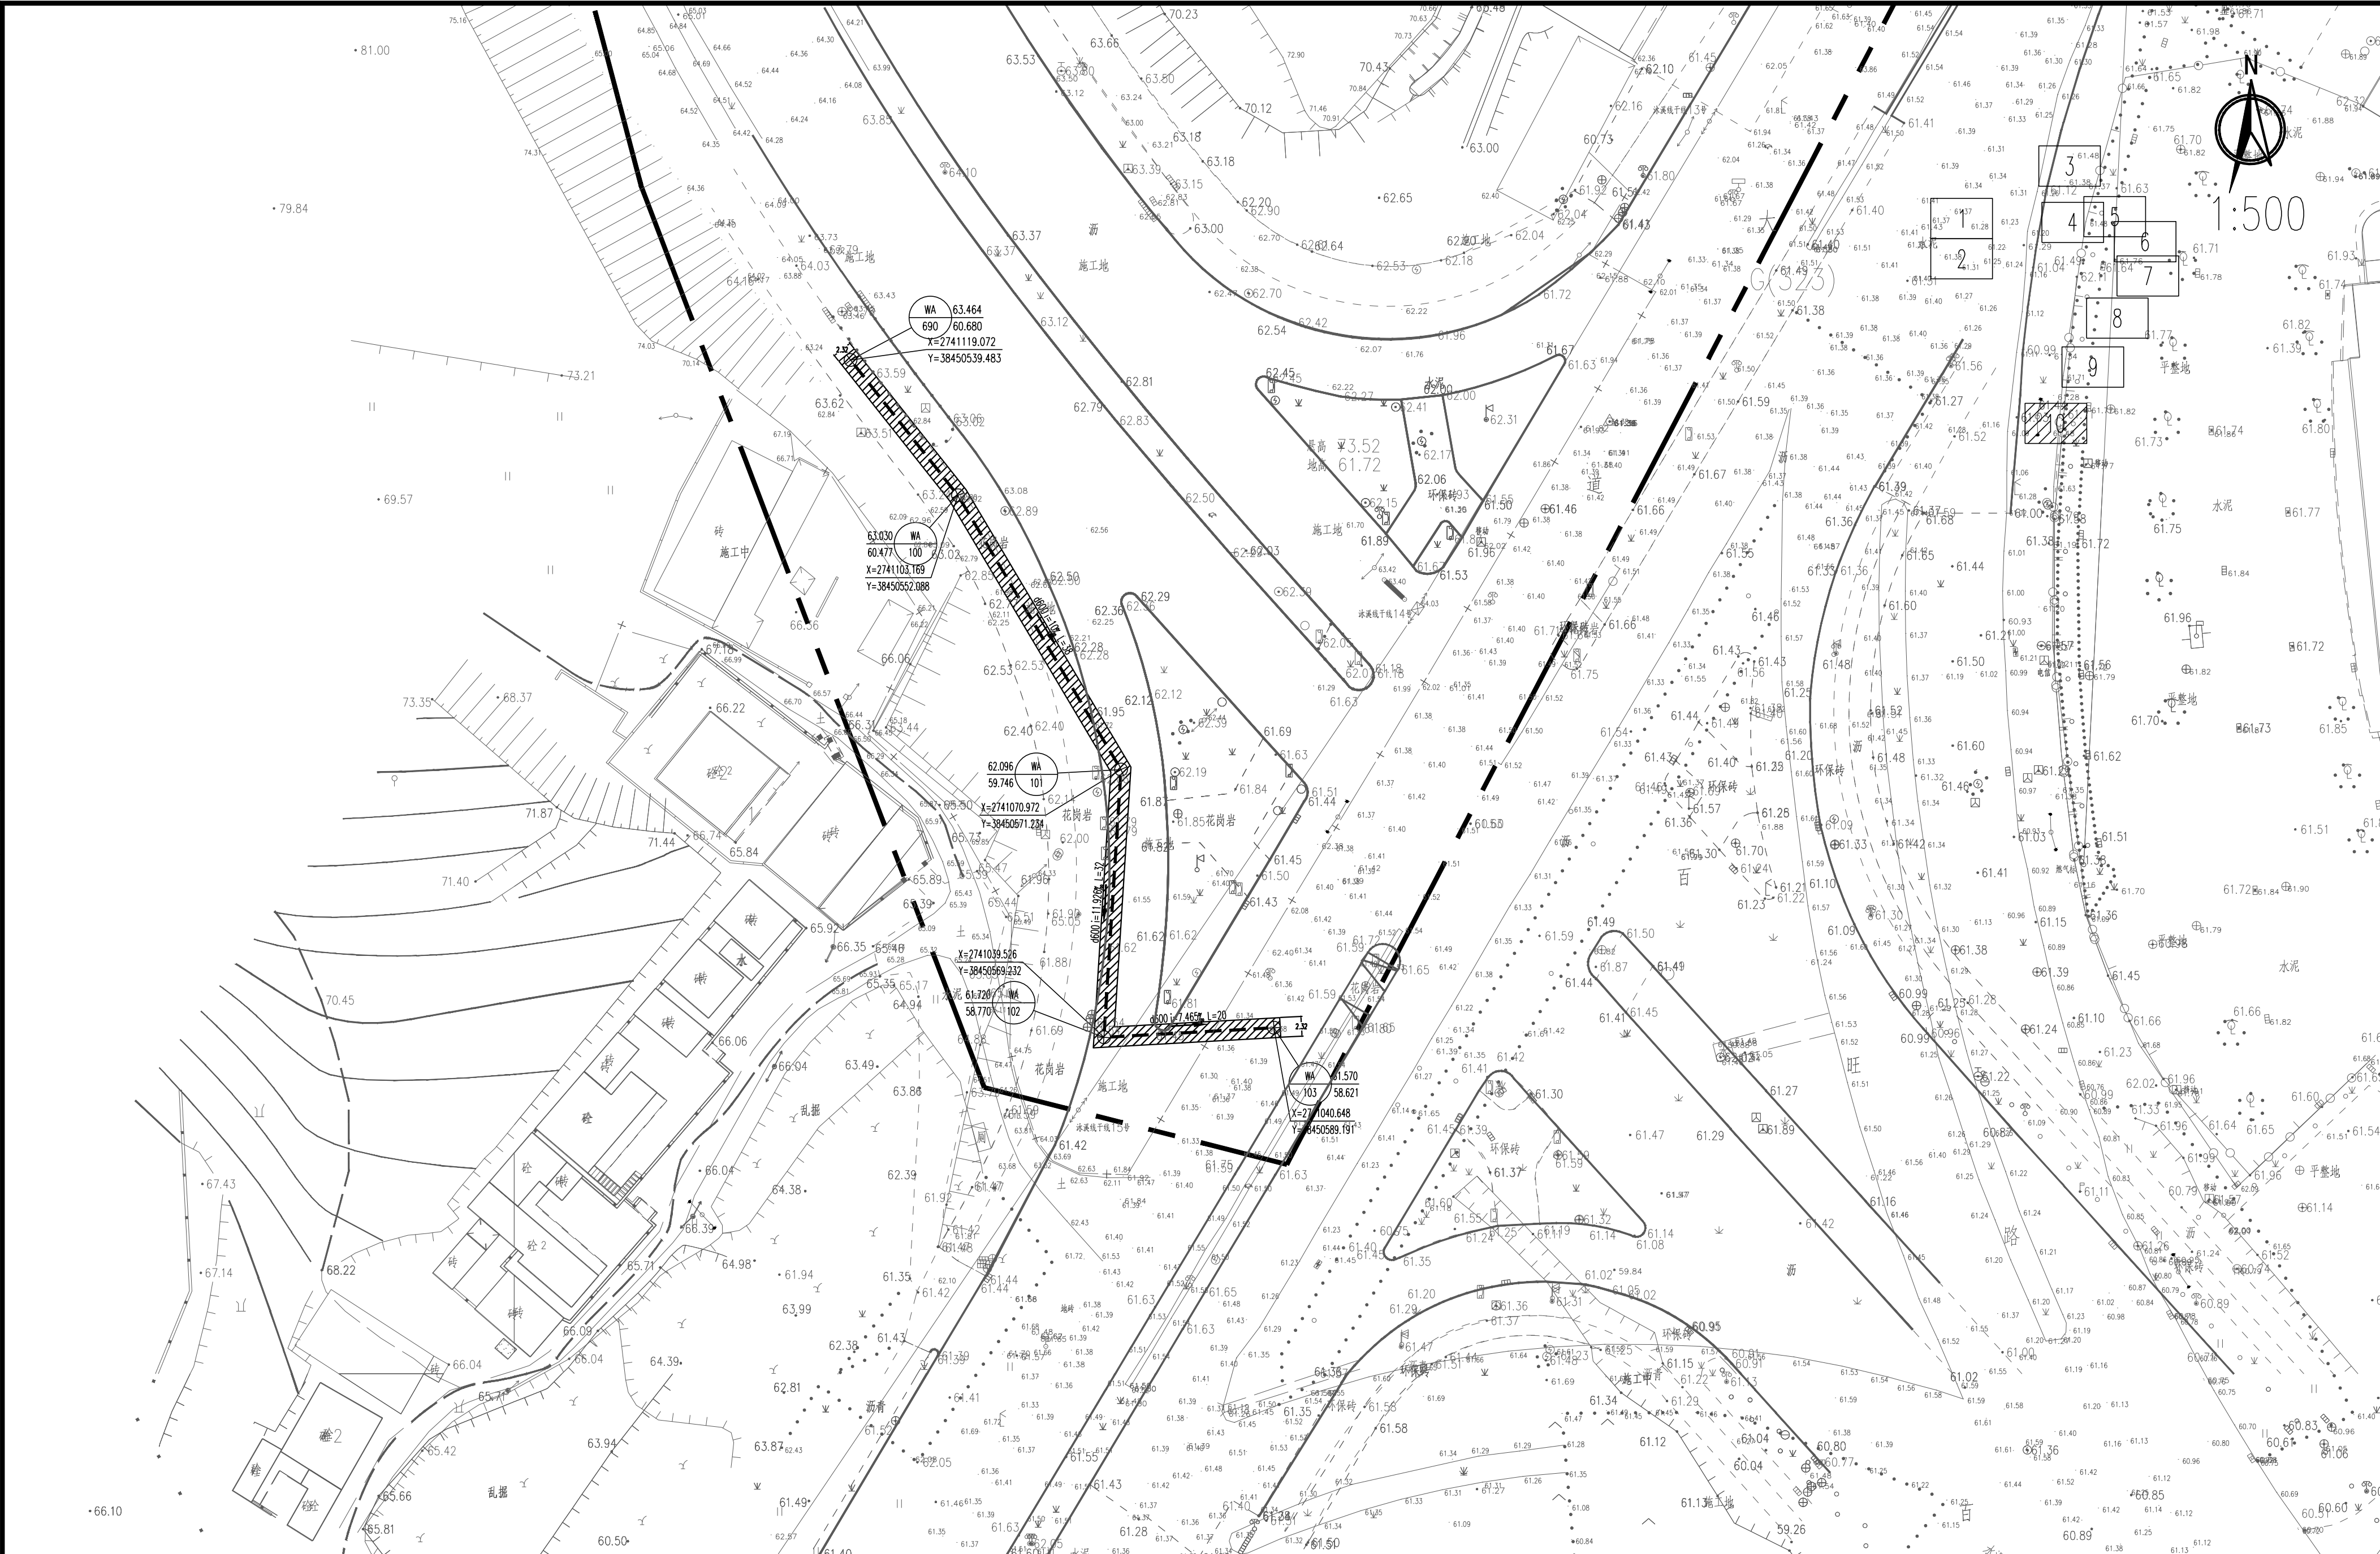

图例:		说明:	
新建污水管	DN150接户管	次级公路沥青路	1. 本图出图比例为1:500。
新建雨水管	社区、村组混凝土道路		2. 本图尺寸单位:标高、管长以米计,其余以毫米计。
工程范围线	市政混凝土道路		3. 本图坐标为国家大地2000坐标系,高程采用1985国家高程系统。
d500-30-2管径(mm)-管长(m)-坡度(%)			4. 淤泥井底标高比设计管内底标高低50cm。
流向			5. 地下管线众多,施工前应进行复核,确认无误后方可施工。如遇特殊情况,请及时与设计单位联系。
			6. 本工程新建污水管与现状燃气、国防管线交叉的位置均已注明,施工前需与各个相关单位协调并确认标高,无误后方可施工。
			7. 接户管管径为DN150,管道坡度和覆土可根据接口接入标高微调,但坡度不应小于5%。

广东省建筑设计研究院集团股份有限公司		项目名称	韶关市主城区地下排水管网提质升级项目(一期)		建设单位	韶关市水务投资集团有限公司	
Guangdong Architectural Design and Research Institute Group Co., Ltd.		子项名称	(第一批)		图名	韶关市主城区地下排水管网提质升级路面平面图10	
工程设计的资质证书编号: A244013736、A144013739		设计人	陈秋文	设计号	25X1321	专业	道路
工程勘察综合资质甲级证书号: B144013739		制图人	陈秋文	设计阶段	施工图设计	日期	2025.12
审定人	魏文鼎	主持人	初振宇	设计人	陈秋文	图别	路施
审核人	彭成坝	校对人	杨成里	制图人	陈秋文	图号	SG-LP-10