


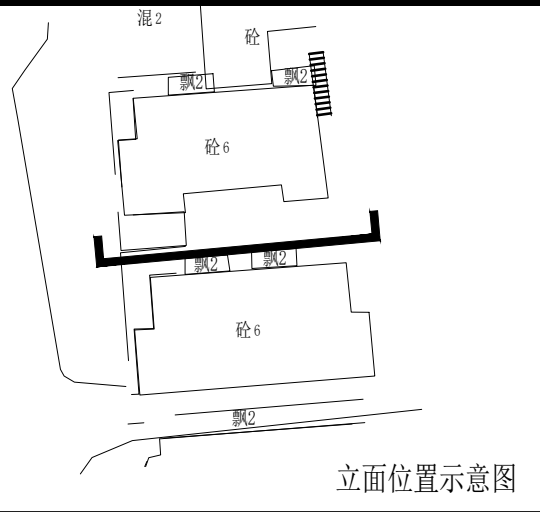

立面位置示意图



消火栓


改造前



改造后



铝合金灭火器箱（意向图）

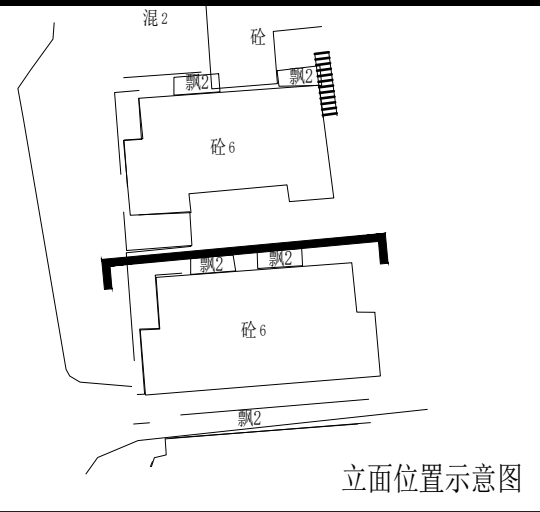

立面位置示意图

建筑 ARCHI.		结构 STRUCT.	
给排水 PLUMBING		电气 ELEC.	
通风空调 HVAC		节能 SAVING	
基坑支护 FOUND. PIT		规划 PLANNING	

设计总负责 PROJECT DIRECTOR	冯雅莹
审 定 APPROVED BY	黄丽娜
审 核 REVIEWED BY	王嘉欣
专业负责 ENGINEER IN CHARGE	林俊超
校 对 CHECKED BY	文字晗
设 计 DESIGNED BY	文字晗




A-89 楼梯间简易消防布置图(一) 1:100

消防图例及说明

图例符号	消防名称	设施名称及规格型号	单位	数量
	消防四件套: 图中编号 每个楼梯每层均设置	MF/ABC3灭火器及HZLC40防毒面具2具 逃生绳一条及多功能手电筒一支(根据型号按主表要求)	套	6
	室外消火栓	新建室外消火栓, 型号: SSF100/65-1.0	个	1
	室外埋地消防管	材质: 钢丝网骨架塑料复合管DN100(工作压力1.60Mpa)	米	长度暂按30米计 需按实计算

注: 1. 建筑外墙设置室外地上式消火栓, 宜布置在消防车道靠近人行道和建筑外墙处, 且不应妨碍交通, 消火栓距路缘线的距离不应小于0.5m, 且不应大于2米, 距建筑外墙距离不宜小于5米。
2. 室外消火栓、室外消火栓、消防水泵接合器等室外消防设施的设置应符合国家现行标准《消防给水及消火栓系统技术规范》GB50974-2014的有关规定。
3. 室外消火栓的设置应符合国家现行标准《消防给水及消火栓系统技术规范》GB50974-2014的有关规定。
4. 室外消火栓的设置应符合国家现行标准《消防给水及消火栓系统技术规范》GB50974-2014的有关规定。

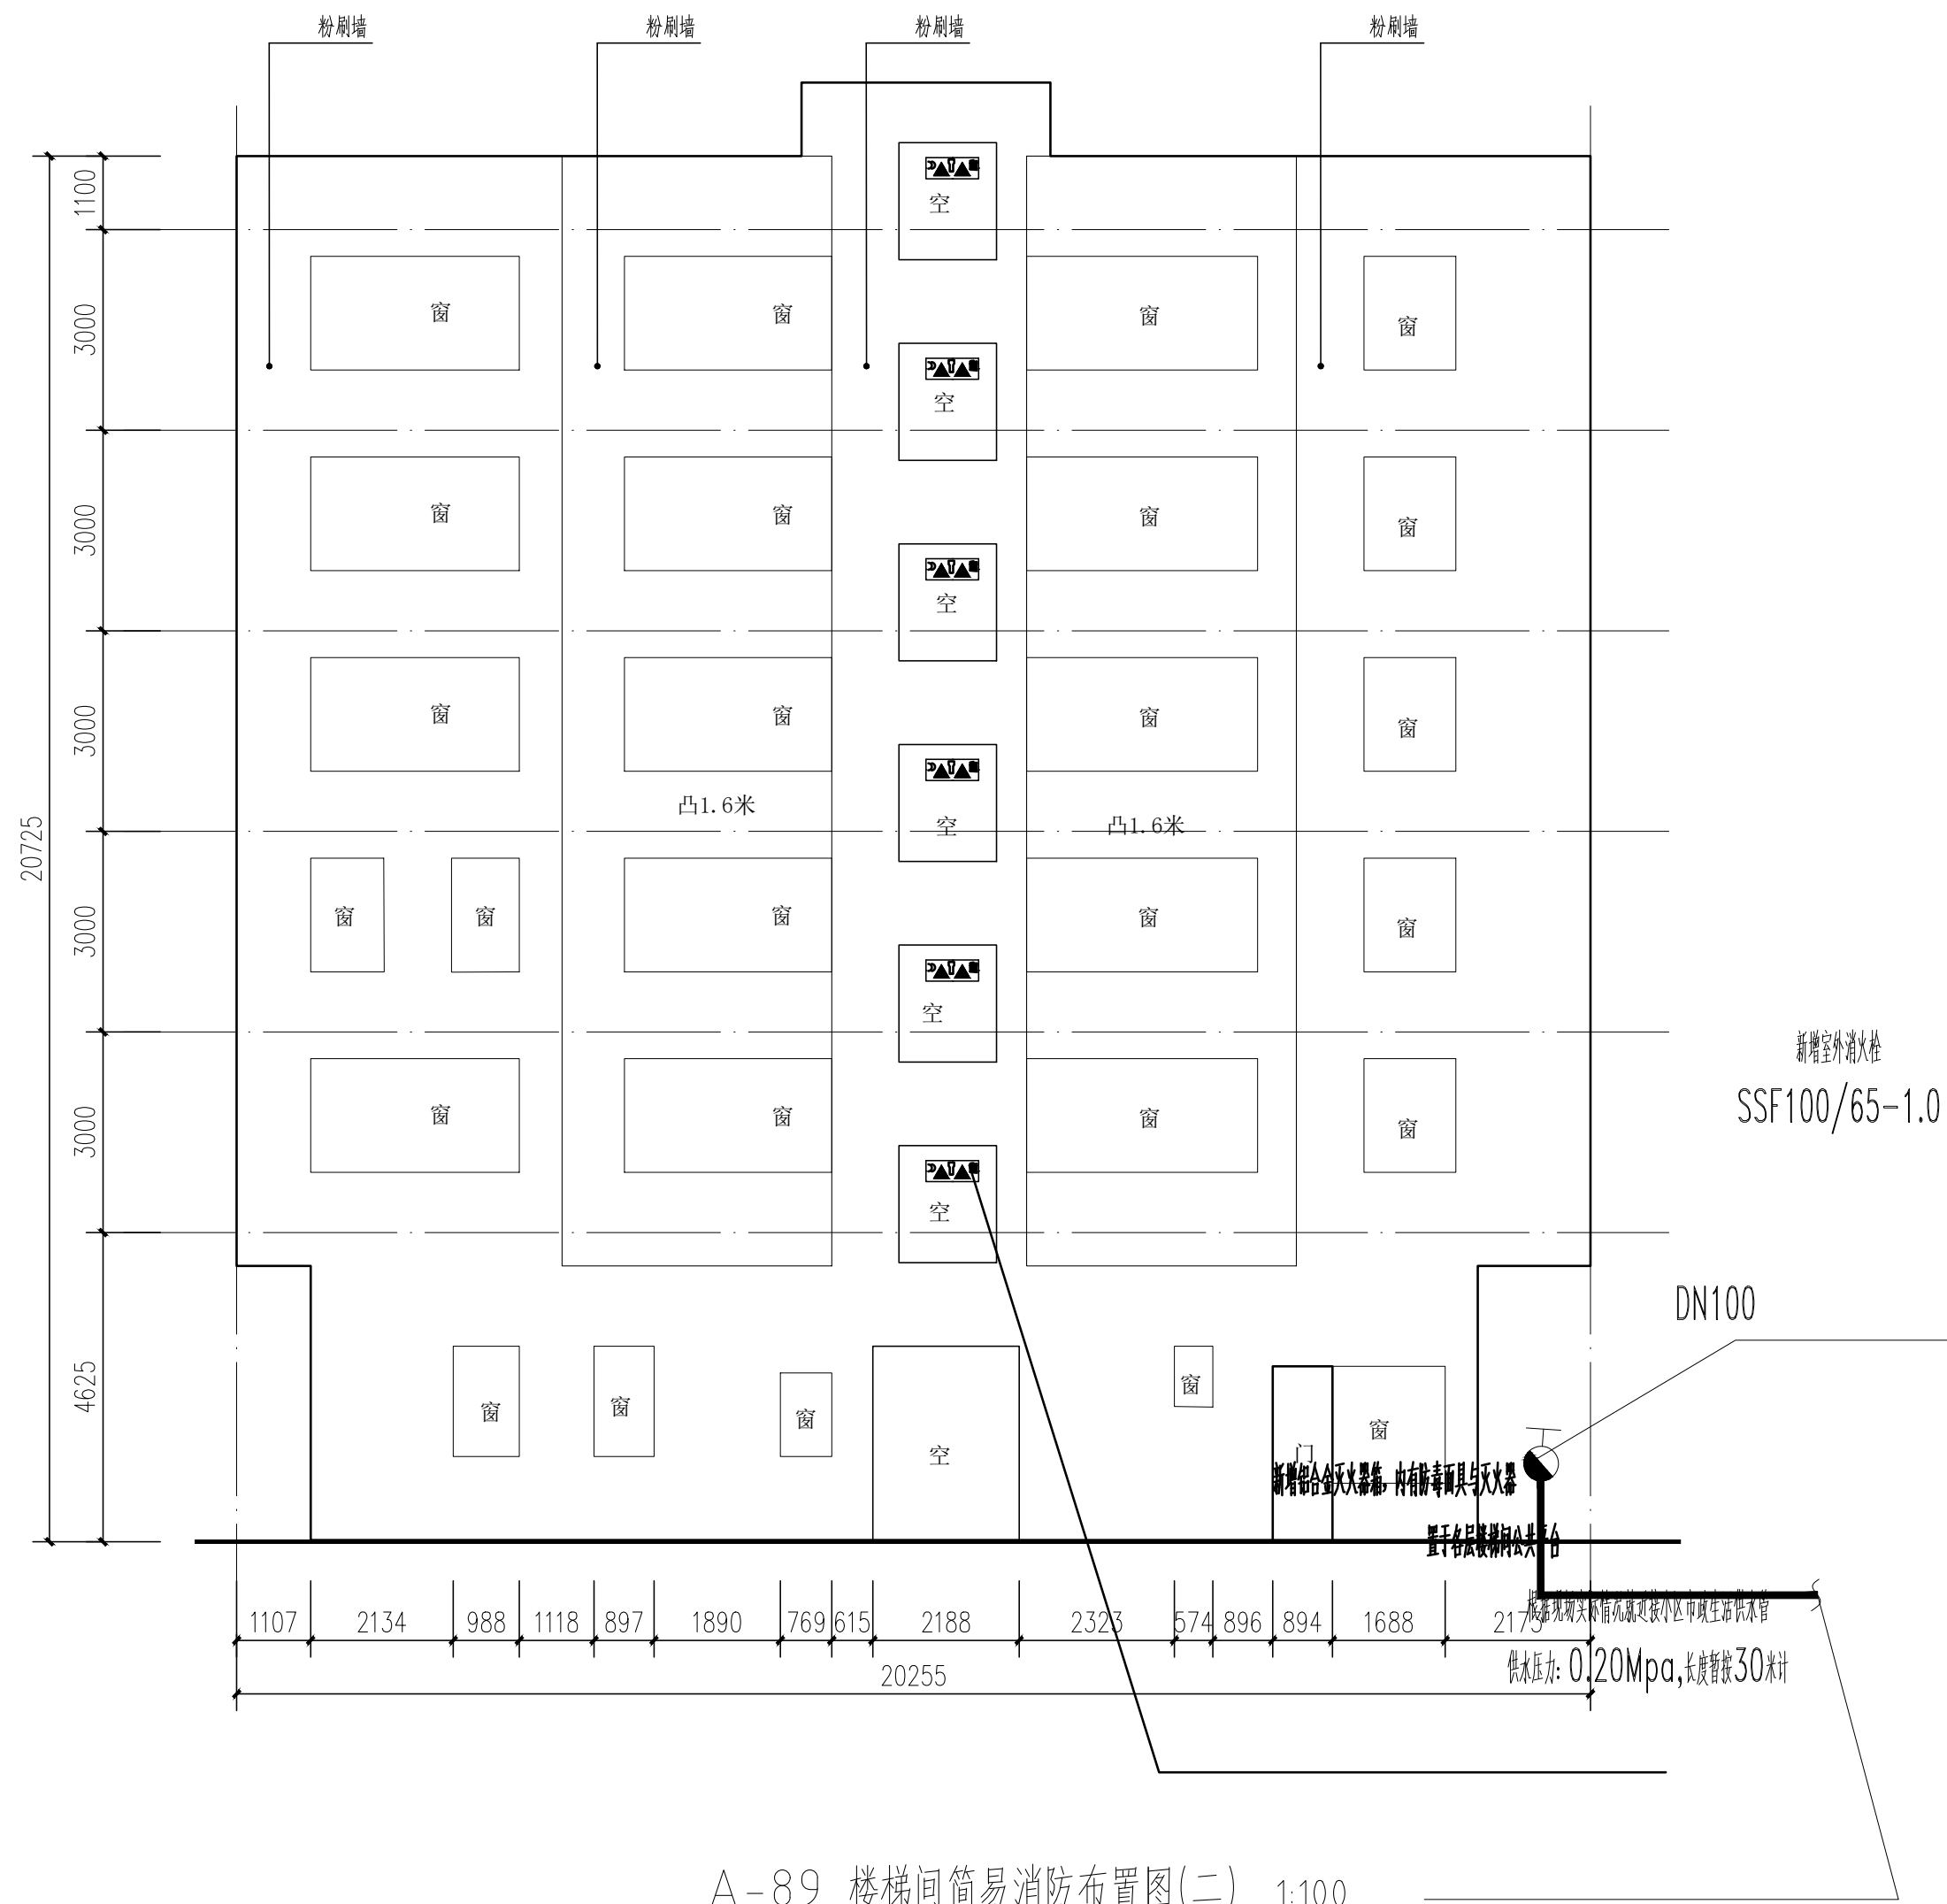

A-89 楼梯间简易消防布置图(二) 1:100

消防图例及说明

图例符号	消防名称	设施名称及规格型号	单位	数量
	消防四件套: 图中编号 每个楼梯每层均设置	MF/ABC3灭火器及HZLC40防毒面具2具 逃生绳一条及多功能手电筒一支(根据型号按主表要求)	套	6
	室外消火栓	新建室外消火栓, 型号: SSF100/65-1.0	个	1
	室外埋地消防管	材质: 钢丝网骨架塑料复合管DN100(工作压力1.60Mpa)	米	长度暂按30米计 需按实计算

注: 1. 建筑外墙设置室外地上式消火栓, 宜布置在消防车道靠近人行道和建筑外墙处, 且不应妨碍交通, 消火栓距路缘线的距离不应小于0.5m, 且不应大于2米, 距建筑外墙距离不宜小于5米。
2. 室外消火栓、室外消火栓、消防水泵接合器等室外消防设施的设置应符合国家现行标准《消防给水及消火栓系统技术规范》GB50974-2014的有关规定。
3. 室外消火栓的设置应符合国家现行标准《消防给水及消火栓系统技术规范》GB50974-2014的有关规定。
4. 室外消火栓的设置应符合国家现行标准《消防给水及消火栓系统技术规范》GB50974-2014的有关规定。

建 设 单 位 CLIENT	韶关市浈江区城市建设事务中心		
工 程 名 称 PROJECT	浈江区2026年城镇老旧小区改造项目		
子 项 名 称 SUB-TITLE	西堤北路18号		
图 名 TITLE	A-89栋楼梯间简易消防布置图		
合同编号 CON. NO.	JK202608022A		
图 幅 MAP	A1	版 次 EDITION NO	1.0
专 业 DISCIPLINE	给排水	阶 段 STAGE	施工图
日 期 DATE	2026.08	图 号 DWG. NO.	S-02