



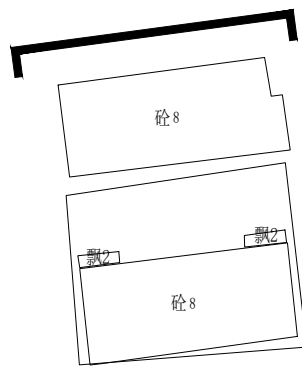

立面位置示意图



消火栓

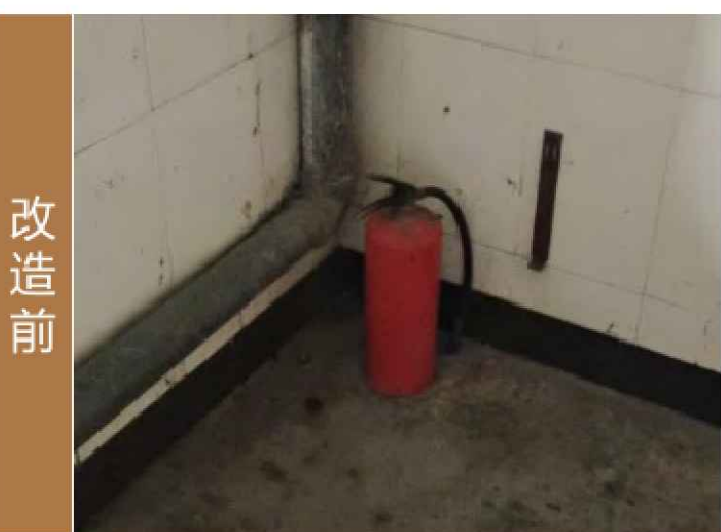


改造前



改造后

铝合金灭火器箱（意向图）

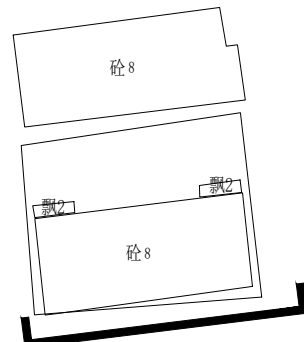

立面位置示意图

说明  
NOTES

会签栏

COORDINATION

|                    |  |                |  |
|--------------------|--|----------------|--|
| 建筑<br>ARCHI.       |  | 结构<br>STRUCT.  |  |
| 给排水<br>PLUMBING    |  | 电气<br>ELEC.    |  |
| 通风空调<br>HVAC       |  | 节能<br>SAVING   |  |
| 基坑支护<br>FOUND. FIT |  | 规划<br>PLANNING |  |

签名栏

DESIGNERS

|                            |     |
|----------------------------|-----|
| 设计总负责<br>PROJECT DIRECTOR  | 冯雅莹 |
| 审 定<br>APPROVED BY         | 黄丽娜 |
| 审 核<br>REVIEWED BY         | 黄丽娜 |
| 专业负责<br>ENGINEER IN CHARGE | 王嘉欣 |
| 校 对<br>CHECKED BY          | 林俊超 |
| 设 计<br>DESIGNED BY         | 文字路 |

注册师签章

REGISTERED ENGINEER SIGNATURE

单位出图章

COMPANY SEAL

建 设 单 位

CLIENT 韶关市浈江区城市建设事务中心

工 程 名 称

PROJECT 浈江区2026年城镇老旧小区改造项目

子 项 名 称

SUB-TITLE 西堤北路13号

图 名

TITLE A-87 楼梯间简易消防布置图

合同编号

CON. NO. JK202608022A

图 幅

MAP A1

专 业

DISCIPLINE 给排水

日 期

DATE 2026. 08

版 次

EDITION NO. 1. 0

阶 段


STAGE 施工图

图 号

DWG. NO. S-04

序 号


SERIAL NO.

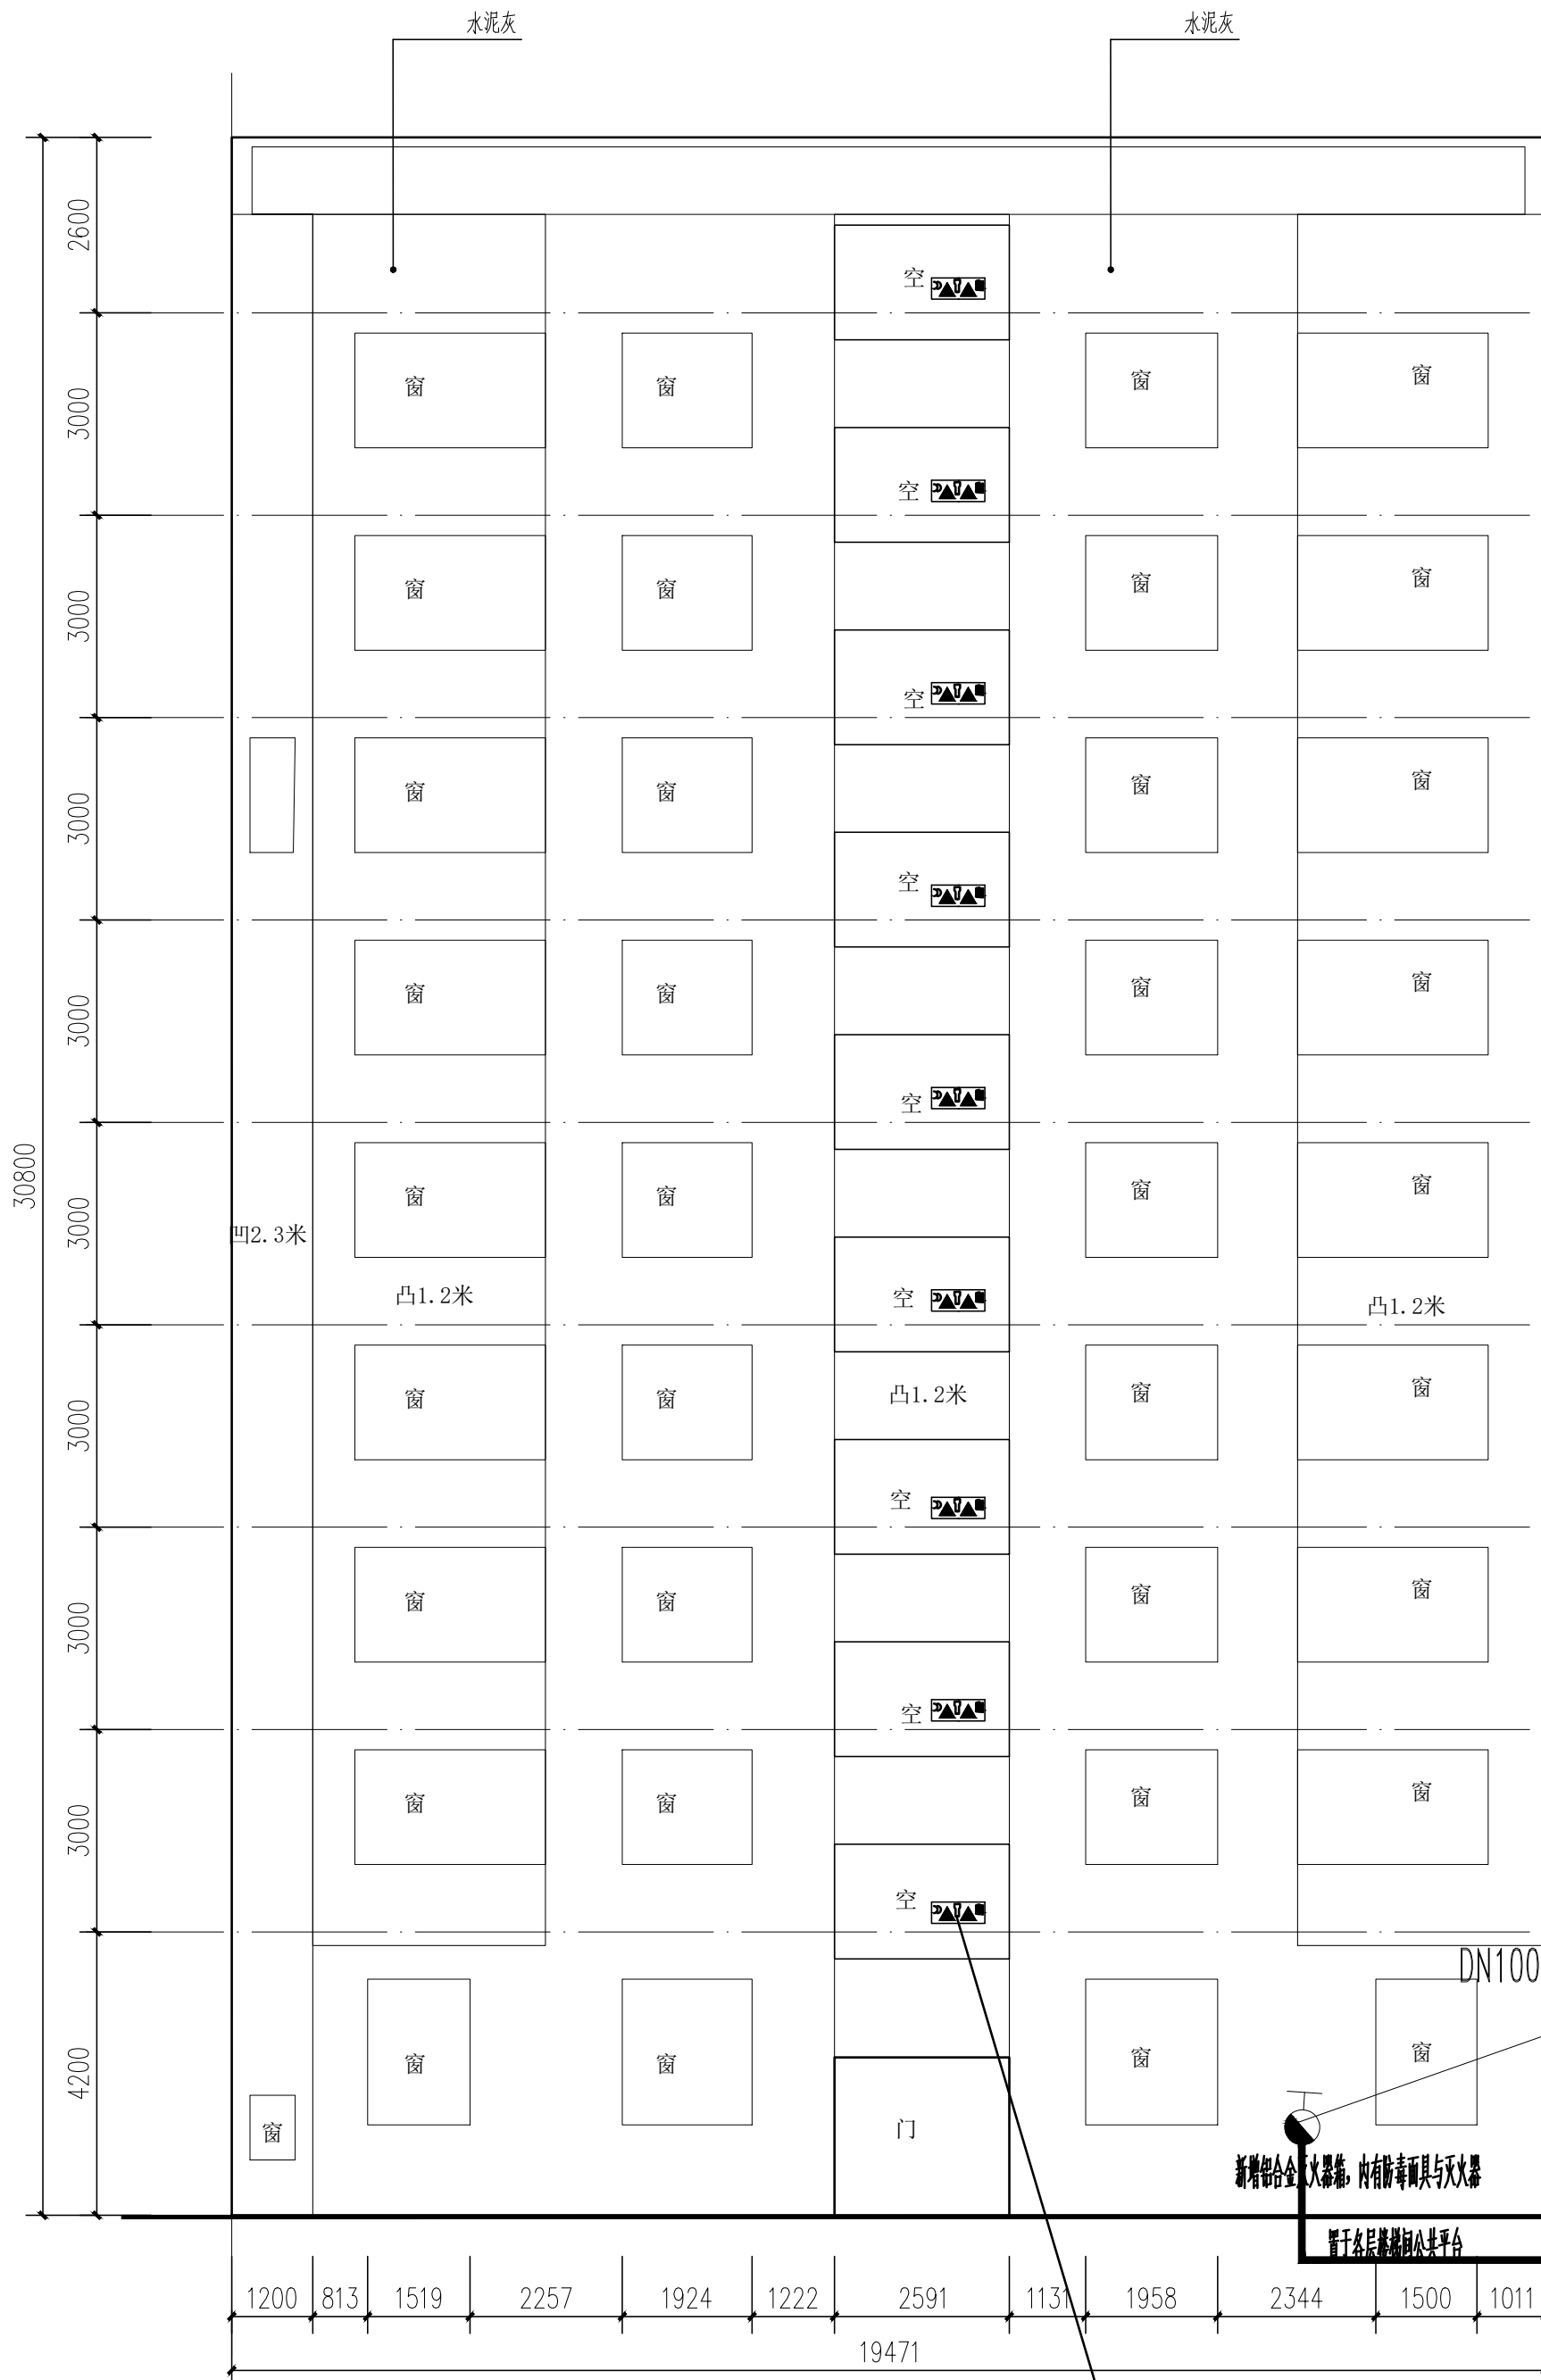

A-87 楼梯间简易消防布置图(一) 1:100

| 图例符号 | 消防名称                     | 设施名称及规格型号                                               | 单位 | 数量               |
|------|--------------------------|---------------------------------------------------------|----|------------------|
|      | 消防四件套, 图中编号<br>每个楼梯每层均设置 | MF/ABC3灭火器及XHZLC40防毒面具2具<br>(逃生绳一条及多功能手电筒一支)(规格型号按业主要求) | 套  | 9                |
|      | 室外消火栓                    | 新建室外消火栓, 型号: SSF100/65-1.0                              | 个  | 1                |
|      | 室外埋地消防管                  | 材质: 铜丝网套塑料复合管DN100(压力等级1.60Mpa)                         | 米  | 长度按30米计算<br>按实计量 |

注: 1. 建筑外墙设置室外地上式消火栓, 宜设置在消防车易于接近的人行道和绿地等地点, 且不应妨碍交通, 消火栓距路边的距离不小于0.5m, 且不应大于2米, 距建筑外墙距离不宜小于5米。  
2. 灭火器设置点的数量和位置应根据被保护对象的情况和灭火器的最大保护距离确定, 并应保证最不利点至少能[1]具灭火器的保护范围内。

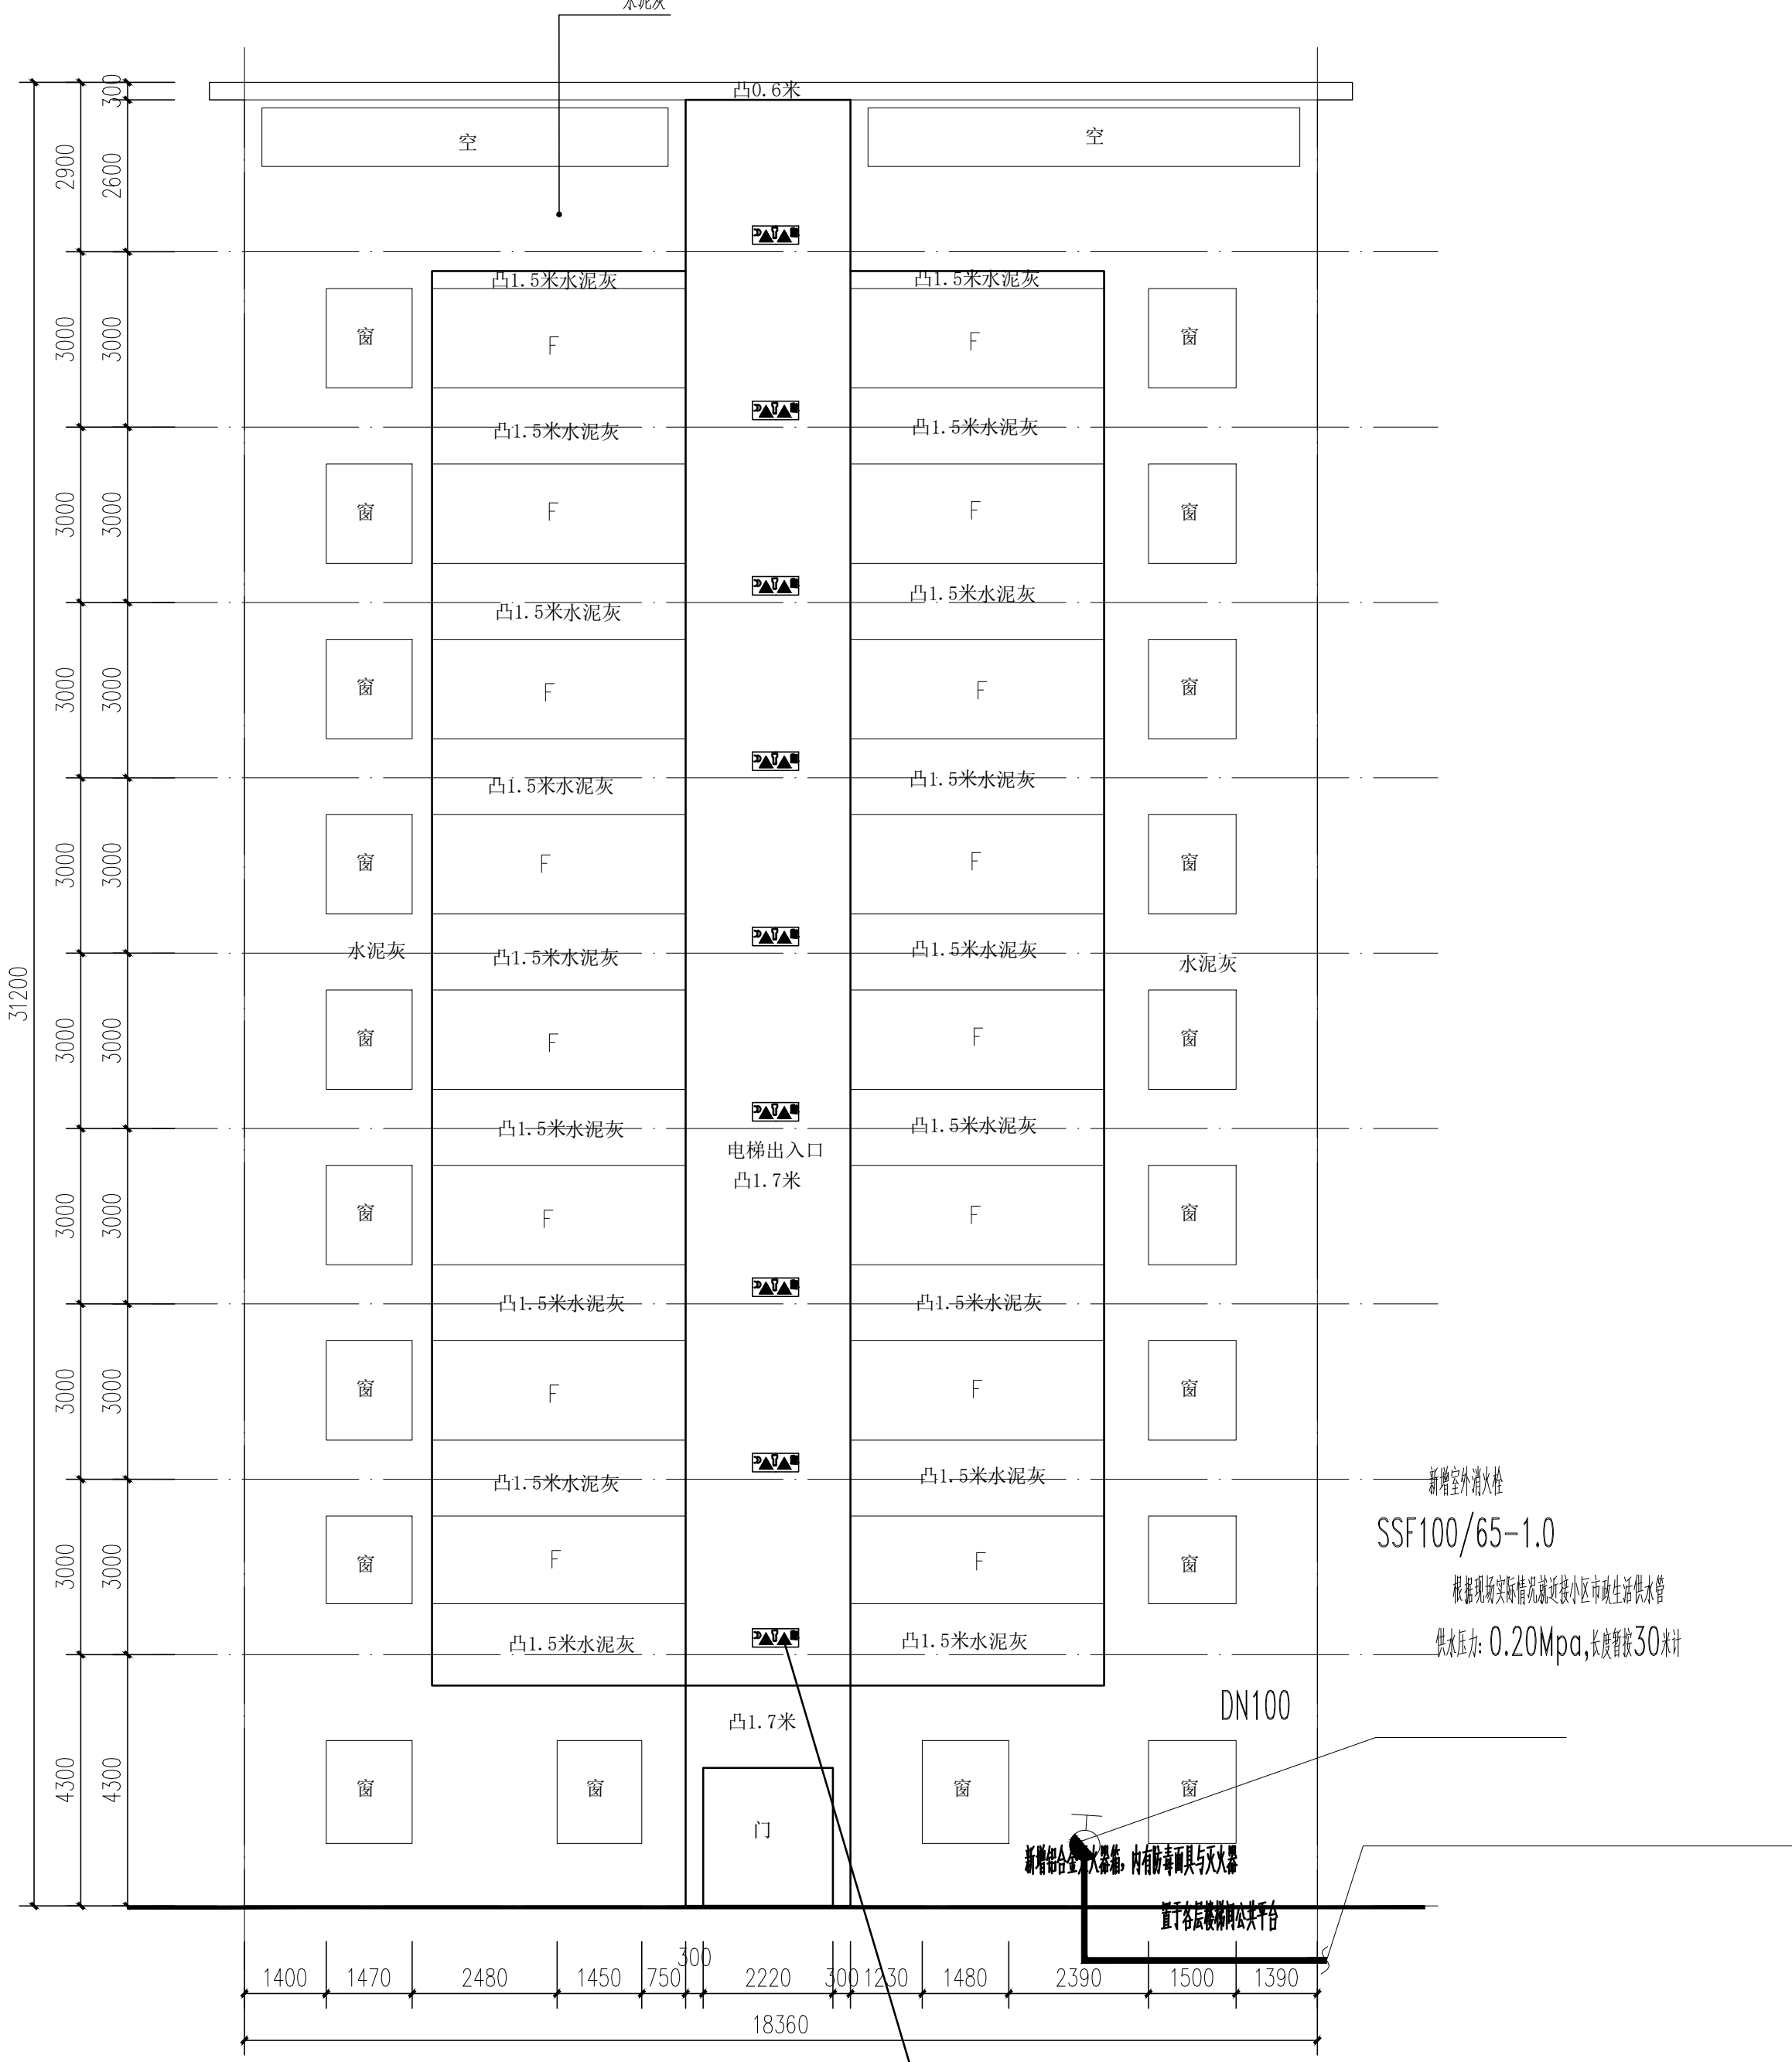

A-87 楼梯间简易消防布置图(二) 1:100

| 图例符号 | 消防名称                     | 设施名称及规格型号                                               | 单位 | 数量               |
|------|--------------------------|---------------------------------------------------------|----|------------------|
|      | 消防四件套, 图中编号<br>每个楼梯每层均设置 | MF/ABC3灭火器及XHZLC40防毒面具2具<br>(逃生绳一条及多功能手电筒一支)(规格型号按业主要求) | 套  | 9                |
|      | 室外消火栓                    | 新建室外消火栓, 型号: SSF100/65-1.0                              | 个  | 1                |
|      | 室外埋地消防管                  | 材质: 铜丝网套塑料复合管DN100(压力等级1.60Mpa)                         | 米  | 长度按30米计算<br>按实计量 |

注: 1. 建筑外墙设置室外地上式消火栓, 宜设置在消防车易于接近的人行道和绿地等地点, 且不应妨碍交通, 消火栓距路边的距离不小于0.5m, 且不应大于2米, 距建筑外墙距离不宜小于5米。  
2. 灭火器设置点的数量和位置应根据被保护对象的情况和灭火器的最大保护距离确定, 并应保证最不利点至少能[1]具灭火器的保护范围内。