



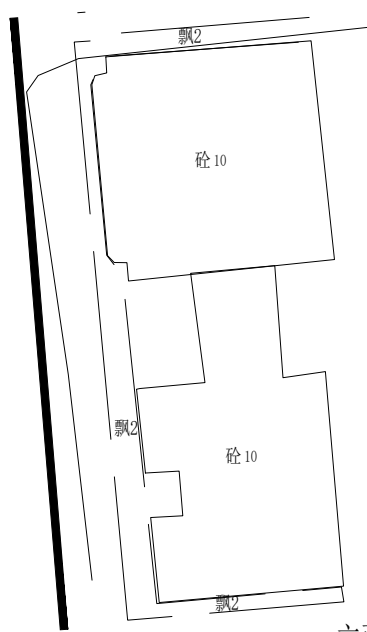

立面位置示意图



消火栓

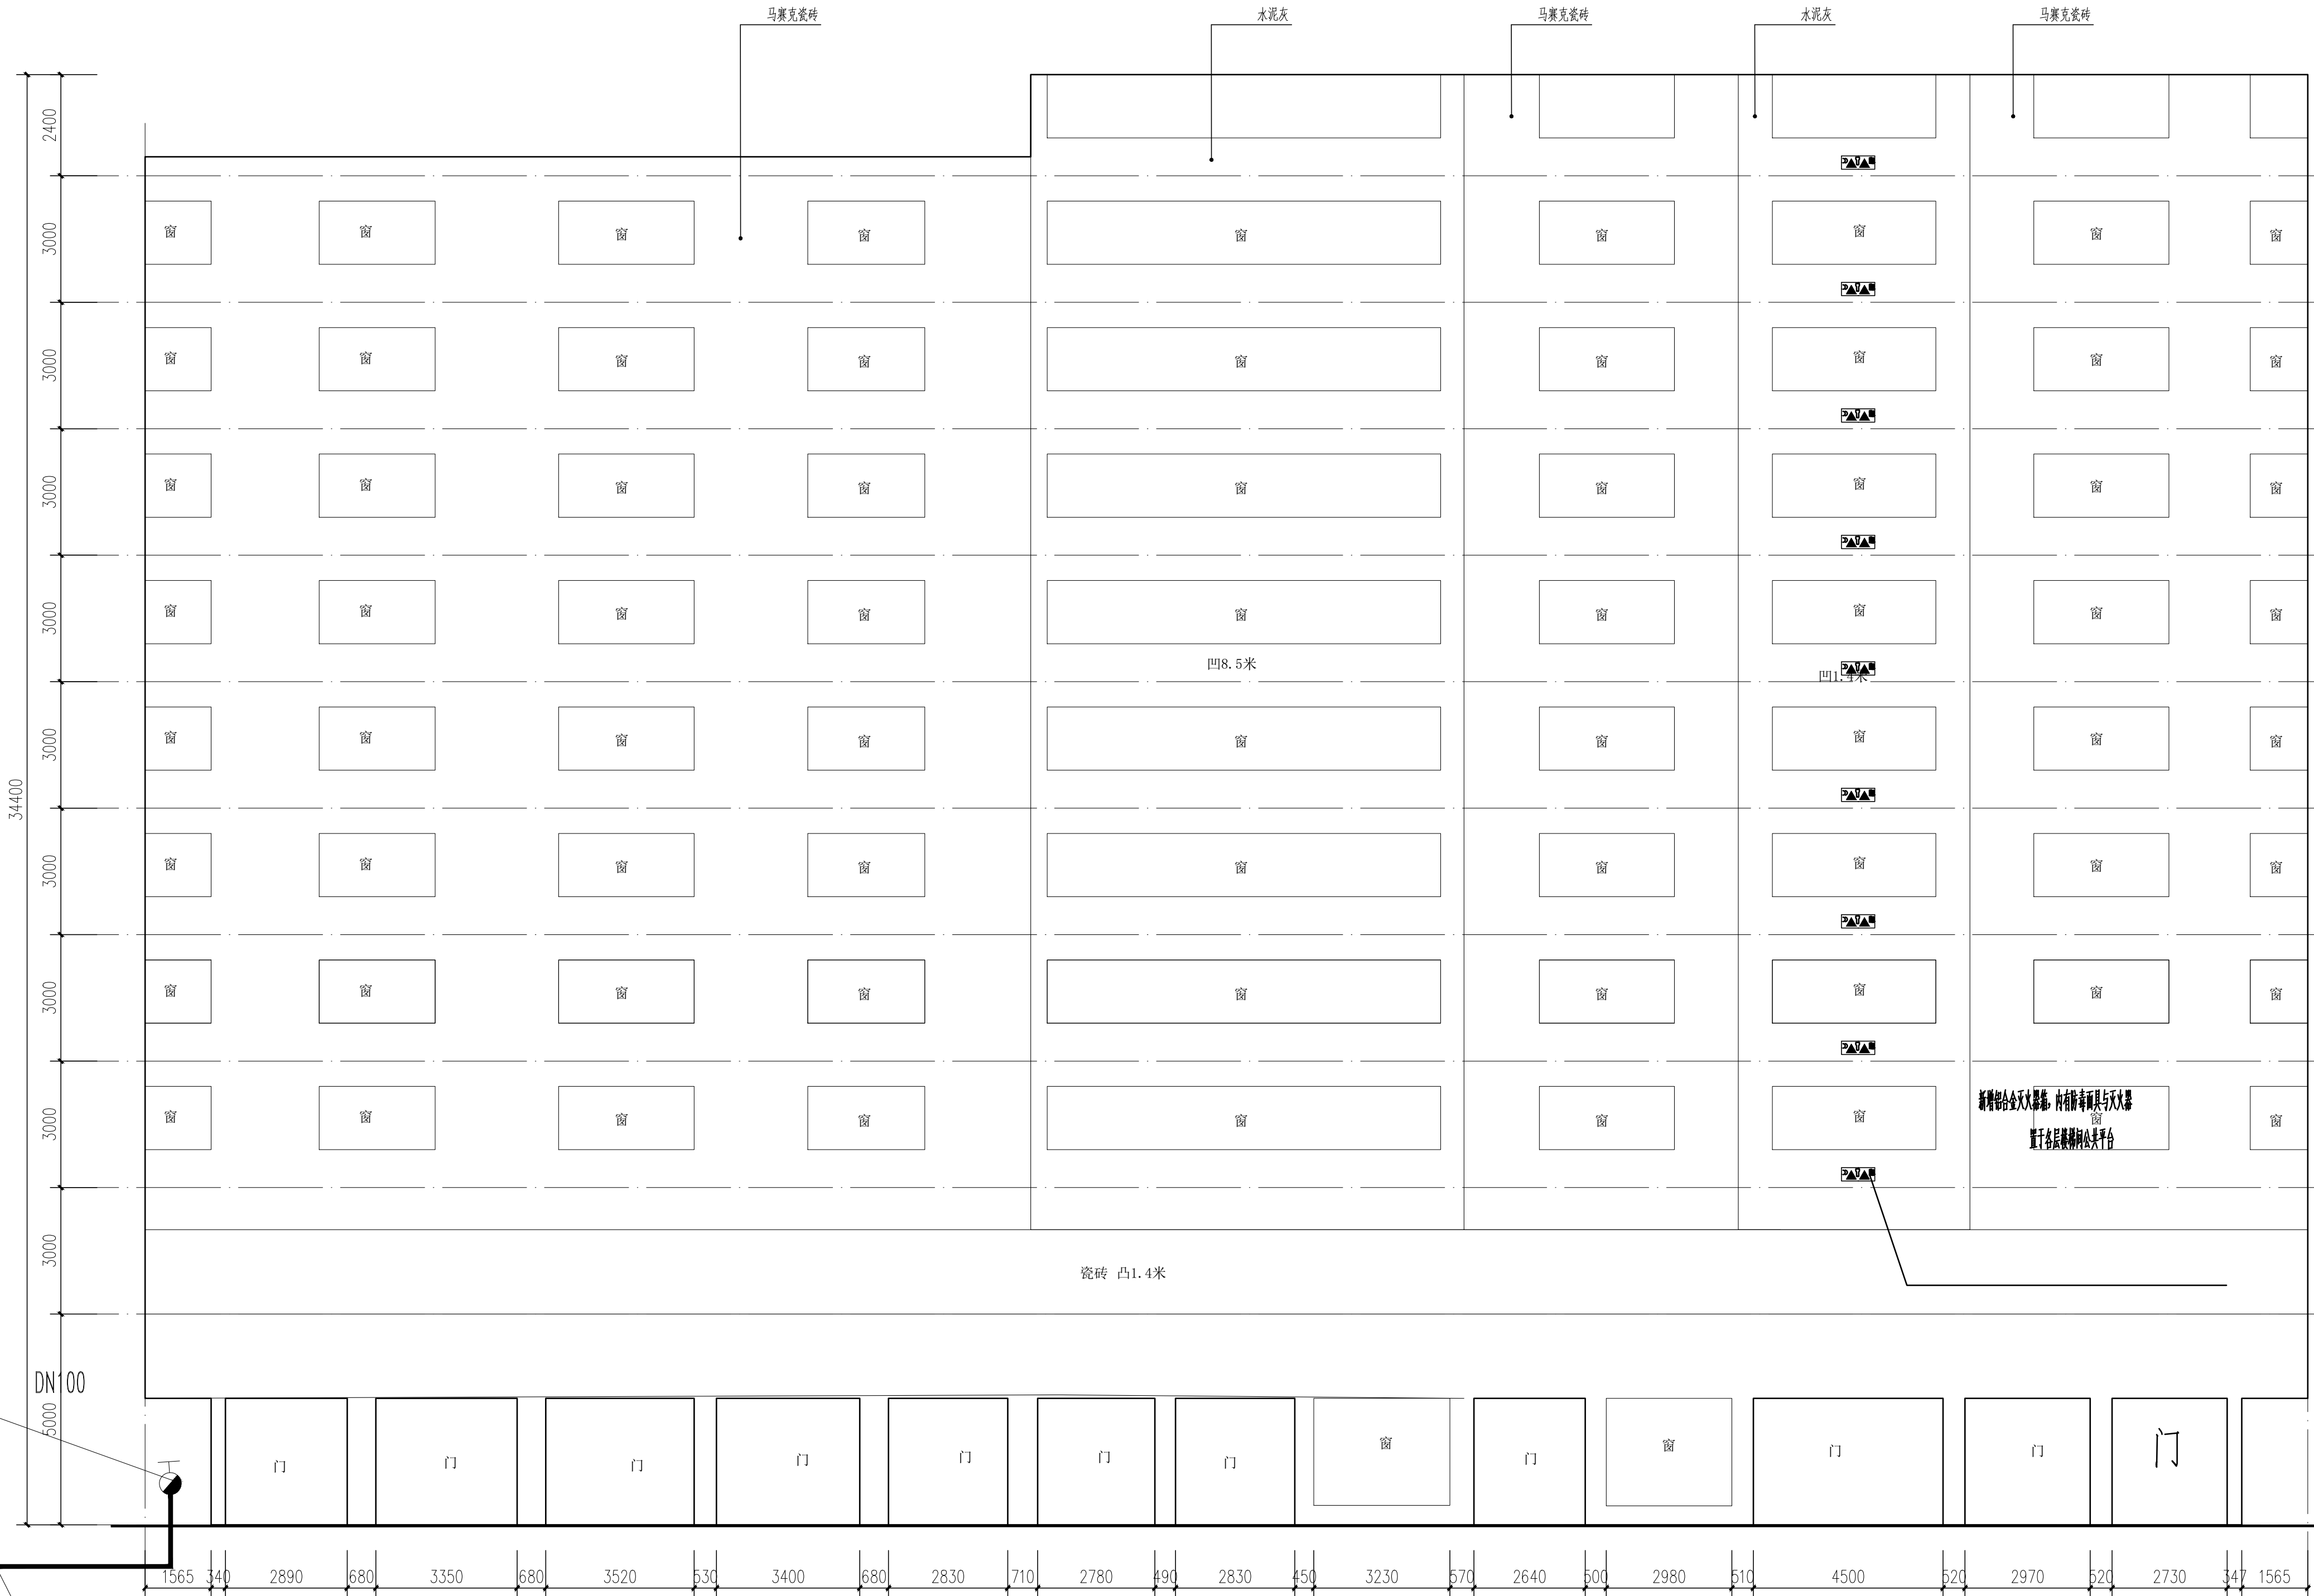

A-88楼 梯间简易消防布置图 1:100

消防图例及说明				
图例符号	消防名称	设置名称及规格型号	单位	数量
	消防设备 图中编号 每个楼梯每层均设置	MF/ABC3灭火器(HZL C40新标准)共2只 逃生绳一条(不少于长度一倍)(见楼梯间逃生主要表)	套	9
	室外消火栓	新建室外消火栓,型号:SSF100/65-1.0	个	1
	室外埋地消防管	材质:镀锌钢管(壁厚符合GB/T1000(压力等级1.60Mpa))	米	长度按图(30)米计算 按实际计算

注:1.建筑外墙设置室外地上式消火栓,宜布置在消防车道易于到达的人行道和绿地等地点,且不应被车辆、消防栓等遮挡,消火栓距路边的距离不应小于0.5m,且不应大于2米,无遮挡物时消火栓距路边不应小于0.5米。
2.灭火器设置及的位置和数量应根据被保护对象的火灾危险等级和火灾类型,并应符合国家现行标准《建筑灭火器配置设计规范》GB50140-2010的有关规定。



说明
NOTES

会签栏 COORDINATION			
建筑 ARCHI.		结构 STRUCT.	
给排水 PLUMBING		电气 ELEC.	
通风空调 HVAC		节能 SAVING	
基坑支护 FOUND. PIT		规划 PLANNING	

签名栏 DESIGNERS	
设计总负责 PROJECT DIRECTOR	冯雅莹
审 定 APPROVED BY	黄丽娜
审 核 REVIEWED BY	王嘉欣
专业负责 ENGINEER IN CHARGE	林俊超
校 对 CHECKED BY	文字路
设 计 DESIGNED BY	文字路

注册师签章
REGISTERED ENGINEER SIGNATURE

单位出图章
COMPANY SEAL

建 设 单 位 CLIENT	韶关市浈江区城市建设事务中心		
工 程 名 称 PROJECT	浈江区2026年城镇老旧小区改造项目		
子 项 名 称 SUB-TITLE	西堤北路15、16、17号		
图 名 TITLE	A-88楼梯间简易消防布置图		
合同编号 CON. NO.	JK202608022A		
图 幅 MAP	A1	版 次 EDITION NO.	1.0
专 业 DISCIPLINE	给排水	阶 段 STAGE	施工图
日 期 DATE	2026.08	图 号 DWG. NO.	S-03
序 号 SERIAL NO.			