

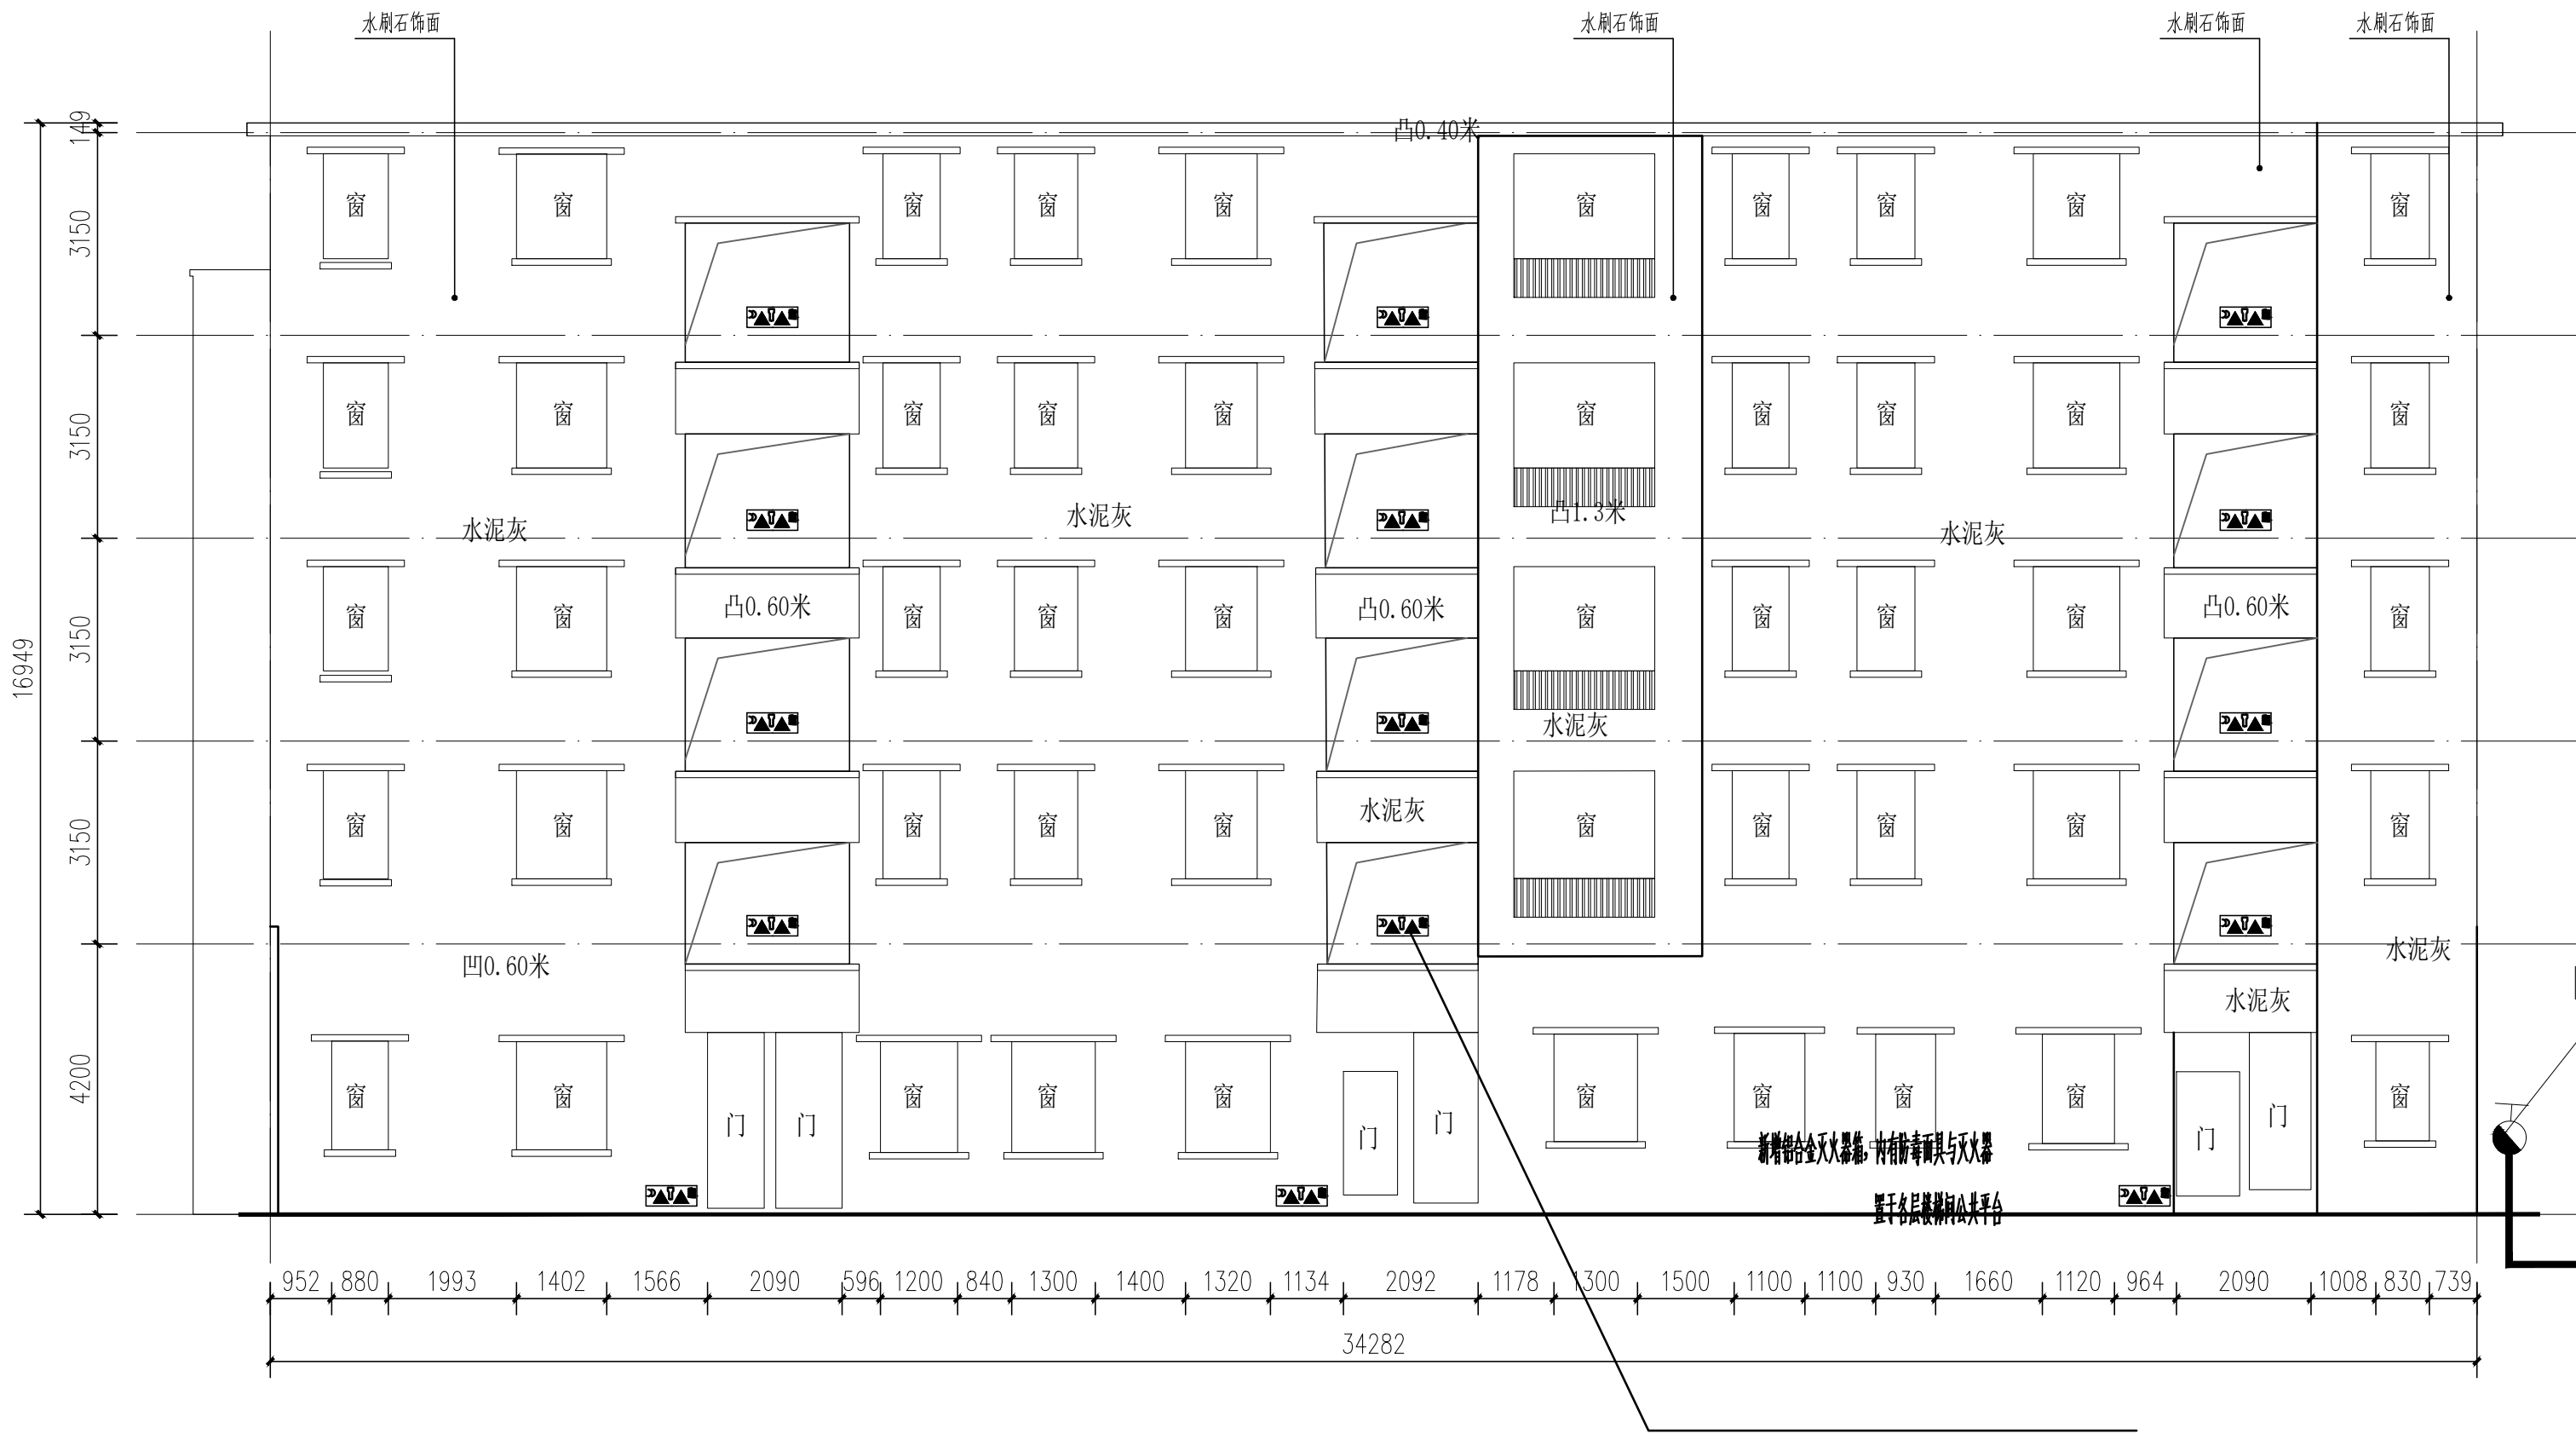


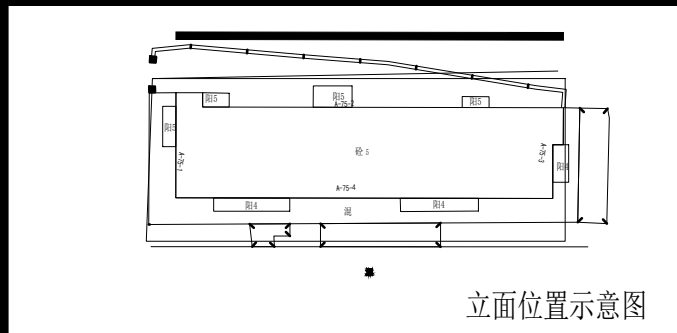

A-75栋楼梯间简易消防布置图 1:100

消防图例及说明				
图例符号	消防名称	设施名称及规格型号	单位	数量
	消防四件套 (图中编号每个楼梯间均设置)	MF/ABC3灭火器H2L2C40防毒面具2具逃生绳一条及手提电话一支(防防型手机为主要求)	套	15
	室外消火栓	新建室外消火栓, 型号: SSF100/65-1.0	个	1
	室外埋地消防管	材质: 镀锌钢管发黑热镀锌管DN100(工作压力1.60Mpa)	米	长度按30米计算需按实计量

注: 1. 建筑外墙设置室外地上式消火栓, 宜布置在消防车易于接近的人行道和附属等地点, 且不宜设在通道、消火栓和消防队的距离不小于0.5m, 且不宜大于2米, 距建筑外墙距离不小于0.5米。
市政消火栓、室外消火栓、消防水泵接合器等室外消防设备应设置在消防车行驶路线上, 消防栓、消防水泵接合器等应设置明显的标志, 并在明显位置设置警示标志。
2. 天火器设置点的数量和数量应根据保护对象的情况和天火器的最大保护距离确定, 并应保证不少于1具天火器的保护范围。

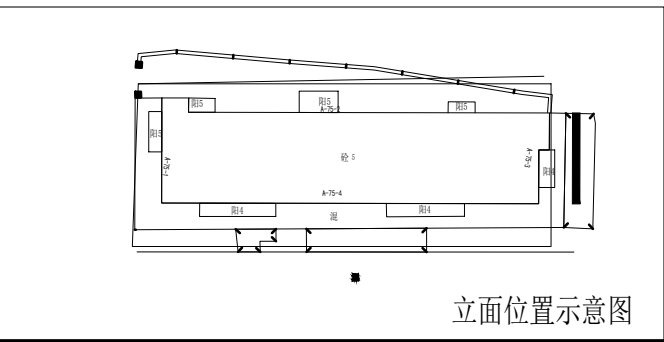

消火栓




铝合金灭火器箱 (意向图)



改造后

根据现场实际情况就近接入市政供水管网
供水压力: 0.20Mpa, 长度按30米计

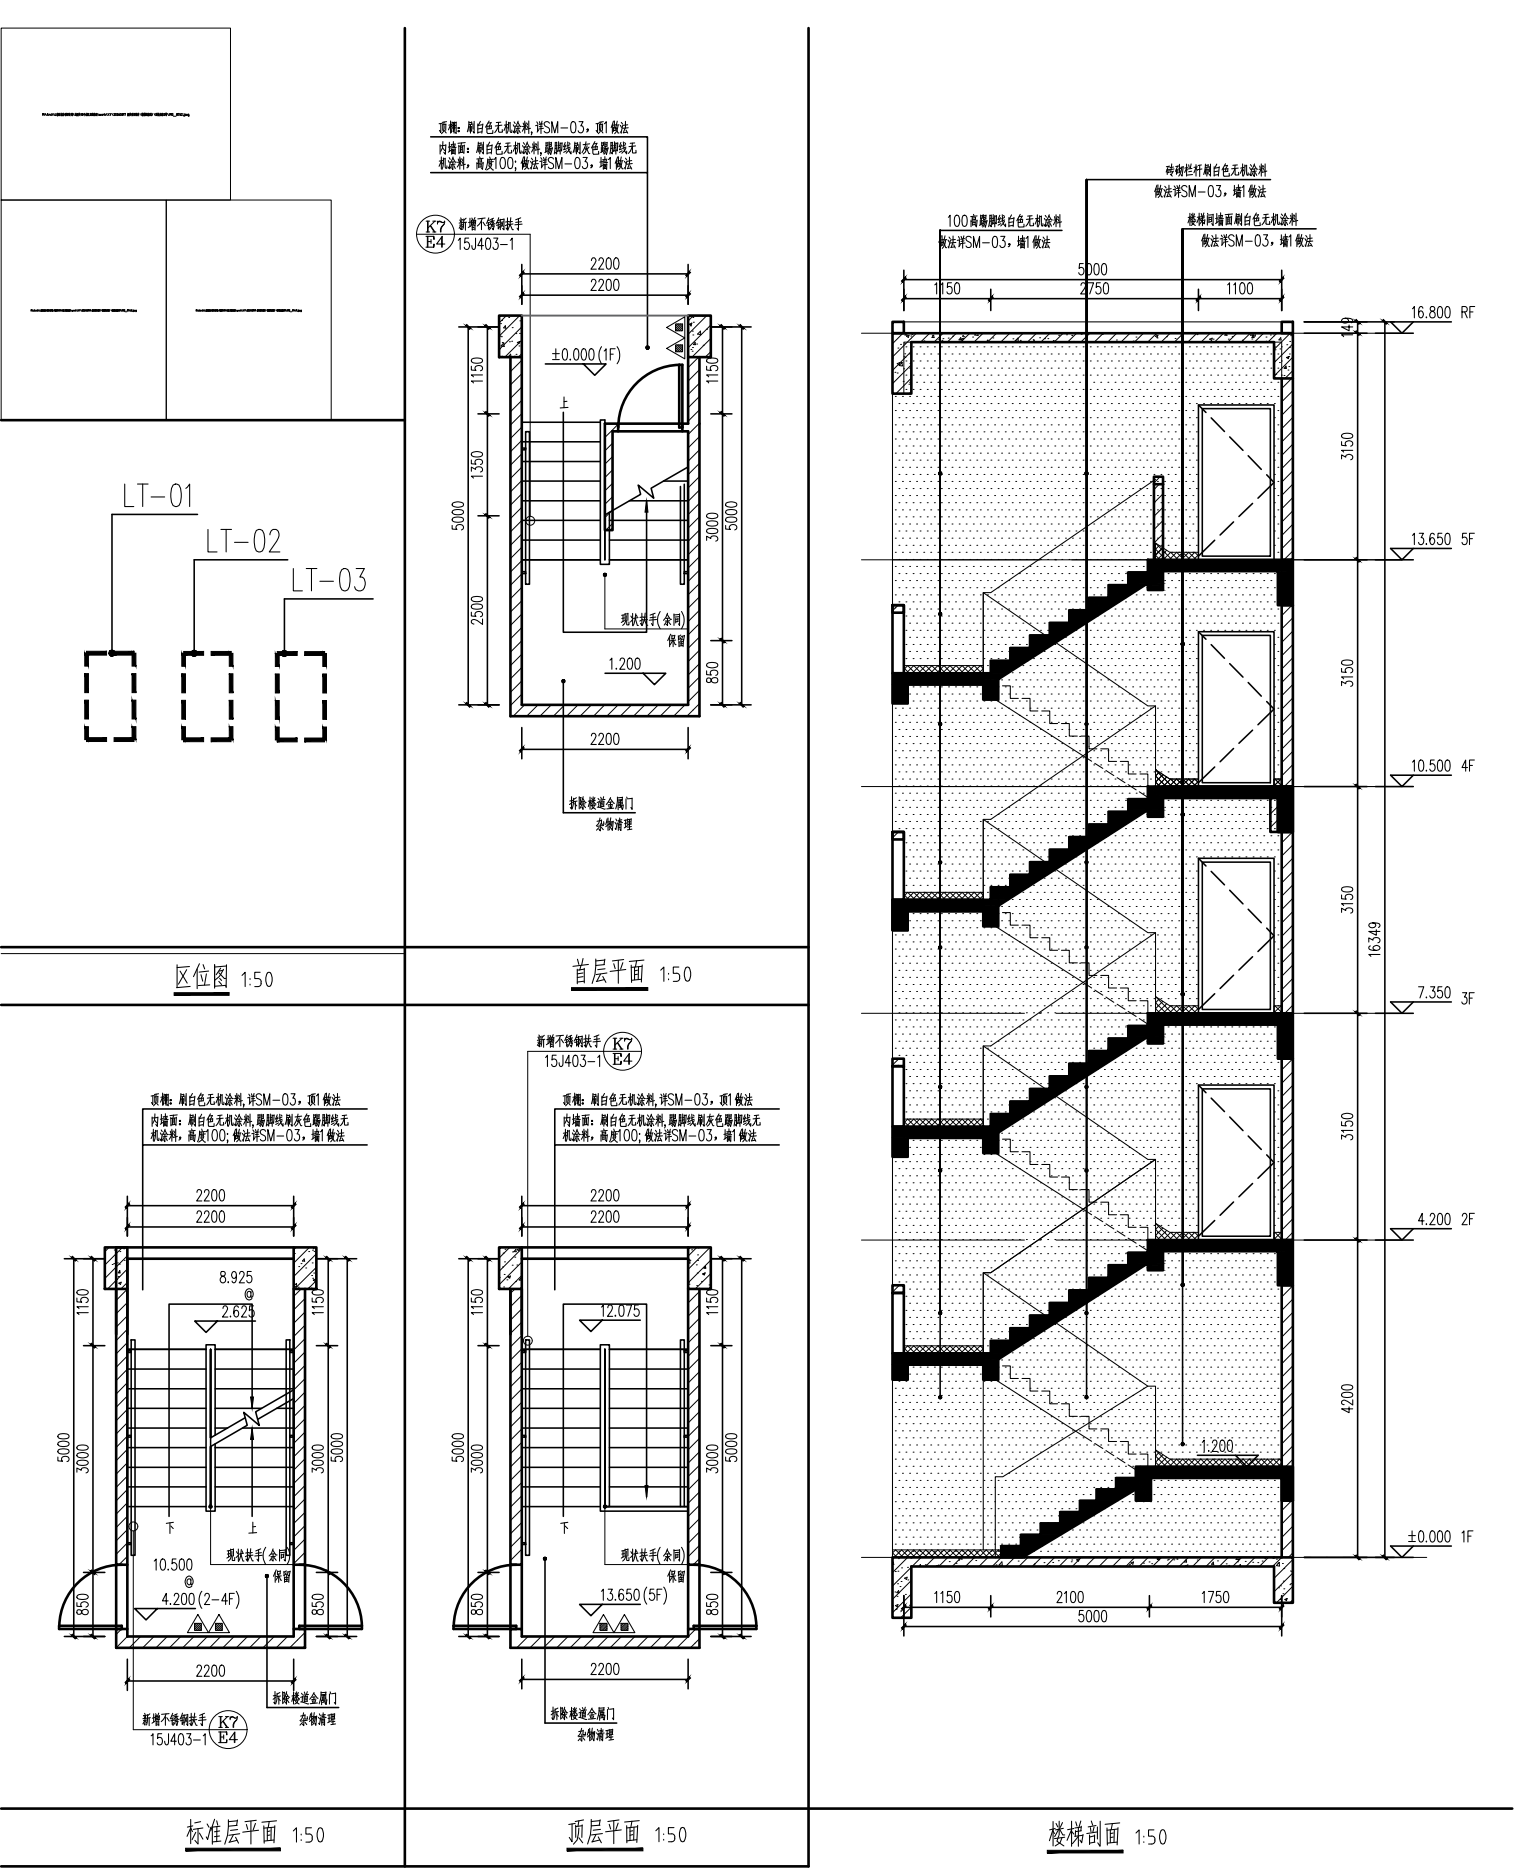

广东省建科建筑设计院有限公司
Guangdong Jianke Architecture Design Institute CO., Ltd.

建筑行业 (建筑工程) 甲级 证书编号: A14402355
CONSTRUCTION ENGINEERING GRADE
城乡规划编制甲级 证书编号: 自资规甲字21440262
URBAN AND RURAL PLANNING GRADE

*版权所有, 不得复制、套用或公开。
*本图未经相关部门批准及施工图审查通过, 不得用于施工。

说明
NOTES

会签栏
COORDINATION

建筑 ARCHI.		结构 STRUCT.	
给排水 PLUMBING		电气 ELEC.	
通风空调 HVAC		节能 SAVING	
基坑支护 FOUND. PIT		规划 PLANNING	

签栏
DESIGNERS

设计总负责 PROJECT DIRECTOR	冯雅莹
审 定 APPROVED BY	黄丽娜
审 核 REVIEWED BY	王嘉欣
专业负责 ENGINEER IN CHARGE	林俊超
校 对 CHECKED BY	文字路
设 计 DESIGNED BY	文字路

注册师签章
REGISTERED ENGINEER SIGNATURE

单位出图章
COMPANY SEAL

建 设 单 位
CLIENT

工 程 名 称
PROJECT

子 项 名 称
SUB-TITLE

图 名
TITLE

合同编号
CON. NO.

图 幅
MAP

专 业
DISCIPLINE

日 期
DATE

版 次
EDITION NO.

阶 段
STAGE

图 号
DWG. NO.

序 号
SERIAL NO.

韶关市滨江城区建设事务中心

滨江城区2026年城镇老旧小区改造

西堤北路2号

A-75栋楼梯间简易消防布置图

JK202608022A

A1

给排水

2026. 08

1. 0

施工图

S-06