

说明
NOTES

会签栏

建筑 ARCHI.		结构 STRUCT.	
给排水 PLUMBING		电气 ELEC.	
通风空调 HVAC		节能 SAVING	
基坑支护 FOUND. PIT		规划 PLANNING	

签名栏


设计总负责 PROJECT DIRECTOR	冯雅莹
审 定 APPROVED BY	黄丽娜
审 核 REVIEWED BY	黄丽娜
专业负责 ENGINEER IN CHARGE	王嘉欣
校 对 CHECKED BY	林俊超
设 计 DESIGNED BY	文字路

注册师签章
REGISTERED ENGINEER SIGNATURE

单位出图章
COMPANY SEAL

建设单位 CLIENT	韶关市浈江区城市建设事务中心		
工程名称 PROJECT	浈江区2026年城镇老旧小区改造项目		
子项名称 SUB-TITLE	风采路112号		
图名 TITLE	A-73栋楼梯间简易消防布置图		
合同编号 CON. NO.	JK202608022A		
图幅 MAP	A1	版次 EDITION NO	1.0
专业 DISCIPLINE	给排水	阶段 STAGE	施工图
日期 DATE	2026.08	图号 DWG. NO.	S-07


序 号
SERIAL NO.

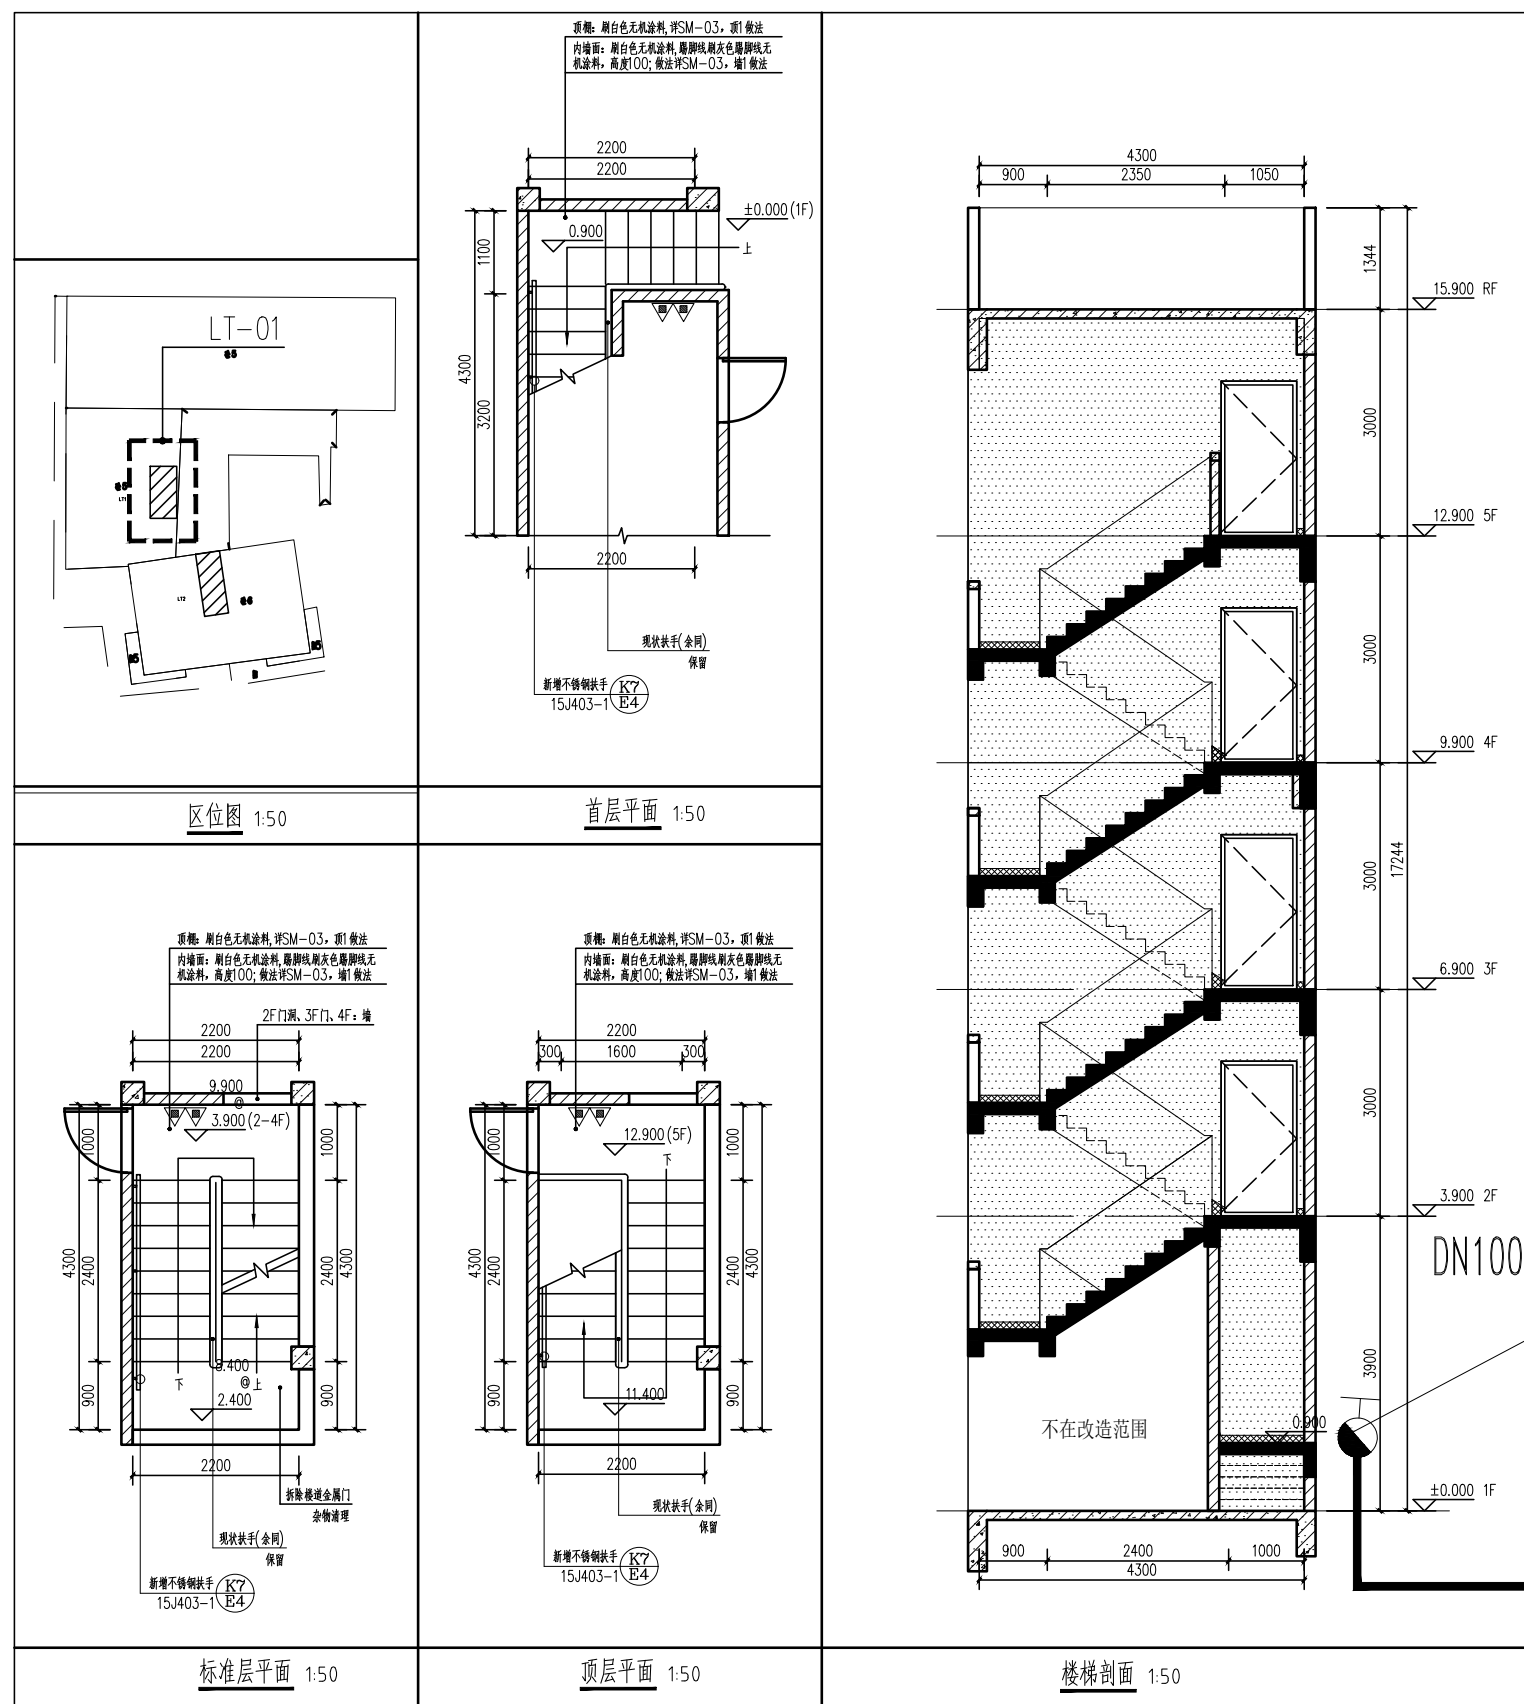

A-73栋LT1楼梯间简易消防布置图 1:100

消防图例及说明	消防名称	设备名称及规格型号	单位	数量
消防栓符号	消防栓名称, 图中编号 每个楼梯间设置	MF/ABC3灭火器及HZLC40防毒面具2套 逃生绳一条及多功能手电一套(见楼梯间安全疏散示意图)	套	5
室外消火栓符号	室外消火栓	新建室外消火栓, 型号: SSF100/65-1.0	个	1
室外埋地消防管符号	室外埋地消防管	材质: 镀锌钢管兼做材料复合管DN100(工作压力1.60Mpa)	米	长度按图30米计算 按实际计算

注: 1. 建筑外墙设置室外地上式消火栓, 宜布置在消防车易于接近的人行道和绿地等地点, 且不应妨碍交通, 消火栓距路边的距离不小0.5m, 且不宜大于2米, 距建筑外墙距离不宜小于0.5米。
2. 室外消火栓、室外消火栓、消防水泵接合器等室外消防设施周围应设置防止机动车辆碰撞的措施。消火栓、消防水泵接合器等消防设施周围应设置防止机动车辆碰撞的措施。消火栓、消防水泵接合器等消防设施周围应设置防止机动车辆碰撞的措施。消火栓、消防水泵接合器等消防设施周围应设置防止机动车辆碰撞的措施。

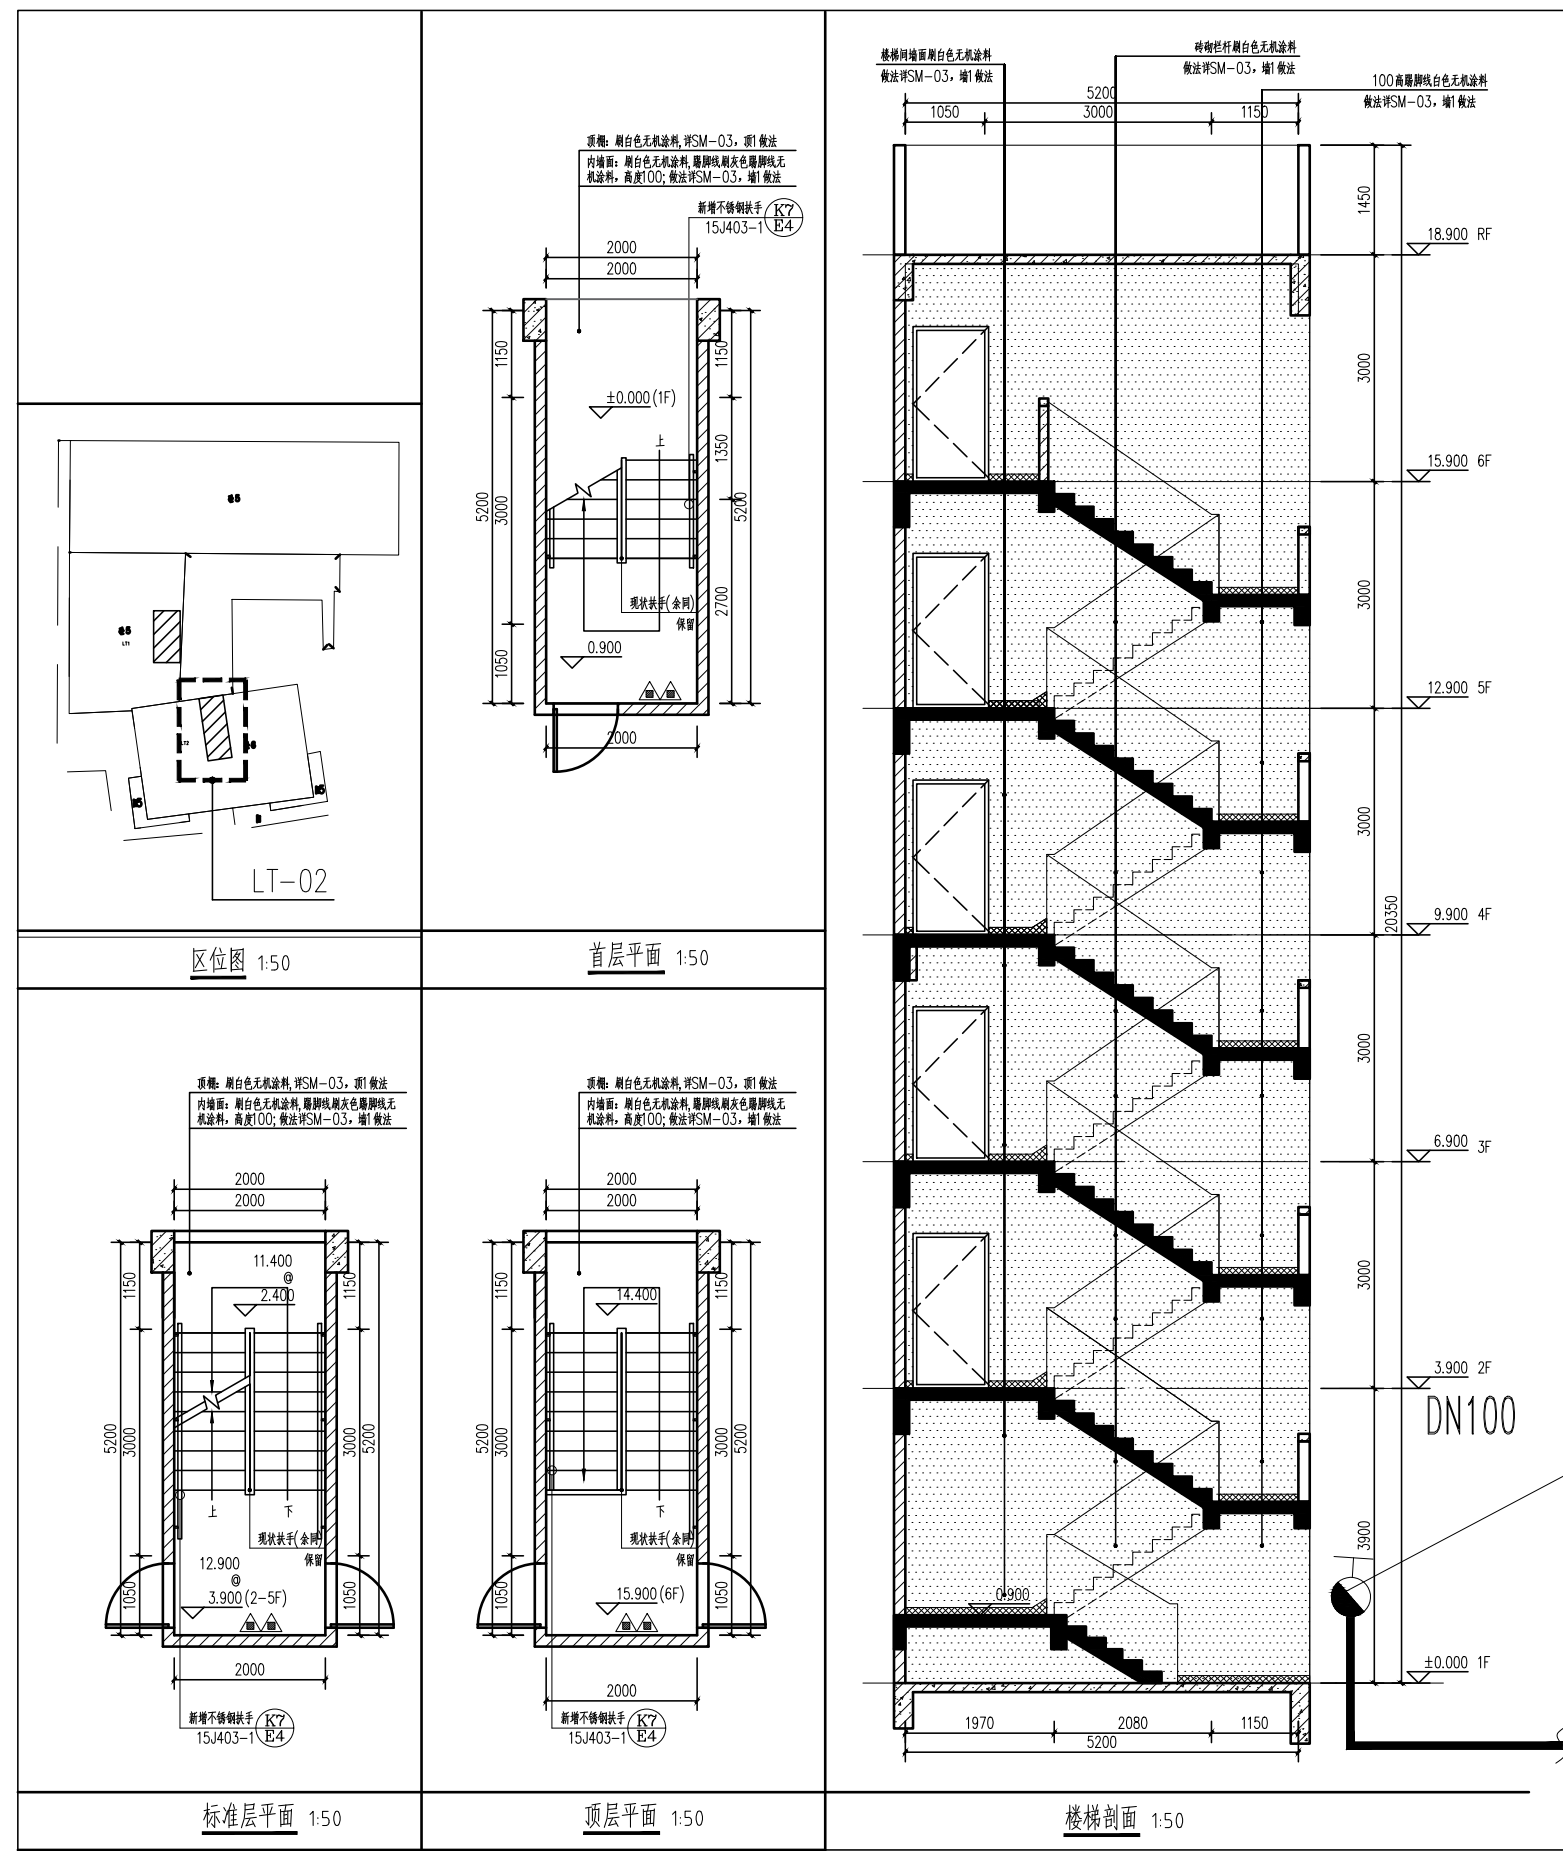

A-73栋LT3楼梯间简易消防布置图 1:100

消防图例及说明	消防名称	设备名称及规格型号	单位	数量
消防栓符号	消防栓名称, 图中编号 每个楼梯间设置	MF/ABC3灭火器及HZLC40防毒面具2套 逃生绳一条及多功能手电一套(见楼梯间安全疏散示意图)	套	6
室外消火栓符号	室外消火栓	新建室外消火栓, 型号: SSF100/65-1.0	个	1
室外埋地消防管符号	室外埋地消防管	材质: 镀锌钢管兼做材料复合管DN100(工作压力1.60Mpa)	米	长度按图30米计算 按实际计算

注: 1. 建筑外墙设置室外地上式消火栓, 宜布置在消防车易于接近的人行道和绿地等地点, 且不应妨碍交通, 消火栓距路边的距离不小0.5m, 且不宜大于2米, 距建筑外墙距离不宜小于0.5米。
2. 室外消火栓、室外消火栓、消防水泵接合器等室外消防设施周围应设置防止机动车辆碰撞的措施。消火栓、消防水泵接合器等消防设施周围应设置防止机动车辆碰撞的措施。消火栓、消防水泵接合器等消防设施周围应设置防止机动车辆碰撞的措施。消火栓、消防水泵接合器等消防设施周围应设置防止机动车辆碰撞的措施。

