



新增铝合金灭火器箱、内附防毒面具与灭火器

置于各层楼梯间公共平台

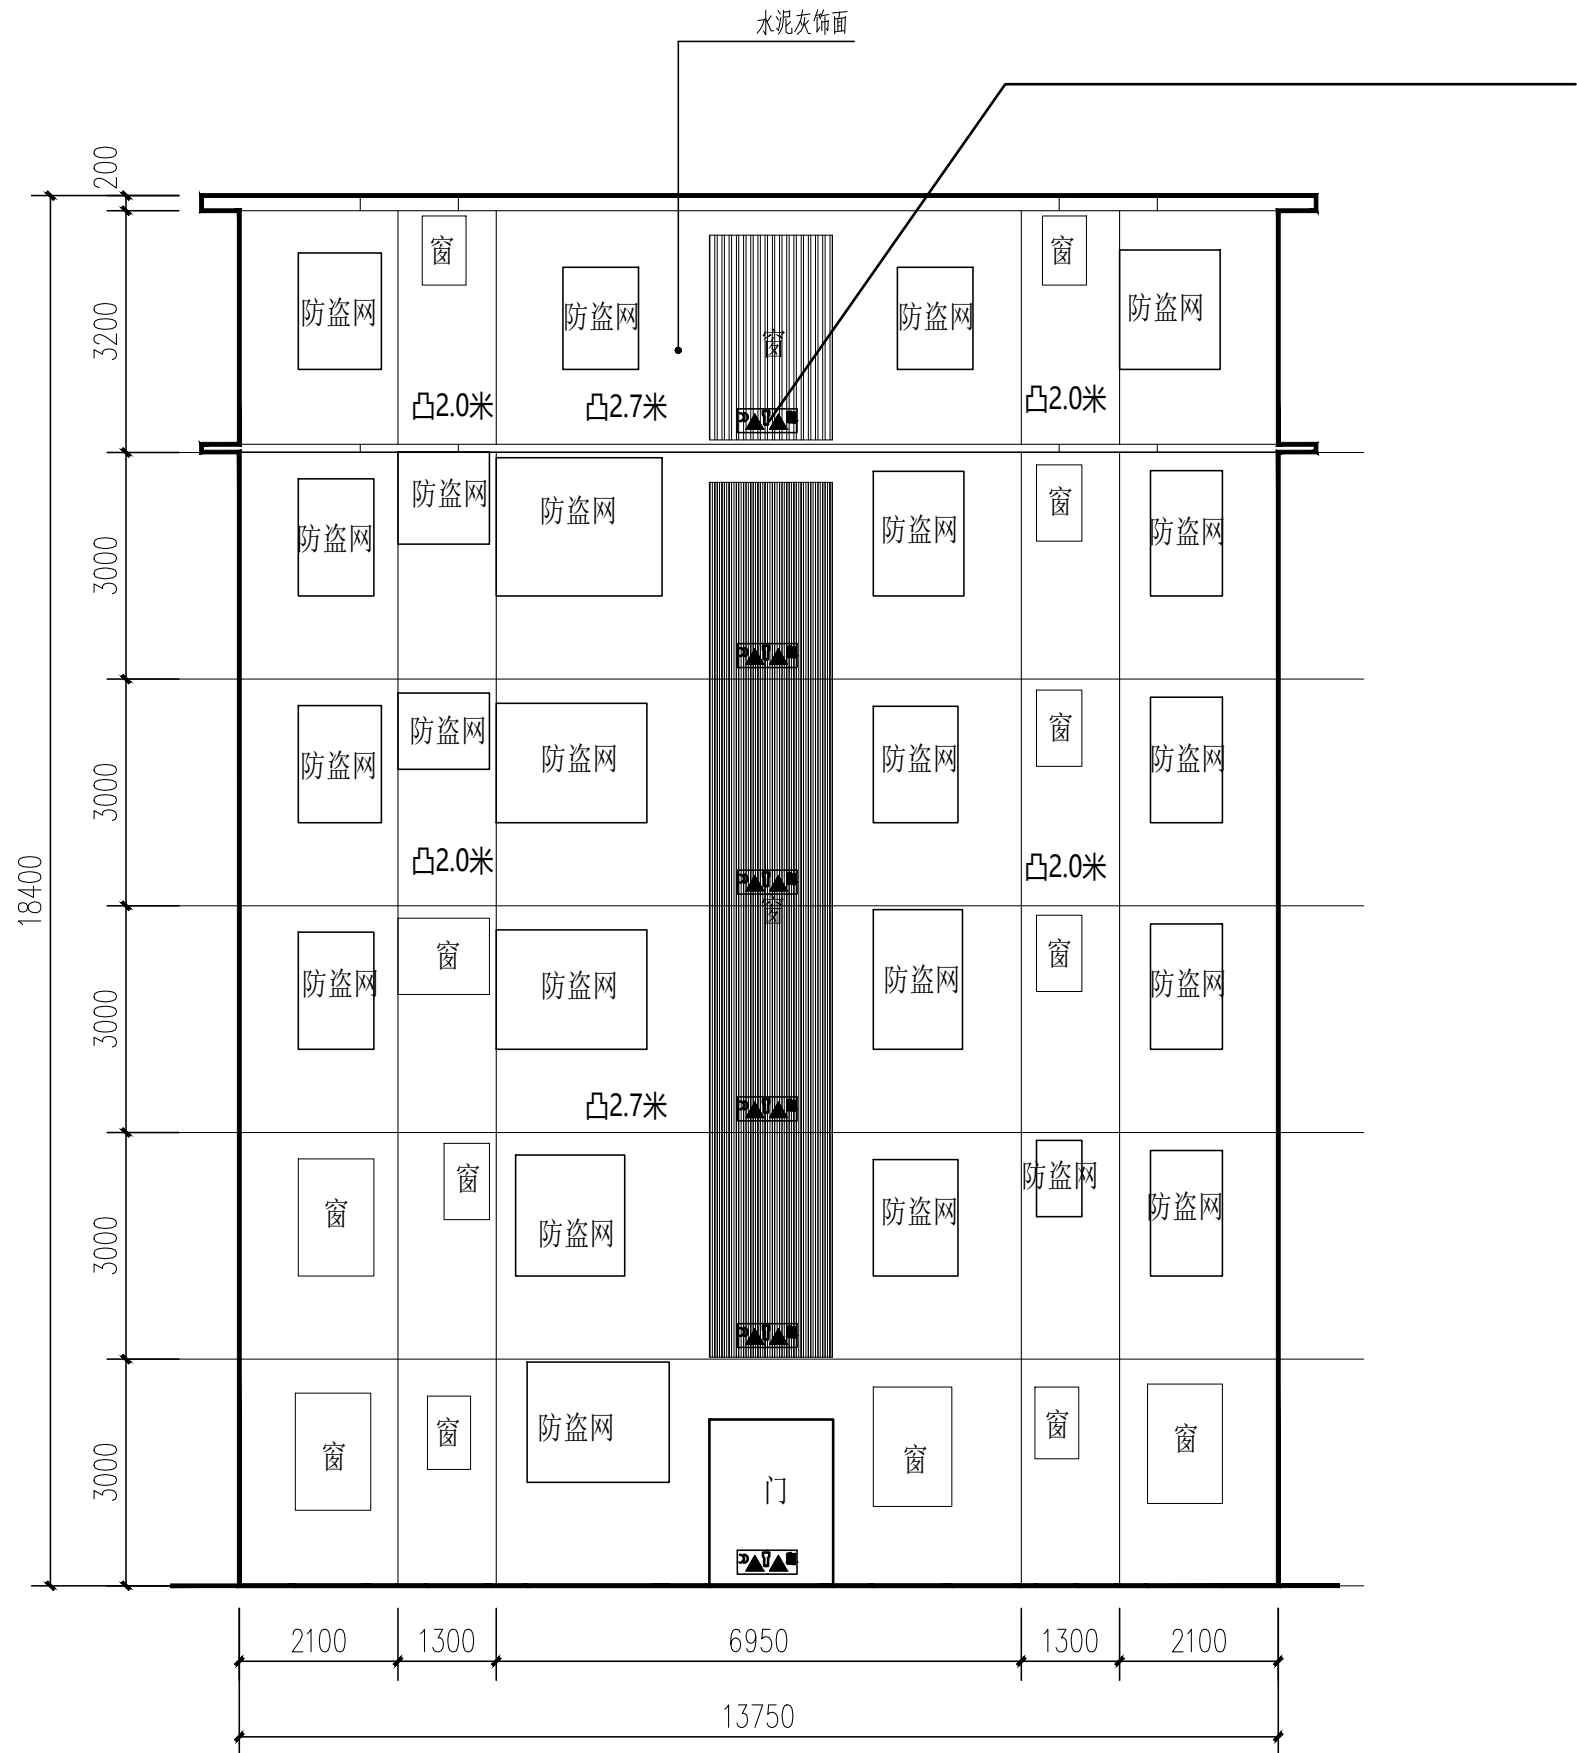

4#楼楼梯间简易消防布置图 1:100

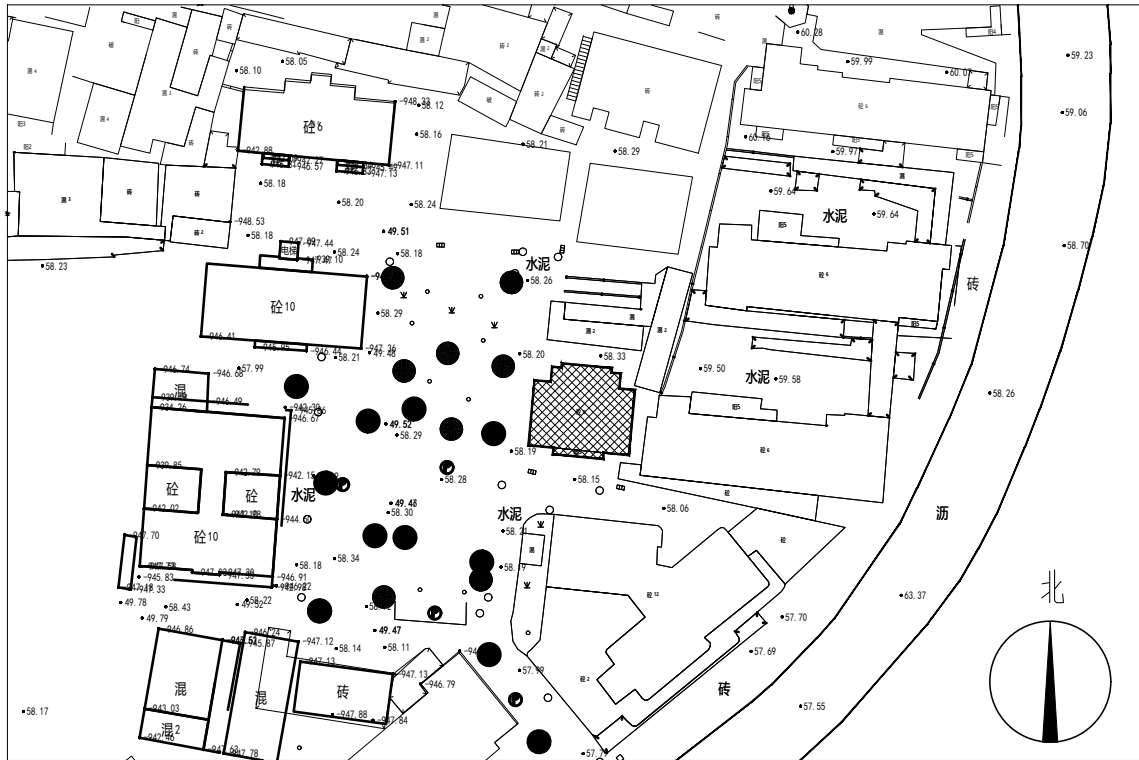

位置示意图

消防图例及说明

图形符号	消防名称	设施名称及规格型号	单位	数量
	消防四件套, 图中编号 每个楼栋每楼层均设置	MF/ABC3灭火器及XHZLC40防毒面具各2具 逃生绳一条及多功能手电筒一支(规格型号按业主要求)	套	6

注: 1. 建筑物外圈设置室外地上式消火栓, 宜布置在消防车易于接近的人行道和绿地等地点, 且不应妨碍交通, 消火栓距路边的距离不小0.5m, 且不应大于2米, 距建筑物外墙距离不宜小于5米。
市政消火栓、室外消火栓、消防水泵接合器等室外消防设施周围应设置防止机动车辆撞击的设施。消火栓、消防水泵接合器两侧沿道路方向各5m范围内禁止停放机动车, 并在明显位置设置警示标志。
2. 灭火器设置点的位置和数量应根据被保护对象的情况和灭火器的最大保护距离确定, 并应保证最不利点至少在1具灭火器的保护范围内。

铝合金灭火器箱 (意向图)



改造前



改造后



广东省建科建筑设计院有限公司
Guangdong Jianke Architecture Design Institute CO.,Ltd.

建筑行业 (建筑工程) 甲级 证书编号: A144A02355
CONSTRUCTION ENGINEERING GRADE
城乡规划编制甲级 证书编号: 自资规甲字21440262
URBAN AND RURAL PLANNING GRADE

*版权所有, 不得复制、套用或公开。
*本图未经相关部门批准及施工图审查通过, 不得用于施工。

说明
NOTES

会签栏
COORDINATION

建筑 ARCHI.		结构 STRUCT.	
给排水 PLUMBING		电气 ELEC.	
通风空调 HVAC		节能 SAVING	
基坑支护 FOUND. PIT		规划 PLANNING	

签名栏
DESIGNERS

设计总负责 PROJECT DIRECTOR	冯雅莹
审 定 APPROVED BY	黄丽娜
审 核 REVIEWED BY	黄丽娜
专业负责 ENGINEER IN CHARGE	王嘉欣
校 对 CHECKED BY	林俊超
设 计 DESIGNED BY	文字略

注册师签章
REGISTERED ENGINEER SIGNATURE

单位出图章
COMPANY SEAL

建 设 单 位 CLIENT	韶关市浚江区城市建设事务中心		
工 程 名 称 PROJECT	浚江区2026年城镇老旧小区改造项目		
子 项 名 称 SUB-TITLE	风采街道		
图 名 TITLE	4#楼楼梯间简易消防布置图		
合同编号 CON. NO.	JK202608022A		
图 幅 MAP	A2	版 次 EDITION NO.	1.0
专 业 DISCIPLINE	给排水	阶 段 STAGE	施工图
日 期 DATE	2026. 08	图 号 DWG. NO.	S-15

序 号
SERIAL. NO.