

说明
NOTES

会签栏
COORDINATION

建筑 ARCHI.		结构 STRUCT.	
给排水 PLUMBING		电气 ELEC.	
通风空调 HVAC		节能 SAVING	
基坑支护 FOUNDA. PIT		规划 PLANNING	

签名栏
DESIGNERS

设计总负责 PROJECT DIRECTOR	冯雅莹
审 定 APPROVED BY	黄丽娜
审 核 REVIEWED BY	黄丽娜
专业负责 ENGINEER IN CHARGE	王嘉欣
校 对 CHECKED BY	林俊超
设 计 DESIGNED BY	文字喻

注册师签章
REGISTERED ENGINEER SIGNATURE

单位出图章
COMPANY SEAL


建 设 单 位 CLIENT	韶关市浈江区城市建设事务中心		
工 程 名 称 PROJECT	浈江区2026年城镇老旧小区 改造项目		
子 项 名 称 SUB-TITLE	风采街道		
图 名 TITLE	9#楼楼梯间简易消防布置图		
合同编号 CON. NO.	JK202608022A		
图 幅 MAP	A2	版 次 EDITION NO.	1.0
专 业 DISCIPLINE	给排水	阶 段 STAGE	施工图
日 期 DATE	2026.08	图 号 DWG. NO.	S-17




消防图例及说明

图形符号	消防名称	设施名称及规格型号	单位	数量
	消防四件套, 图中编号 每个楼栋每楼层均设置	MF/ABC3灭火器及XHZLC40防毒面具各2具 逃生绳一条及多功能手电筒一支 (规格型号按业主要求)	套	6


注: 1. 建筑物外设置室外地上式消火栓, 宜布置在消防车易于接近的人行道和绿地等地点, 且不应妨碍交通, 消火栓距路边的距离不小于0.5m, 且不应大于2米, 距建筑物外墙距离不宜小于5米。
市政消火栓、室外消火栓、消防水泵接合器等室外消防设施周围应设置防止机动车辆撞击的设施。消火栓、消防水泵接合器两侧沿道路方向各5m范围内禁止停放机动车, 并在明显位置设置警示标志。
2. 灭火器设置点的位置和数量应根据被保护对象的情况和灭火器的最大保护距离确定, 并应保证最不利点至少在1具灭火器的保护范围内。

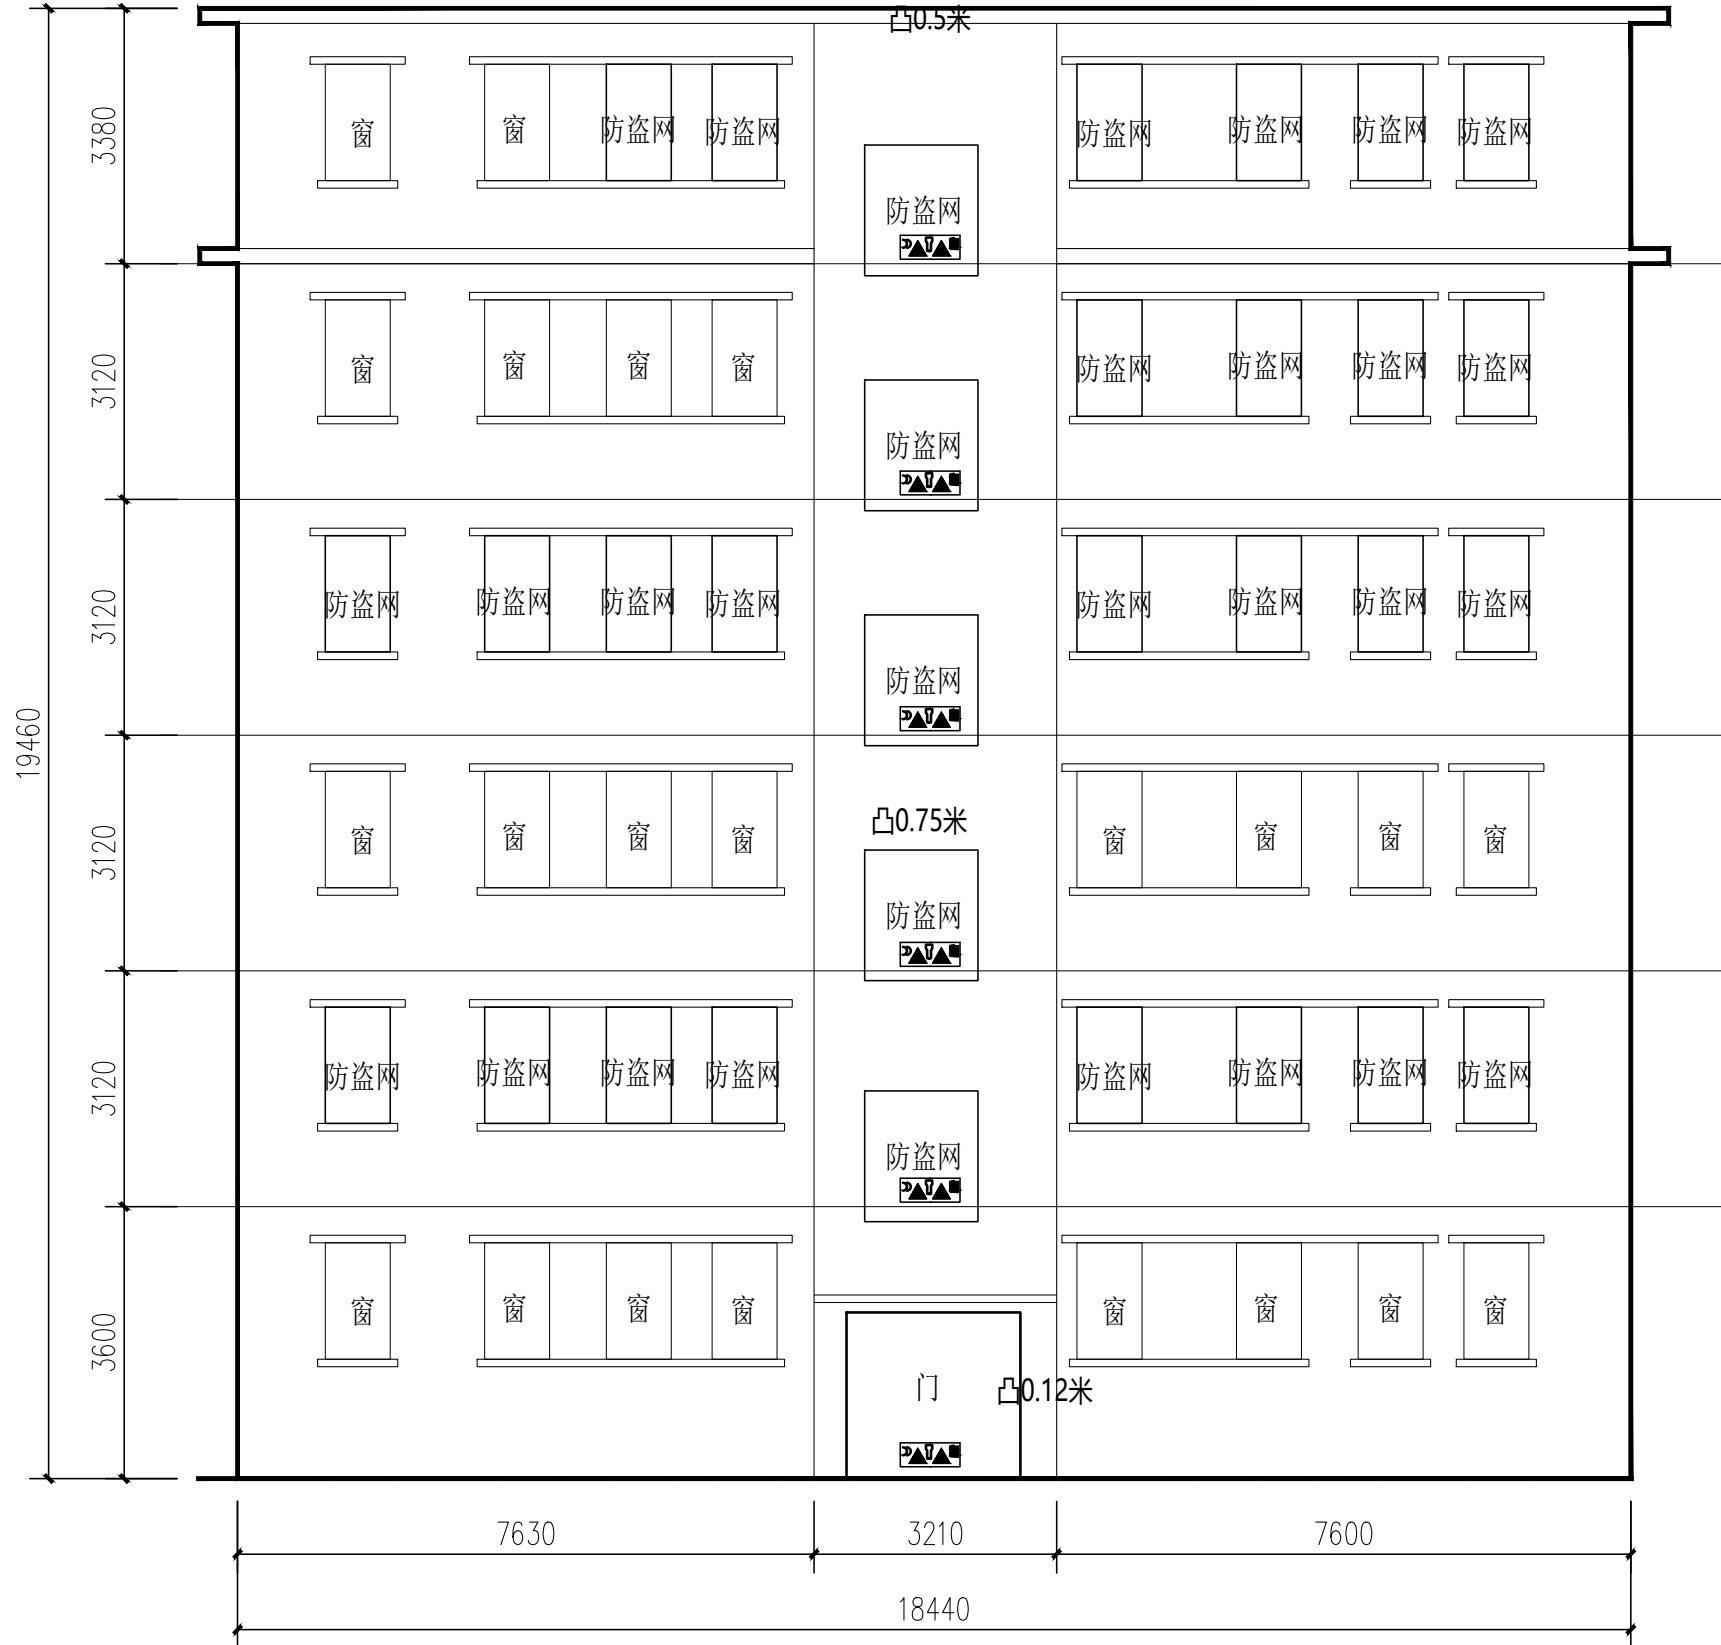

9#楼楼梯间简易消防布置图 1:100

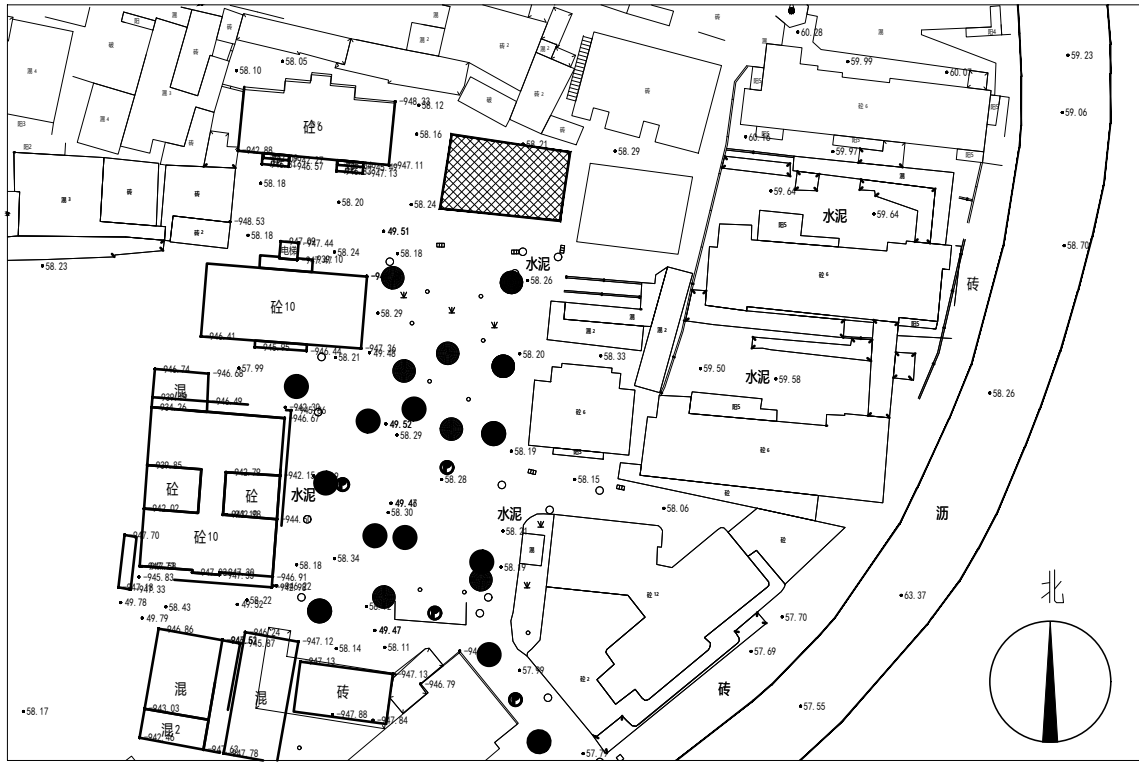

位置示意图

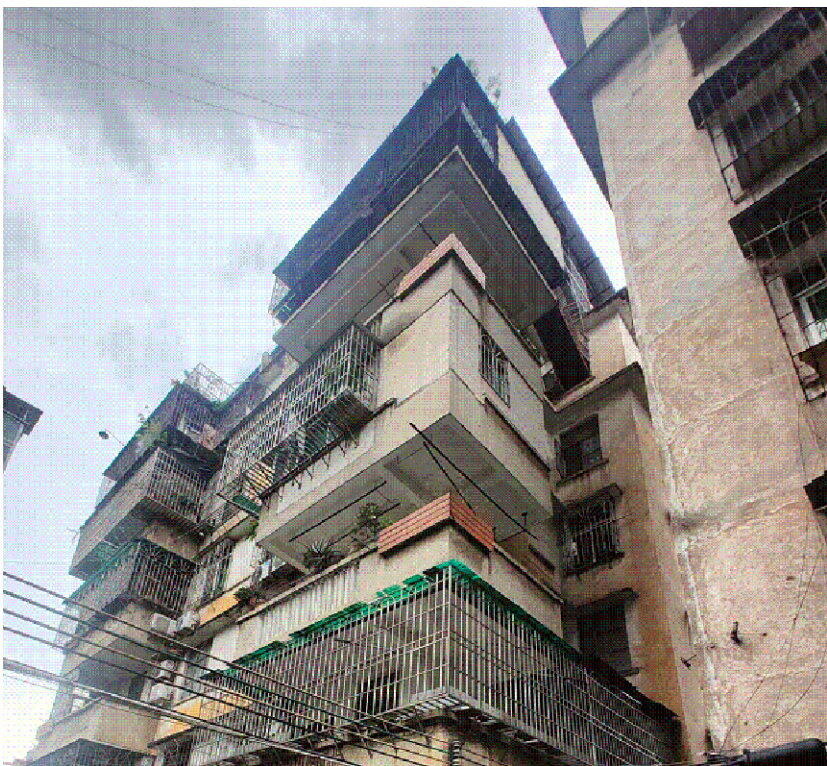

违建示意图