


水泥

混 2


砼 6

阳5


水泥

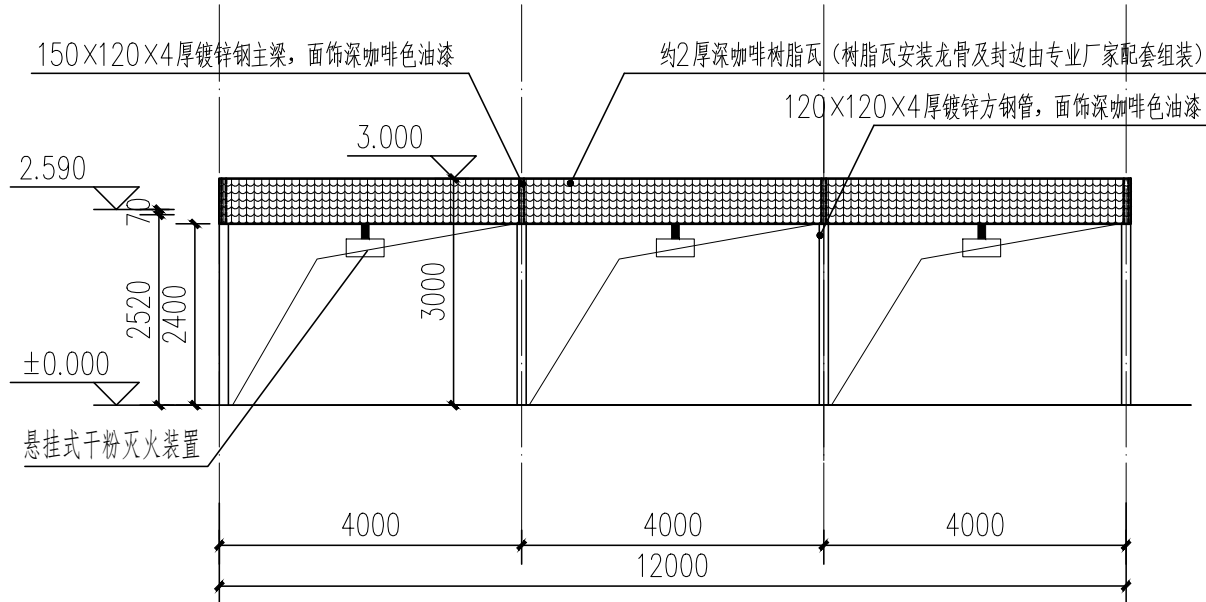

停车棚立面图 1:100

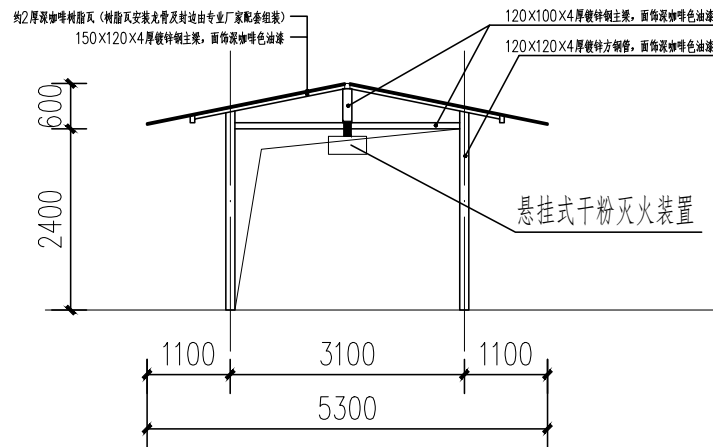

停车棚侧立面图 1:100

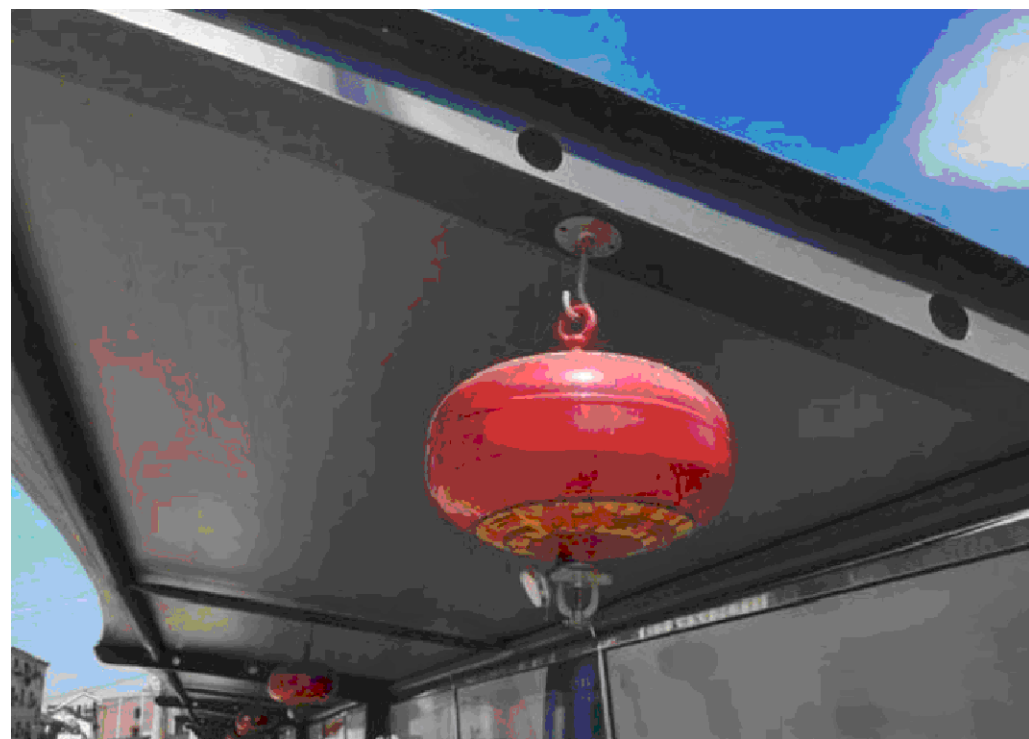

停车棚简易消防布置图 1:100

消防图例及说明

图形符号	消防名称	设施名称及规格型号	单位	数量
☉	局部应用干粉自动灭火系统	采用非贮压式的悬挂式干粉灭火装置(温控型) 充装灭火剂重量:4kg 厂家配套	套	3
△△	灭火器	MF/ABC5灭火器,2具	具	3

注:1.建筑物外设置室外地上式消火栓,宜布置在消防车易于接近的人行道和绿地等地点,且不应妨碍交通,消火栓距路边的距离不小于0.5m,且不应大于2米,距建筑物外墙距离不宜小于5米
市政消火栓、室外消火栓、消防水泵接合器等室外消防设施周围应设置防止机动车辆撞击的设施。消火栓、消防水泵接合器两侧沿道路方向各5m范围内禁止停放机动车,并应在明显位置设置警示标志。
2.灭火器设置点的位置和数量应根据保护对象的情况和灭火器的最大保护距离确定,并应保证最不利点至少在1具灭火器的保护范围内。

说明 NOTES

会签栏 COORDINATION

建筑 ARCHI.		结构 STRUCT.	
给排水 PLUMBING		电气 ELEC.	
通风空调 HVAC		节能 SAVING	
基坑支护 FOUND. PIT		规划 PLANNING	

签名栏 DESIGNERS

设计总负责 PROJECT DIRECTOR	冯雅莹
审 定 APPROVED BY	黄丽娜
审 核 REVIEWED BY	黄丽娜
专业负责 ENGINEER IN CHARGE	王嘉欣
校 对 CHECKED BY	林俊超
设 计 DESIGNED BY	文字晗

注册师签章 REGISTERED ENGINEER SIGNATURE

单位出图章 COMPANY SEAL

建设单位 CLIENT	韶关市浈江区城市建设事务中心		
工程名称 PROJECT	浈江区2026年城镇老旧小区改造项目		
子项名称 SUB-TITLE	风采街道		
图名 TITLE	停车棚简易消防布置图		
合同编号 CON. NO.	JK202608022A		
图幅 MAP	A2	版次 EDITION NO.	1.0
专业 DISCIPLINE	给排水	阶段 STAGE	施工图
日期 DATE	2026.08	图号 DWG. NO.	S-18

序 号 SERIAL. NO.