


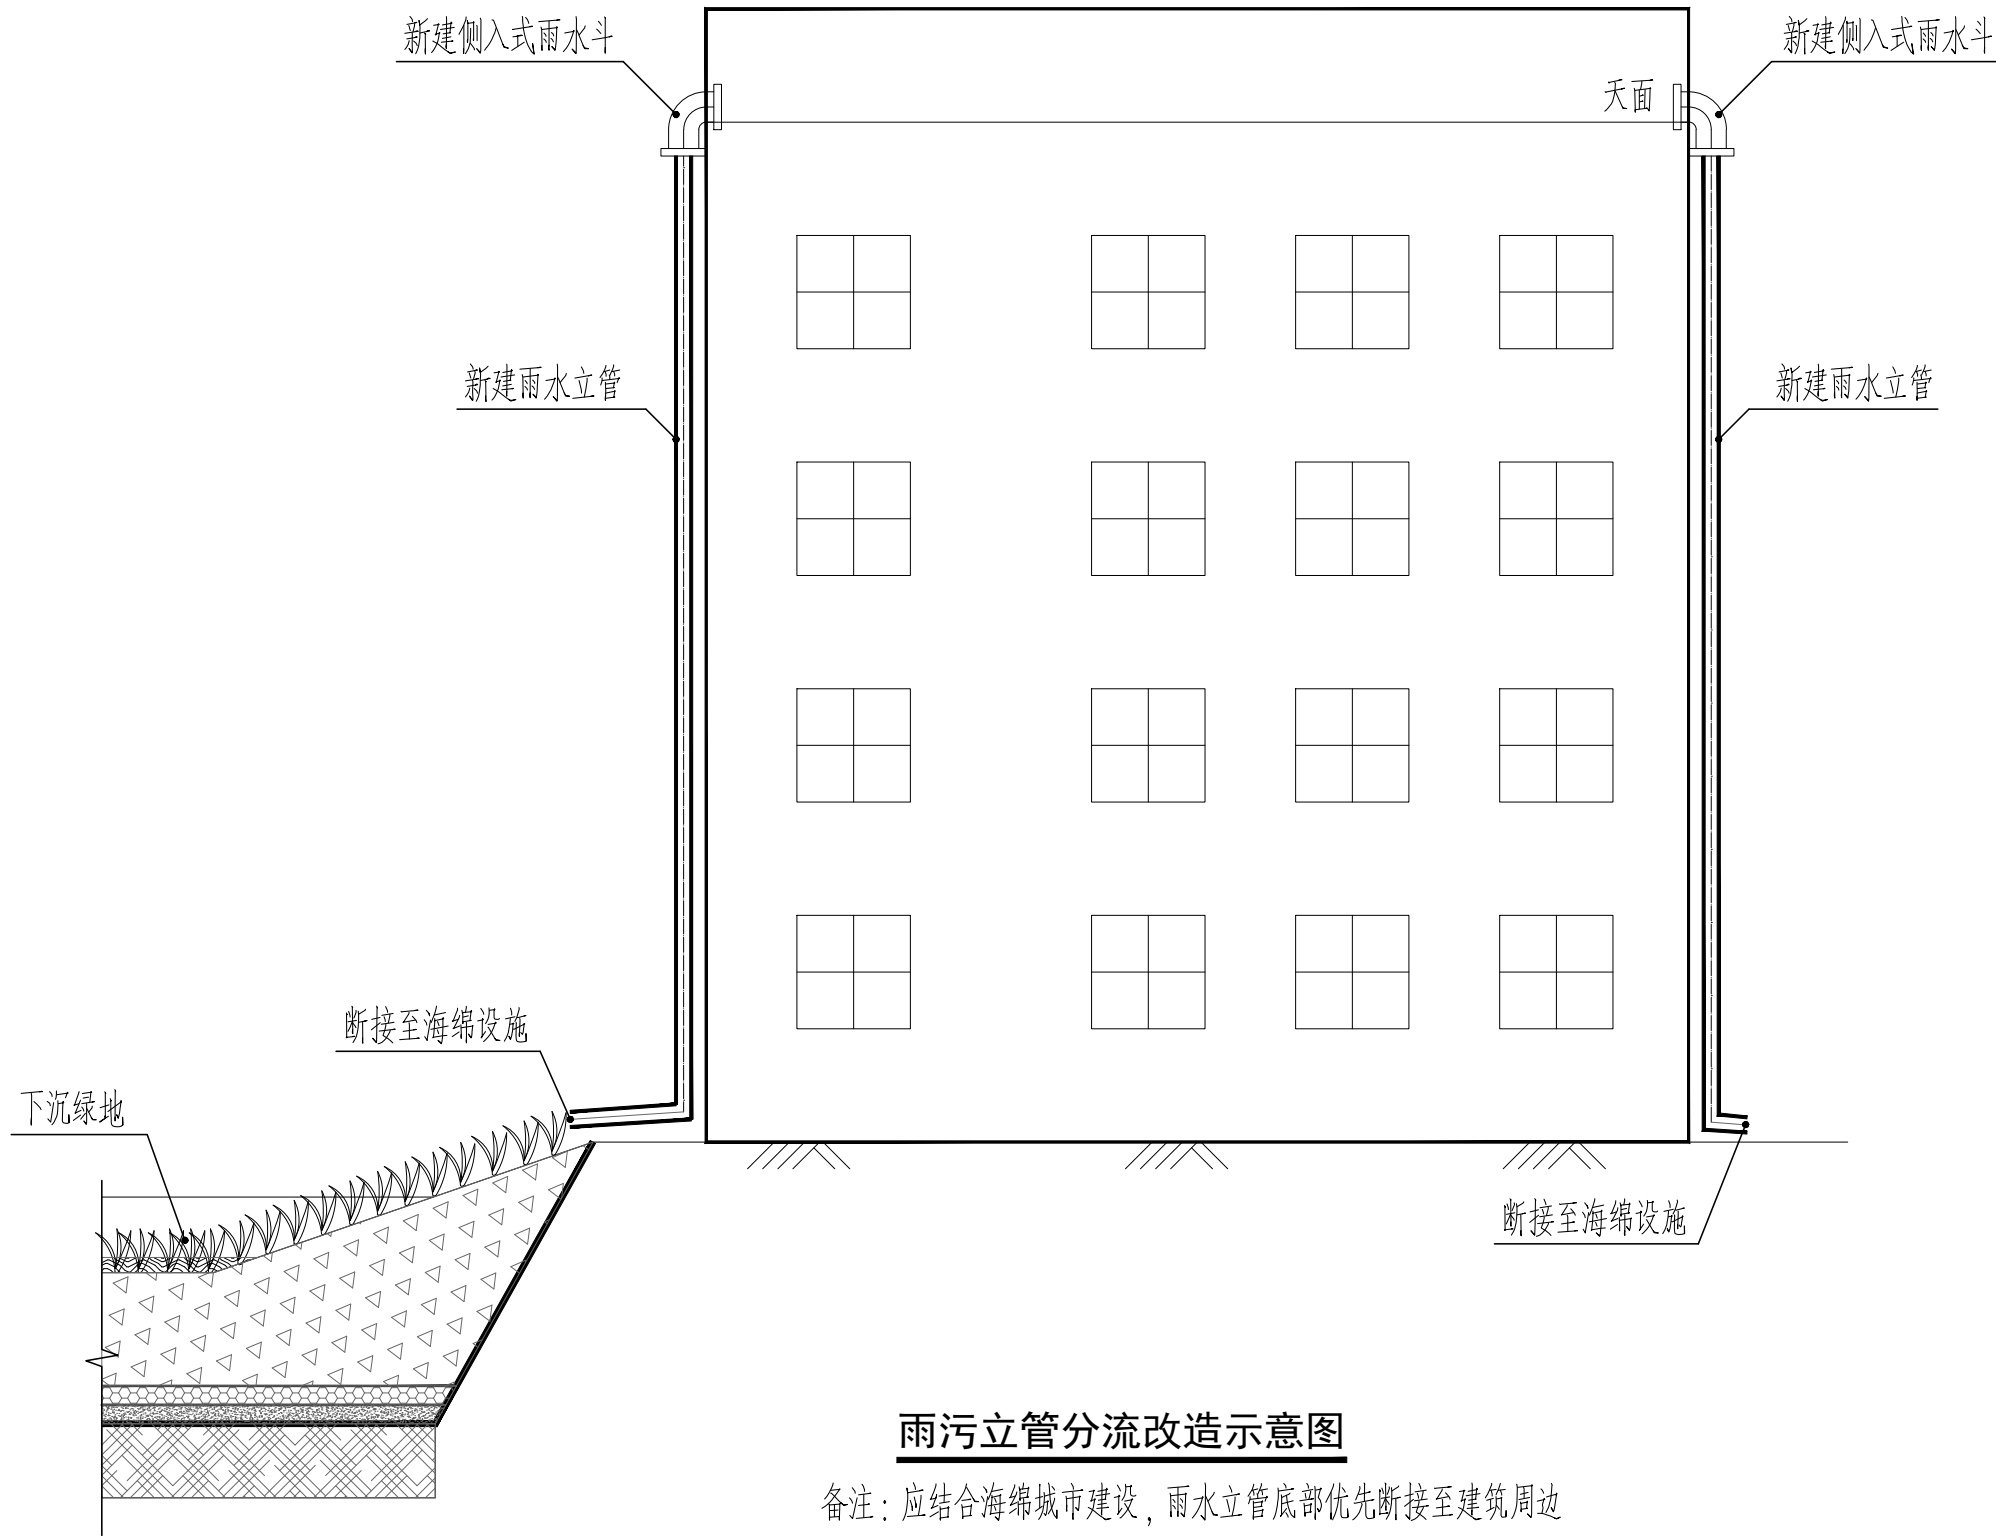



雨污立管分流改造示意图

备注：应结合海绵城市建设，雨水立管底部优先断接至建筑周边海绵设施，受条件限制时，就近接入雨水检查井。



管道沟槽回填土要求

注：石粉铺设后应洒水，板结后铺设排水管道；

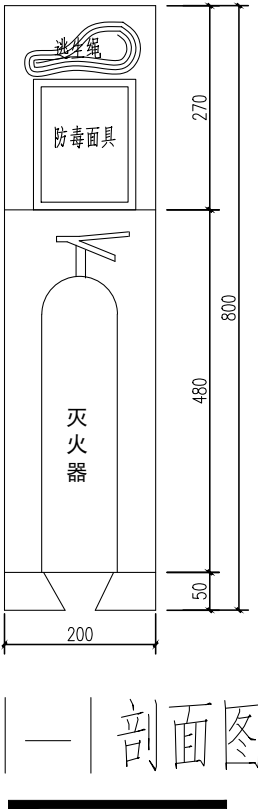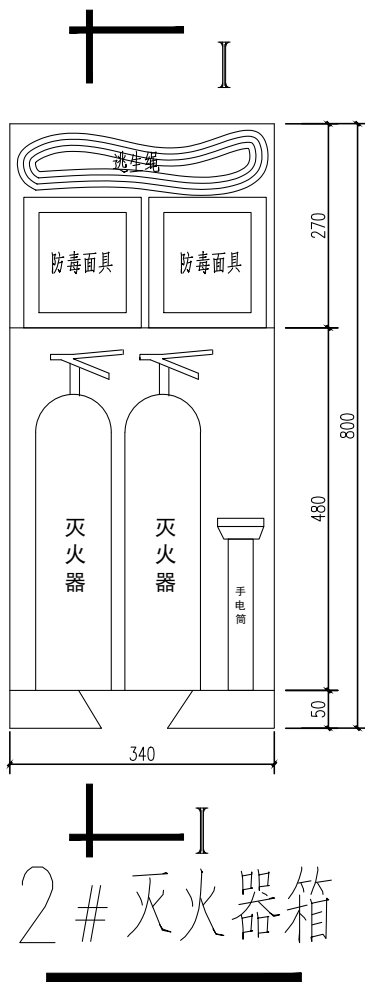

灭火器箱设计图

材料数量表

序号	名称	配置部位	危险等级	规格	数量	单位
1	灭火器箱			800X340X200	按图	个
2	灭火器	住宅	轻危险级	MF/ABC3灭火器及XHZLC40防毒面具各2具,逃生绳一条及多功能手电筒一支	按图	具
3	灭火器	非机动车停车库(无充电设施)	中危险级	内置MF/ABC5手提式磷酸铵盐干粉灭火器	按图	具

- 说明：
- 每个灭火器箱内设置灭火器两具。
 - 每具灭火器最小配置灭火级别及最大保护面积按《建筑灭火器配置设计规范》。
 - 灭火器箱箱体采用铁皮，漆大红色，上注“灭火器箱”。
 - 箱体上方设盖，为翻盖式，灭火器箱不得上锁。
 - 灭火器箱设置在每层的楼梯平台或公共空间等位置明显和便于取用的地点，且不得影响安全疏散。
 - 未尽事宜按有关规定办理。

广东省建科建筑设计院有限公司 Guangdong Jianke Architecture Design Institute CO.,Ltd.			
建筑行业(建筑工程)甲级 证书编号: A144A02355 CONSTRUCTION ENGINEERING GRADE			
城乡规划编制甲级 证书编号: 自资规甲字21440262 URBAN AND RURAL PLANNING GRADE			
*版权所有, 不得复制、套用或公开。 *本图未经相关部门批准及施工图审查通过, 不得用于施工。			
说明 NOTES			
会签栏 COORDINATION			
建筑 ARCHI.		结构 STRUCT.	
给排水 PLUMBING		电气 ELEC.	
通风空调 HVAC		节能 SAVING	
基坑支护 FOUND. PIT		规划 PLANNING	
签名栏 DESIGNERS			
设计总负责 PROJECT DIRECTOR	冯雅莹		
审 定 APPROVED BY	黄丽娜		
审 核 REVIEWED BY	黄丽娜		
专业负责 ENGINEER IN CHARGE	王嘉欣		
校 对 CHECKED BY	林俊超		
设 计 DESIGNED BY	文字晗		
注册师签章 REGISTERED ENGINEER SIGNATURE			
单位出图章 COMPANY SEAL			
建 设 单 位 CLIENT	韶关市浈江区城市建设事务中心		
工 程 名 称 PROJECT	浈江区2026年城镇老旧小区 改造项目		
子 项 名 称 SUB-TITLE			
图 名 TITLE	给排水通用大样图		
合同编号 CON. NO.	JK202608022A		
图 幅 MAP	A2	版 次 EDITION NO	1.0
专 业 DISCIPLINE	给排水	阶 段 STAGE	施工图
日 期 DATE	2026.08	图 号 DWG. NO.	S-SM3
		序 号 SERIAL. NO.	