



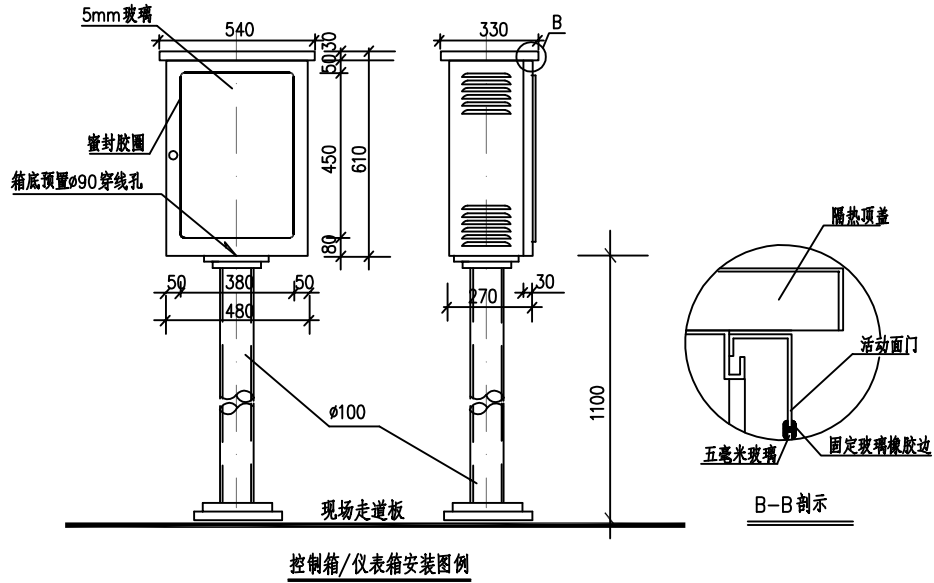

- 说明:
- 1、图中尺寸单位为m。
 - 2、绘图比例为1:500。
 - 3、电缆沟做法见图集室外电缆沟08D800-7 P36，电缆沟含接地干线镀锌扁钢50*5与各建筑单体接地引下线可靠连接，形成一个整体接地网，电缆沟端头设置集水井，做法见P41。
 - 4、除臭烟窗单独做防雷接地，接地电阻不大于1欧，烟窗基础上四周做。
 - 5、厂区动力线路均采用电缆线路，低压配电房引至各建筑单位的电缆线路，采用在电缆沟内敷设，室内及池面上的线路采用电缆槽盒敷设，电缆出电缆沟或电缆槽盒后穿镀锌钢管保护，各管线号见相关单体的动力平面图。
 - 6、现场控制箱采用户内(外)型，不锈钢制作，安装位置据现场情况而定。
 - 7、电气管线与工艺等管线交叉时应按有关施工要求进行。
 - 8、电气施工应与土建、工艺等专业施工密切配合进行。
 - 9、所有电气设备金属外壳、电缆桥架及金属构件均应可靠接地。

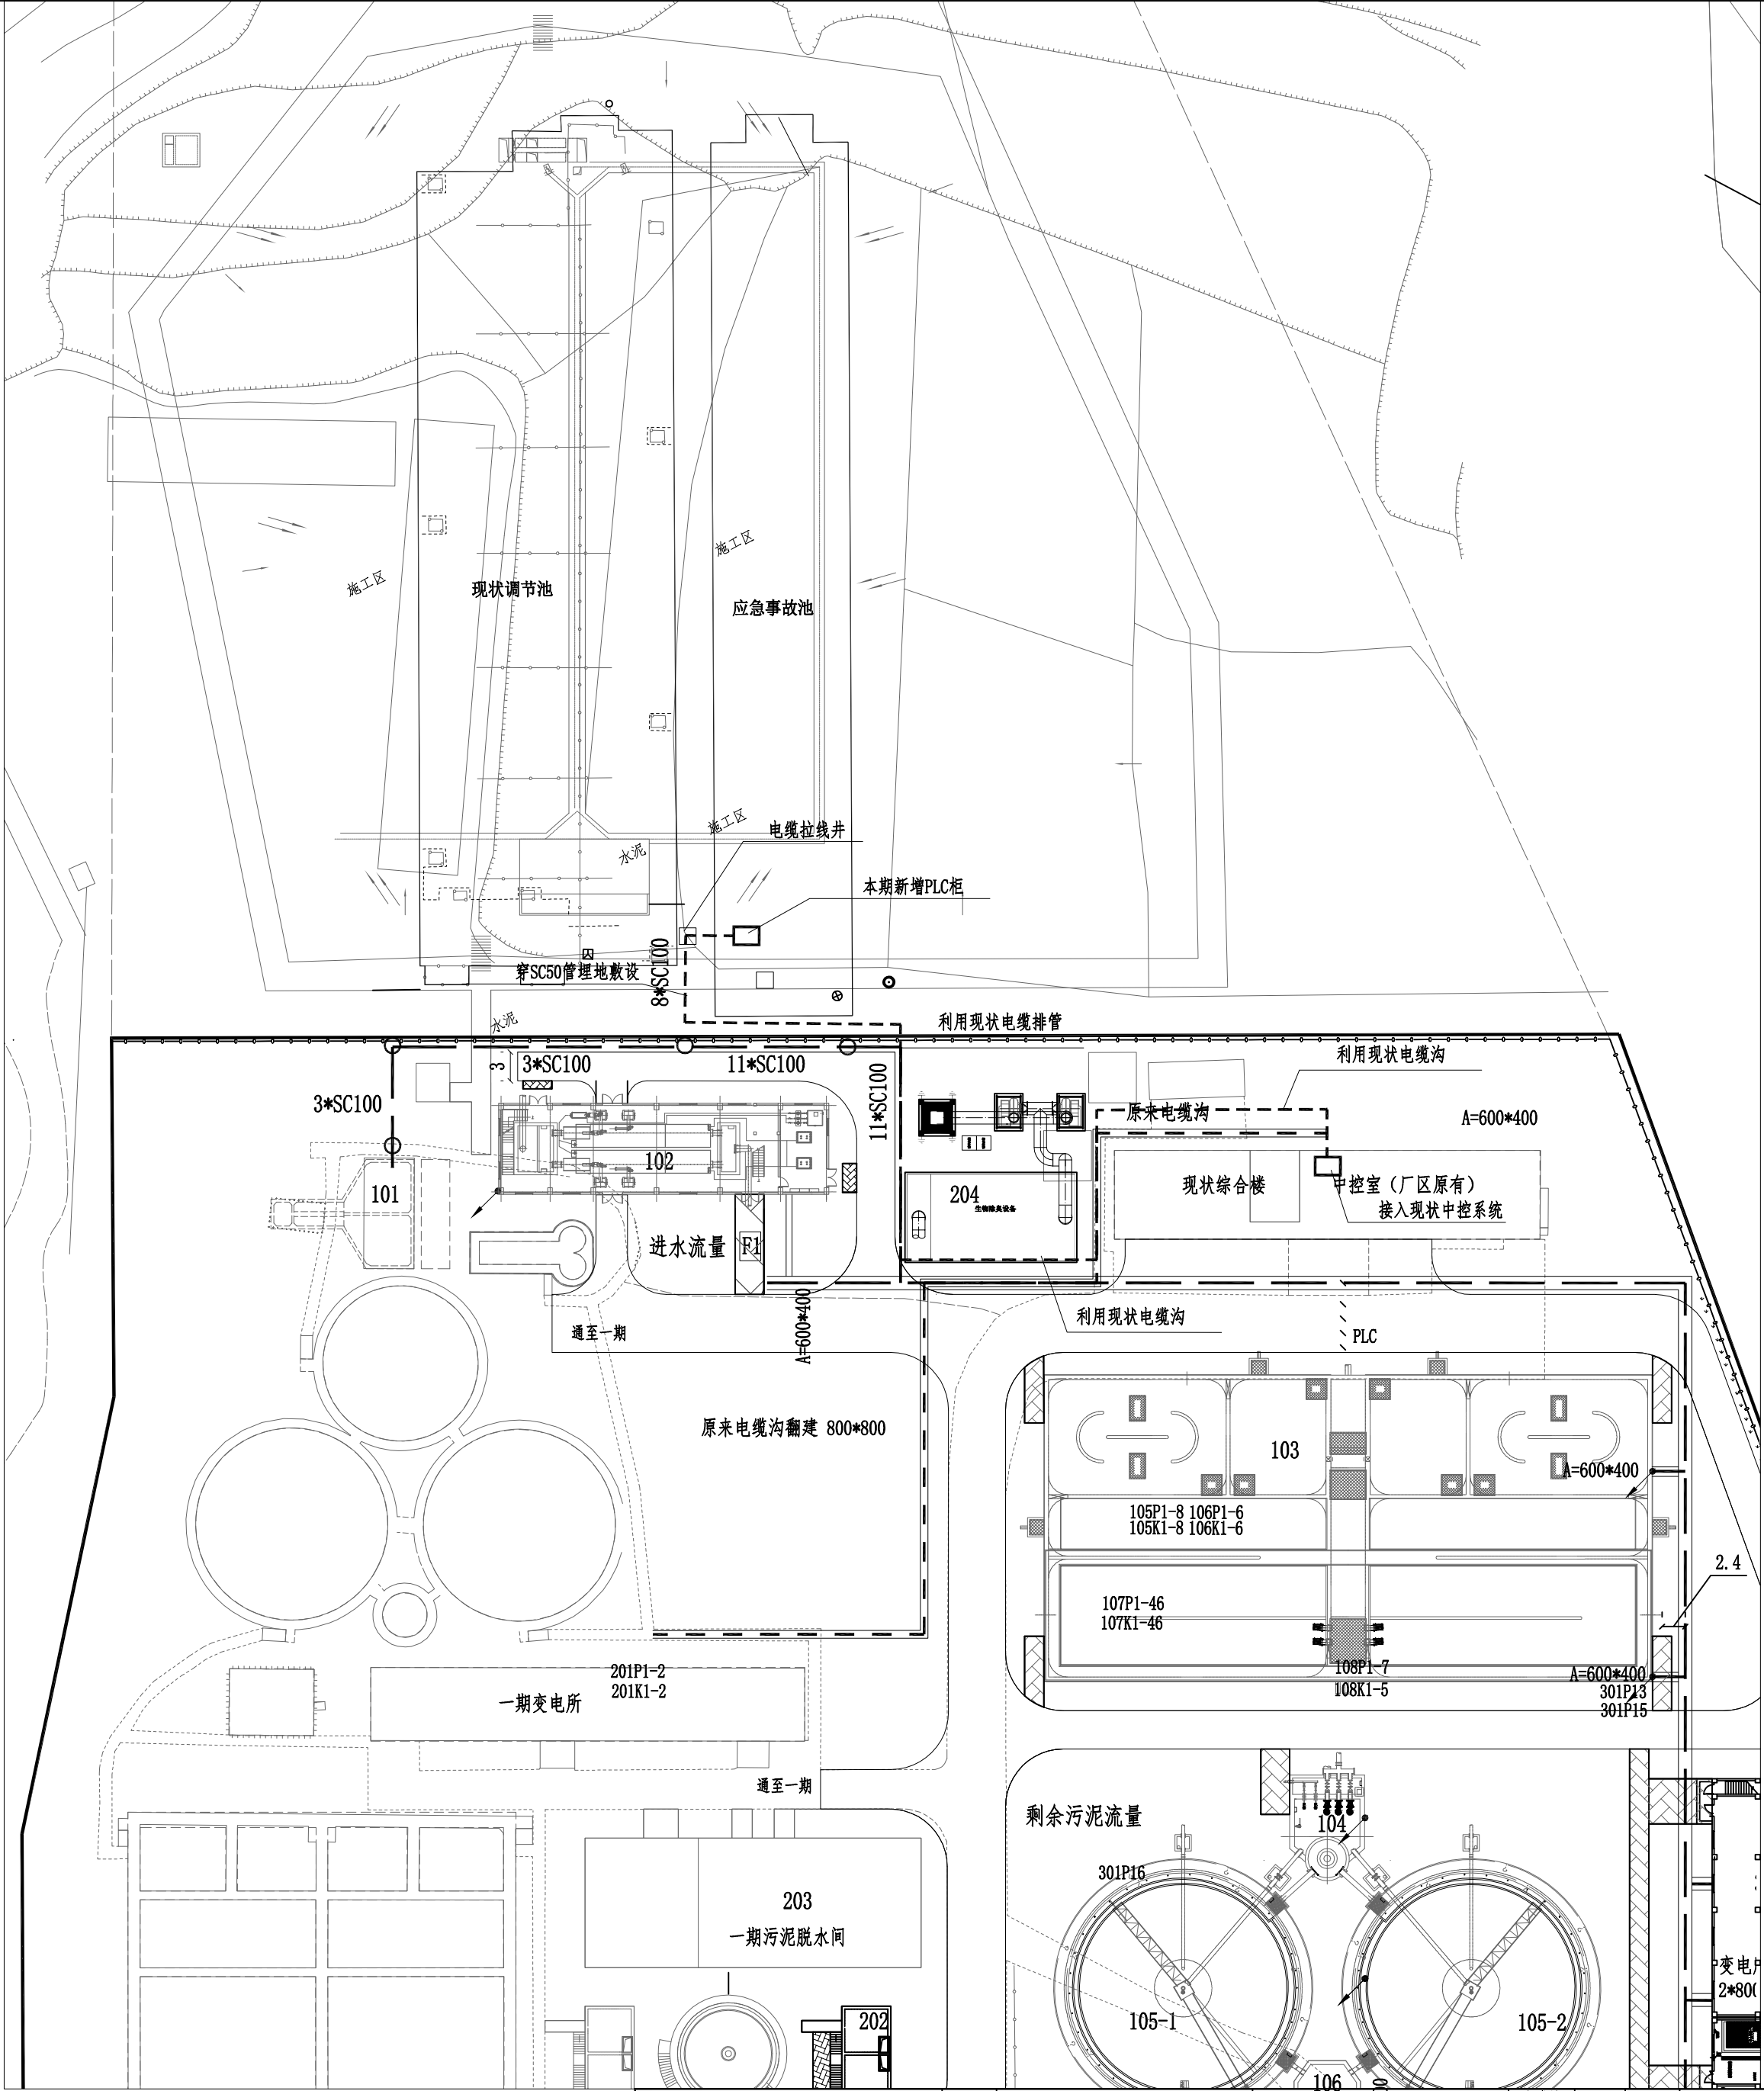

 中康工程技术有限公司 Zhongkang Engineering Technology Co., Ltd.	建设单位 CLIENT	广东韶关江经济开发区管理委员会	子项名称与图框名称 SUB-PROJECT NAME & DRAWING TITLE		项目代号 PROJECT NO.	比例 SCALE	详图	日期 DATE	2026.03	图号 DRAWING NO.	DQS-28	
	项目名称 PROJECT NAME	白土新建污水处理厂应急池工程	泵房至中控室光纤路由示意图		项目阶段 DES. STAGE	施工图	项目负责人 DESIGN MANAGER	彭锋	审定 APPROVED BY	张谦	校对 CHECKED BY	李现伟
					专业 DISCIPLINE	电气	专业负责人 DESIGNER	张谦	审核 REVIEWED BY	张制	设计 DESIGNED BY	区世碧