


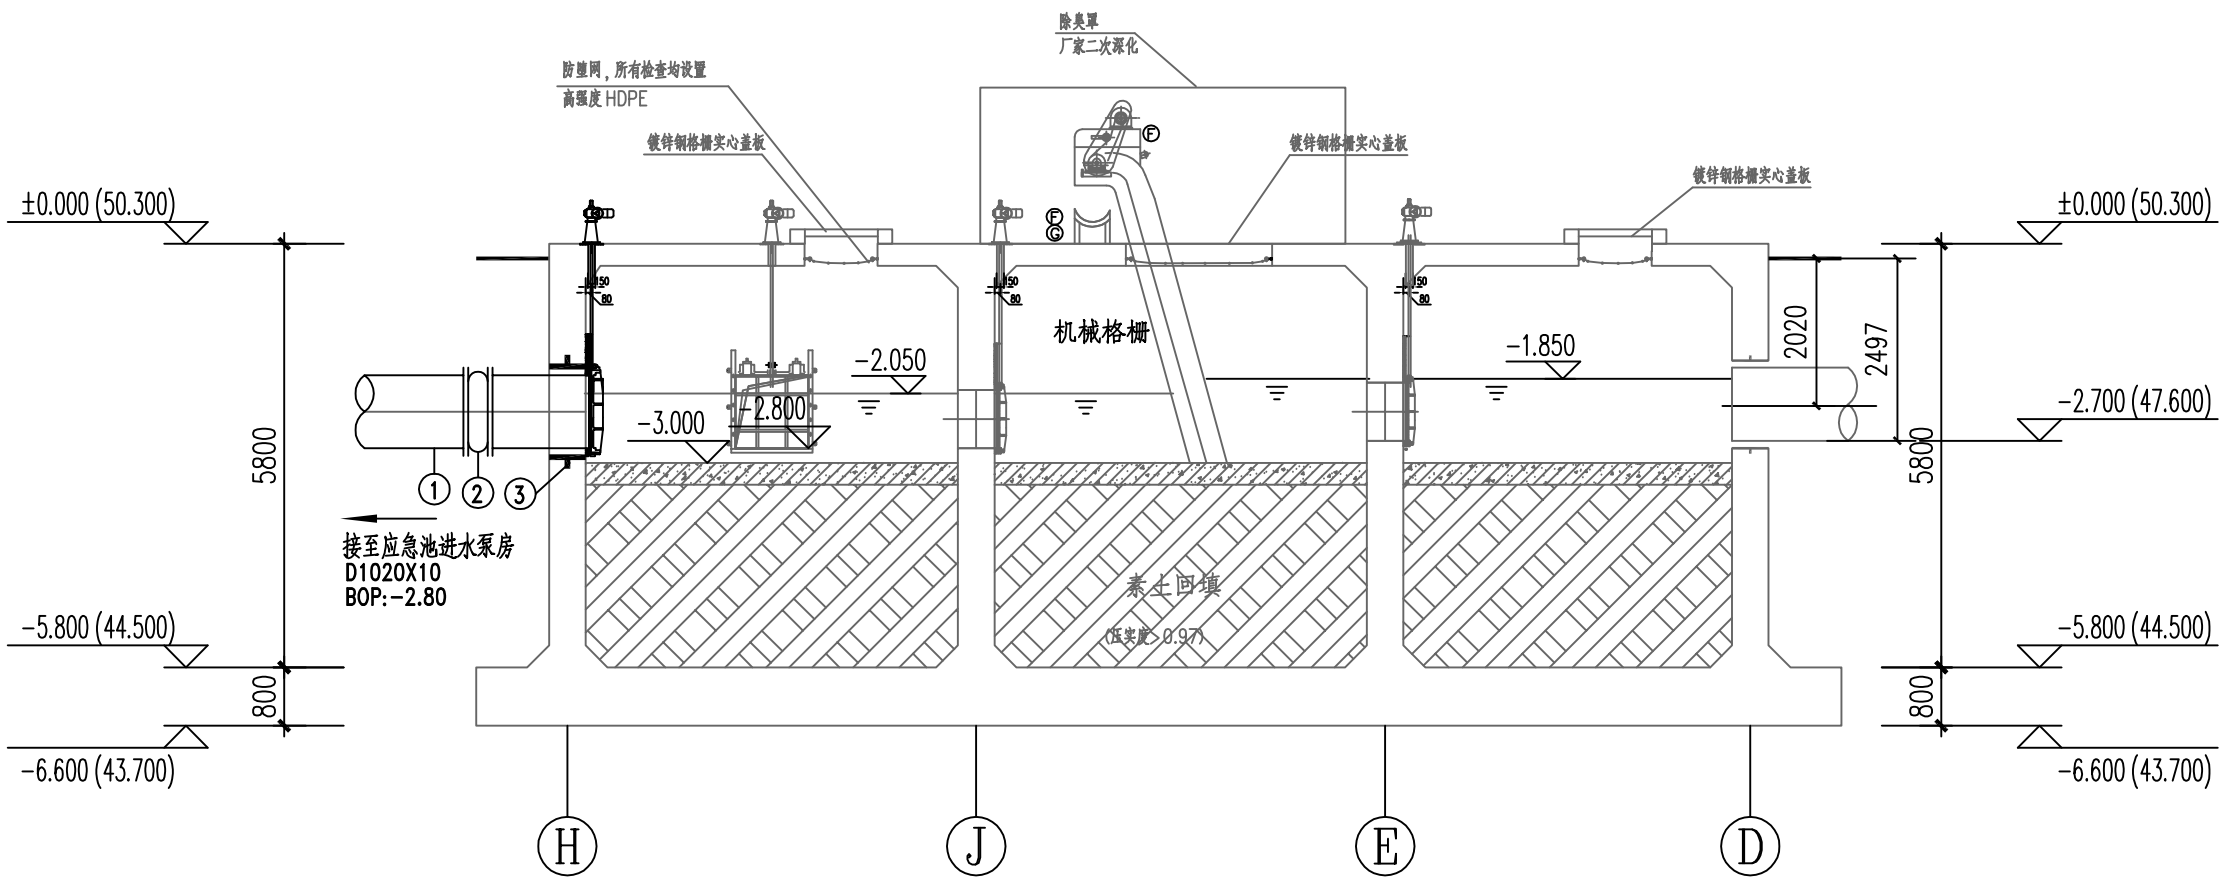

2-2剖面图 1:100

调节池改造设备和材料表

序号	名称	型号及规格	材料	单位	数量	备注
⑩	DN1000圆闸门	渗水量反向≤1.25L/min.m 渗水量正向≤0.72L/min.m	组合	套	1	含手电两用启闭机,配现场电控箱(含远程通讯接口), 配套不锈钢轴导架、丝杆。
①	焊接钢管	D1020X10	Q235B	m	3	粗格栅池超越管
②	双法兰可曲挠橡胶接头	DN1000	橡胶	套	1	粗格栅池超越管
③	刚性防水套管(A型)	DN1000	碳钢	个	1	粗格栅池超越管

 中庚工程技术有限公司 Zhongkang Engineering Technology Co., Ltd.	建设单位 CLIENT	广东韶关曲江经济开发区管理委员会	子项名称与图框名称 SUB-PROJECT NAME & DRAWING TITLE		项目代号 PROJECT NO.		比 例 SCALE	详图	日 期 DATE	2026.03	图 号 DRAWING NO.	PSC-06-02
	项目名称 PROJECT NAME	白土新建污水处理厂应急池工程	调节池改造工艺剖面图		项目阶段 DES. STAGE	施工图	项目负责人 DESIGN MANAGER	彭锋	审 定 APPROVED BY	彭锋	校 对 CHECKED BY	姜俊峰
					专 业 DISCIPLINE	给排水	专业负责人 DISCIPLINE CHIEF	彭锋	审 核 REVIEWED BY	马达	设 计 DESIGNED BY	武晓全