



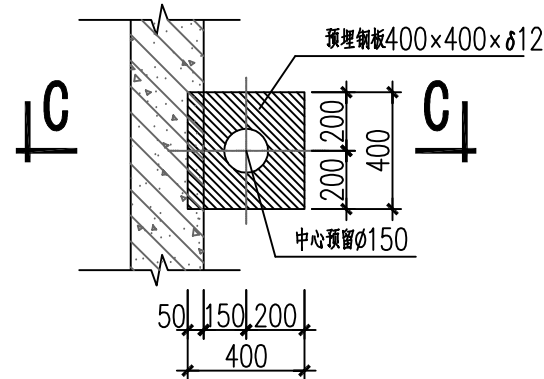


启闭机预埋件大样 1:25

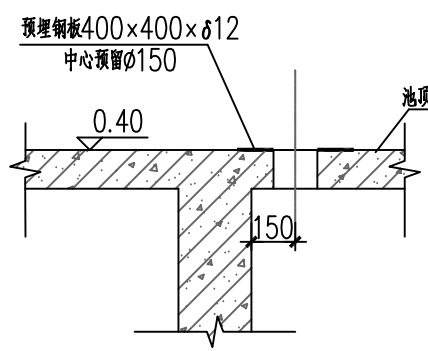


C-C剖面图 1:25

说明:


1. 因设备未确定, 所有设备尺寸、功率及设备相关的土建条件(含预埋件)仅供参考, 应以设备商提供的资料为准;
2. 与设备安装有关的土建部分施工之前应根据设备提供商提供的设备安装资料确认, 若有矛盾请及时与设计单位协调联系;
3. 安装单位应与土建单位密切配合, 根据设备要求留好预留孔和预埋件, 所有设备的安装要求和方式详见设备厂家的安装说明;
4. 本图应与其他专业图纸一并使用。

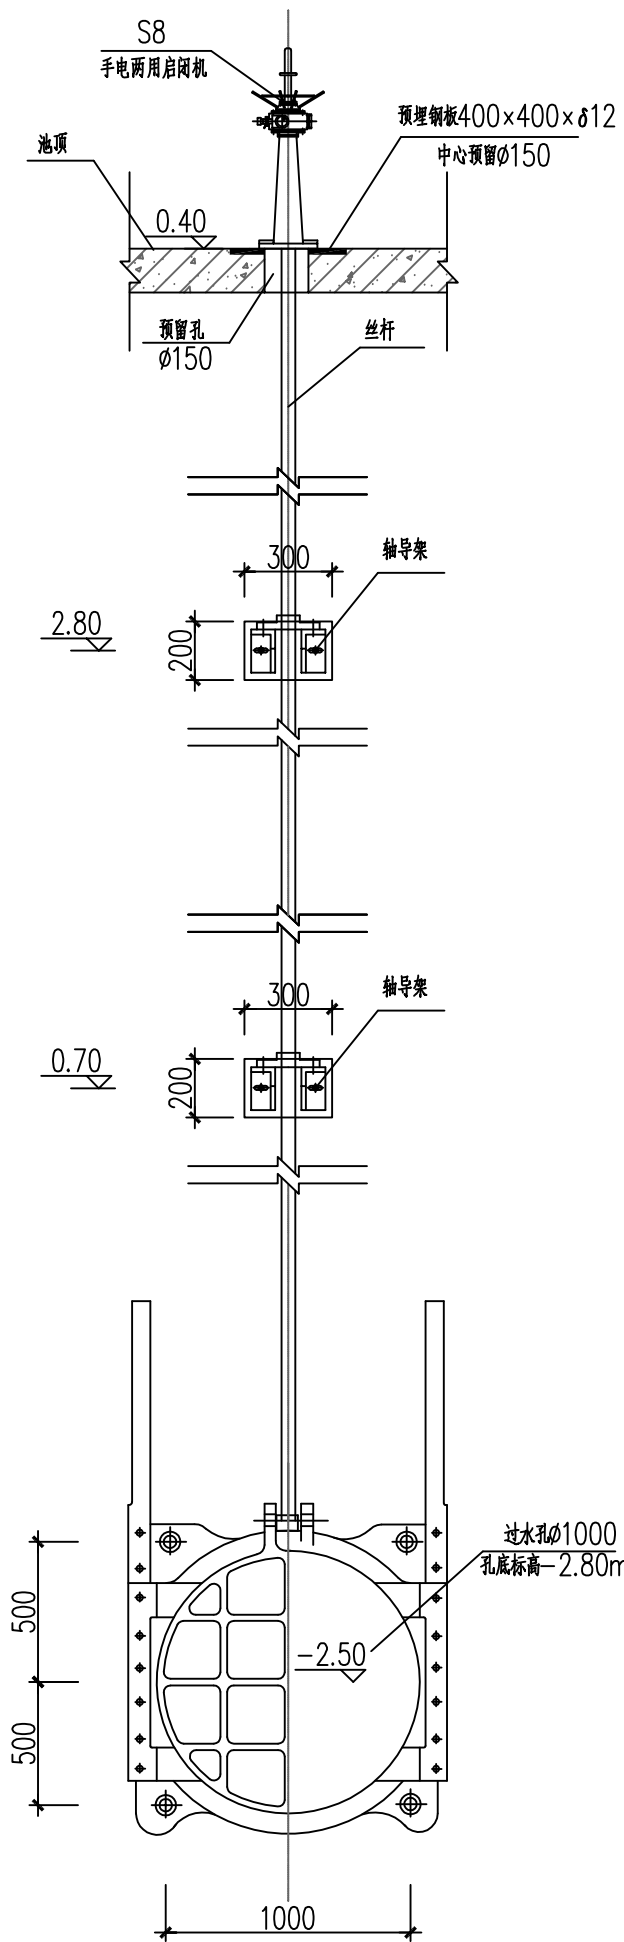

A向视图 1:25

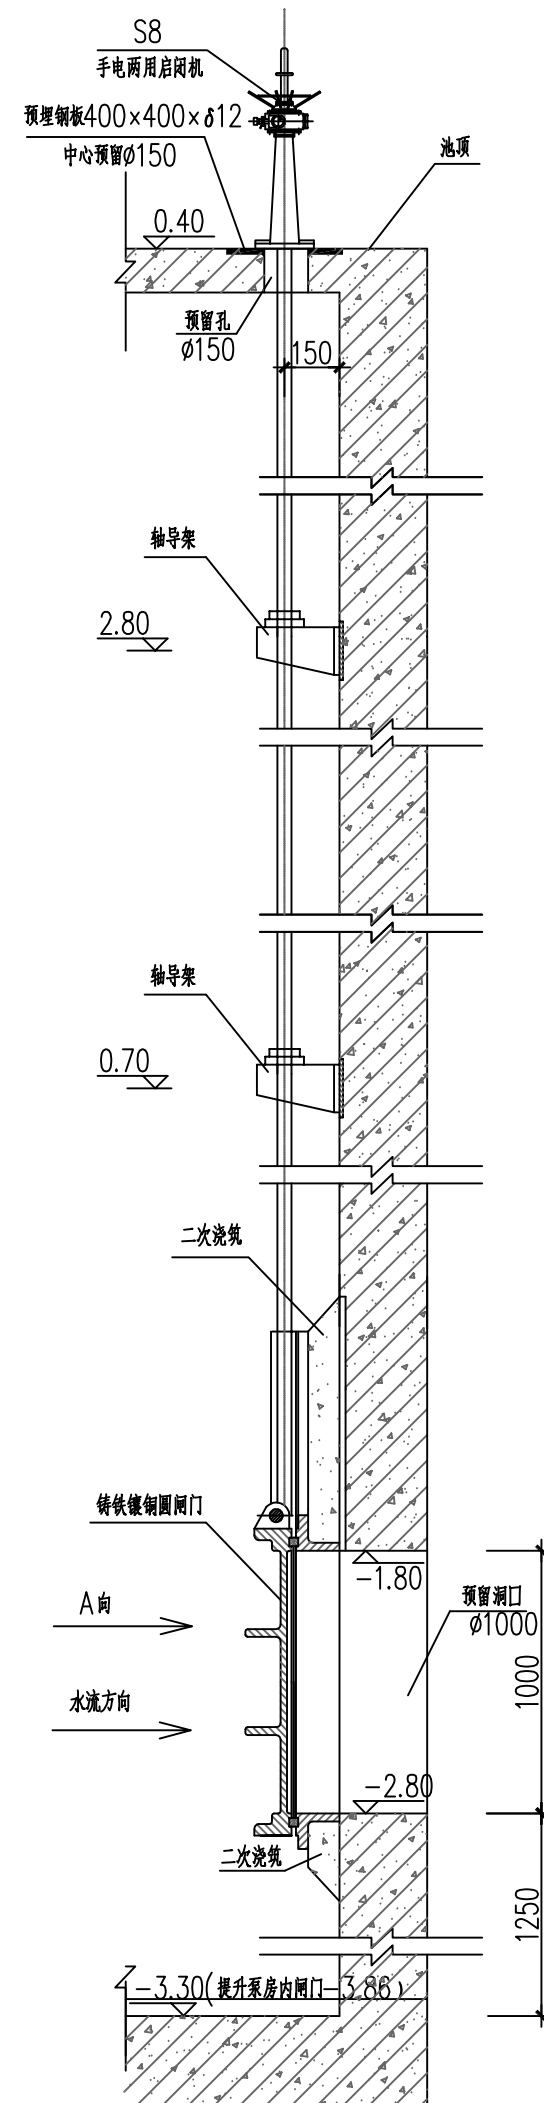

S7(圆形闸门) 安装大样图1:25

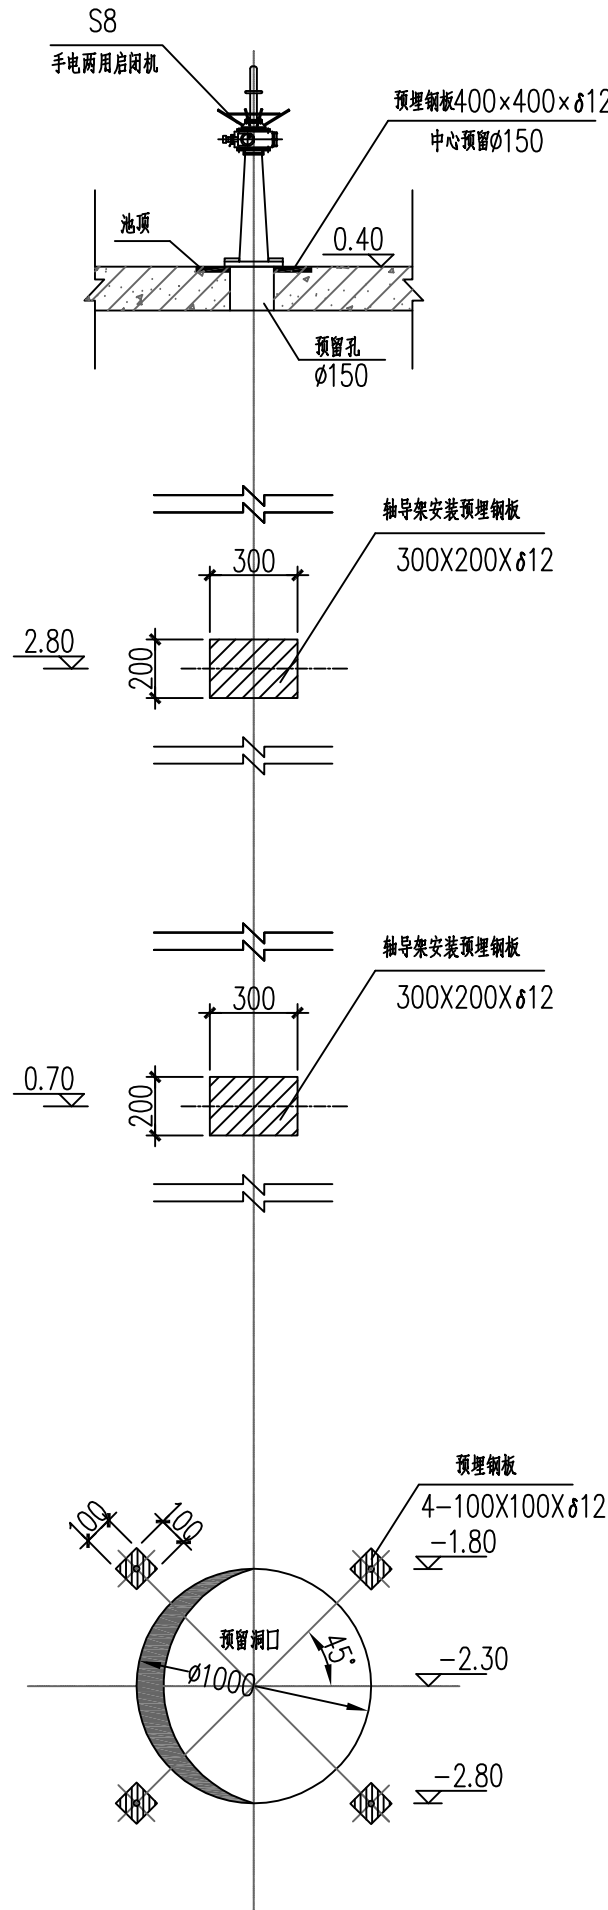

S7安装预埋钢板大样图 1:25

 中庚工程技术有限公司 Zhongkang Engineering Technology Co., Ltd.	建设单位 CLIENT	广东韶关曲江经济开发区管理委员会	子项名称与图标名称 SUB-PROJECT NAME & DRAWING TITLE		项目代号 PROJECT NO.		比 例 SCALE	详图	日 期 DATE	2026. 03	图 号 DRAWING NO.	PSC-06-03
	项目名称 PROJECT NAME	白土新建污水处理厂应急池工程	调节池改造 圆闸门安装大样图		项目阶段 DES. STAGE	施工图	项目负责人 DESIGN MANAGER	彭锋	审 定 APPROVED BY	彭锋	校 对 CHECKED BY	姜俊峰
					专 业 DISCIPLINE	给排水	专业负责人 DISCIPLINE CHIEF	彭锋	审 核 REVIEWED BY	马达	设 计 DESIGNED BY	武晓全
												姜俊峰