


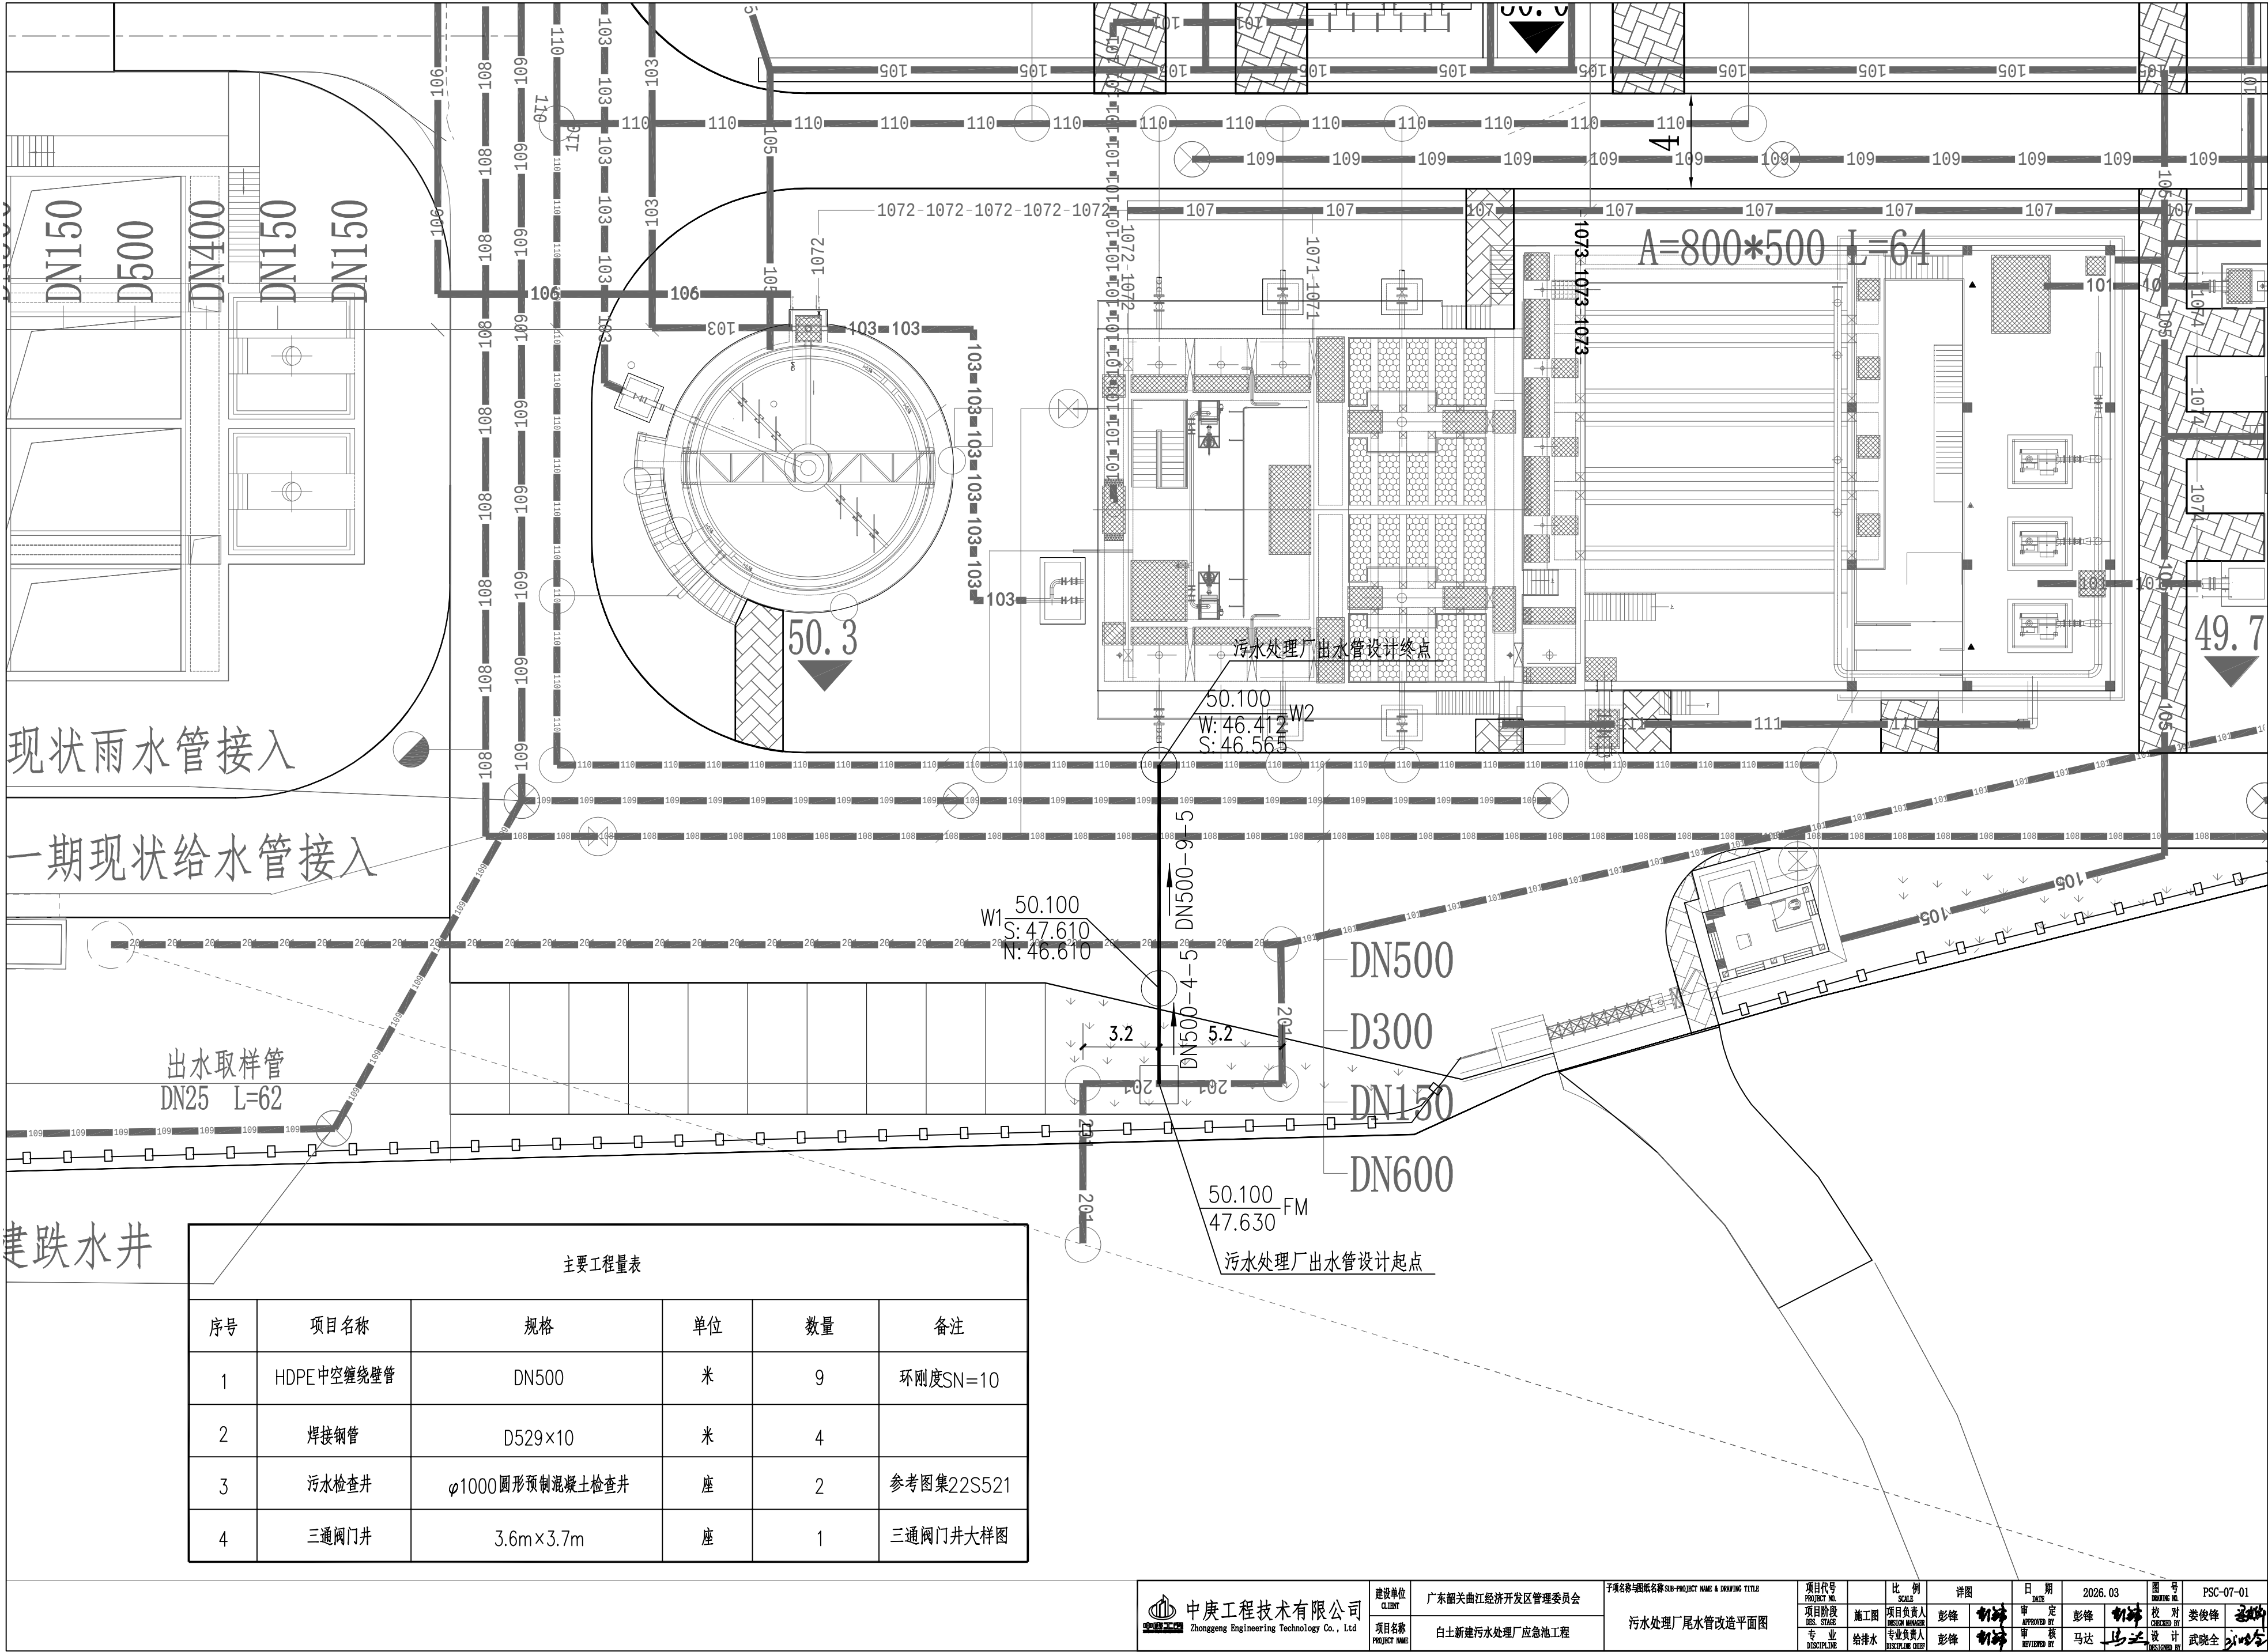

主要工程量表					
序号	项目名称	规格	单位	数量	备注
1	HDPE中空缠绕壁管	DN500	米	9	环刚度SN=10
2	焊接钢管	D529×10	米	4	
3	污水检查井	φ1000圆形预制混凝土检查井	座	2	参考图集22S521
4	三通阀门井	3.6m×3.7m	座	1	三通阀门井大样图

 中庚工程技术有限公司 Zhonggong Engineering Technology Co., Ltd.	建设单位 CLIENT	广东韶关曲江经济开发区管理委员会	子项名称与图框名称 SUB-PROJECT NAME & DRAWING TITLE		项目代号 PROJECT NO.		比 例 SCALE	详图	日 期 DATE	2026. 03	图 号 DRAWING NO.	PSC-07-01
	项目名称 PROJECT NAME	白土新建污水处理厂应急池工程	污水处理厂尾水管改造平面图		项目阶段 DES. STAGE	施工图	项目负责人 DESIGN MANAGER	彭锋	审 定 APPROVED BY	彭锋	校 对 CHECKED BY	姜俊峰
					专 业 DISCIPLINE	给排水	专业负责人 DISCIPLINE CHIEF	彭锋	审 核 REVIEWED BY	马达	设 计 DESIGNED BY	武晓全
												姜俊峰