


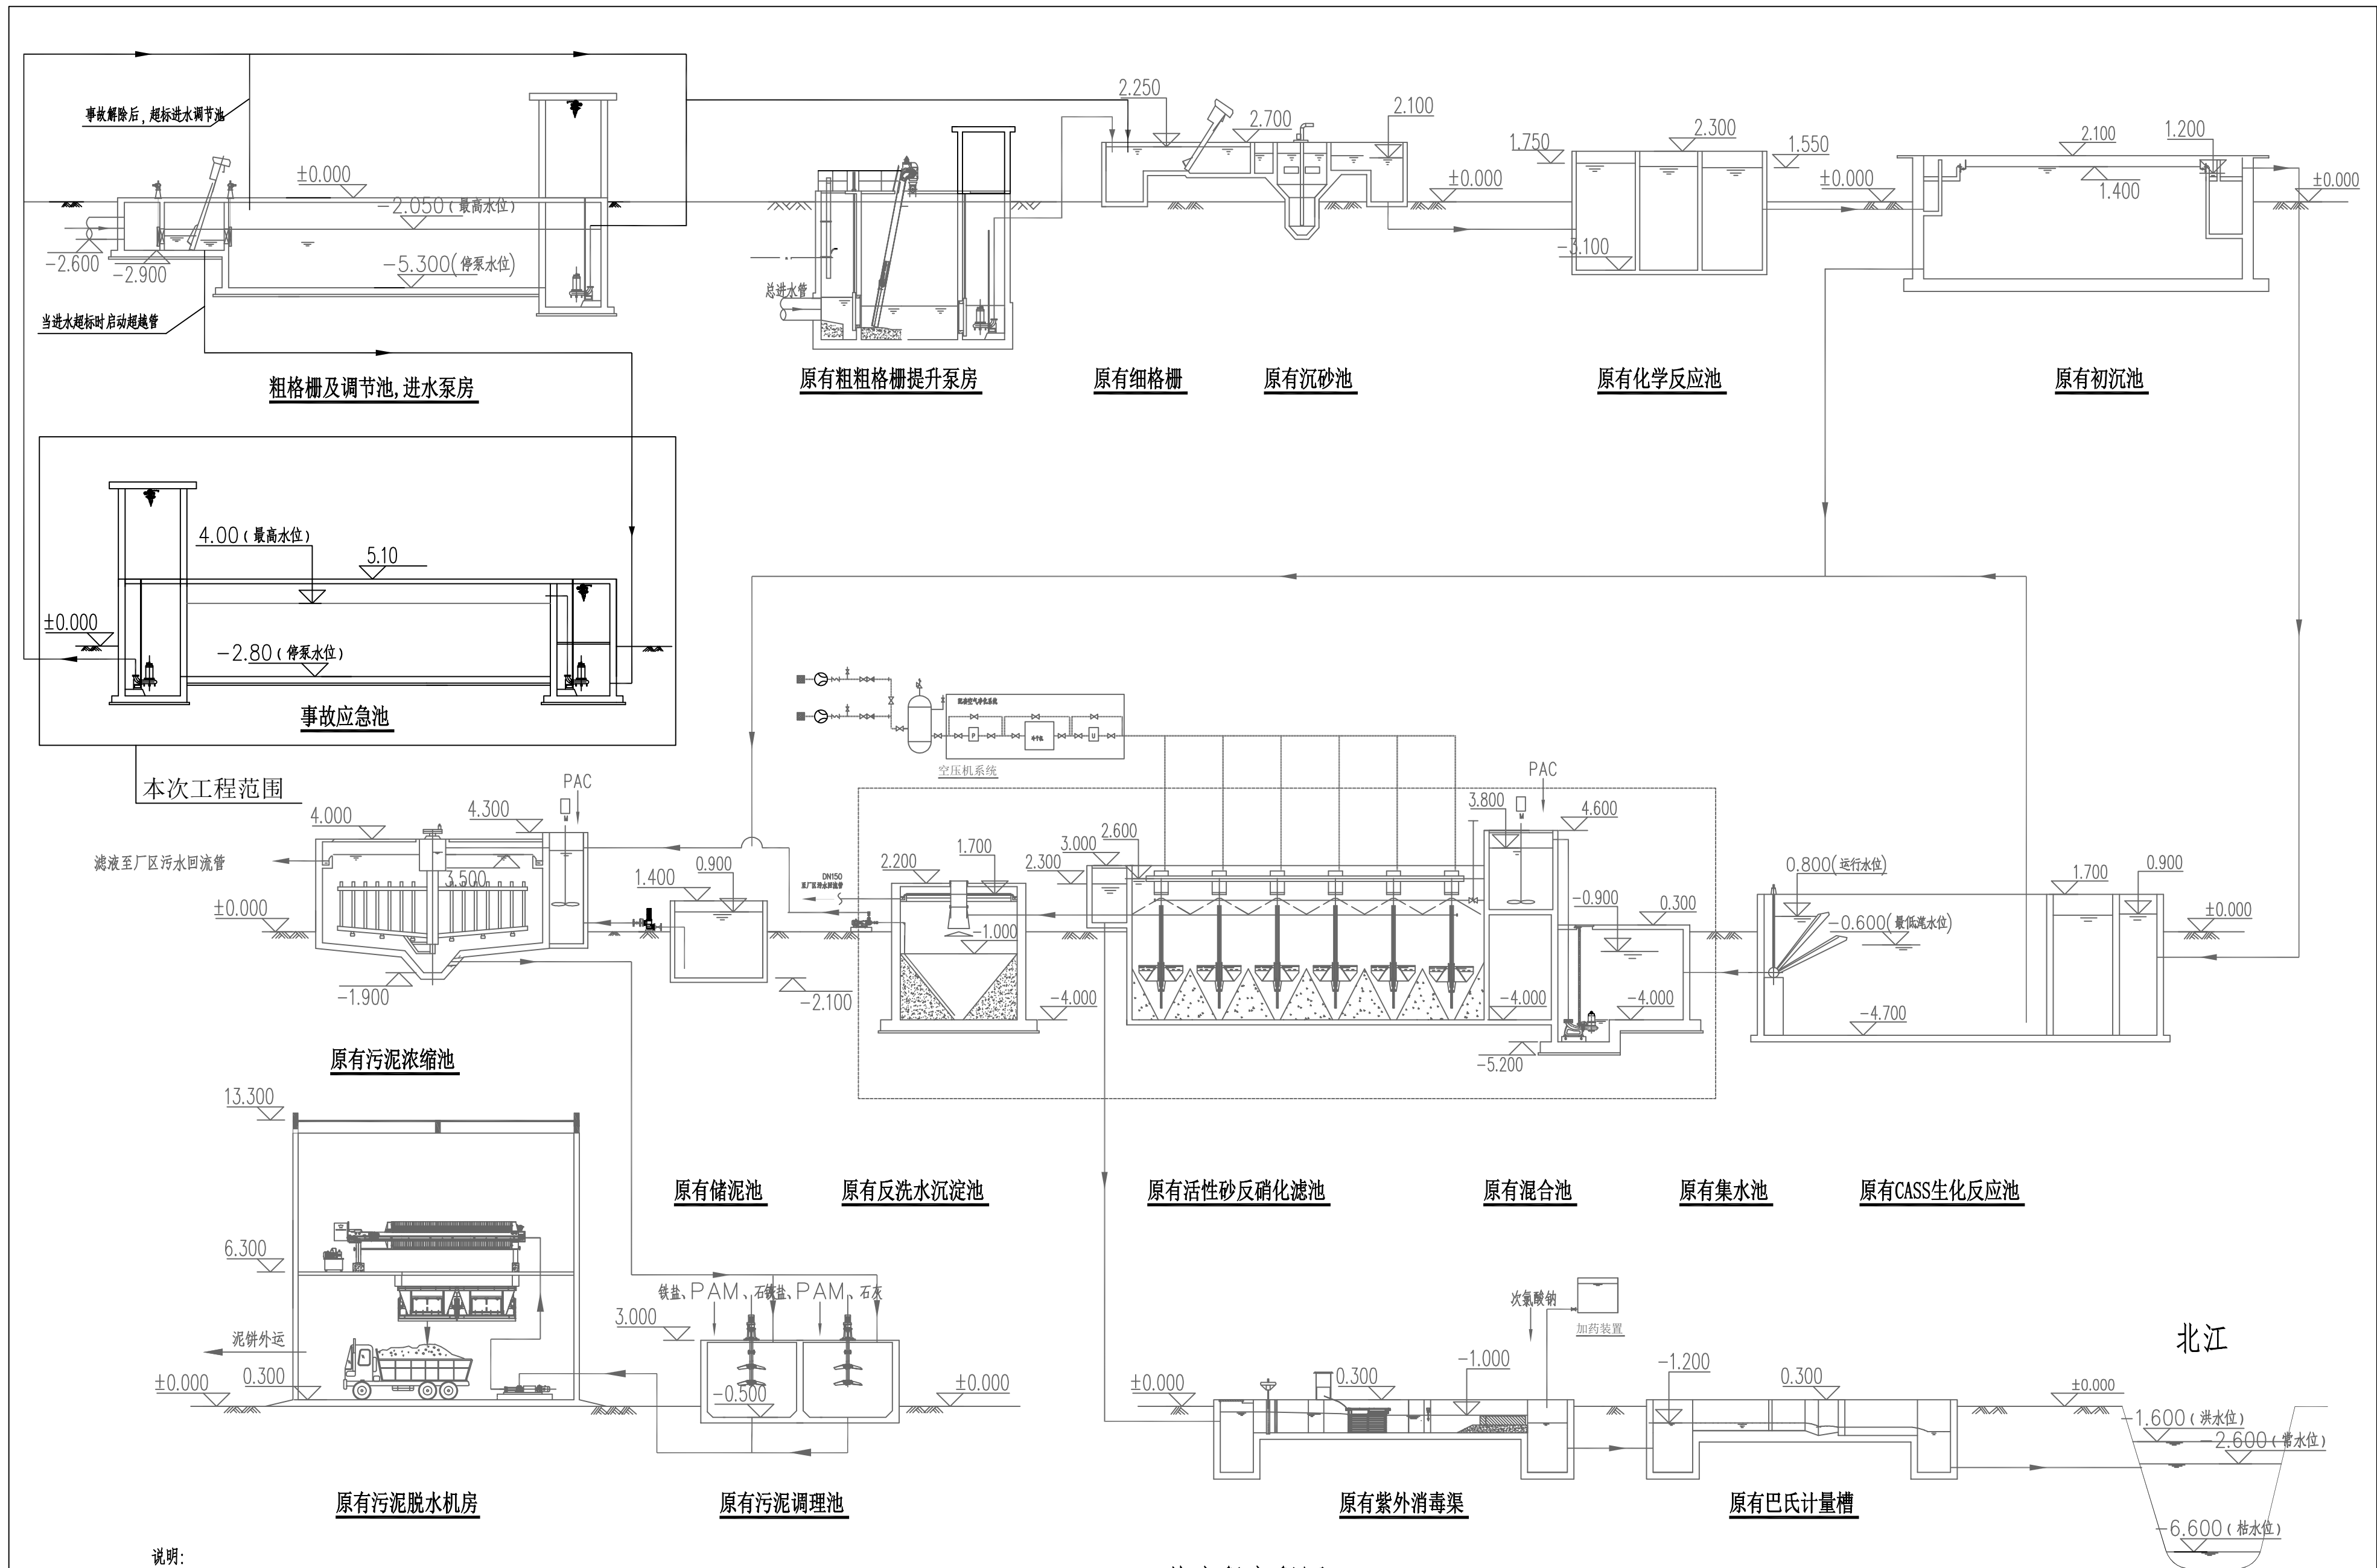

说明:

1. 本图标注单位以m计。

2. 本图采用相对标高, 地坪标高±0.00相当于1985国家高程50.30m。

图例:

—— 工艺污水管

工艺流程高程图

 中庚工程技术有限公司 Zhongkang Engineering Technology Co., Ltd	建设单位 CLIENT	广东韶关曲江经济开发区管理委员会	子项名称与图框名称 SUB-PROJECT NAME & DRAWING TITLE		项目代号 PROJECT NO.	比 例 SCALE	详图	日期 DATE	2026. 03	图号 DRAWING NO.	PSC-03-01
	项目名称 PROJECT NAME	白土新建污水处理厂应急池工程	工艺流程高程图	项目阶段 DES. STAGE	施工图	项目负责人 DESIGN MANAGER	彭锋	审 定 APPROVED BY	彭锋	校 对 CHECKED BY	姜俊峰
				专 业 DISCIPLINE	给排水	专业负责人 DISCIPLINE LEADER	彭锋	审 核 REVIEWED BY	马达	设 计 DESIGNED BY	武晓全