


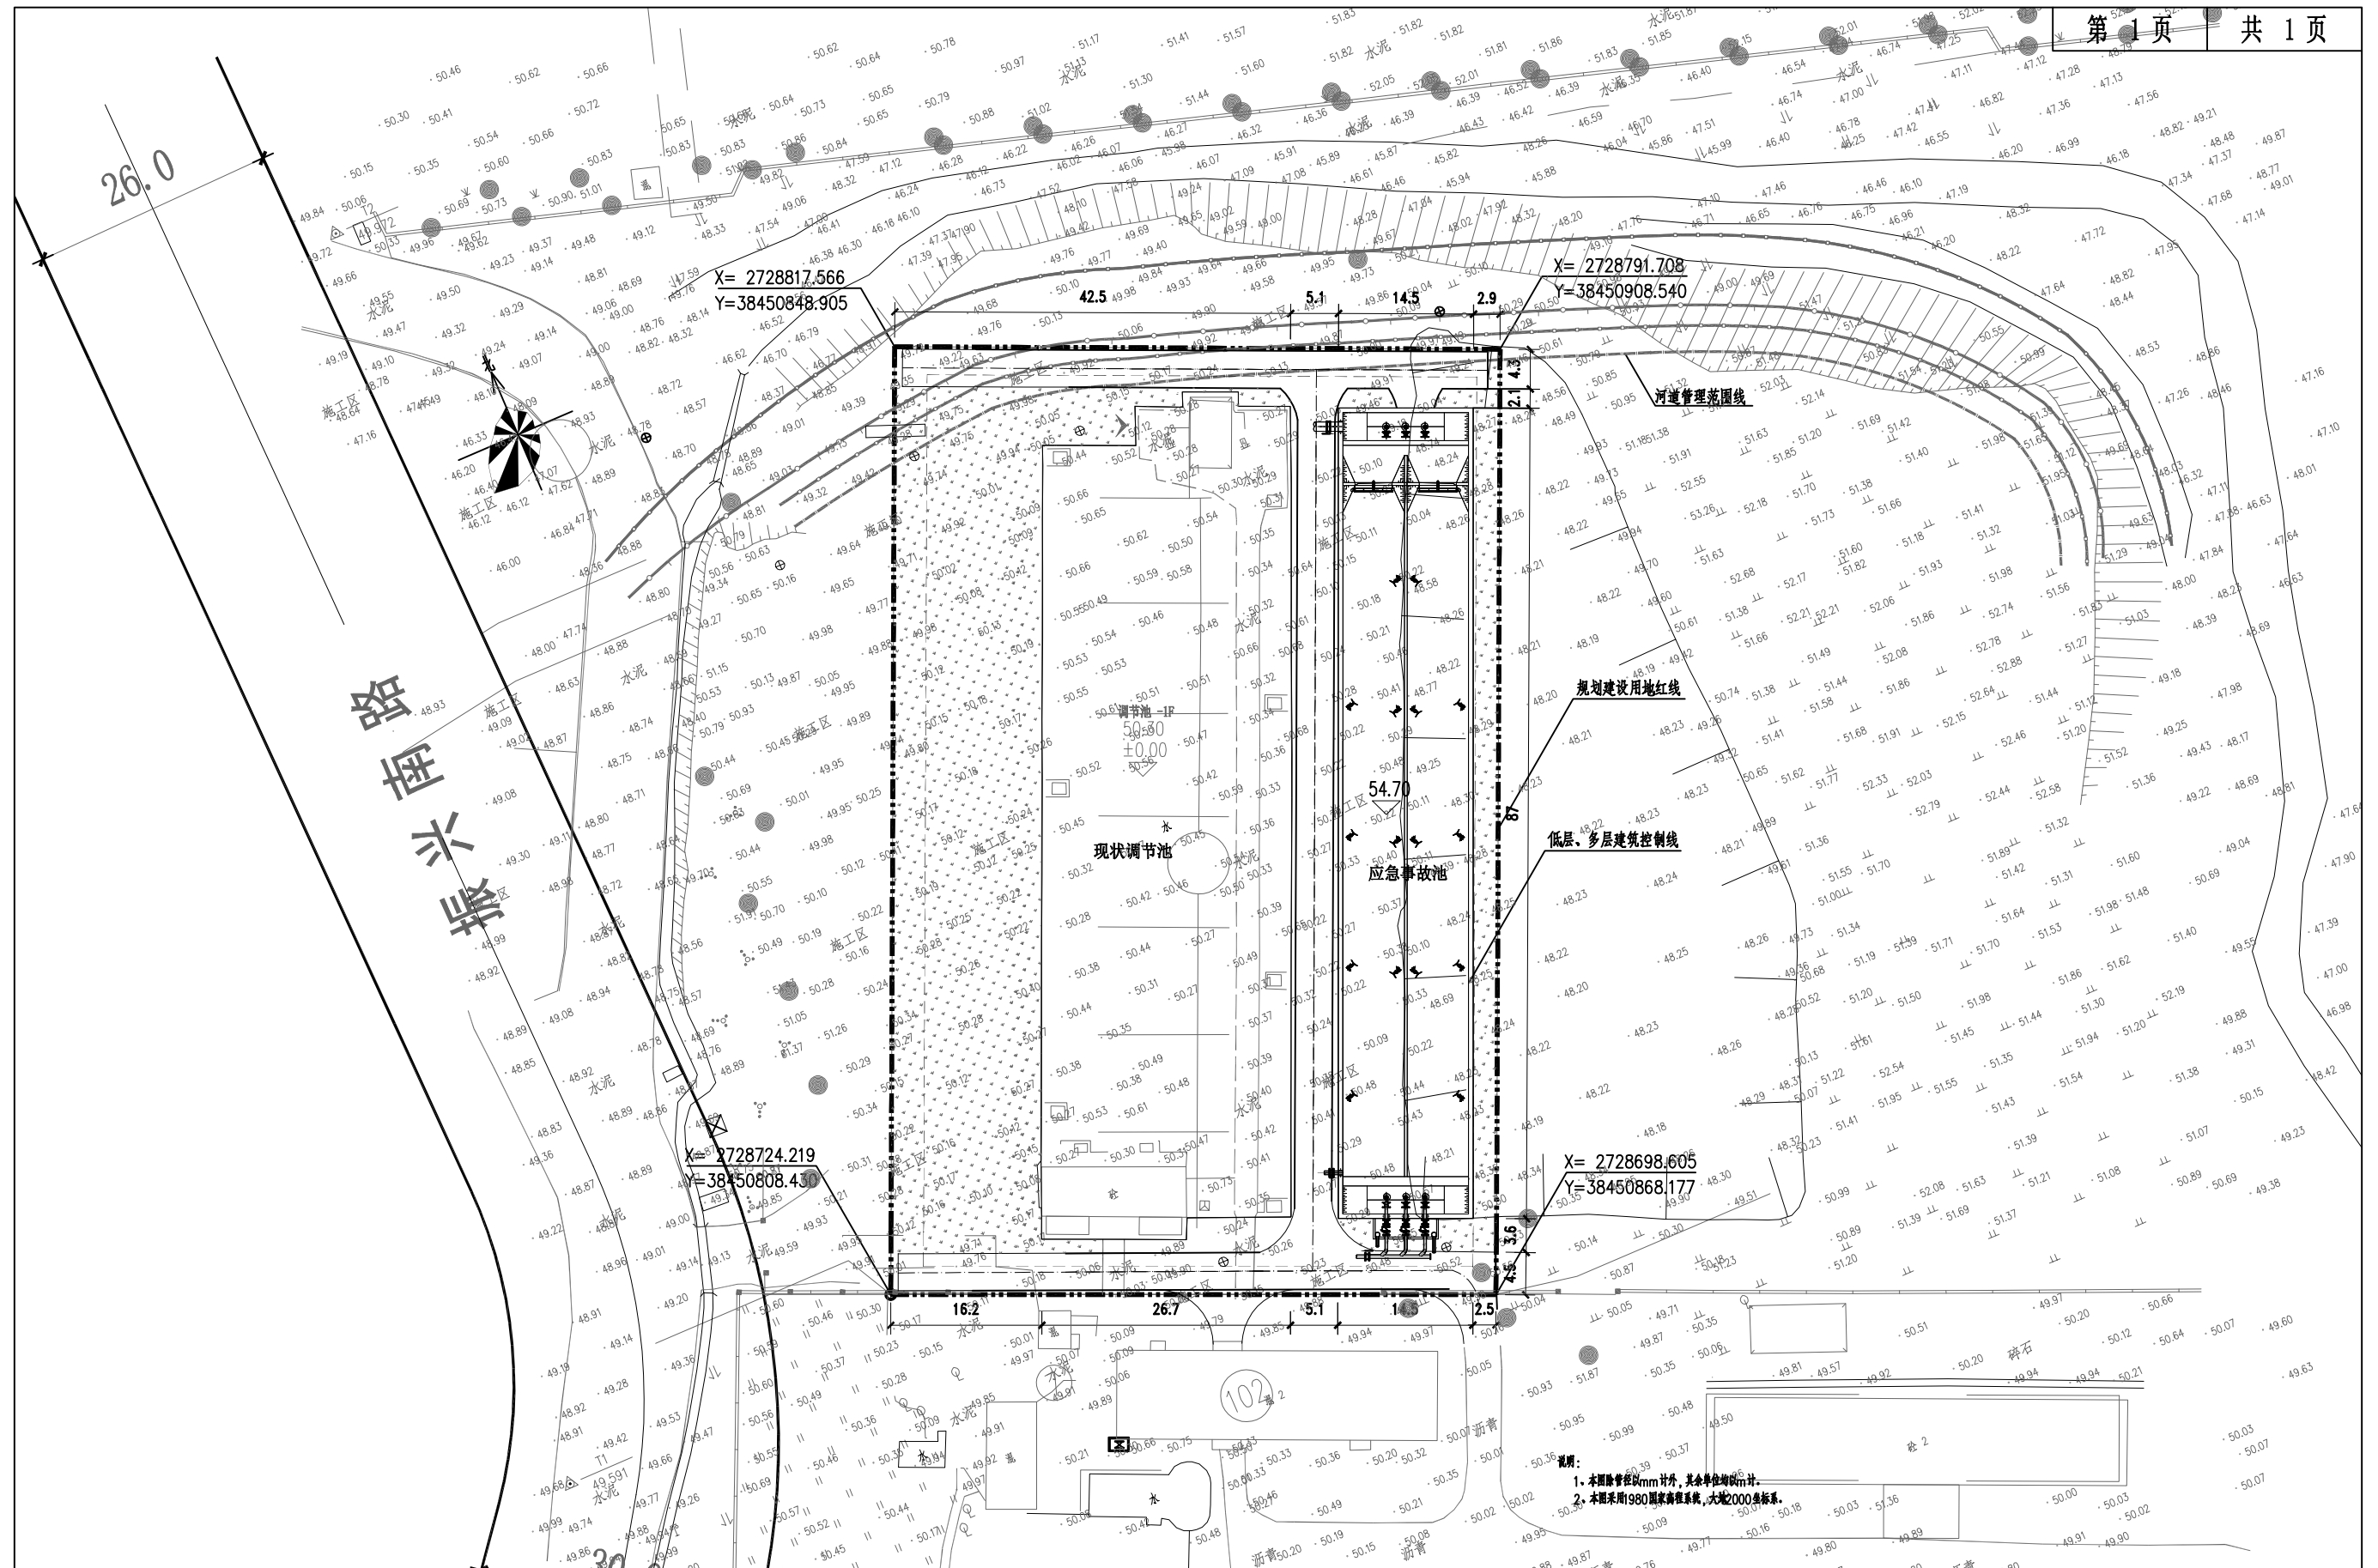

说明:

- 1、本图除管径以mm计外,其余单位均以m计。
- 2、本图采用1980国家高程系统,大地2000坐标系。

 中庚工程技术有限公司 Zhonggeng Engineering Technology Co., Ltd	建设单位 CLIENT	广东韶关曲江经济开发区管理委员会	子项名称与图纸名称 SUB-PROJECT NAME & DRAWING TITLE 新建应急池工艺总平面图	项目代号 PROJECT NO.		比 例 SCALE	详图		日 期 DATE	2026. 03		图 号 DRAWING NO.	PSC-03-02	
	项目名称 PROJECT NAME	白土新建污水处理厂应急池工程		项目阶段 DES. STAGE	施工图	项目负责人 DESIGN MANAGER	彭锋	彭锋	审 定 APPROVED BY	彭锋	彭锋	校 对 CHECKED BY	娄俊锋	娄俊锋
				专 业 DISCIPLINE	给排水	专业负责人 DISCIPLINE CHIEF	彭锋	彭锋	审 核 REVIEWED BY	马达	马达	设 计 DESIGNED BY	武晓全	武晓全