



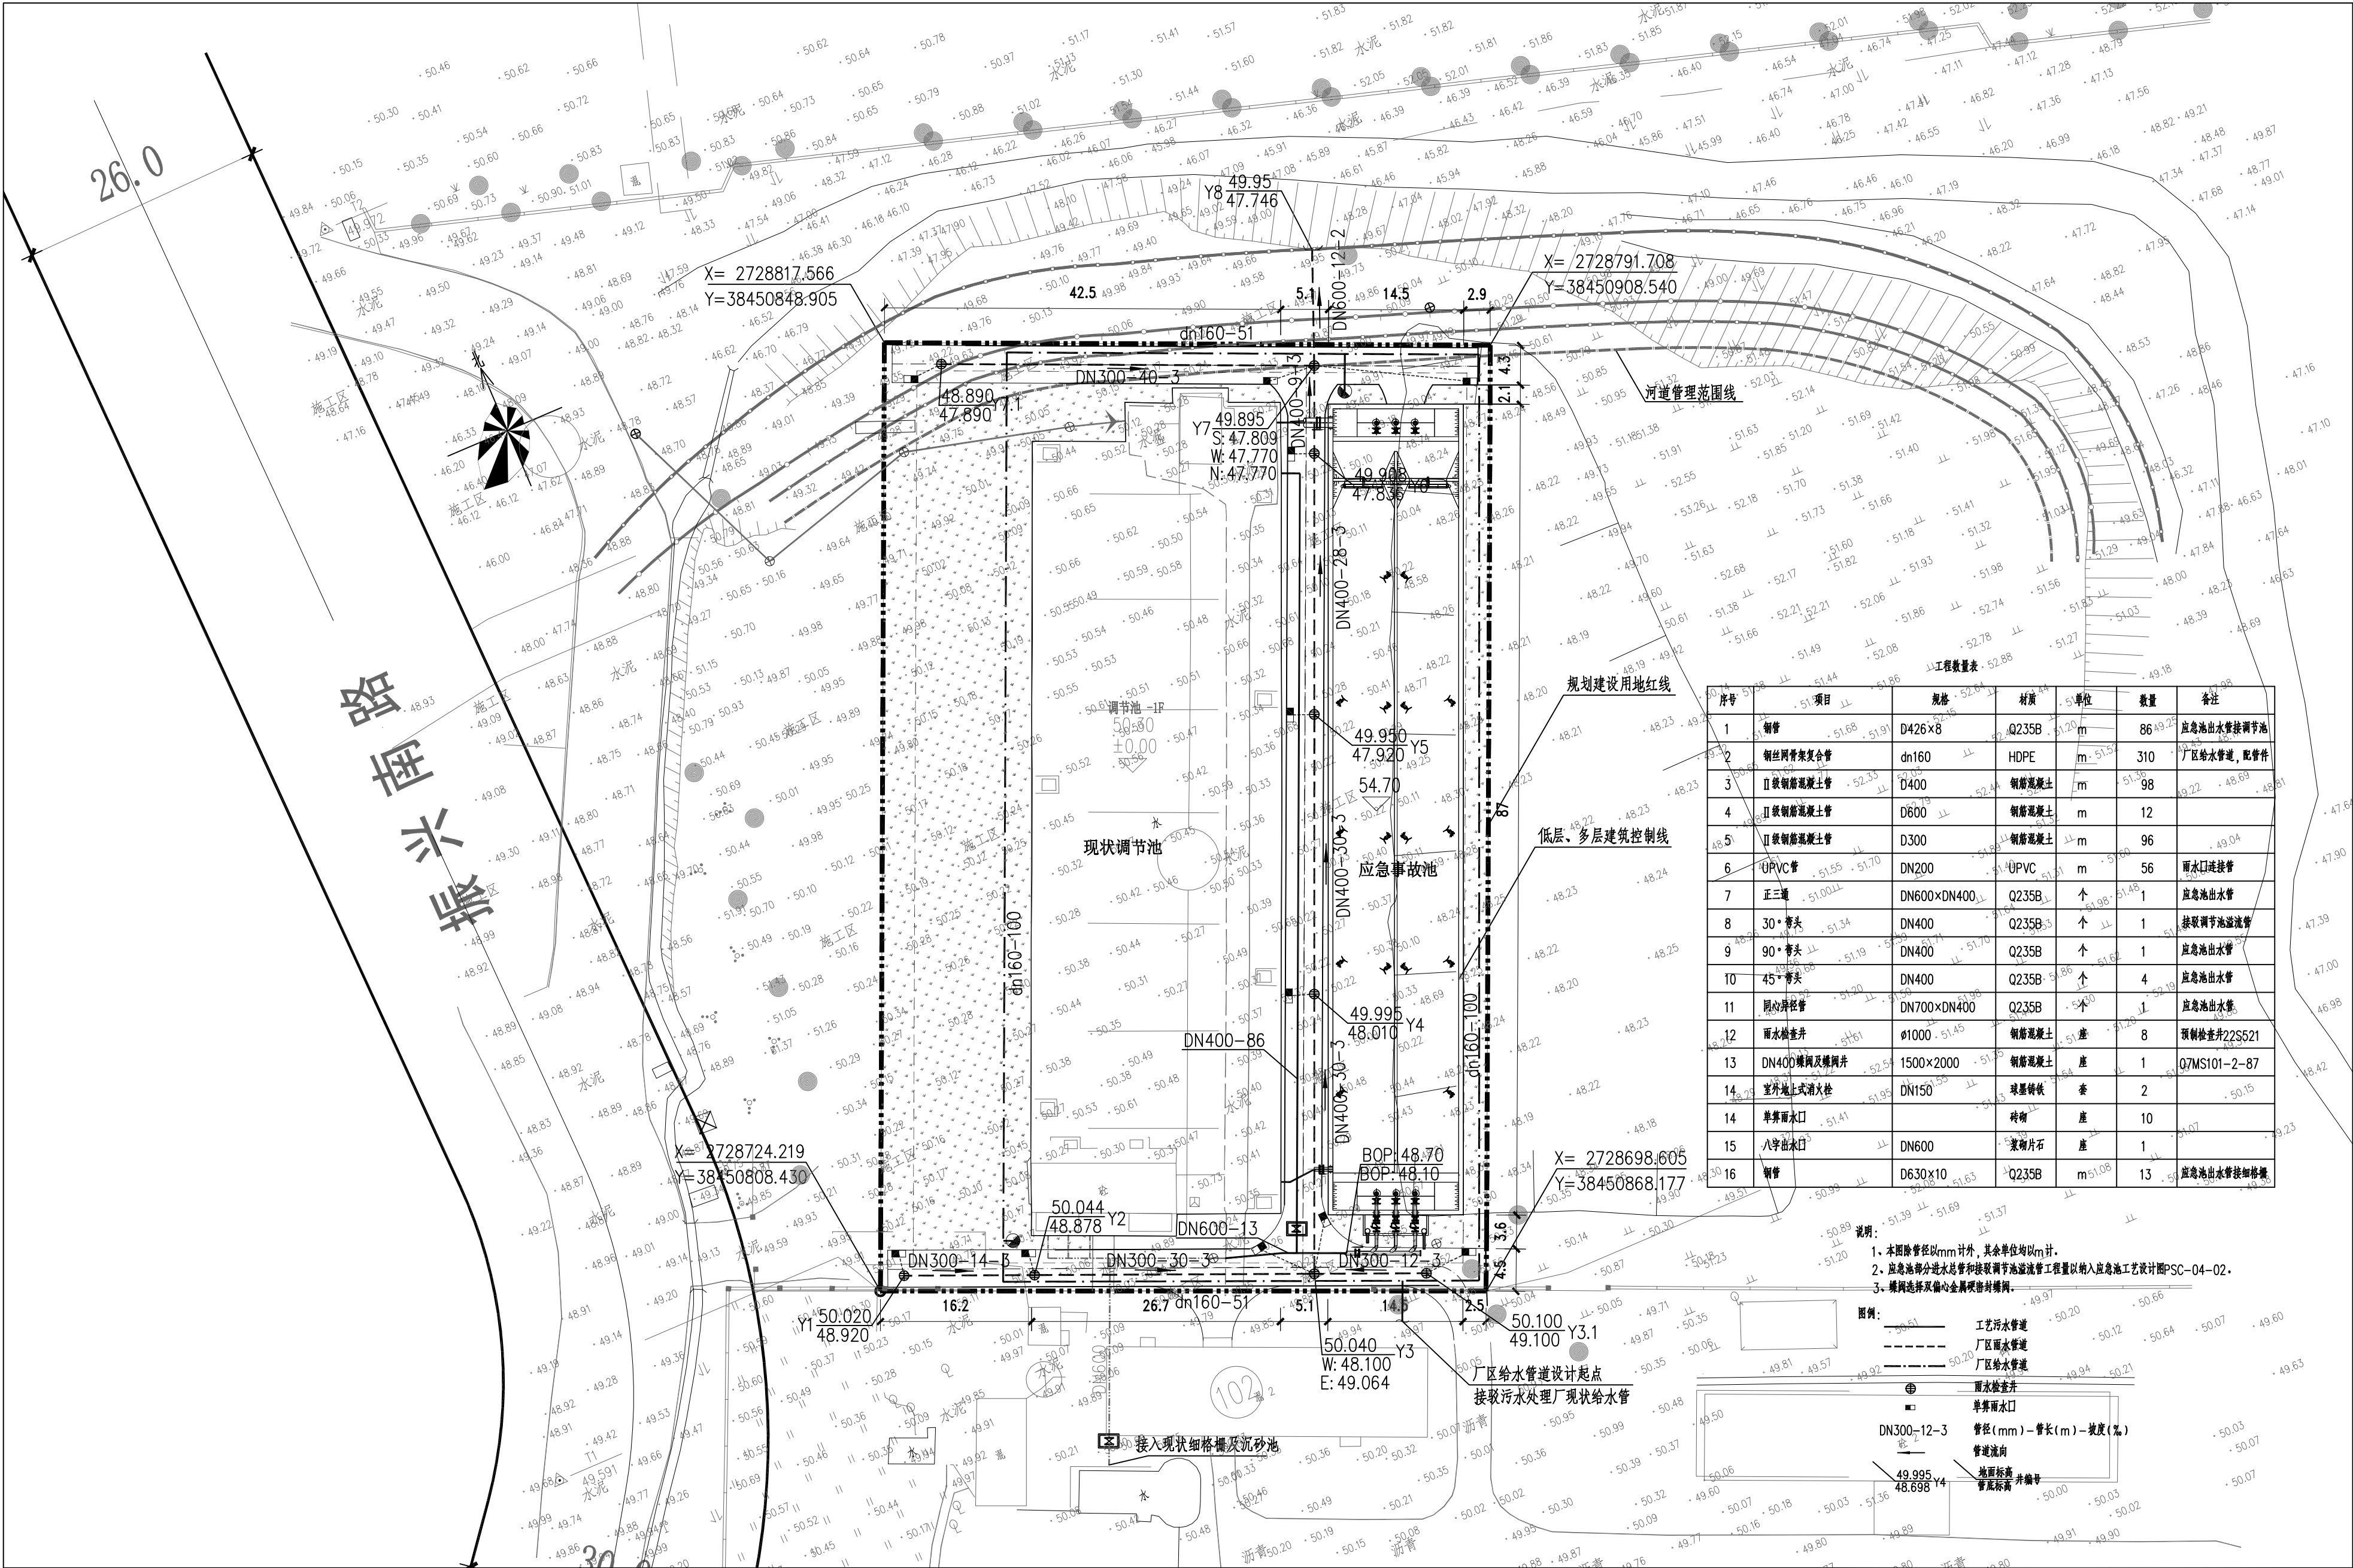

序号	项目	规格	材质	单位	数量	备注
1	钢管	D426×8	Q235B	m	86	应急池出水管接调节池
2	钢丝网骨架复合管	dn160	HDPE	m	310	厂区给水管, 配管件
3	II级钢筋混凝土管	D400	钢筋混凝土	m	98	
4	II级钢筋混凝土管	D600	钢筋混凝土	m	12	
5	II级钢筋混凝土管	D300	钢筋混凝土	m	96	
6	UPVC管	DN200	UPVC	m	56	雨水口连接管
7	正三通	DN600×DN400	Q235B	个	1	应急池出水管
8	30°弯头	DN400	Q235B	个	1	接驳调节池溢流管
9	90°弯头	DN400	Q235B	个	1	应急池出水管
10	45°弯头	DN400	Q235B	个	4	应急池出水管
11	同心异径管	DN700×DN400	Q235B	个	1	应急池出水管
12	雨水检查井	φ1000	钢筋混凝土	座	8	预制检查井22S521
13	DN400蝶阀及蝶阀井	1500×2000	钢筋混凝土	座	1	Q7MS101-2-87
14	室外地上式消火栓	DN150	球墨铸铁	套	2	
15	单算雨水口		砖砌	座	10	
16	八字雨水口	DN600	花岗岩片石	座	1	
16	钢管	D630×10	Q235B	m	13	应急池出水管接检修渠

- 说明:
1. 本图除管径以mm计外, 其余单位均以m计。
 2. 应急池部分进水管和接驳调节池溢流管工程量以纳入应急池工艺设计PSC-04-02。
 3. 蝶阀选择及偏心金属硬密封蝶阀。

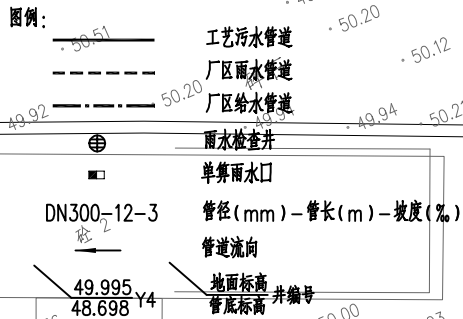

 中庚工程技术有限公司 Zhonggeng Engineering Technology Co., Ltd	建设单位 CLIENT	广东韶关曲江经济开发区管理委员会	子项名称与图纸名称 SUB-PROJECT NAME & DRAWING TITLE 新建应急池管线总图		项目代号 PROJECT NO.	比例 SCALE	详图		日期 DATE	2026.03	图号 DRAWING NO.	PSC-03-03
	项目名称 PROJECT NAME	白土新建污水处理厂应急池工程			项目阶段 DES. STAGE	施工图	项目负责人 DESIGN MANAGER	彭锋	审核 APPROVED BY	彭锋	校对 CHECKED BY	姜俊峰
					专业 DISCIPLINE	给排水	专业负责人 DISCIPLINE CHIEF	彭锋	审核 REVIEWED BY	马达	设计 DESIGNED BY	武晓全