



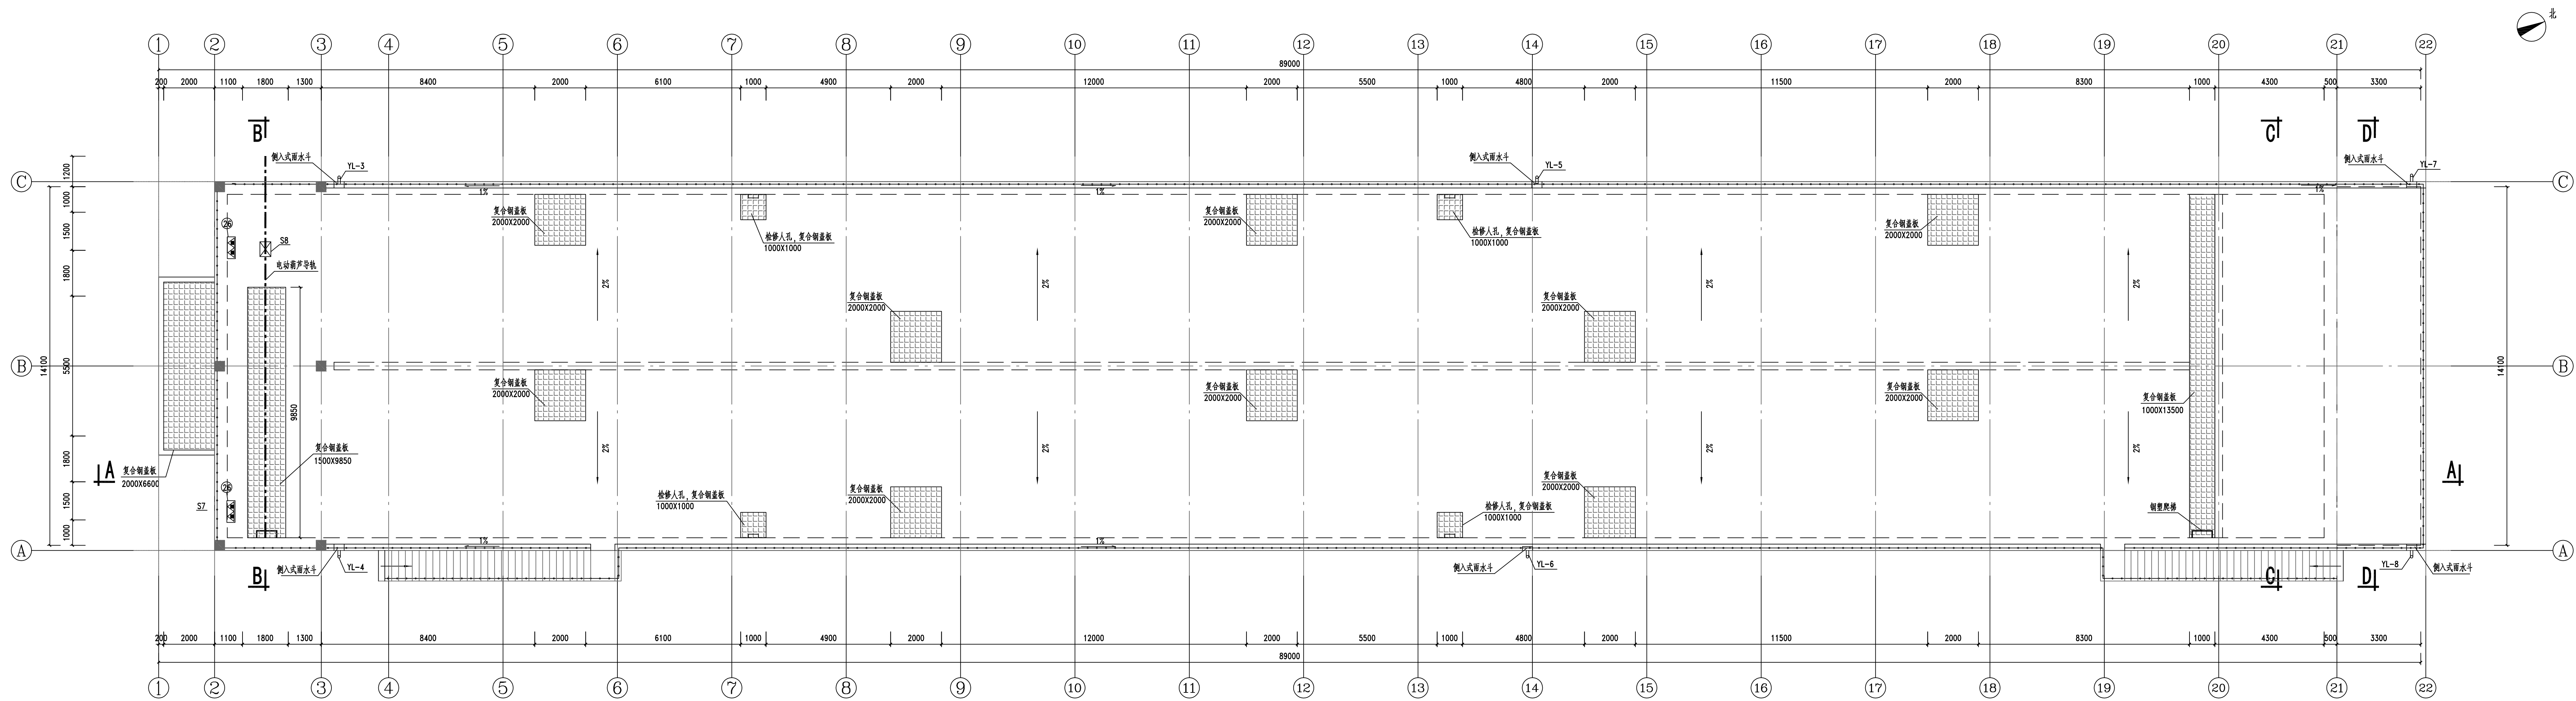

应急池顶层平面布置图 1:100

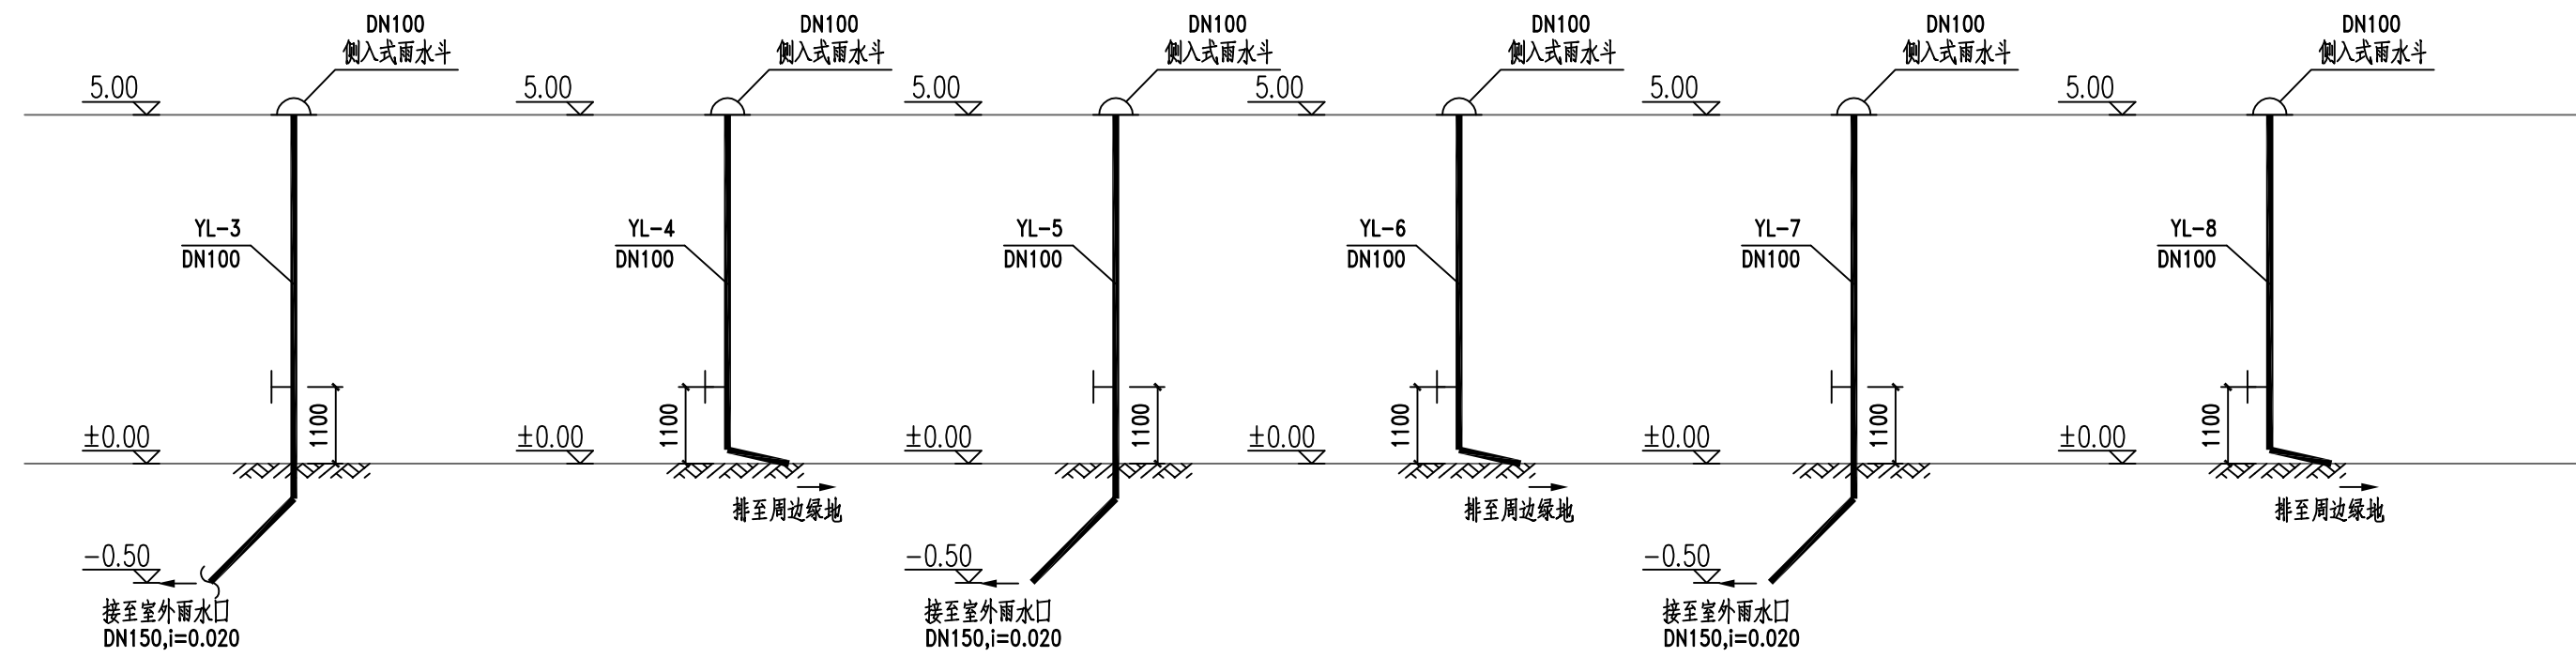

雨水系统图

说明:

1. 本图尺寸单位为毫米, 标高为米; 图中标高为面积25高程基准;
2. 管道连接长度及位置可根据实际情况进行适当调整;
3. 管道及附件材料应符合国家现行标准及规范要求, 所有设备的安装要求及方式详见设备厂家的安装说明;
4. 管道及附件材料应符合国家现行标准及规范要求;
5. 应急池注水时, 应在池壁上设置可拆卸的检修盖板, 盖板规格及尺寸由厂家确定, 需满足开门并防雨要求, 盖板应满足《钢制盖板及盖板件》(YB/T 4001.1-2019) 规范要求;
6. 所有的管道应设置防雨罩或防雨罩, 盖板规格及尺寸由厂家确定, 需满足开门并防雨要求;
7. 因设备未确定, 所有设备尺寸、功率及设备相关的土建条件 (含预埋件) 仅供参考, 应以设备厂家提供的资料为准;
8. 与设备安装有关的土建部分施工之前应根据设备提供的设备安装资料确认, 若有矛盾请及时与设计单位协调联系;
9. 安装时应与土建单位密切配合, 根据设备要求做好预埋孔和预埋件, 所有设备的安装要求及方式详见设备厂家的安装说明;
10. 雨水立管YL-4、YL-6、YL-8根据设计图及7ZS09-17中建筑外檐雨水管连接做法一;
11. 本图应与相关专业图纸一并使用。

 中庚工程技术有限公司  Zhongheng Engineering Technology Co., Ltd	建设单位 CLIENT	广东韶关曲江经济开发区管理委员会	子项名称与图样名称 SUB-PROJECT NAME & DRAWING TITLE		项目代号 PROJECT NO.	比 例 SCALE	详图	日 期 DATE	2026. 03	图 号 DRAWING NO.	FSC-04-01
	项目名称 PROJECT NAME	白土新建污水处理厂应急池工程	项目阶段 DES. STAGE	施工图	项目负责人 DESIGN MANAGER	彭锋	审核 CHECKED BY	彭锋	校 对 CHECKED BY	姜俊峰	姜俊峰
			专 业 DISCIPLINE	给排水	专业负责人 DISCIPLINE CHIEF	彭锋	审 核 REVIEWED BY	马达	设 计 DESIGNED BY	武晓全	武晓全