



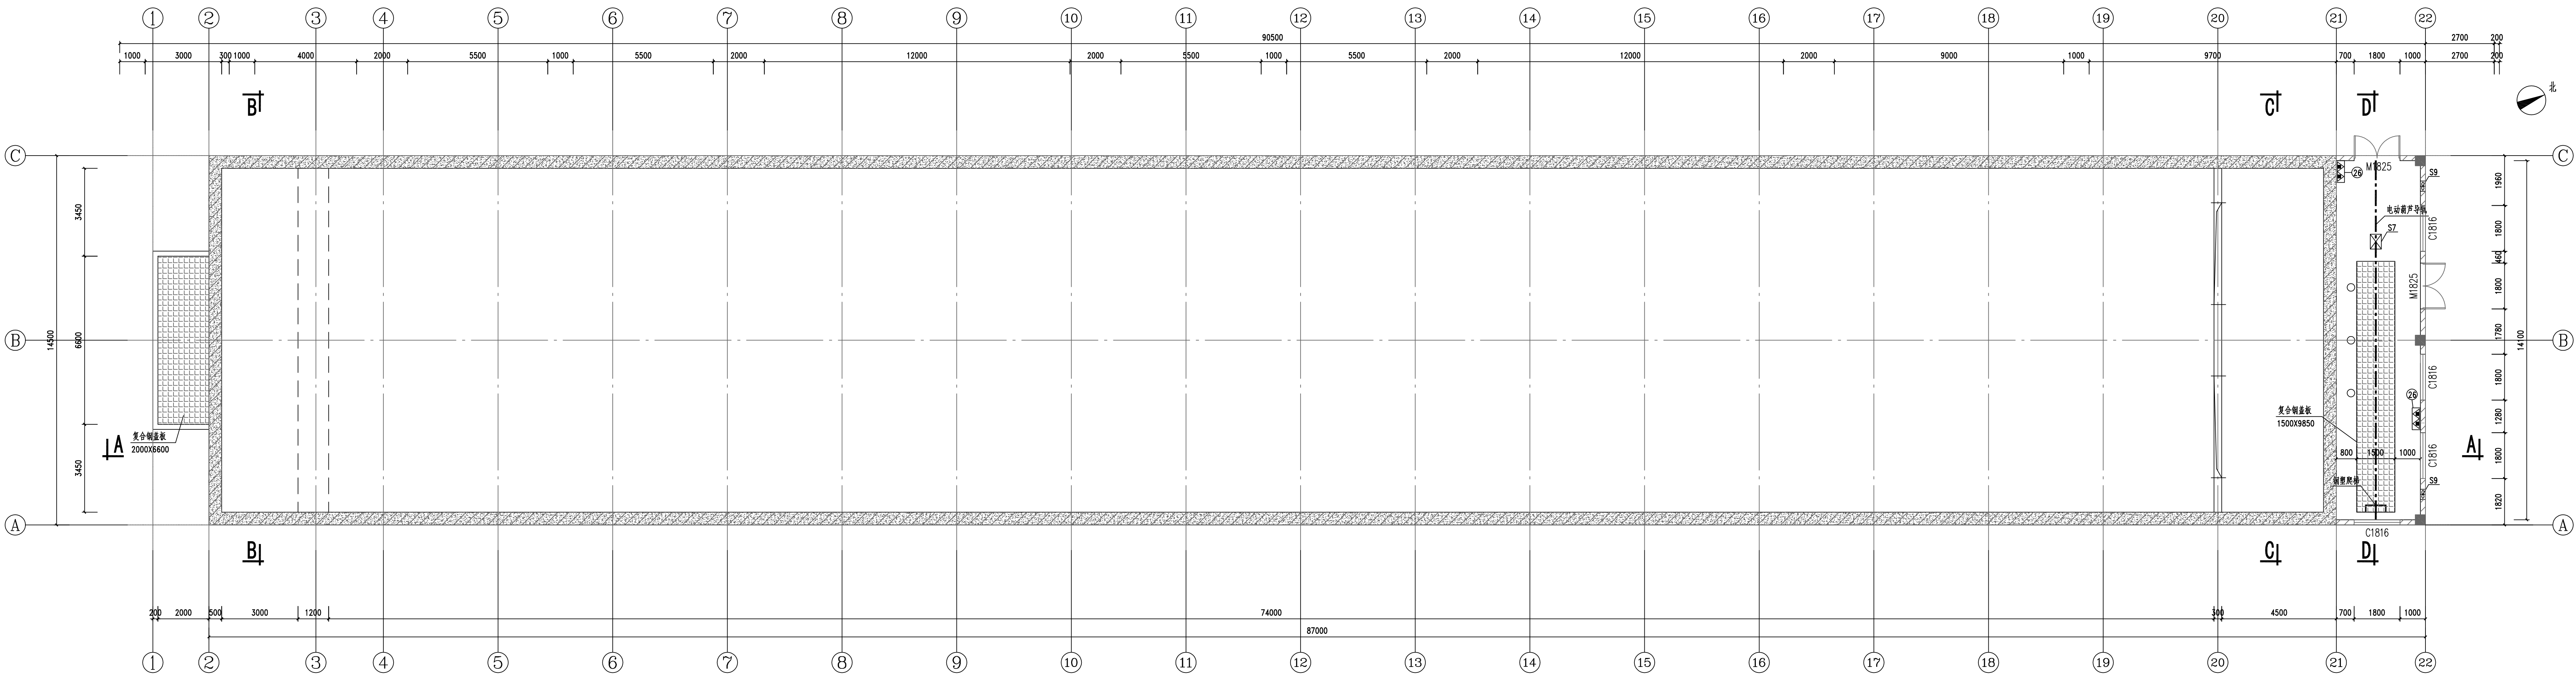

应急池标高0.30平面布置图 1:100

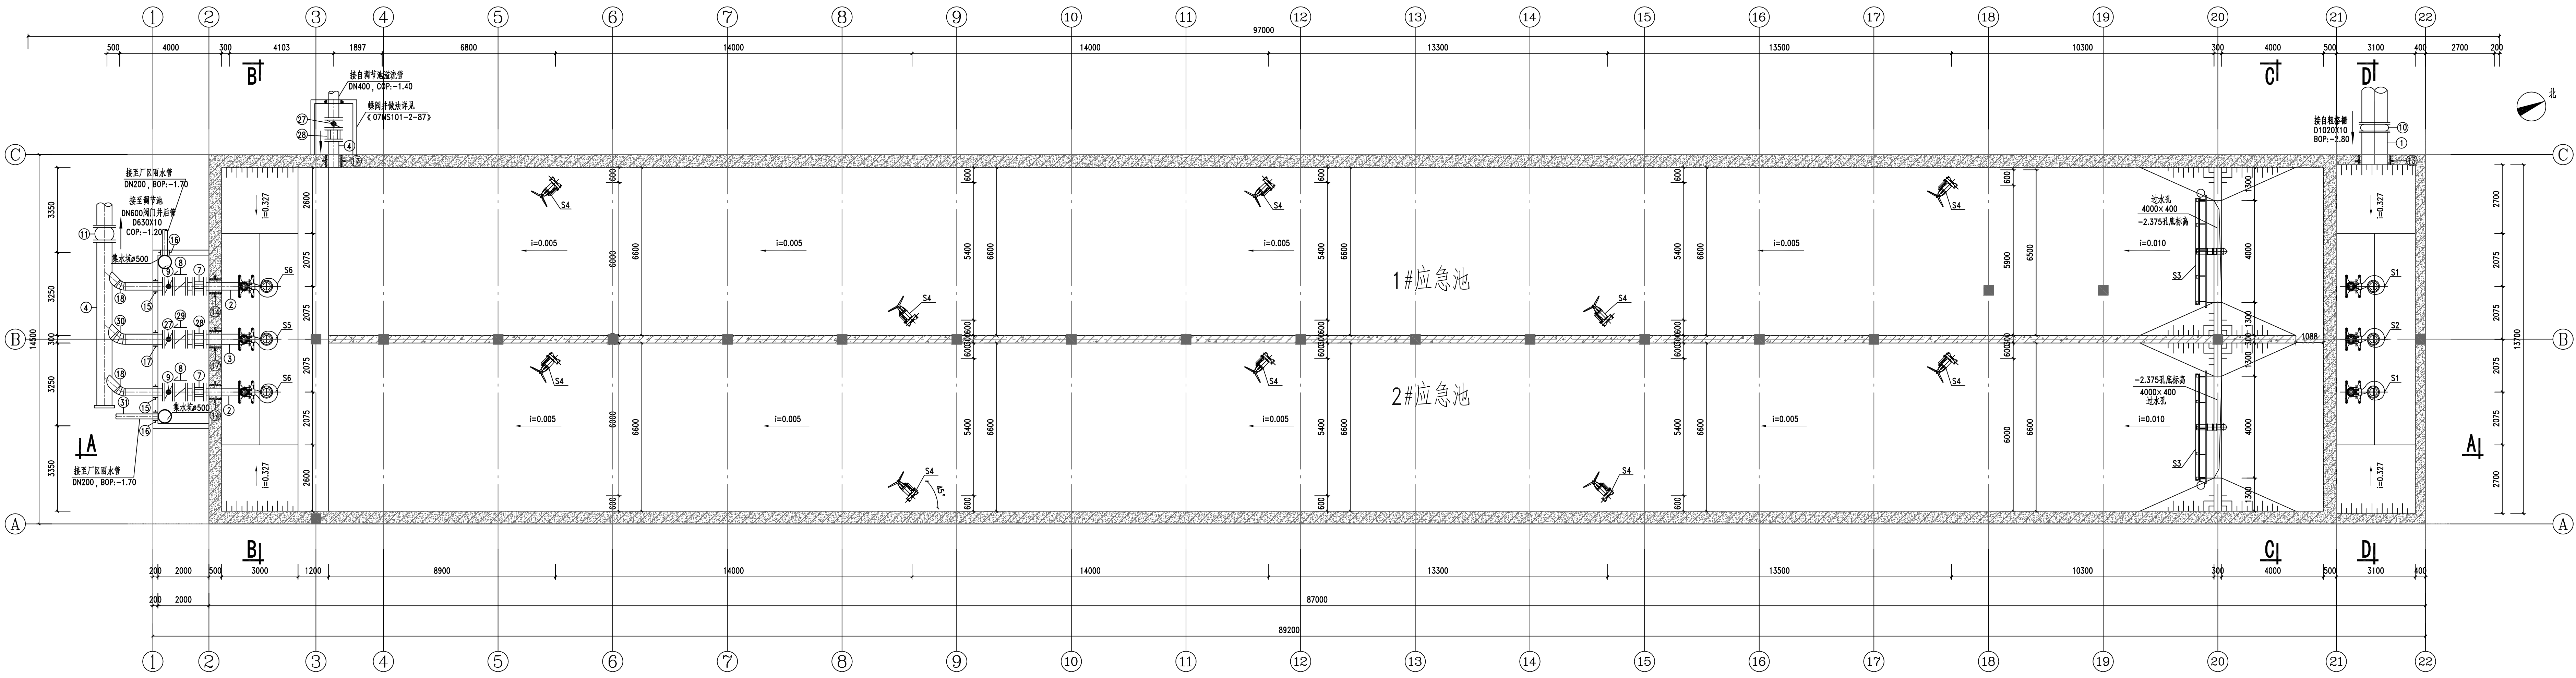

应急池下层平面布置图 1:100

应急池主要设备表

序号	名称	型号及规格	材料	单位	数量	备注
55	潜水排污泵	Q=300m³/h, H=9m, N=15kw	成品	台	2	变频调速, 配自耦装置, 进水泵房
56	潜水排污泵	Q=550m³/h, H=9m, N=30kw	成品	台	1	变频调速, 配自耦装置, 进水泵房, 与2个泵互为备用
57	门式冲流泵	B=4000mm, H=400mm, N=0.55kw	组合	套	2	不锈钢304材料, 配变频调速, 变频调速及控制系统, 含变频器、控制柜、开关电源、增压泵、附件、电—液控制装置、附设
58	潜水搅拌机	#=620mm, n=480rpm, N=5.0kw	不锈钢	套	10	配不锈钢提升吊钩, 提升绳及提升器, 可拆卸于提升器, 提升器及提升器应设置限位开关
59	潜水排污泵	Q=650m³/h, H=7m, N=22kw	成品	台	1	变频调速, 配自耦装置, 进水泵房, 与2个泵互为备用
60	潜水排污泵	Q=300m³/h, H=7m, N=11kw	成品	台	2	变频调速, 配自耦装置, 进水泵房, 2用1备
61	电控柜	柜体重量11kg, 柜体高度12.0m, 柜体14.0m, N=1.5+0.4kW	成品	套	1	进水泵房
62	电控柜	柜体重量11kg, 柜体高度12.0m, 柜体15.0m, N=1.5+0.4kW	成品	套	1	进水泵房
63	轴流风机	Q=1080m³/h, n=1460rpm, 风压43pa, N=0.025kw, 380V	成品	套	2	进水泵房

- 说明:
- 本图尺寸单位均为毫米, 标高为米; 图中标高为相对±0.00标高;
 - 管道连接长度及位置可根据实际情况进行适当调整;
 - 管道及附件规格应符合GB30402标准规定;
 - 管道及附件规格应符合GB30402标准规定;
 - 应急池池体设计, 开孔位置及尺寸应符合相关标准规定, 选择材料应符合相关标准规定, 需满足相关标准规定;
 - 所有设备应满足《给排水工程制图标准》(GB/T 4001.1-2019) 相关规定;
 - 所有设备应满足《给排水工程制图标准》(GB/T 4001.1-2019) 相关规定;
 - 所有设备应满足《给排水工程制图标准》(GB/T 4001.1-2019) 相关规定;
 - 所有设备应满足《给排水工程制图标准》(GB/T 4001.1-2019) 相关规定;
 - 所有设备应满足《给排水工程制图标准》(GB/T 4001.1-2019) 相关规定;
 - 所有设备应满足《给排水工程制图标准》(GB/T 4001.1-2019) 相关规定;

 中庚工程技术有限公司 Zhongheng Engineering Technology Co., Ltd	建设单位 CLIENT	广东韶关曲江经济开发区管理委员会	项目名称与图样名称 SUB-PROJECT NAME & DRAWING TITLE	项目代号 PROJECT NO.	比例 SCALE	详图	日期 DATE	2026. 03	图号 DRAWING NO.	FSC-04-02
	项目名称 PROJECT NAME	白土新建污水处理厂应急池工程		项目阶段 DESIGN STAGE	施工图 DESIGN STAGE	设计 DESIGN	审核 CHECKED BY	彭锋	校核 CHECKED BY	姜俊峰