
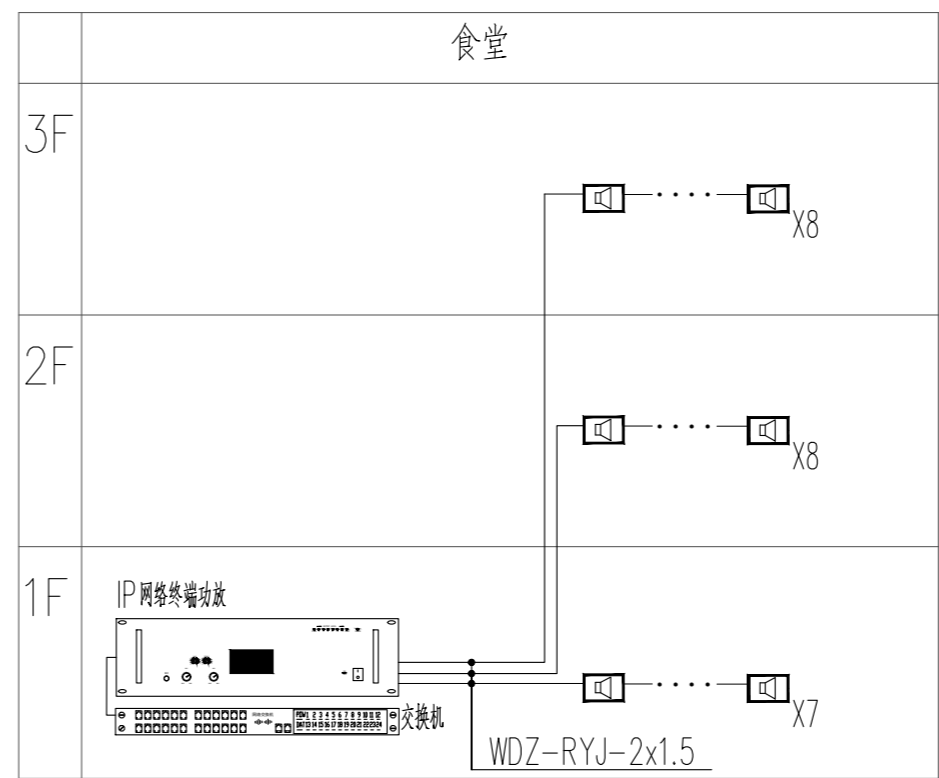
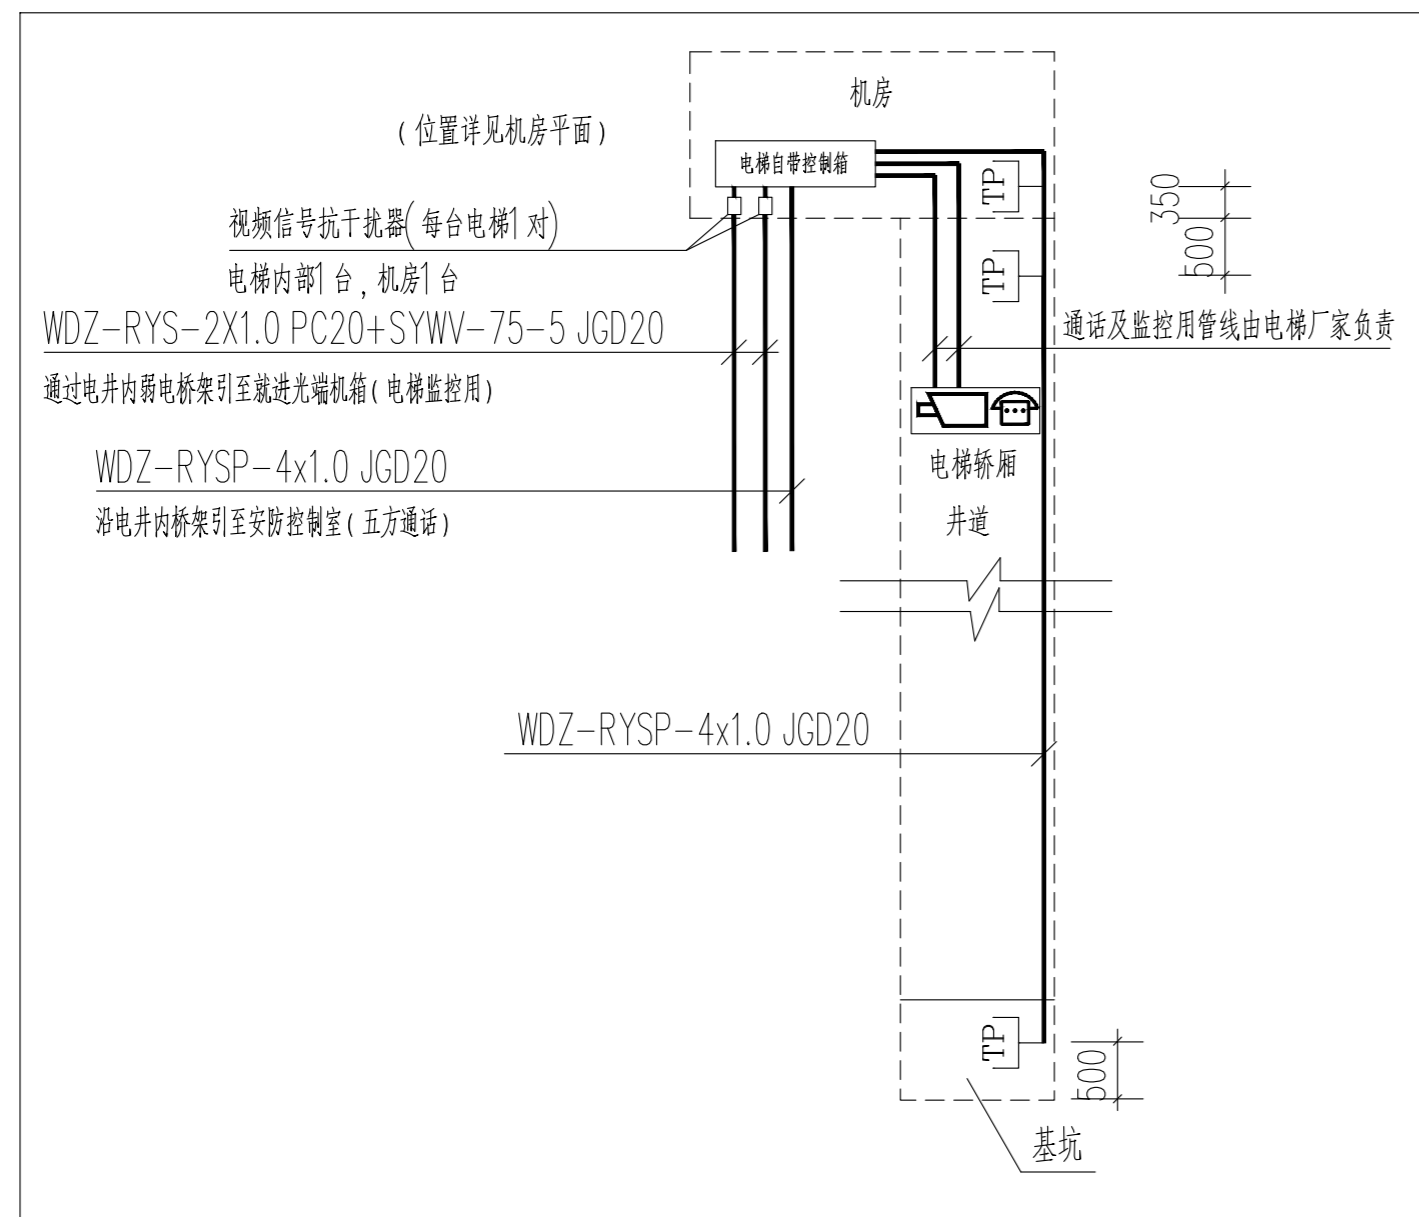
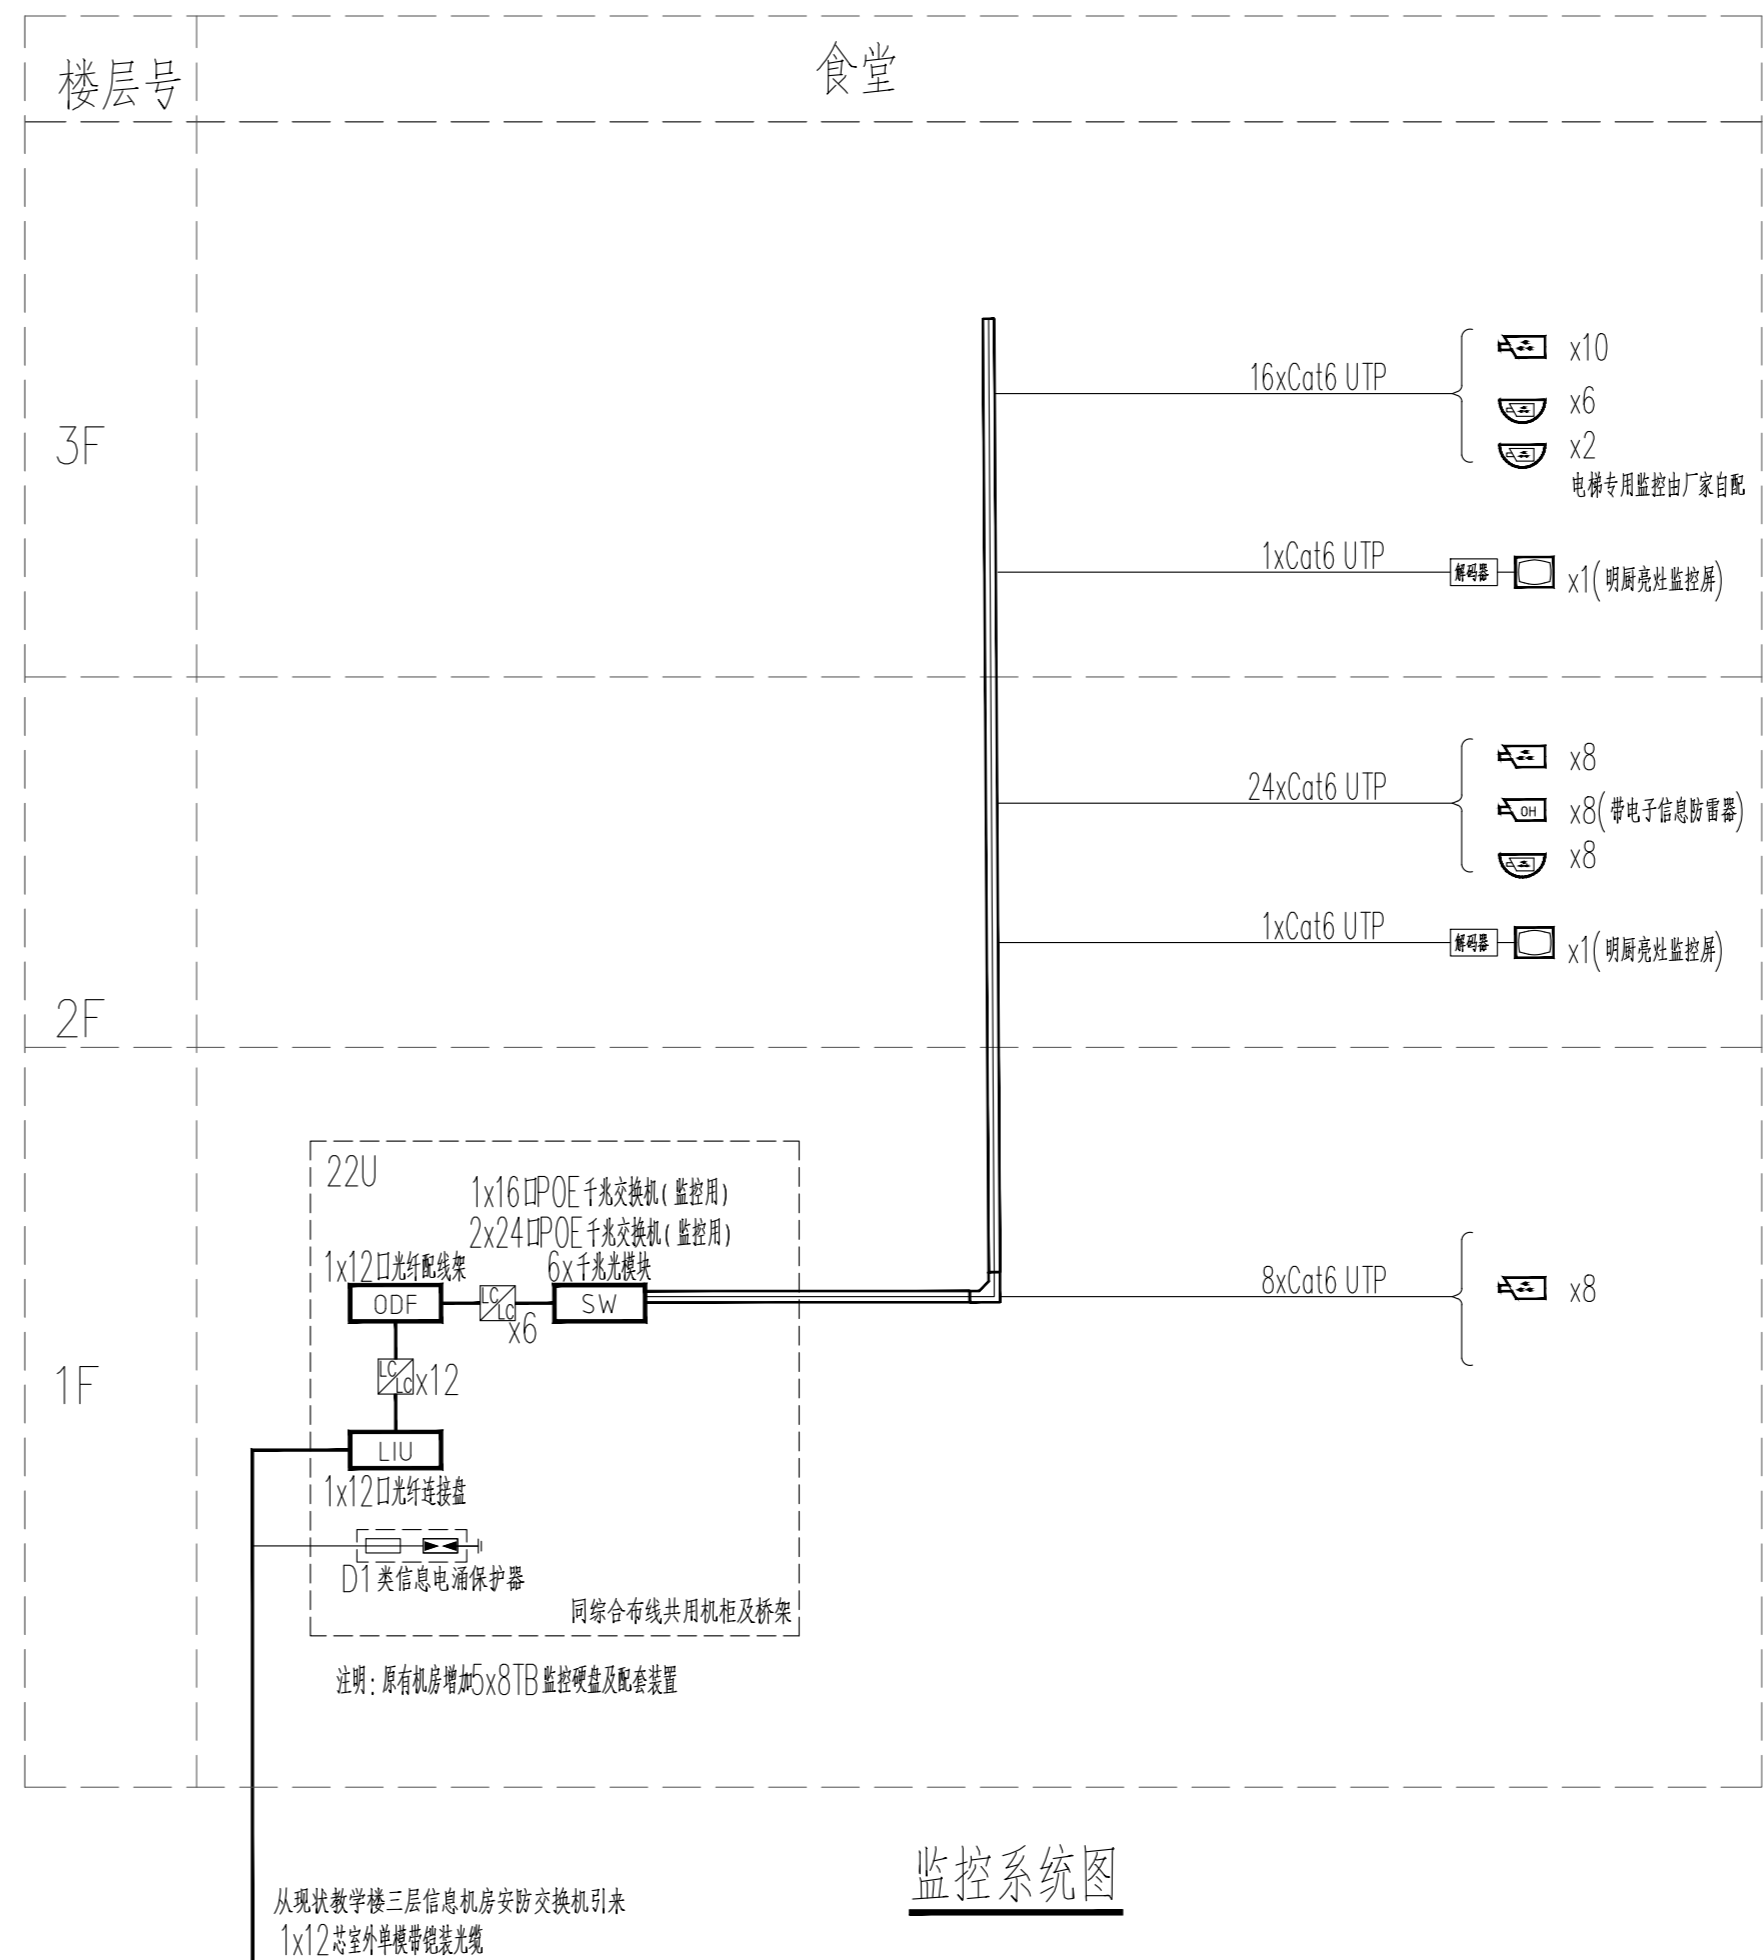


方案		结构	电气		
建筑		给排水	暖通		

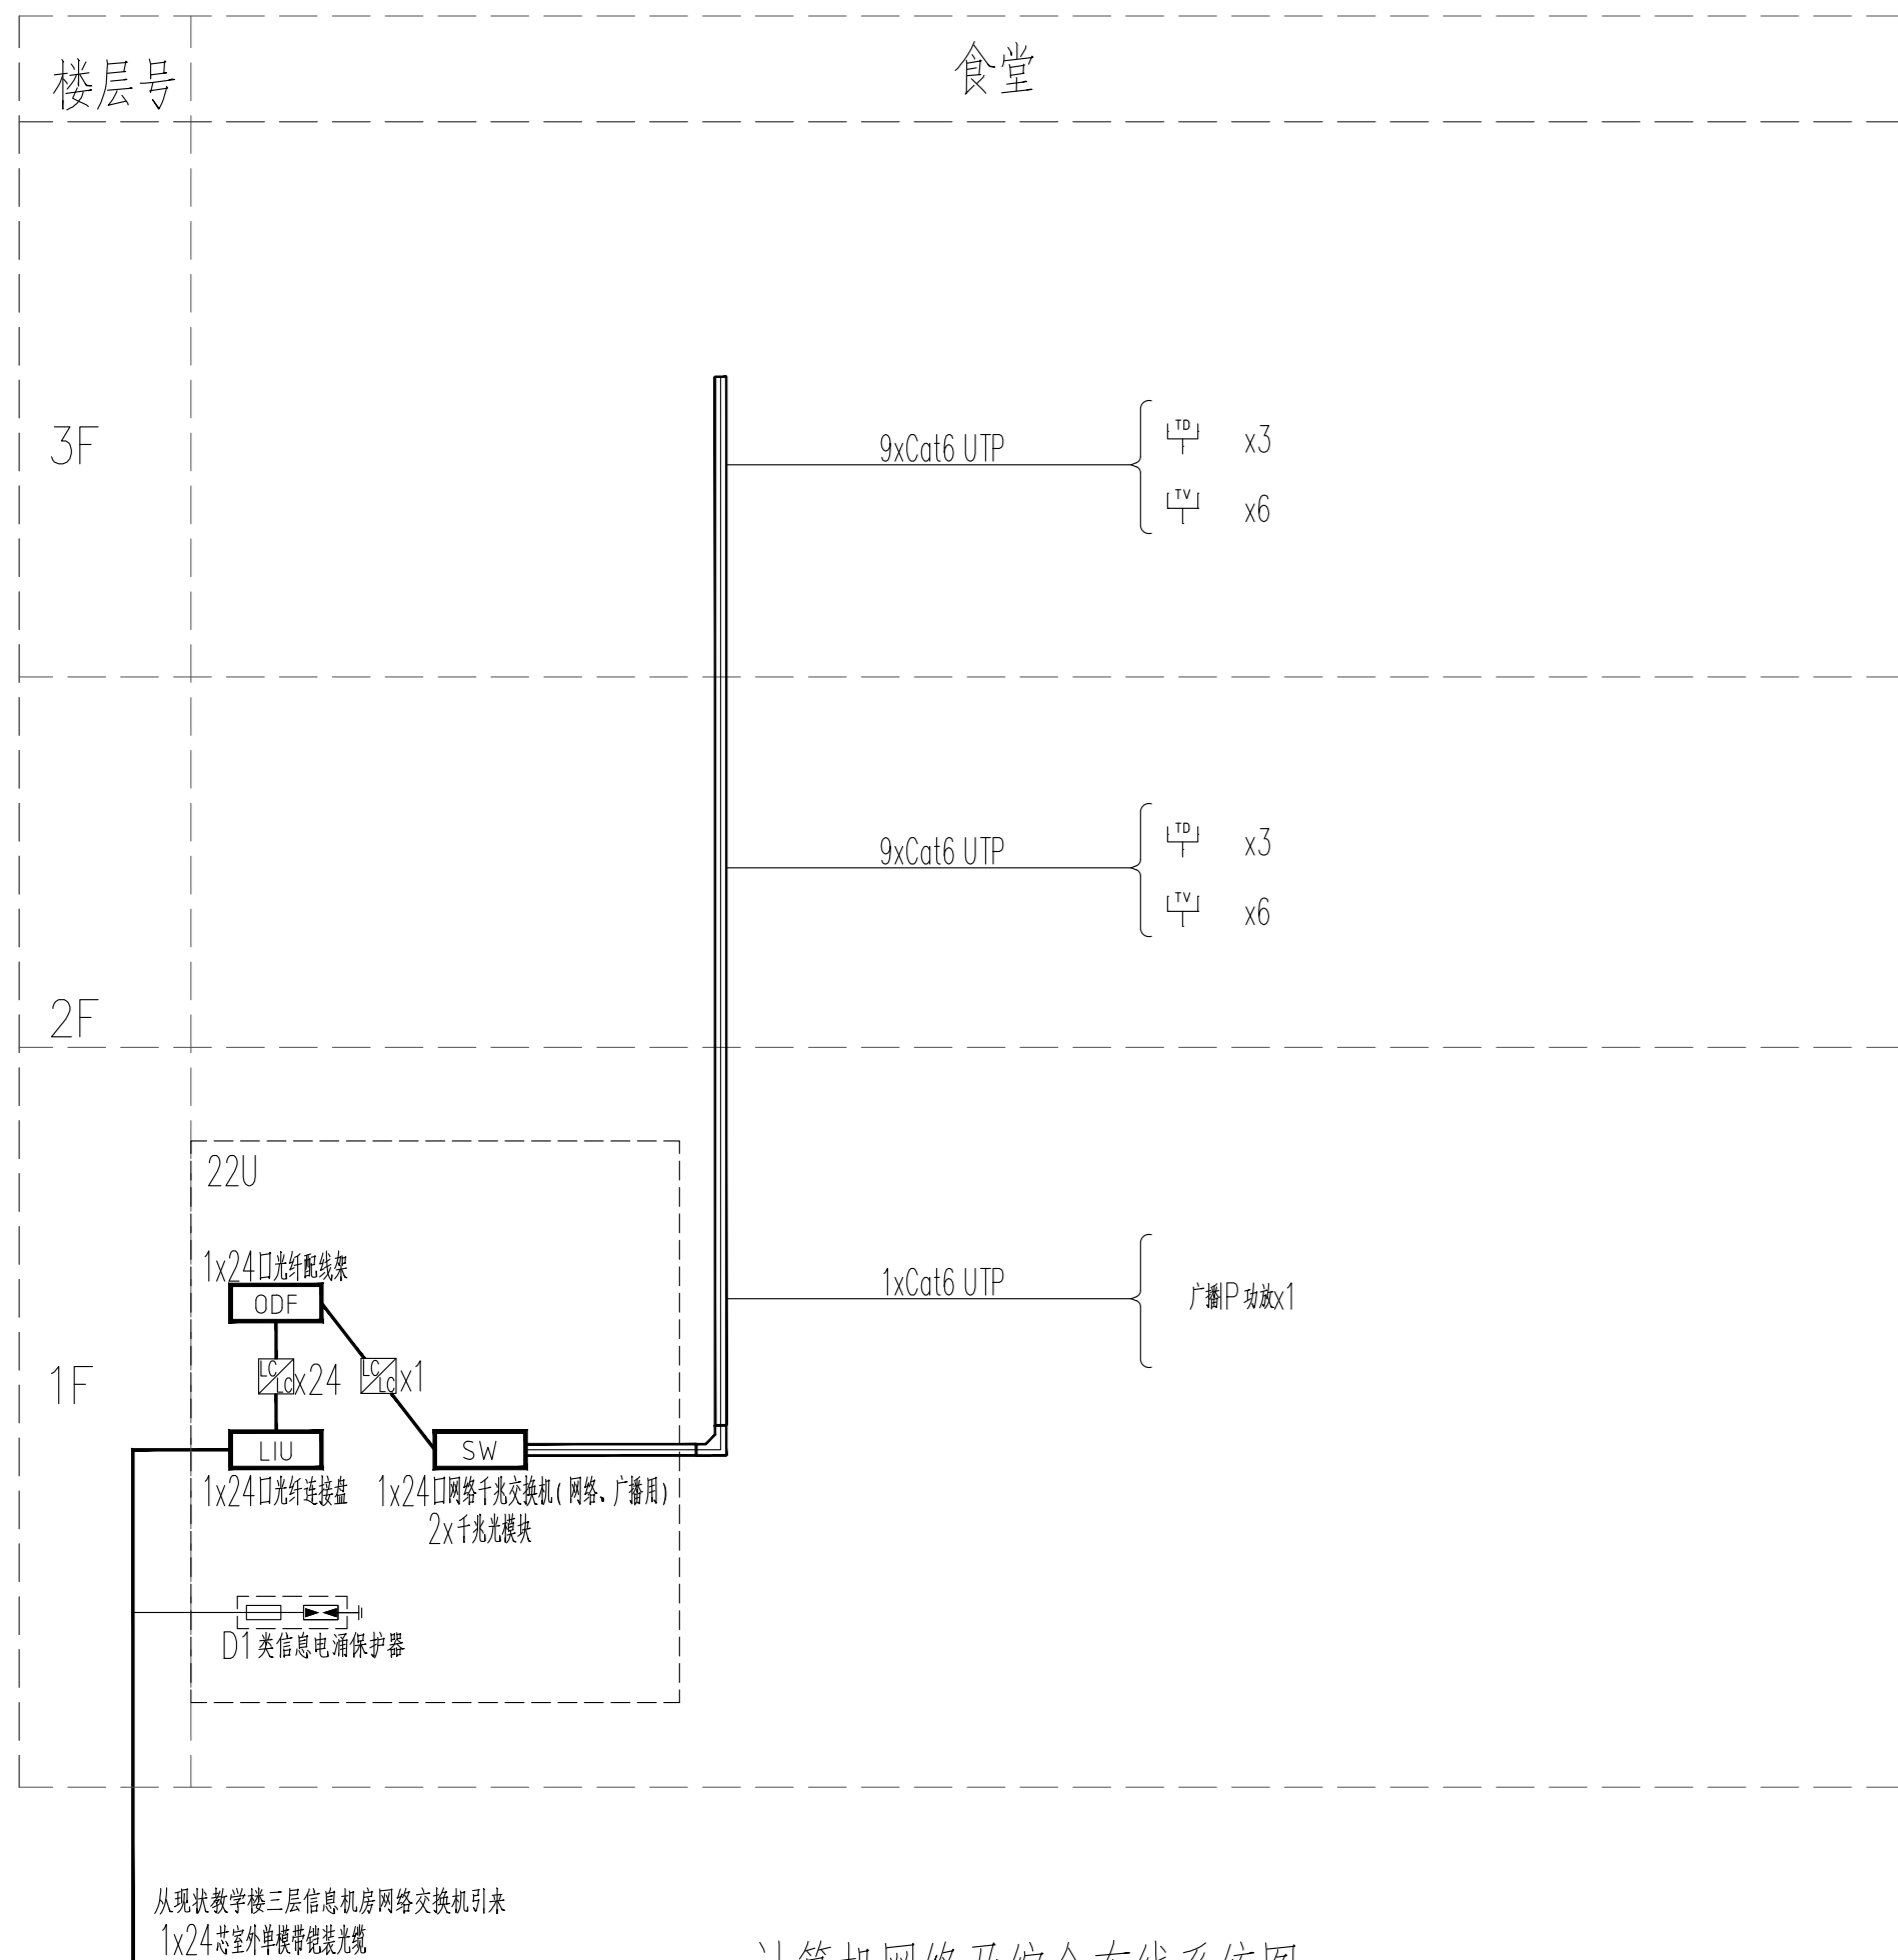

韶关市市政设计研究院有限公司 Shaoguan Planning and Municipal Design & Research Institute Co., Ltd.				建设单位	乳源瑶族自治县一六镇中心小学			
				项目名称	乳源瑶族自治县一六镇中心小学新建食堂项目			
审定	冯进洪	冯林	项目负责人 陈慧	弱电系统图	专业号	JZ-2025-001	图号	RS-02
审核	王英华	王英华	专业负责人 卢志中		业务号	ZY-2025-001	版本号	00
校对	范宽宽	范宽宽	设计 卢志中		设计阶段	施工图	日期	2025.05