

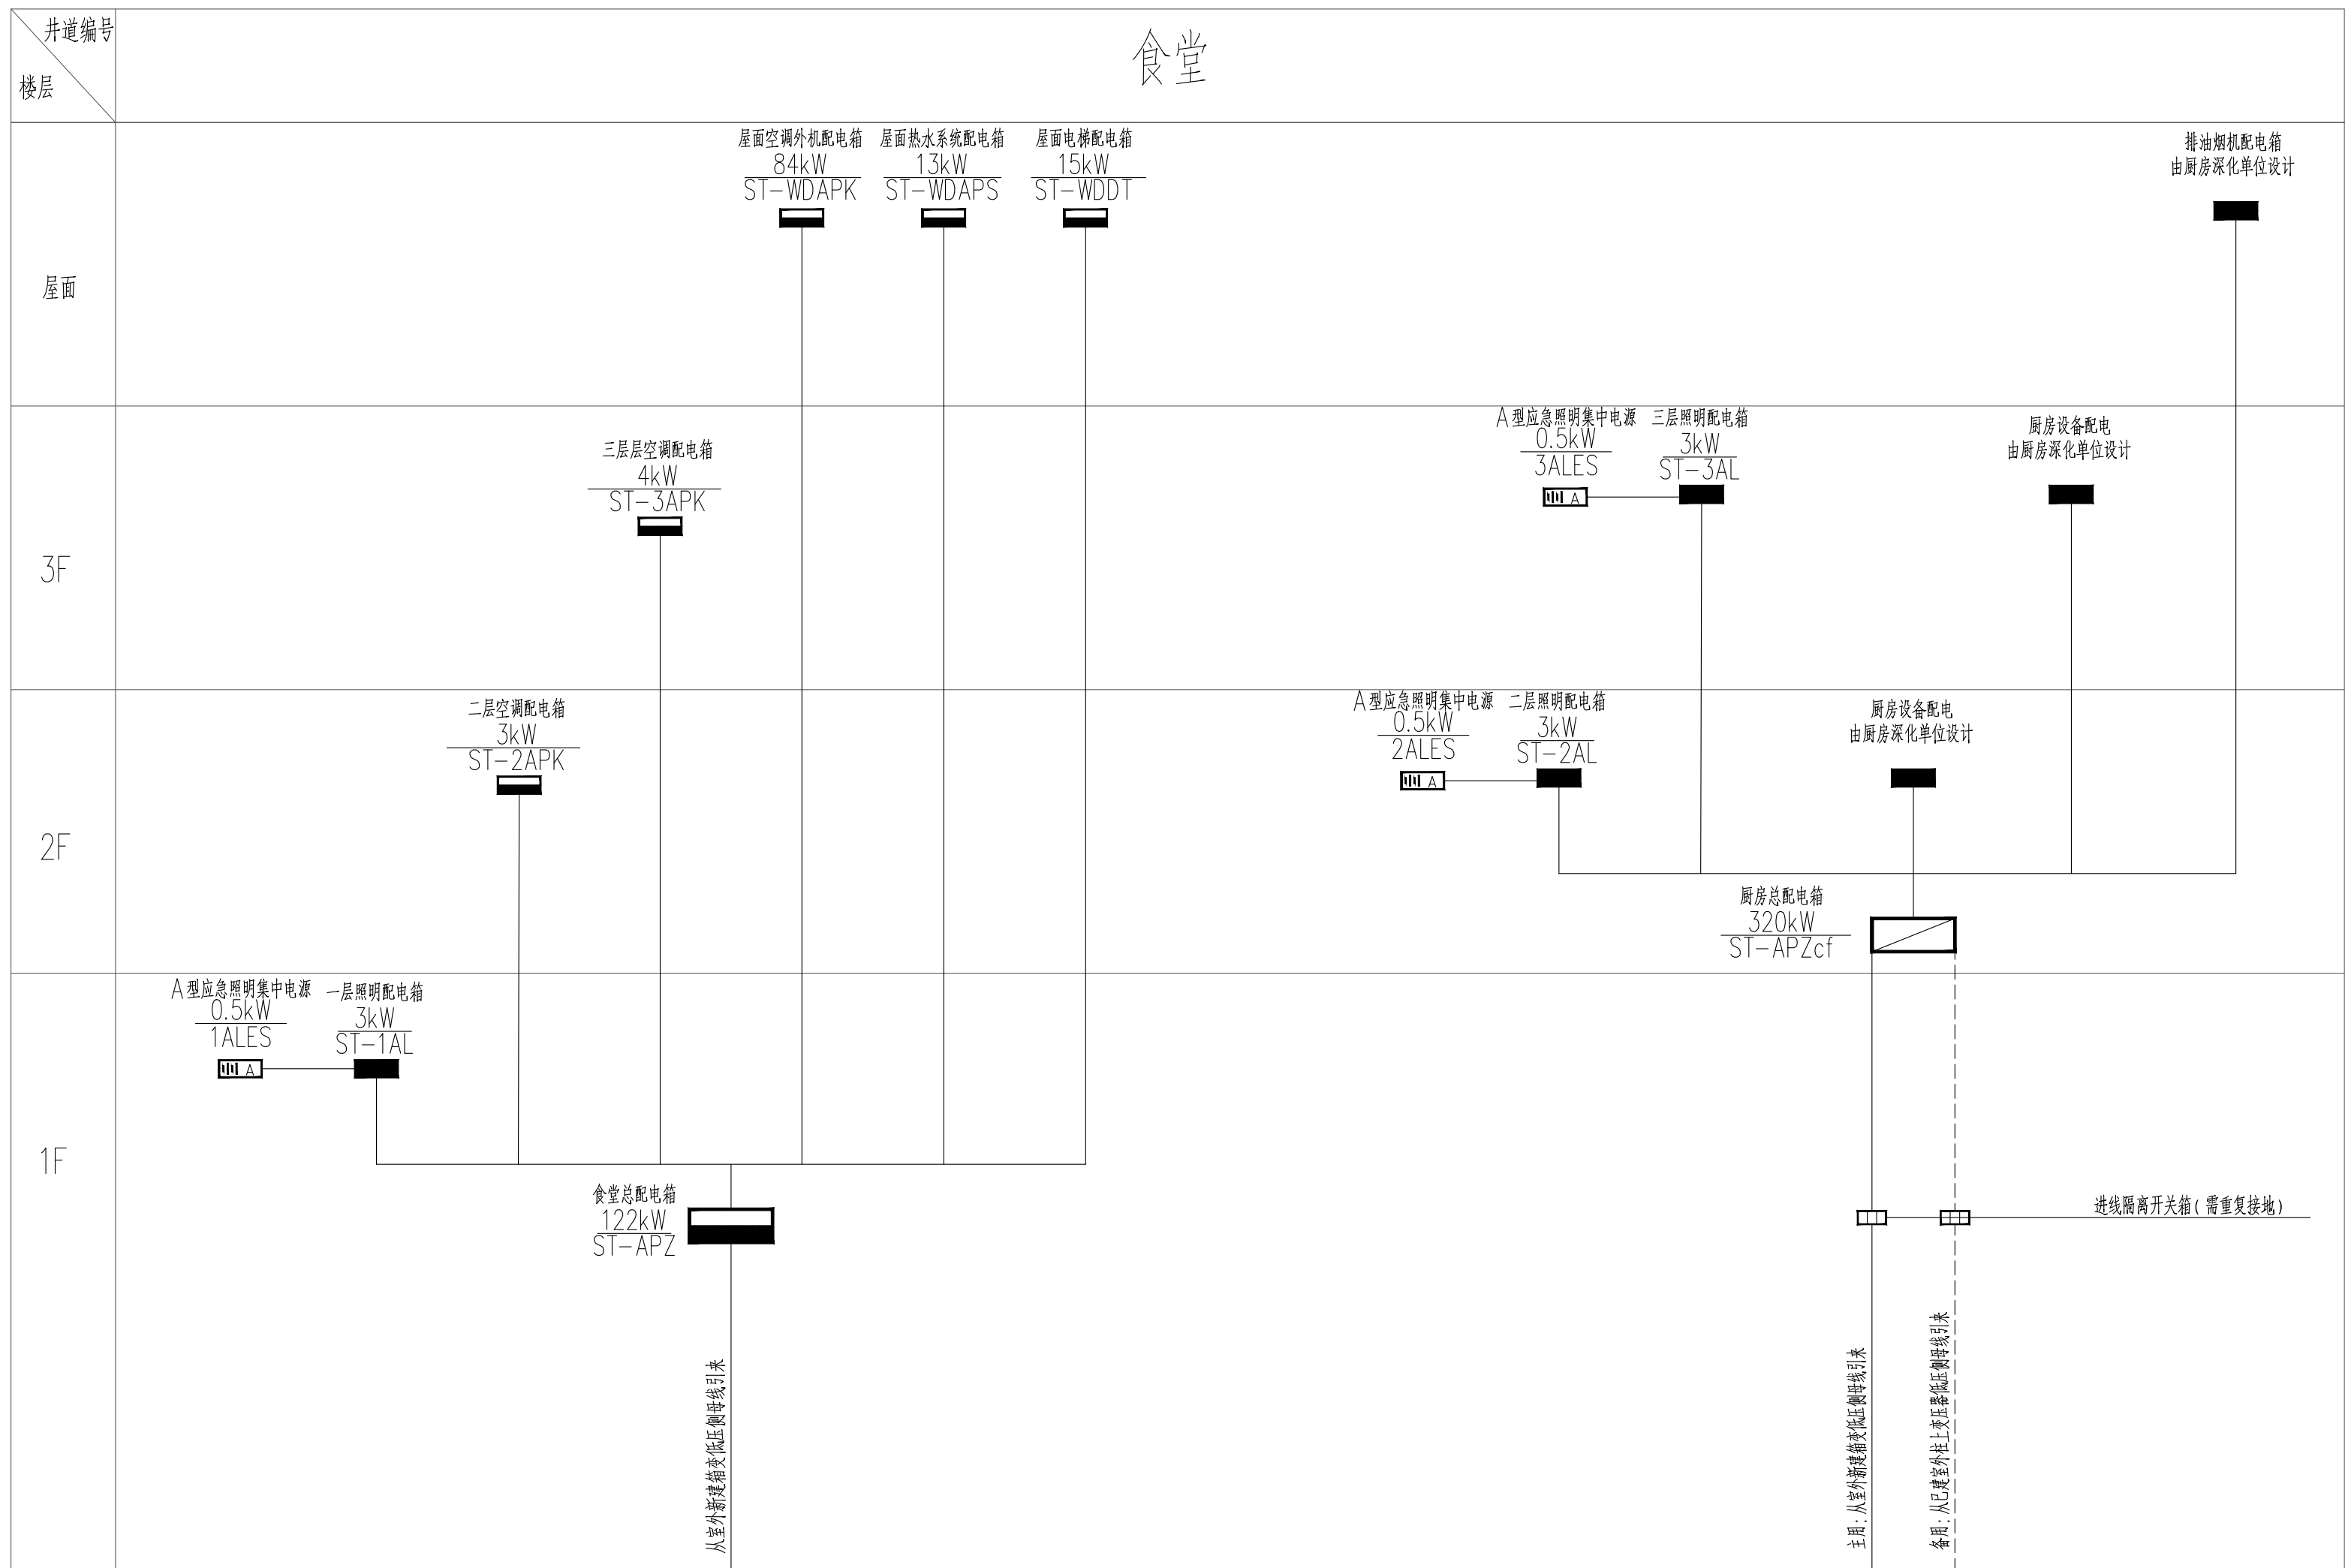
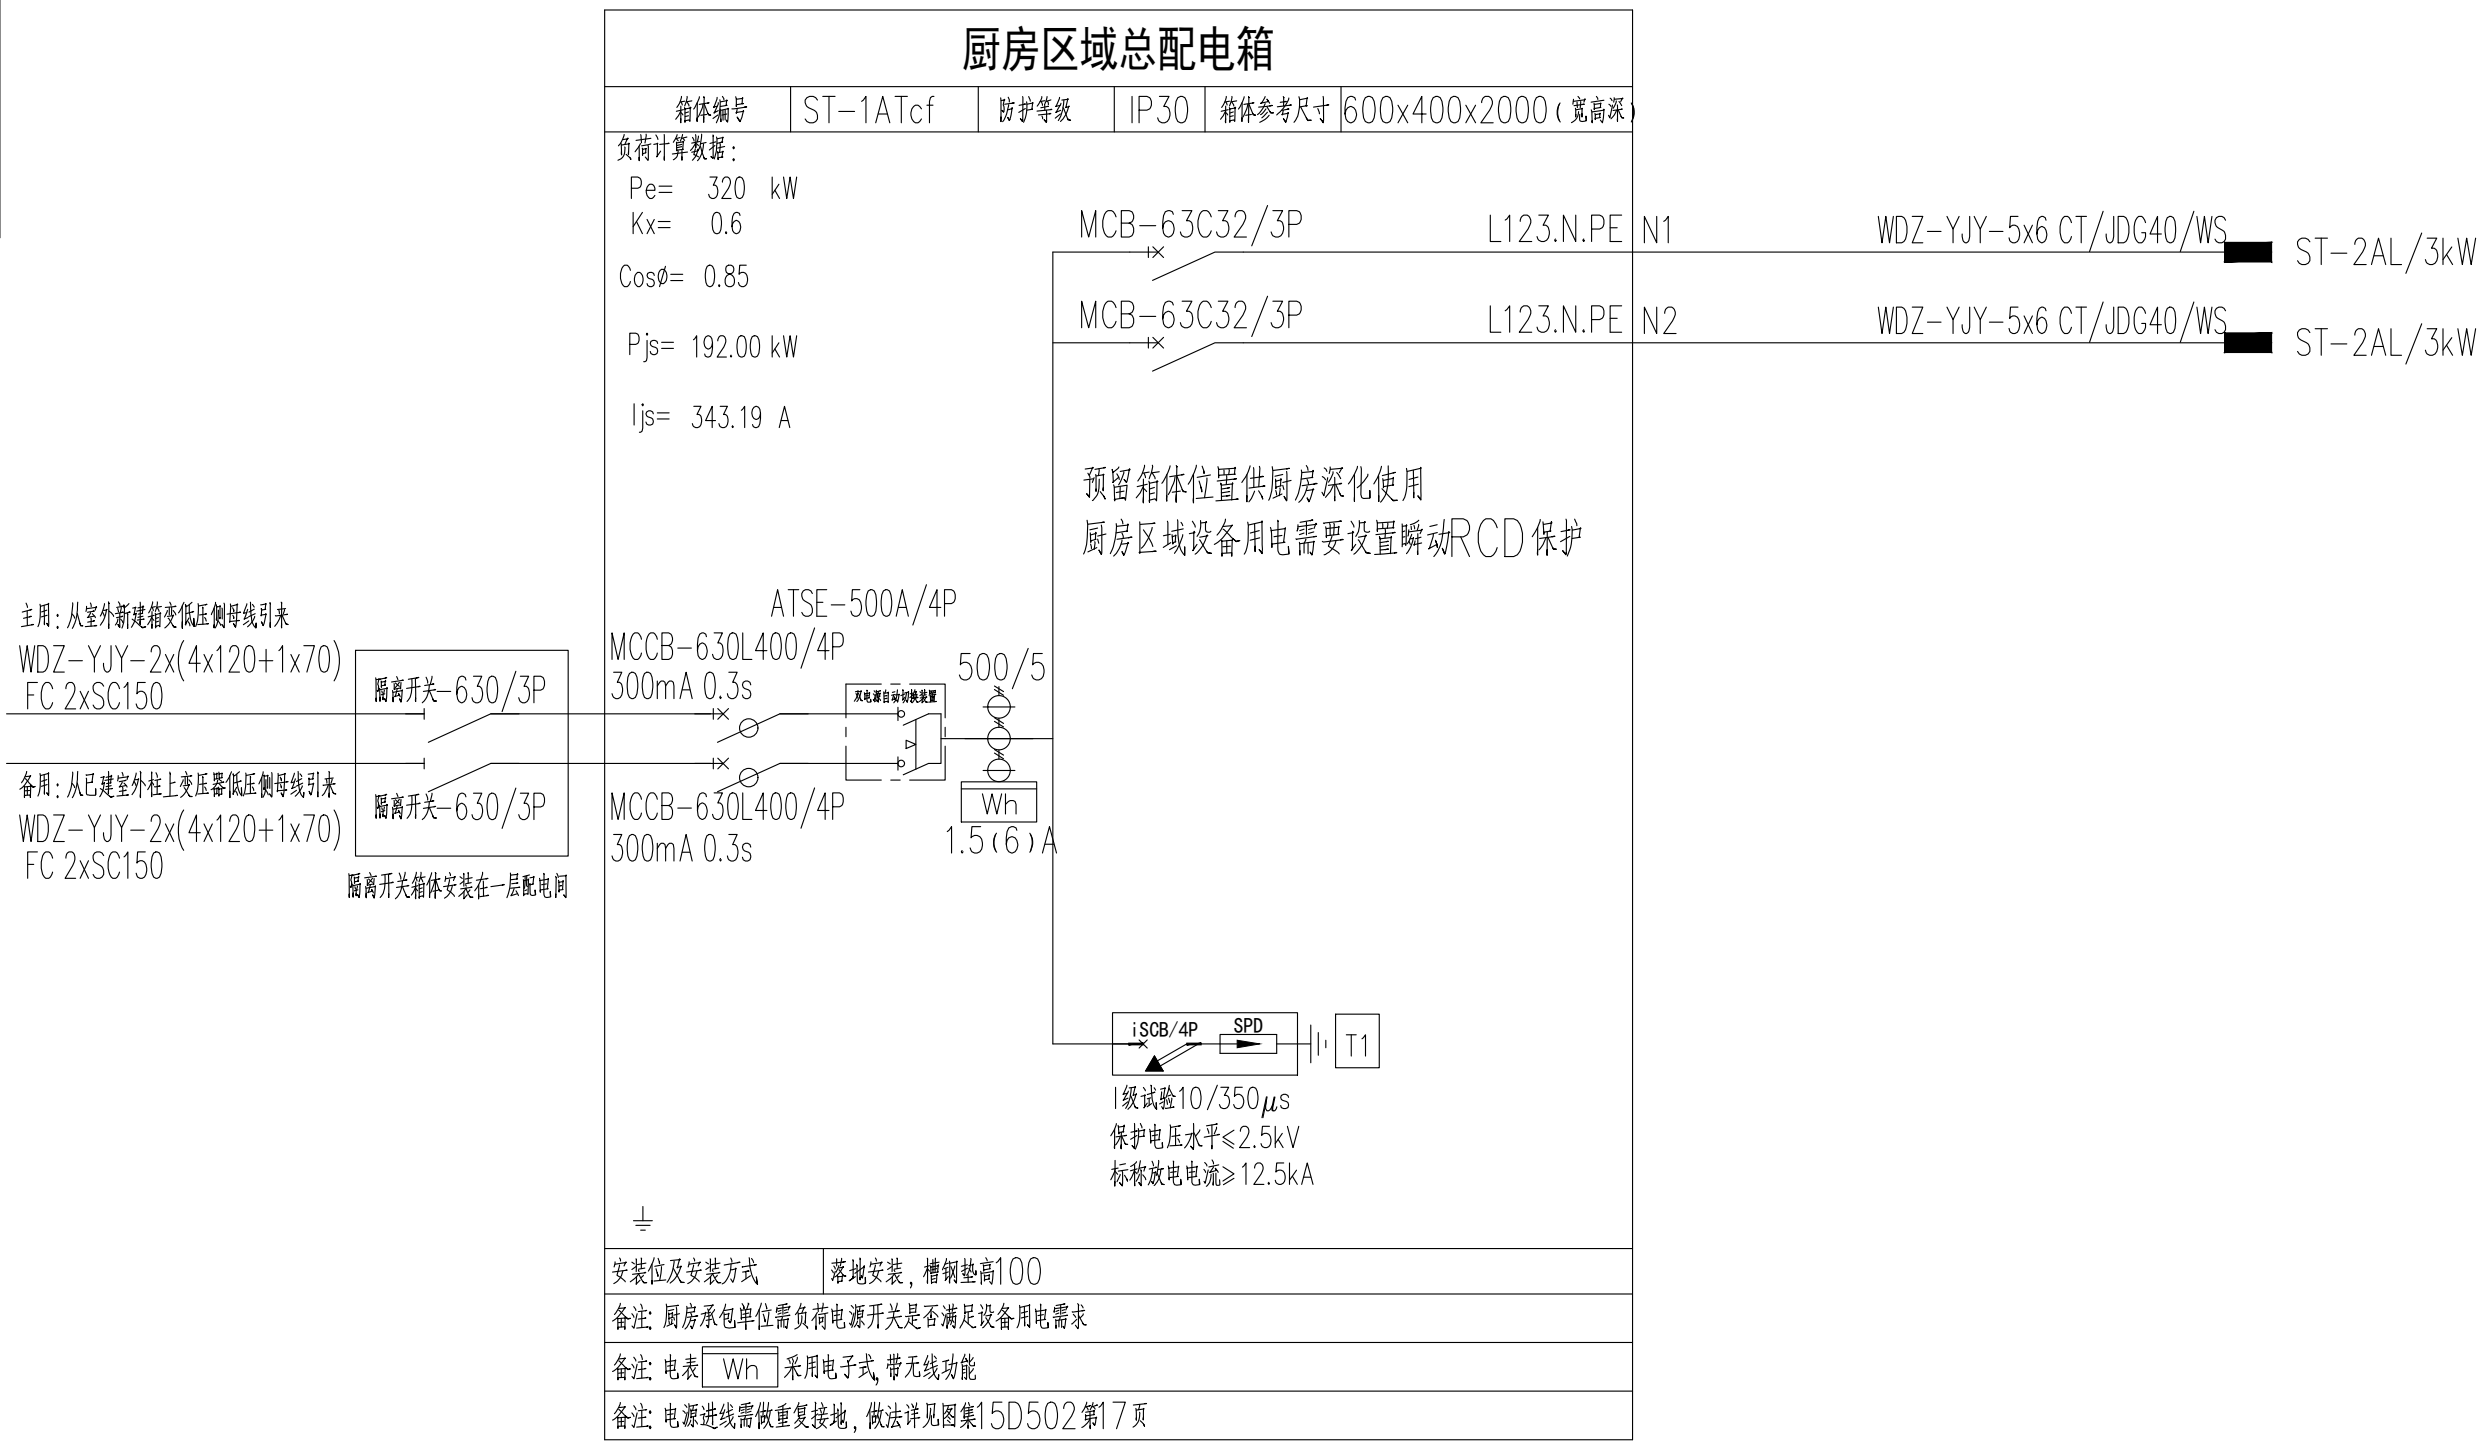


方案							
建筑			结构		电气		
			给排水		暖通		

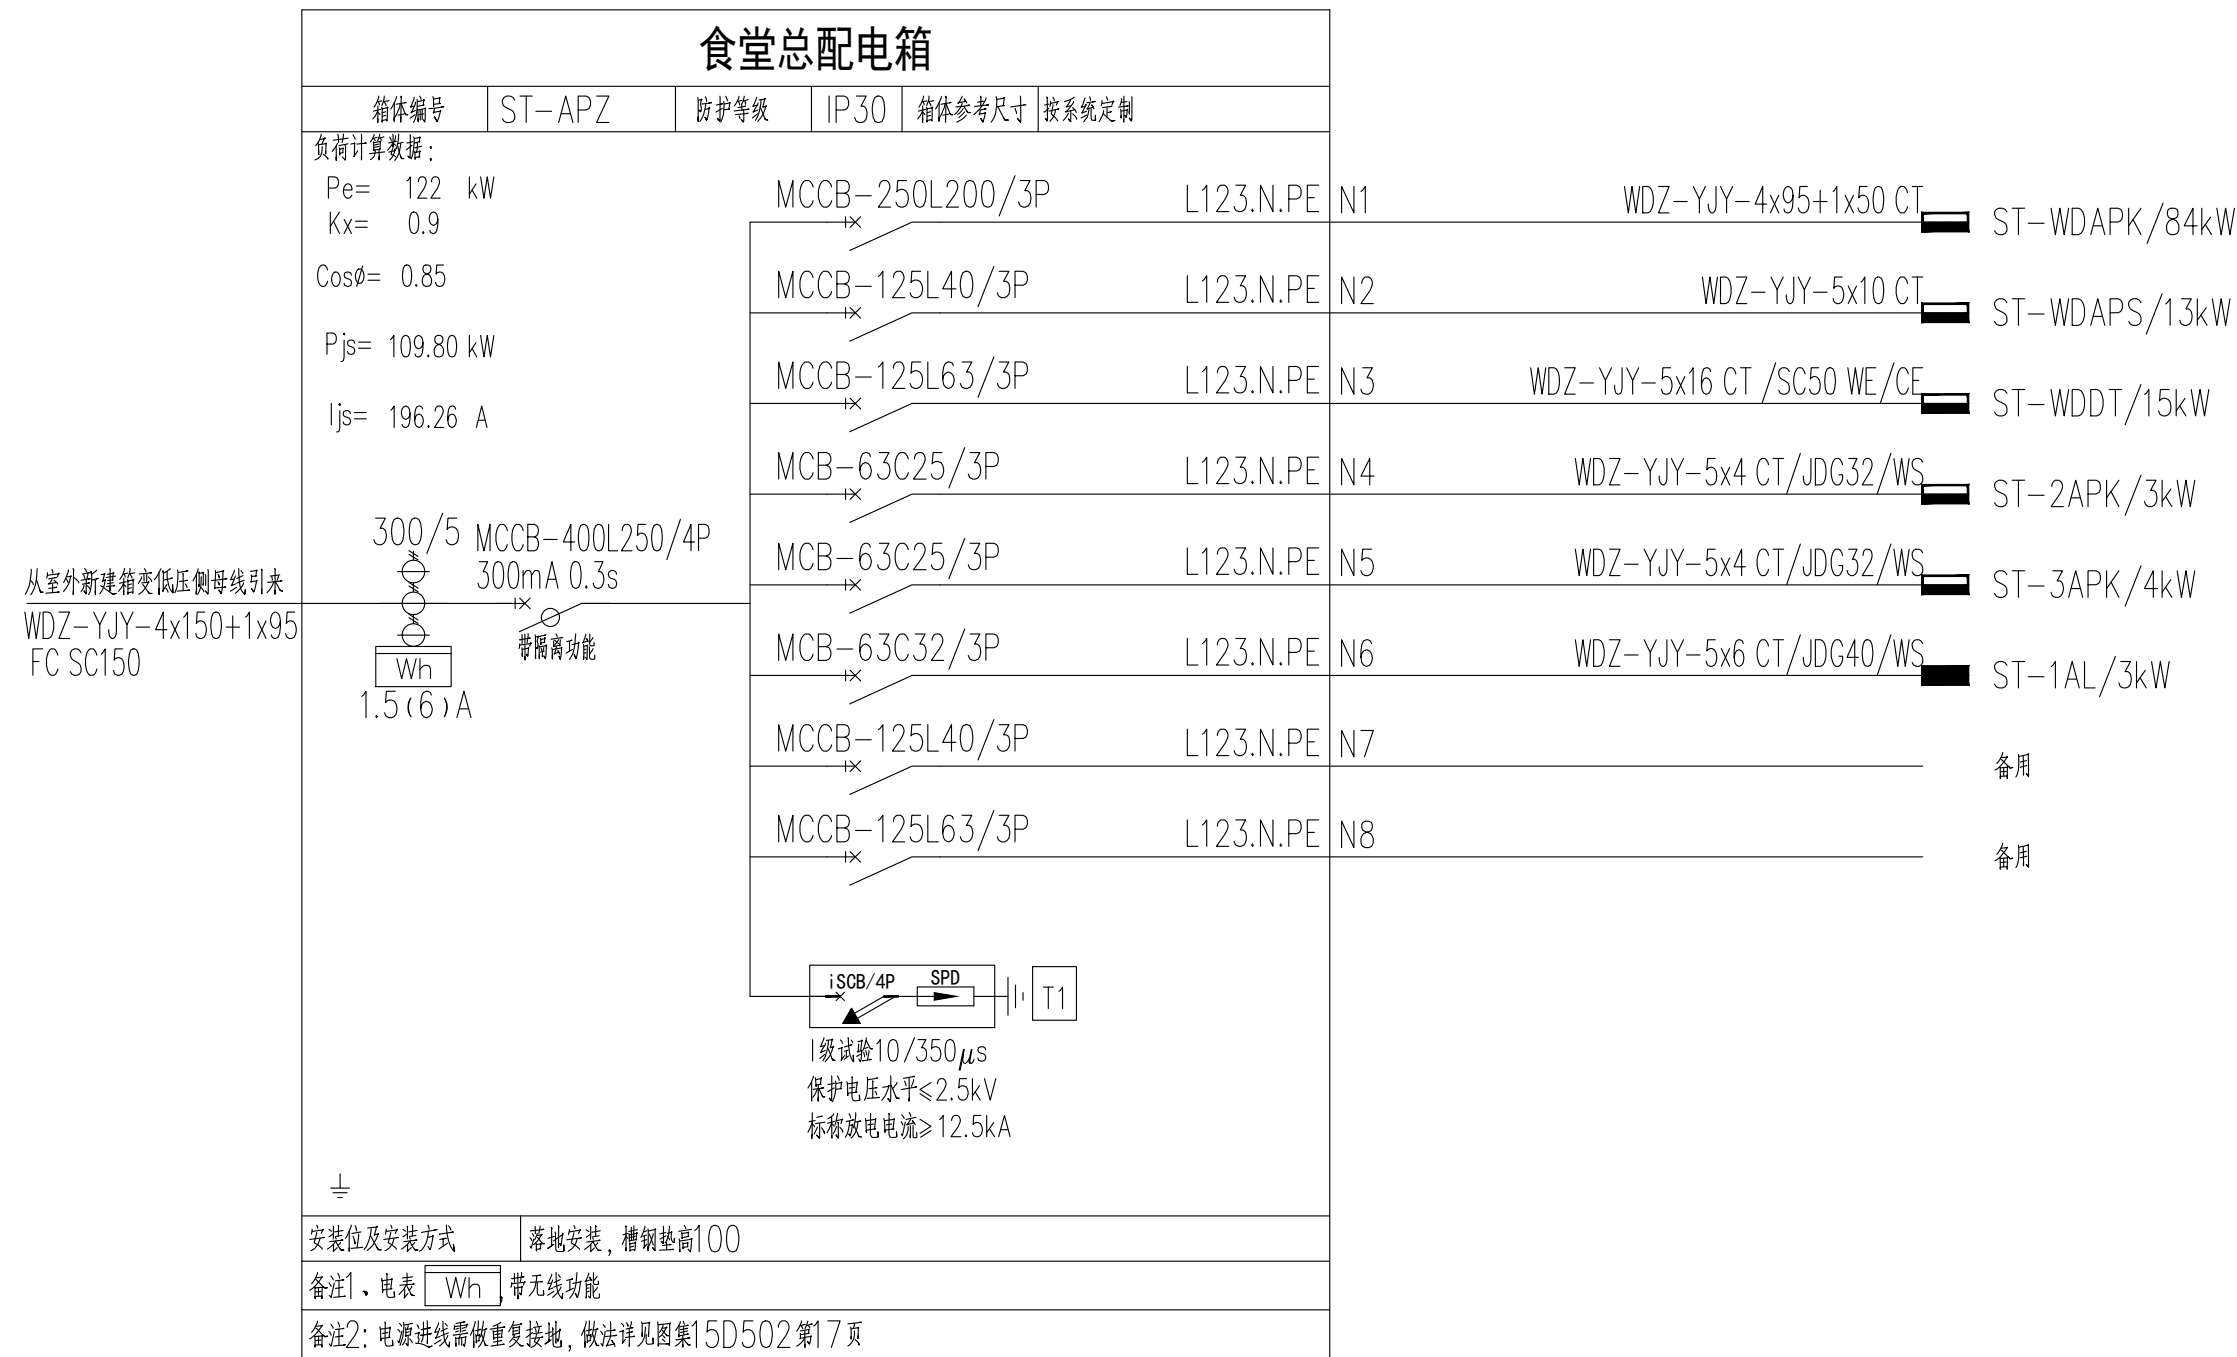

竖向干线系统

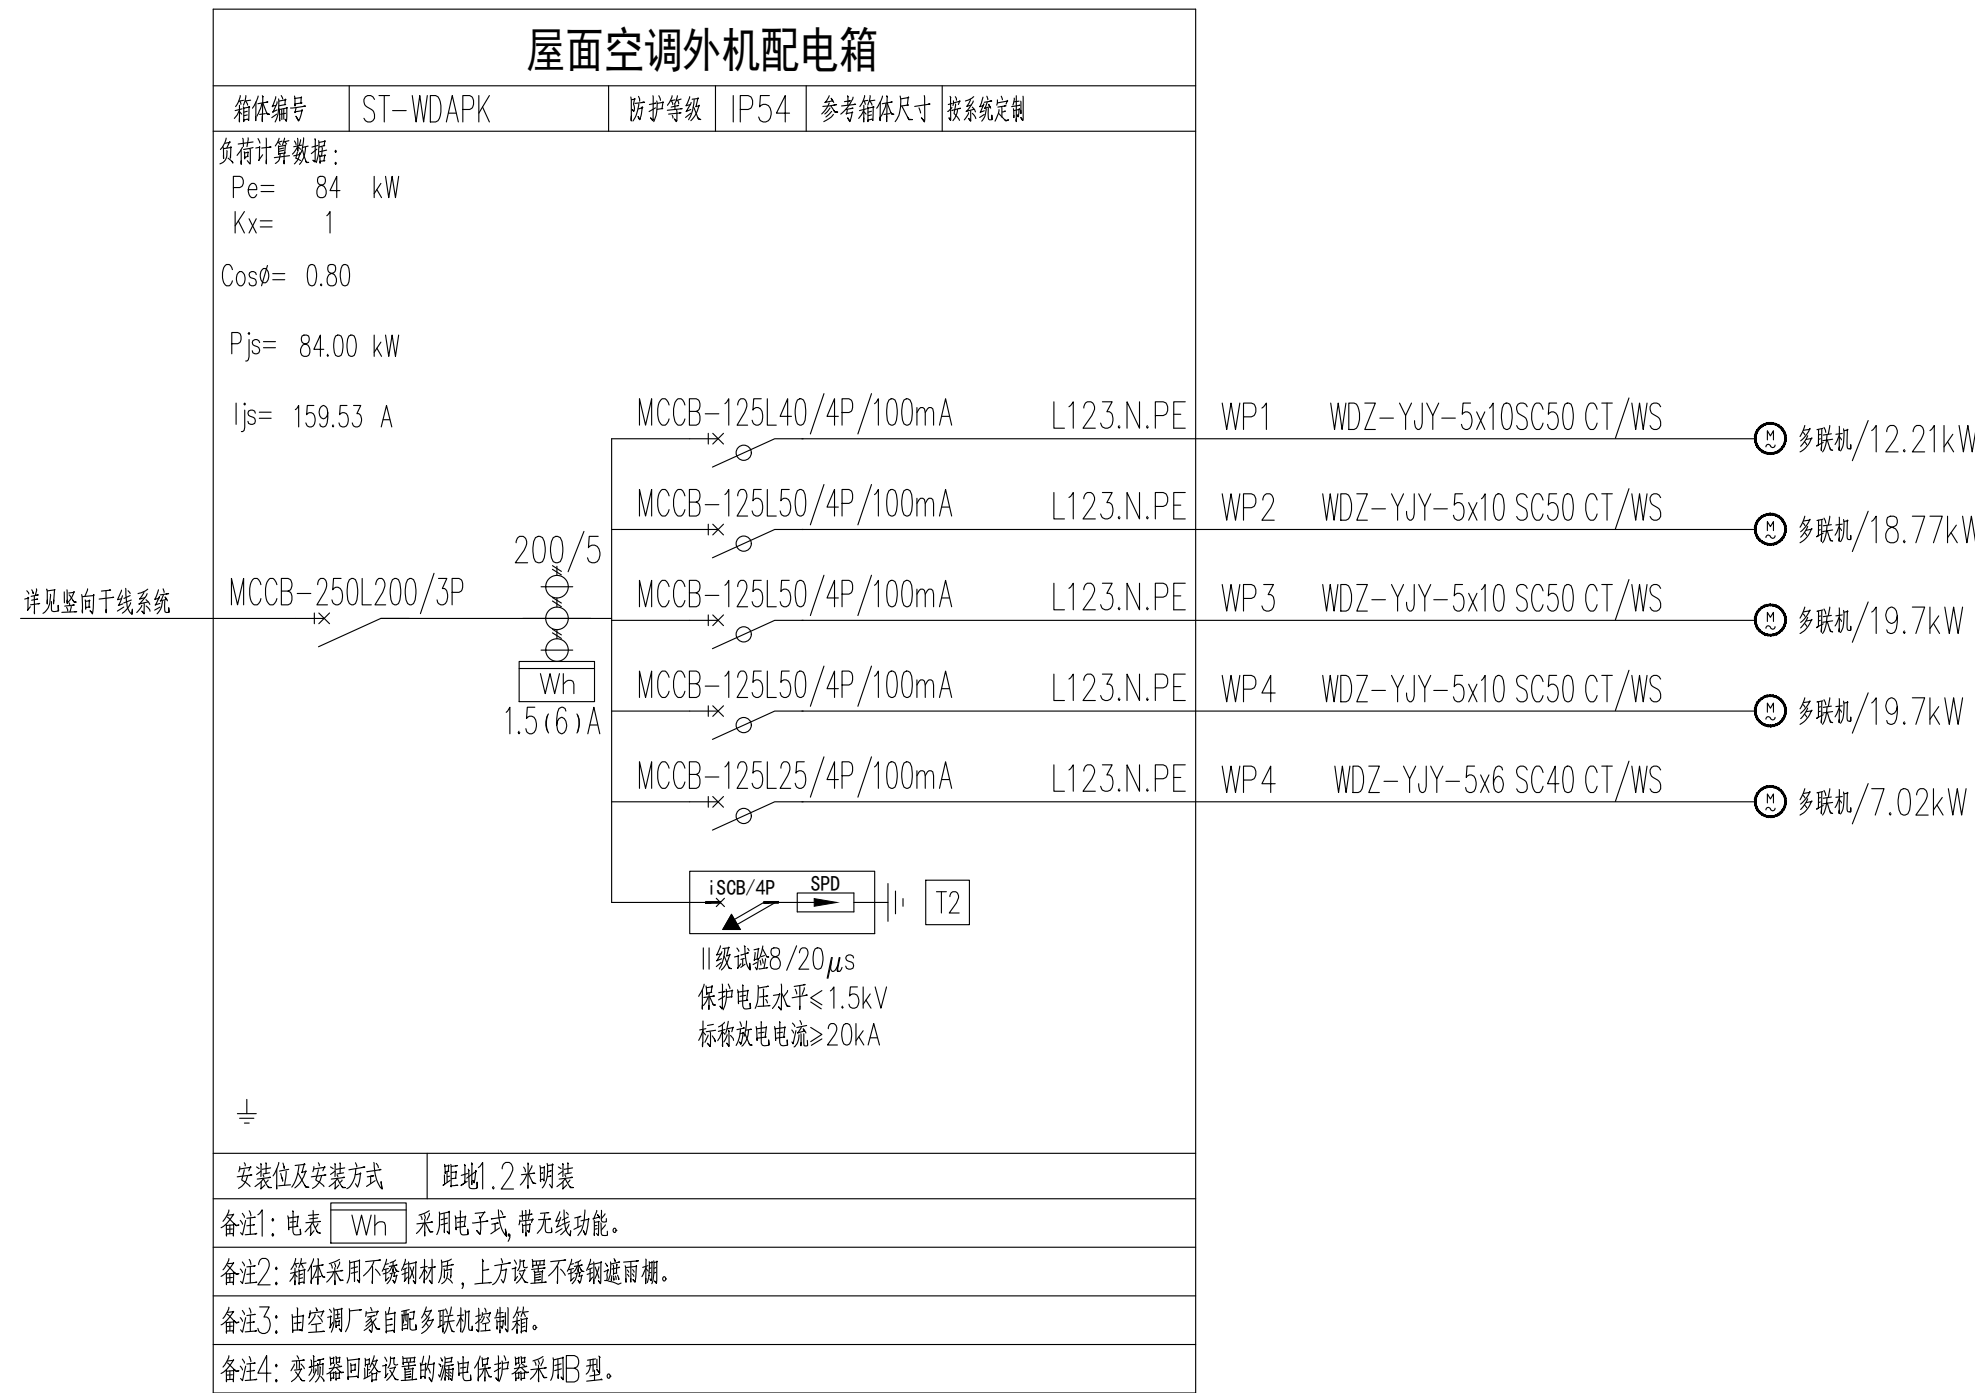

韶关市市政设计研究院有限公司 Shaoguan Planning and Municipal Design & Research Institute Co., Ltd.				建设单位 乳源瑶族自治县一六镇中心小学	
项目名称 乳源瑶族自治县一六镇中心小学新建食堂项目					
审定	冯进洪	项目负责人	陈慧	专业号	JZ-2025-001
审核	王英华	专业负责人	卢志中	图号	DS-06
校对	范宽宽	设计	卢志中	版本号	00
设计阶段				施工图	日期 2025.05