


一层自动喷淋给水平面图 1:100

注：所有穿越防火墙的给水横管均在防火墙两侧的给水管道上设置阻火圈。

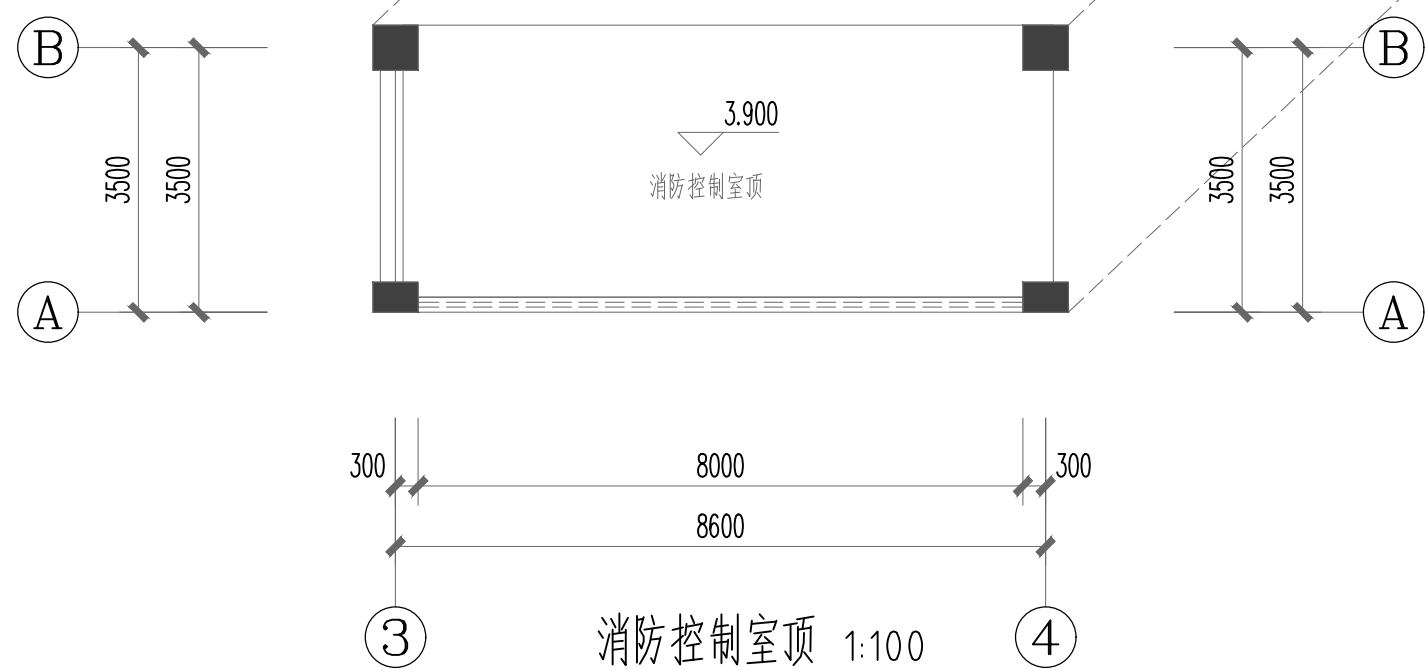

消防控制室顶 1:100

铭扬工程设计集团有限公司
等级：公路行业（公路）专业乙级
证书编号：A133020565
中华人民共和国住房和城乡建设部监制
等级：风景园林工程设计专项甲级
建筑行业（建筑工程）甲级
水利行业丙级
证书编号：A233020562
浙江省住房和城乡建设厅监制

备注

建设单位

乳源瑶族自治县金源资产经营有限公司

工程名称

一六镇城乡融合(白鹭湾乡村振兴车间)
建设项目

图纸名称

一层自动喷淋给水平面图

比例：1:100

类别	签	名	日期
审定	金明哲	金明哲	
审核	季孟臣	季孟臣	
项目负责人	段敬阳	段敬阳	
专业负责人	梁军	梁军	
设计	许红	许红	
制图	许红	许红	
校对	秦顺	秦顺	

会签		
建筑		强电
结构		暖通
给排水		弱电

盖章栏

设计号		图号	SS-08
图别	水施		

未盖出图专用章无效