




标准层卫生间给排水大样图 1:50

- 注: 1. 本工程卫生间洗手盆水嘴均采用延时自闭式水嘴。
2. 本工程卫生器具能效等级应不低于2级能效。
3. 本工程卫生间大便器均自带存水弯。
4. 图中所示“H”为卫生间地面完成面标高。


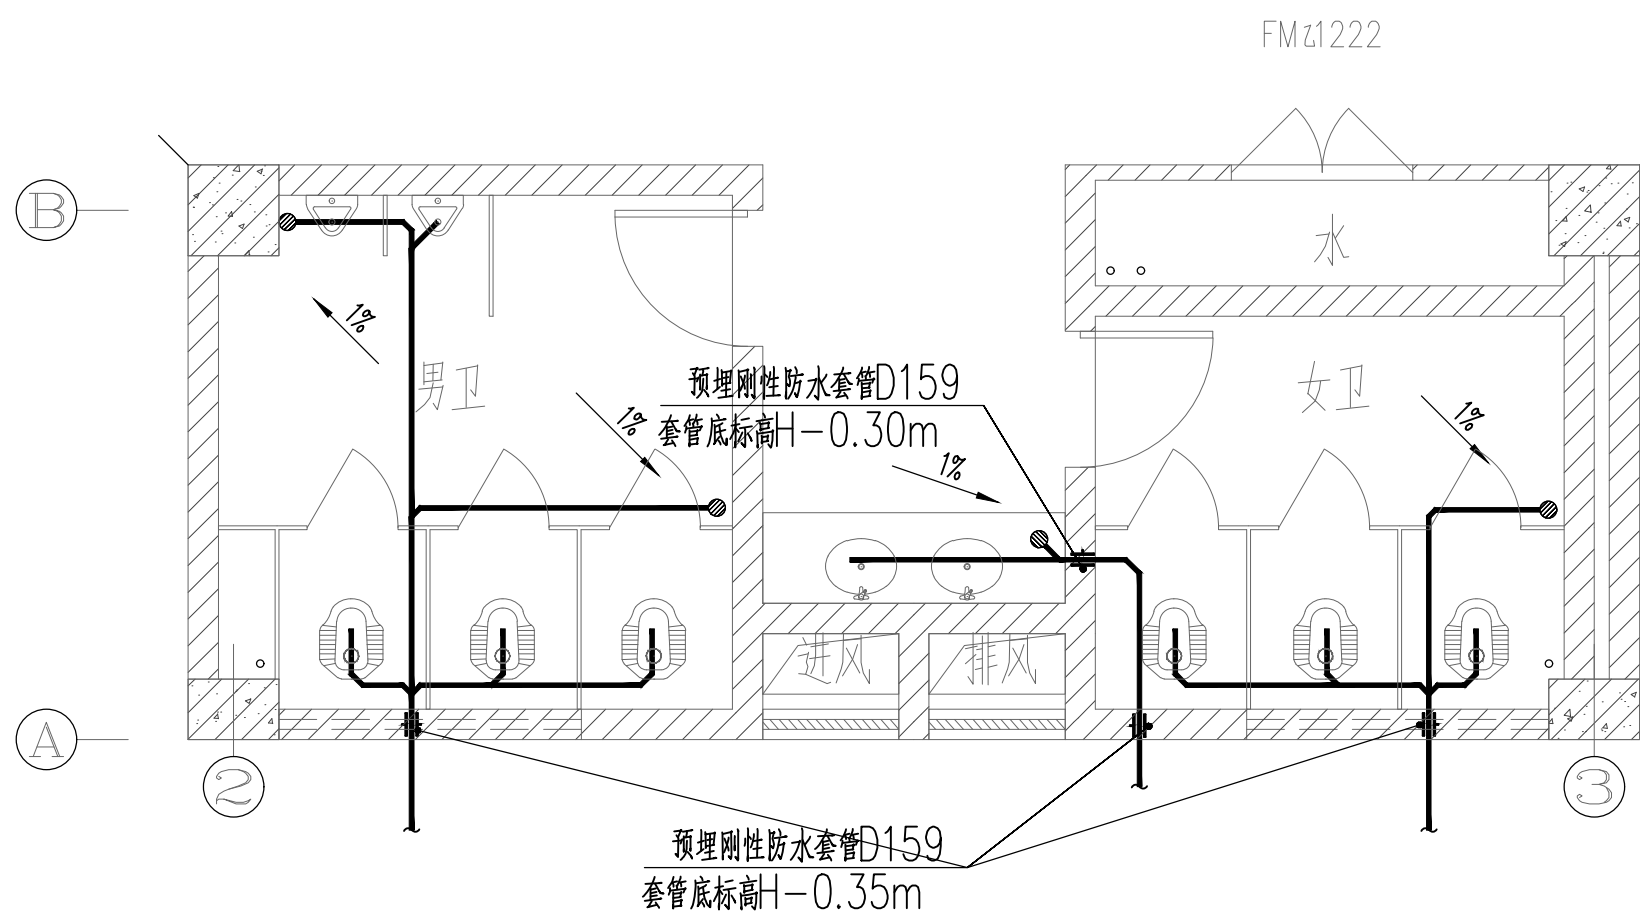


首层卫生间排水大样图 1:50

- 注: 1. 给水详标准层卫生间给排水大样图。
2. 本工程卫生器具能效等级应不低于2级能效。
3. 本工程卫生间大便器均自带存水弯。
4. 图中所示“H”为卫生间地面完成面标高。

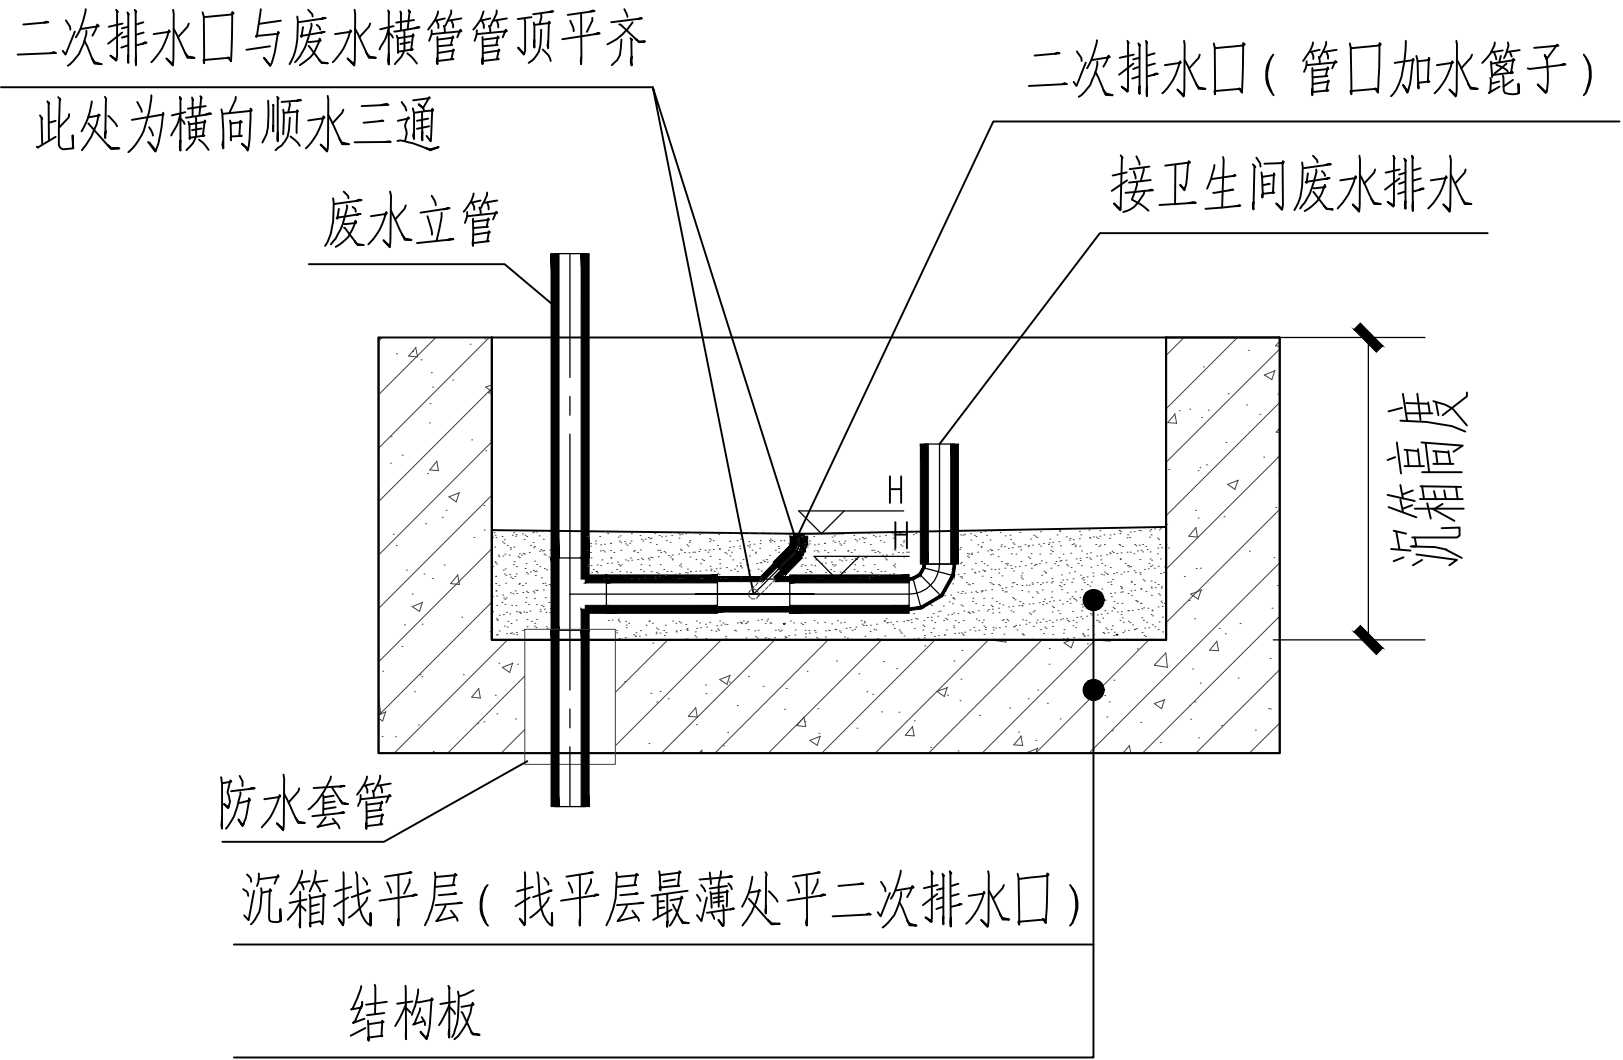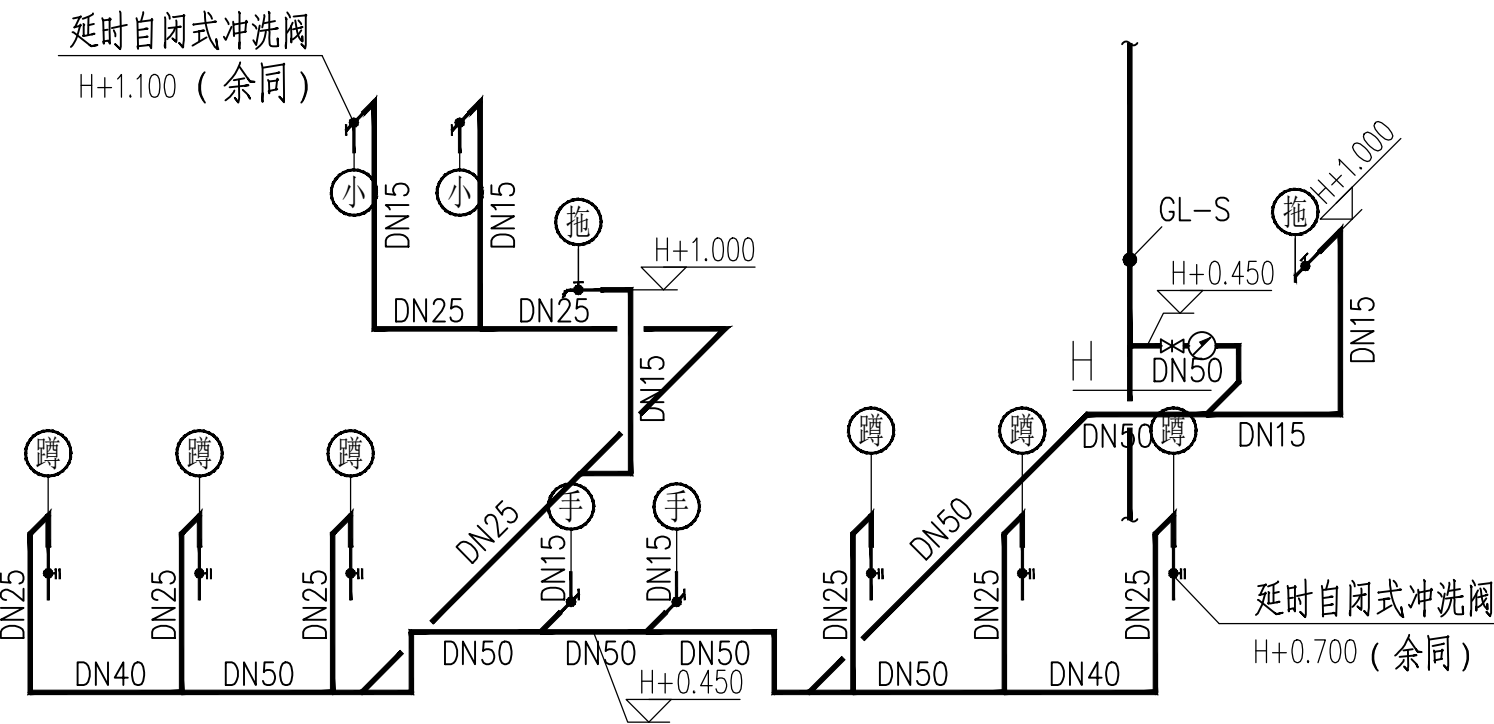

卫生间二次排水示意图

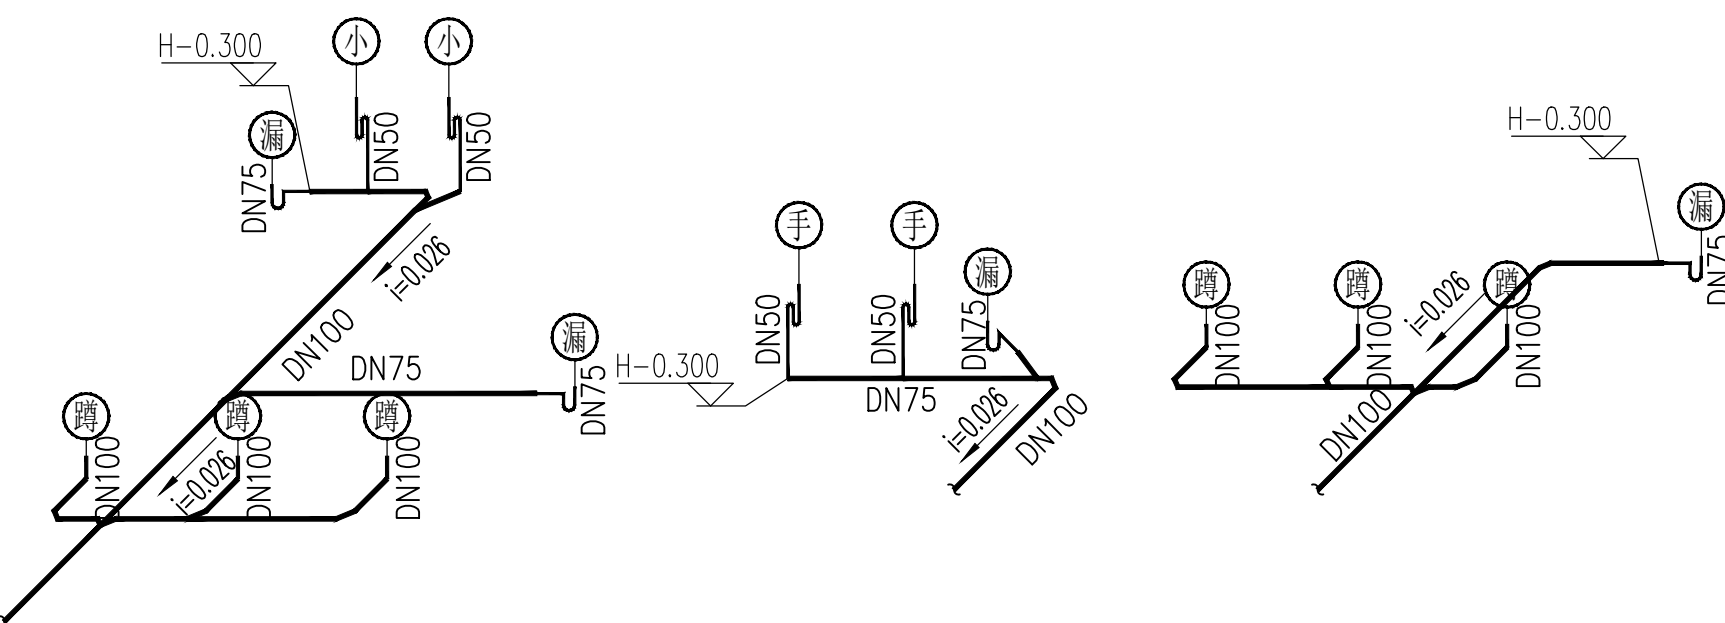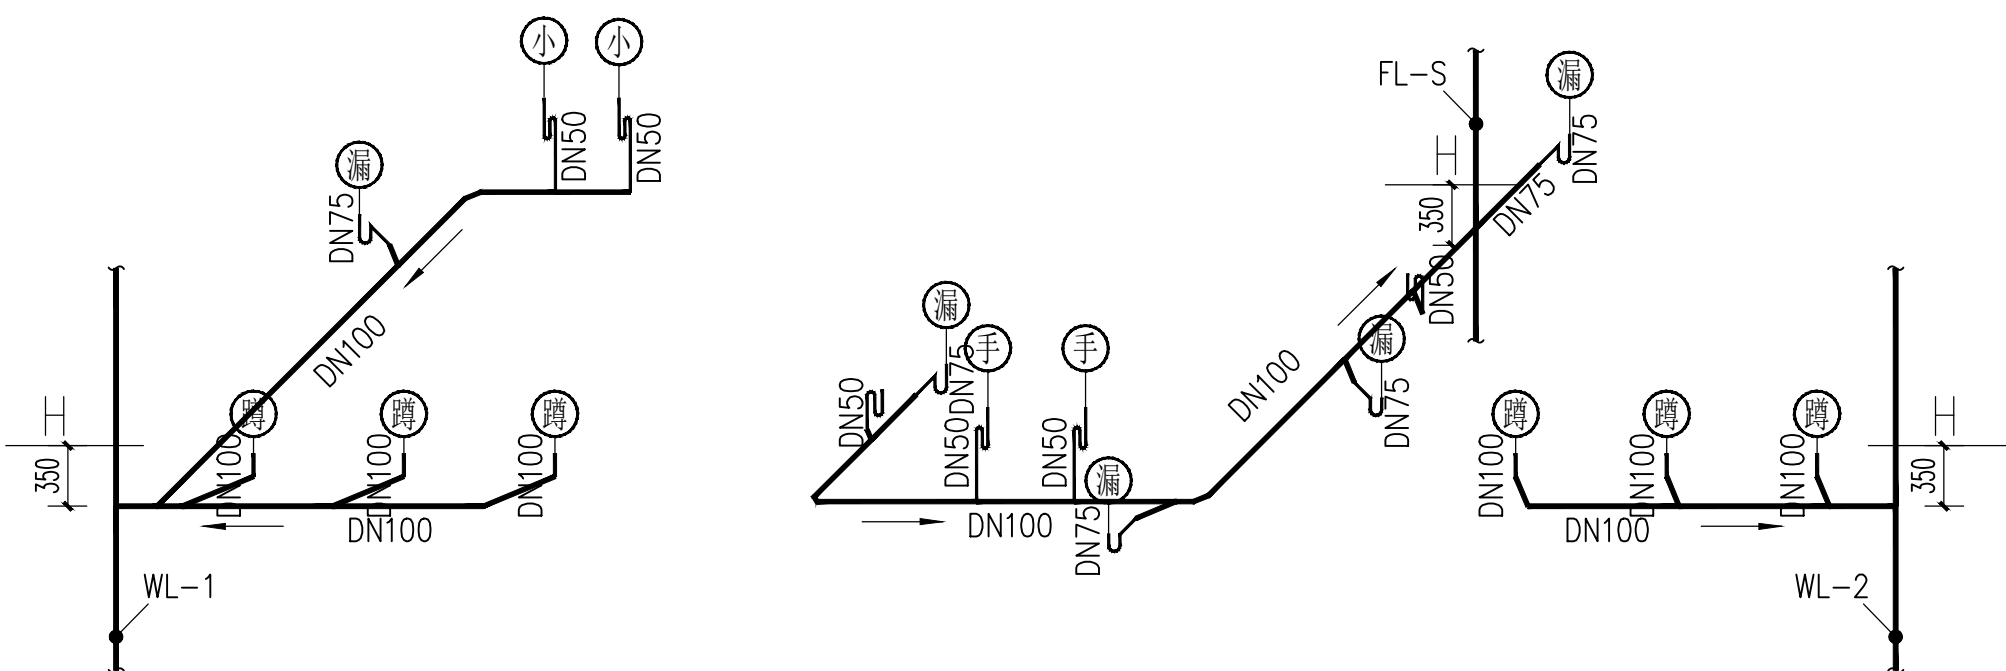

铭扬工程设计集团有限公司
等级: 公路行业(公路)专业乙级
证书编号: A133020565
中华人民共和国住房和城乡建设部监制
等级: 风景园林工程设计专项甲级
建筑行业(建筑工程)甲级
水利行业丙级
证书编号: A233020562
浙江省住房和城乡建设厅监制

备注

建设单位

乳源瑶族自治县金源资产经营有限公司

工程名称

一六镇城乡融合(白鹭湾乡村振兴车间)
建设项目

图纸名称

卫生间给排水大样图

比例: 1:50

类别	签	名	日期
审定	金明哲	金明哲	
审核	季孟臣	季孟臣	
项目负责人	段敬阳	段敬阳	
专业负责人	梁军	梁军	
设计	许红	许红	
制图	许红	许红	
校对	秦顺	秦顺	

会签		
建筑	强电	
结构	暖通	
给排水	弱电	

盖章栏

设计号		图号	SS-15
图别	水施		