


建筑	结构	绿化	
给排水	电气	燃气	
道路	桥梁	交通	

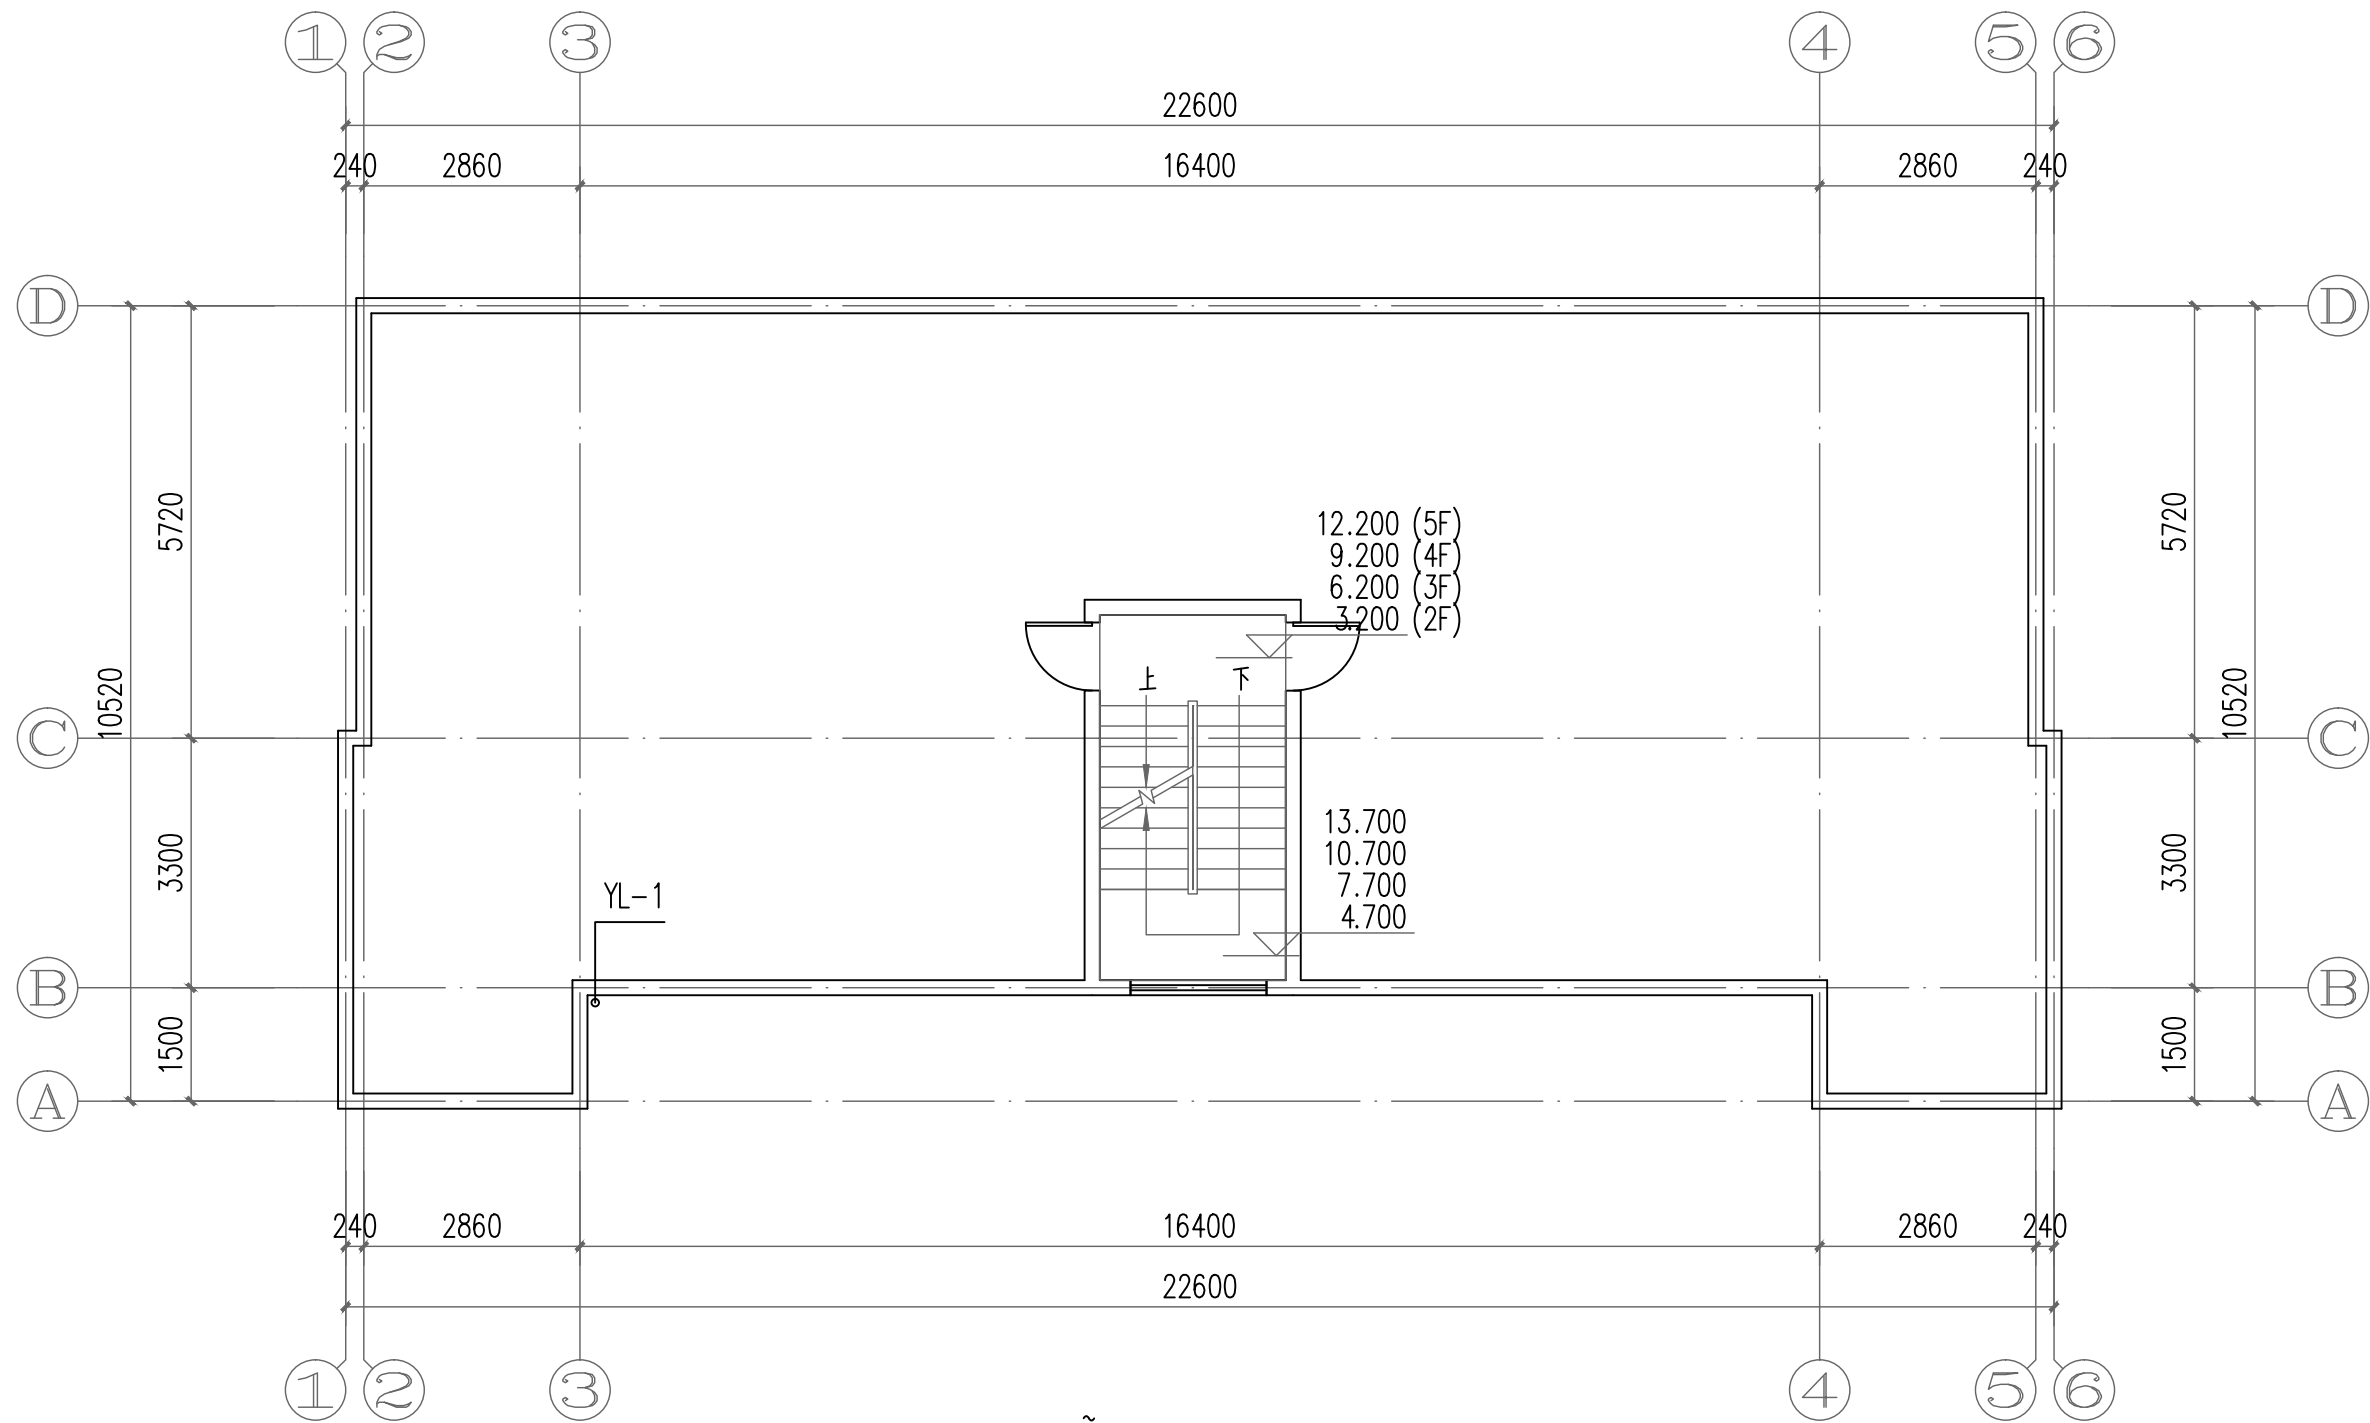

X6二~五层排水平面图 1:100

注明：更换原有雨水立管及雨水斗，拆除量按新建工程量计。

图例：
斗 侧排雨水斗
—Y— 雨水管



广东智铭设计有限公司
Guangdong Zhiming Design Co., Ltd.

建设单位	乳源瑶族自治县市政管理中心
工程名称	乳源瑶族自治县环城西路供电北片区老旧小区改造项目

图名：
X6二~五层排水平面图

审定	聂红	专业负责人	杜少平	设计号	ZM-HT202519-SJ020	图号	SS-6-02
审核	杜少平	校核	杜少平	设计阶段	施工图	比例	1:100 版本
项目负责人	聂红	设计	谢健棠	专业	给排水	日期	2025.08 0