


建筑	结构	绿化			
给排水	电气	燃气			
道路	桥梁	交通			

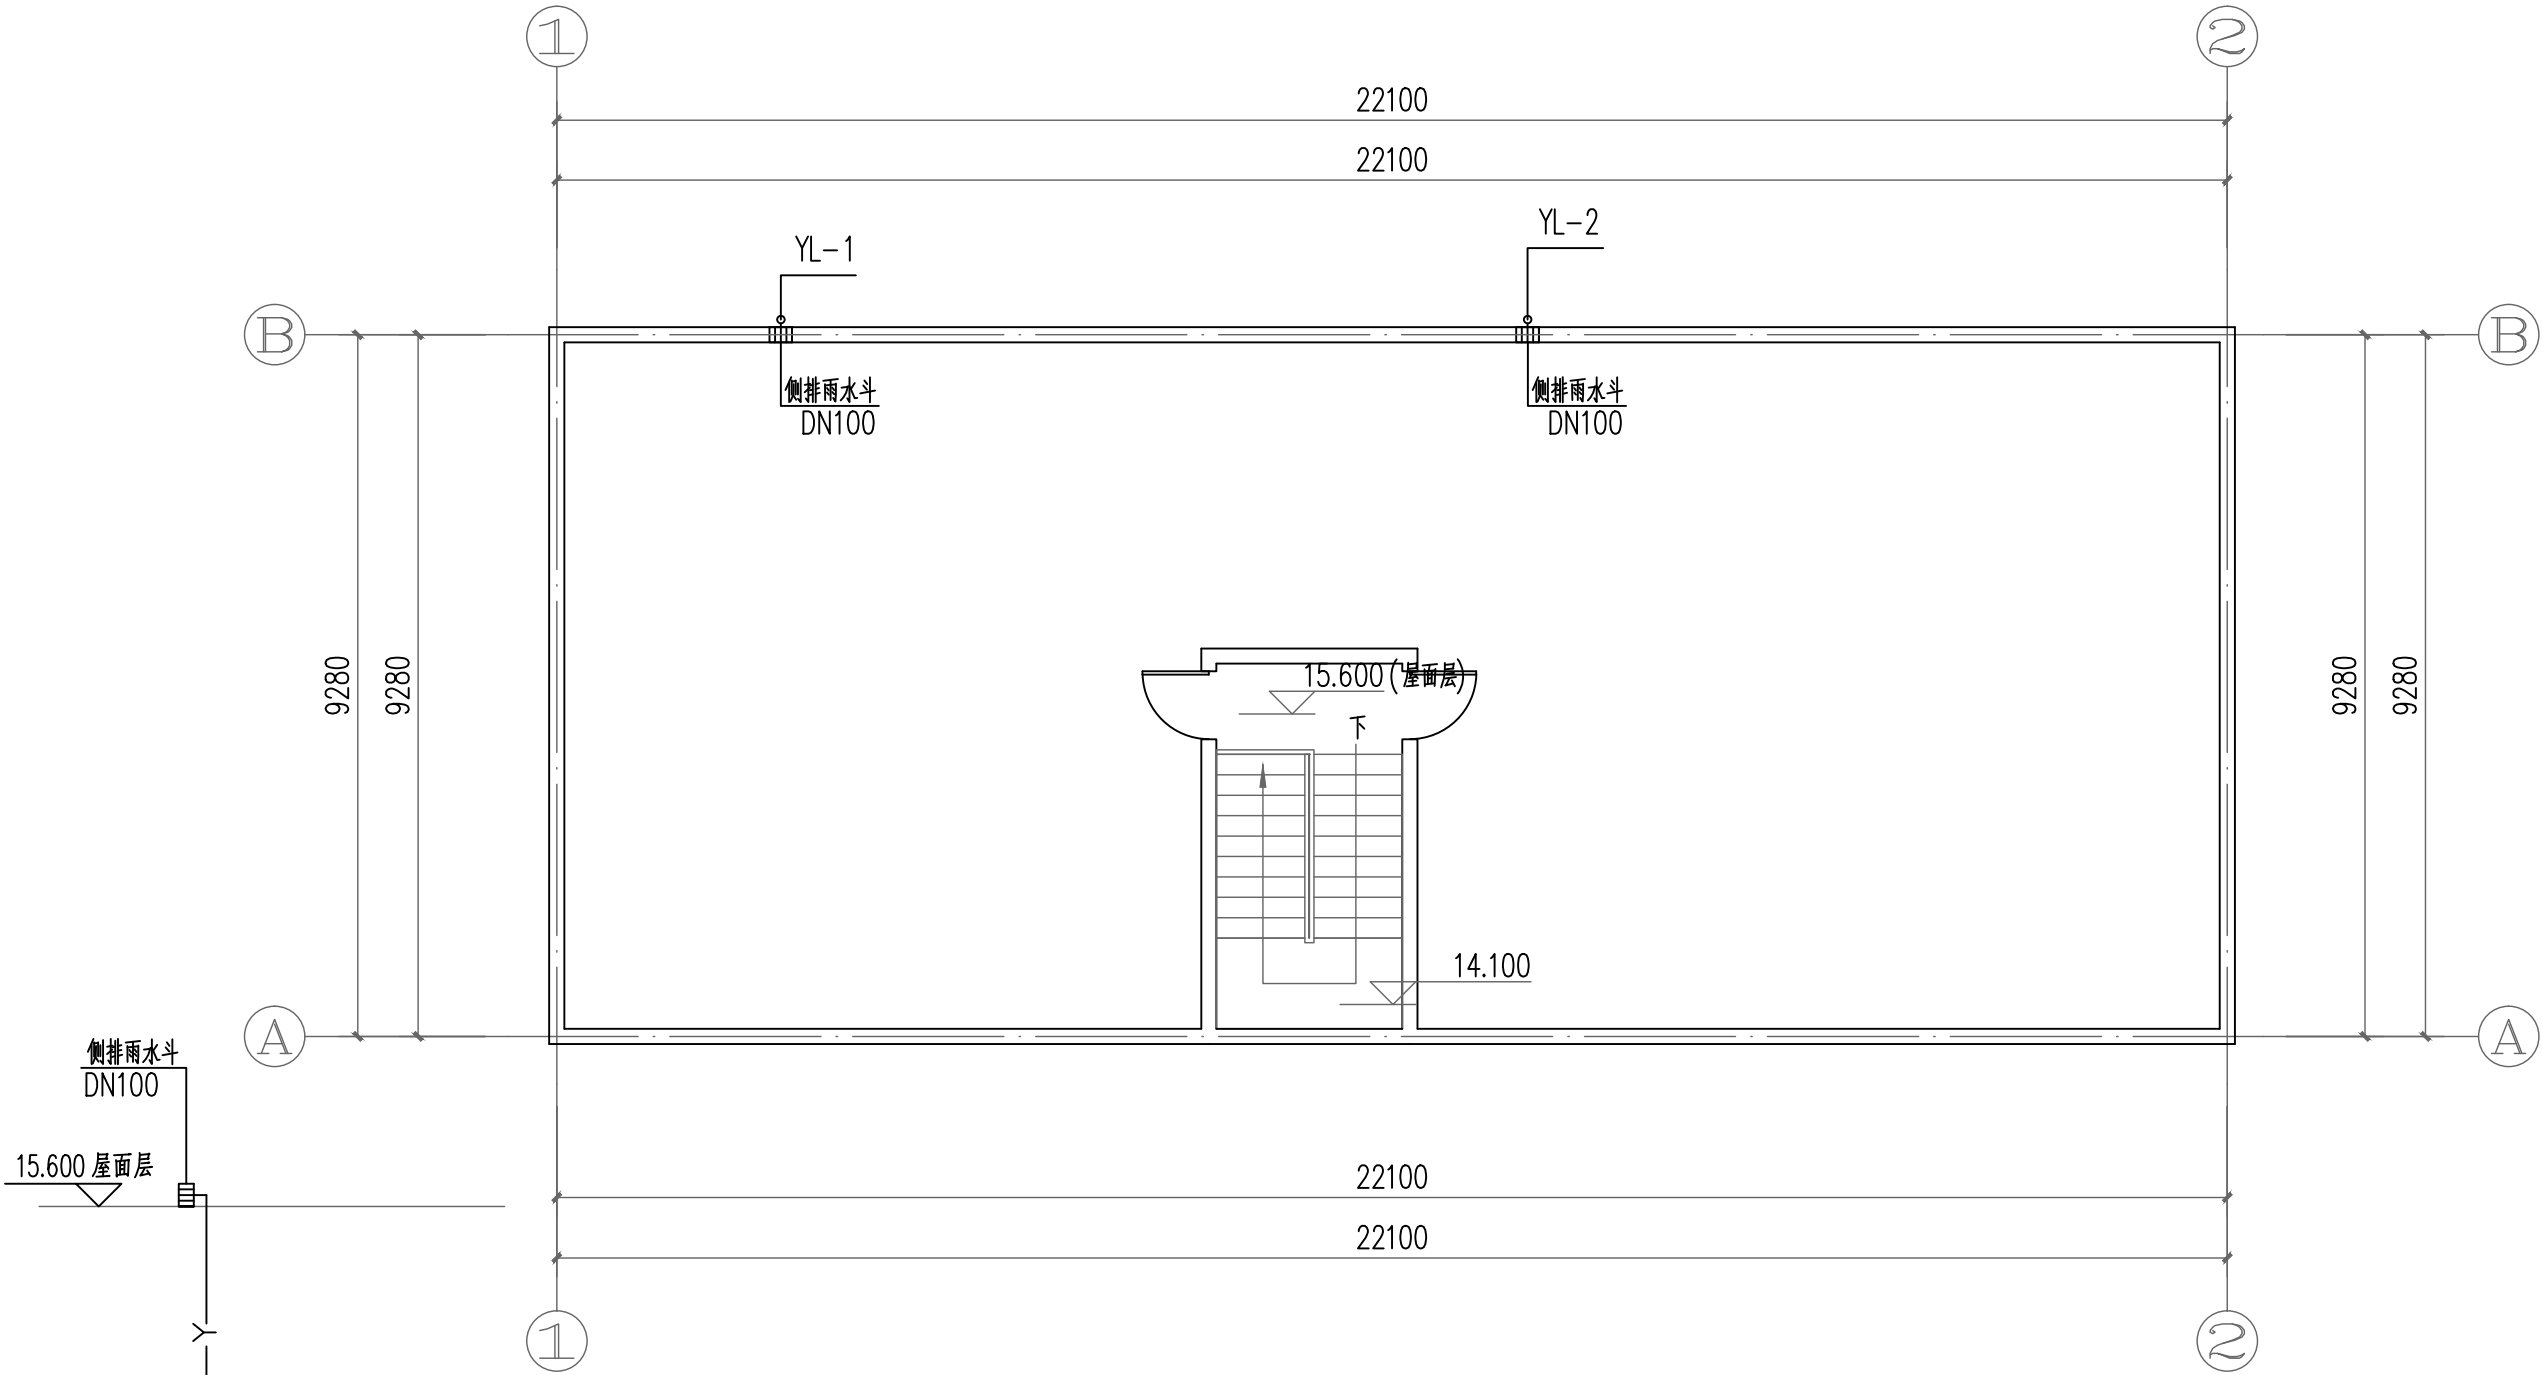

X7屋面层排水平面图 1:100

注明：更换原有雨水立管及雨水斗，拆除量按新建工程量计。

图例：

- 目 侧排水斗
- 雨水管



广东智铭设计有限公司
Guangdong Zhiming Design Co., Ltd.

建设单位	乳源瑶族自治县市政管理中心
工程名称	乳源瑶族自治县环城西路供电北片区老旧小区改造项目

图名：
X7屋面层排水平面图

审定	聂红	专业负责人	杜少平	设计号	ZM-HT202519-SJ020	图号	SS-7-03
审核	杜少平	校核	杜少平	设计阶段	施工图	比例	1:100
项目负责人	聂红	设计	谢健棠	专业	给排水	日期	2025.08