


|     |    |    |  |  |  |
|-----|----|----|--|--|--|
|     |    |    |  |  |  |
|     |    |    |  |  |  |
|     |    |    |  |  |  |
| 建筑  | 结构 | 绿化 |  |  |  |
| 给排水 | 电气 | 燃气 |  |  |  |
| 道路  | 桥梁 | 交通 |  |  |  |

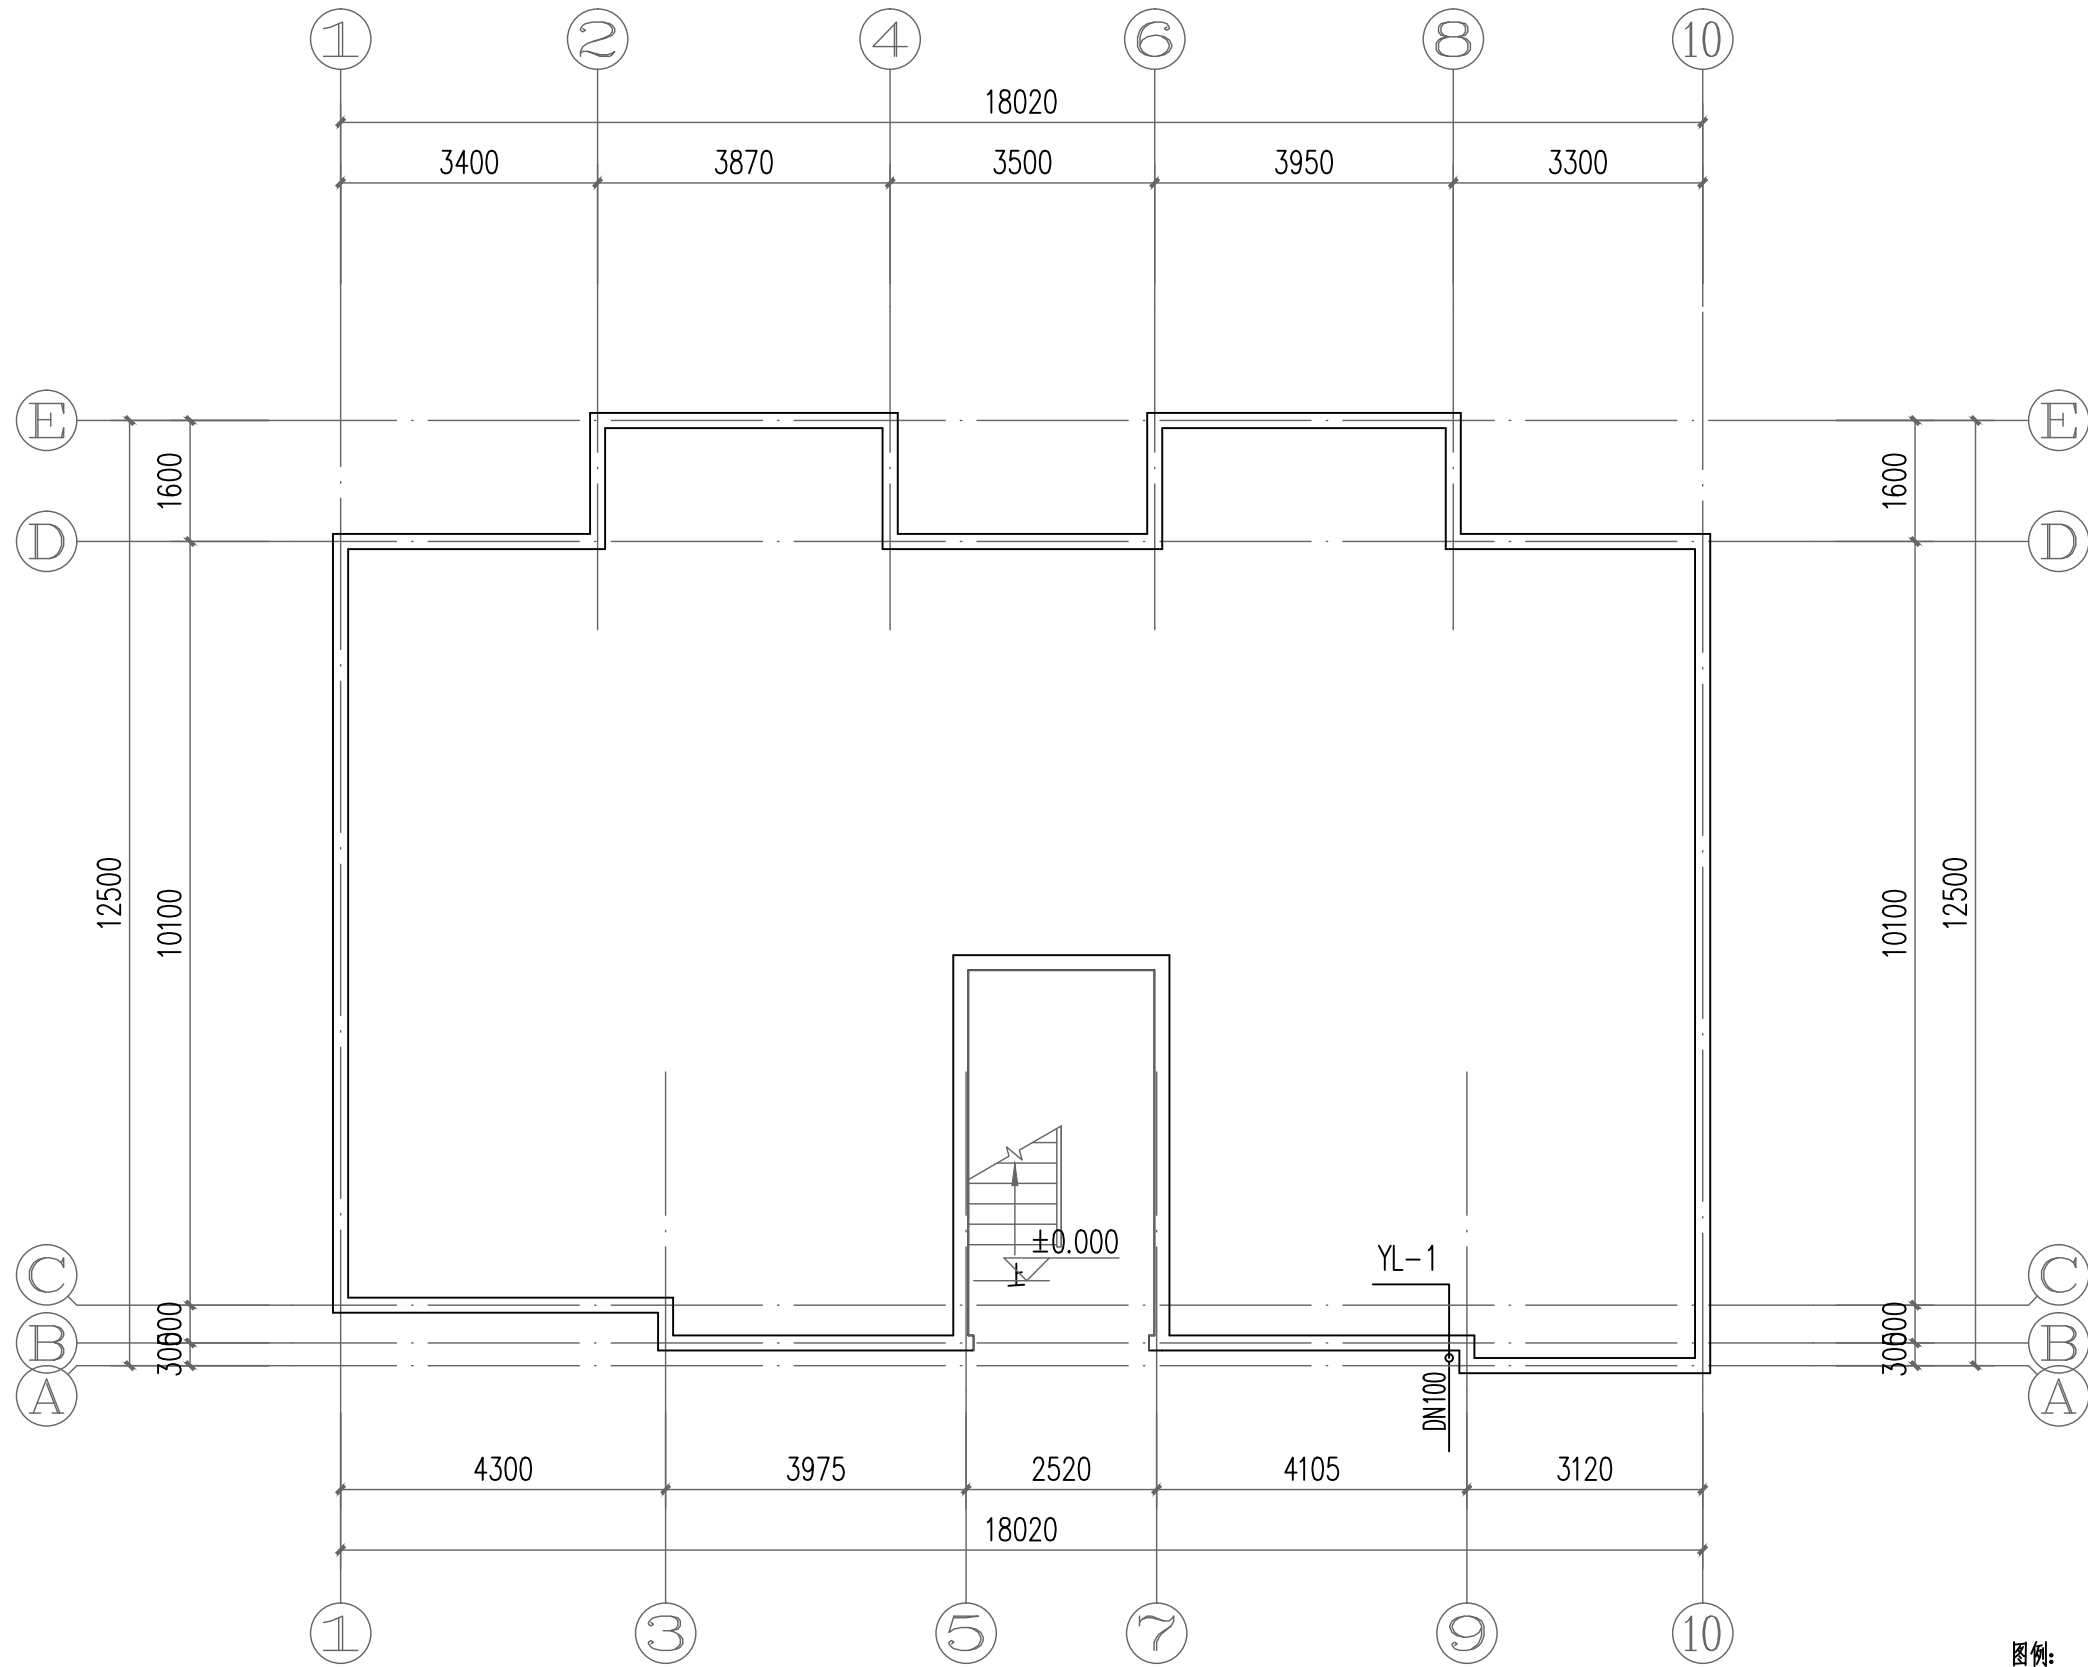

X1首层排水平面图 1:100

注明：更换原有雨水立管及雨水斗，拆除量按新建工程量计。

图例：

目

侧排雨水斗

—Y—

雨水管



广东智铭设计有限公司  
Guangdong Zhiming Design Co., Ltd.

建设单位

乳源瑶族自治县市政管理中心

工程名称

乳源瑶族自治县环城西路供电北片区老旧小区改造项目

图名：

X1首层排水平面图

审定

聂红

设计

专业负责人

杜少平

审核

杜少平

校核

杜少平

项目负责人

聂红

设计

谢健棠

设计号

ZM-HT202519-SJ020

设计阶段

施工图

专业

给排水

图号

SS-1-01

比例

1:100

日期

2025.08

版本

0