


建筑	结构	绿化		
给排水	电气	燃气		
道路	桥梁	交通		

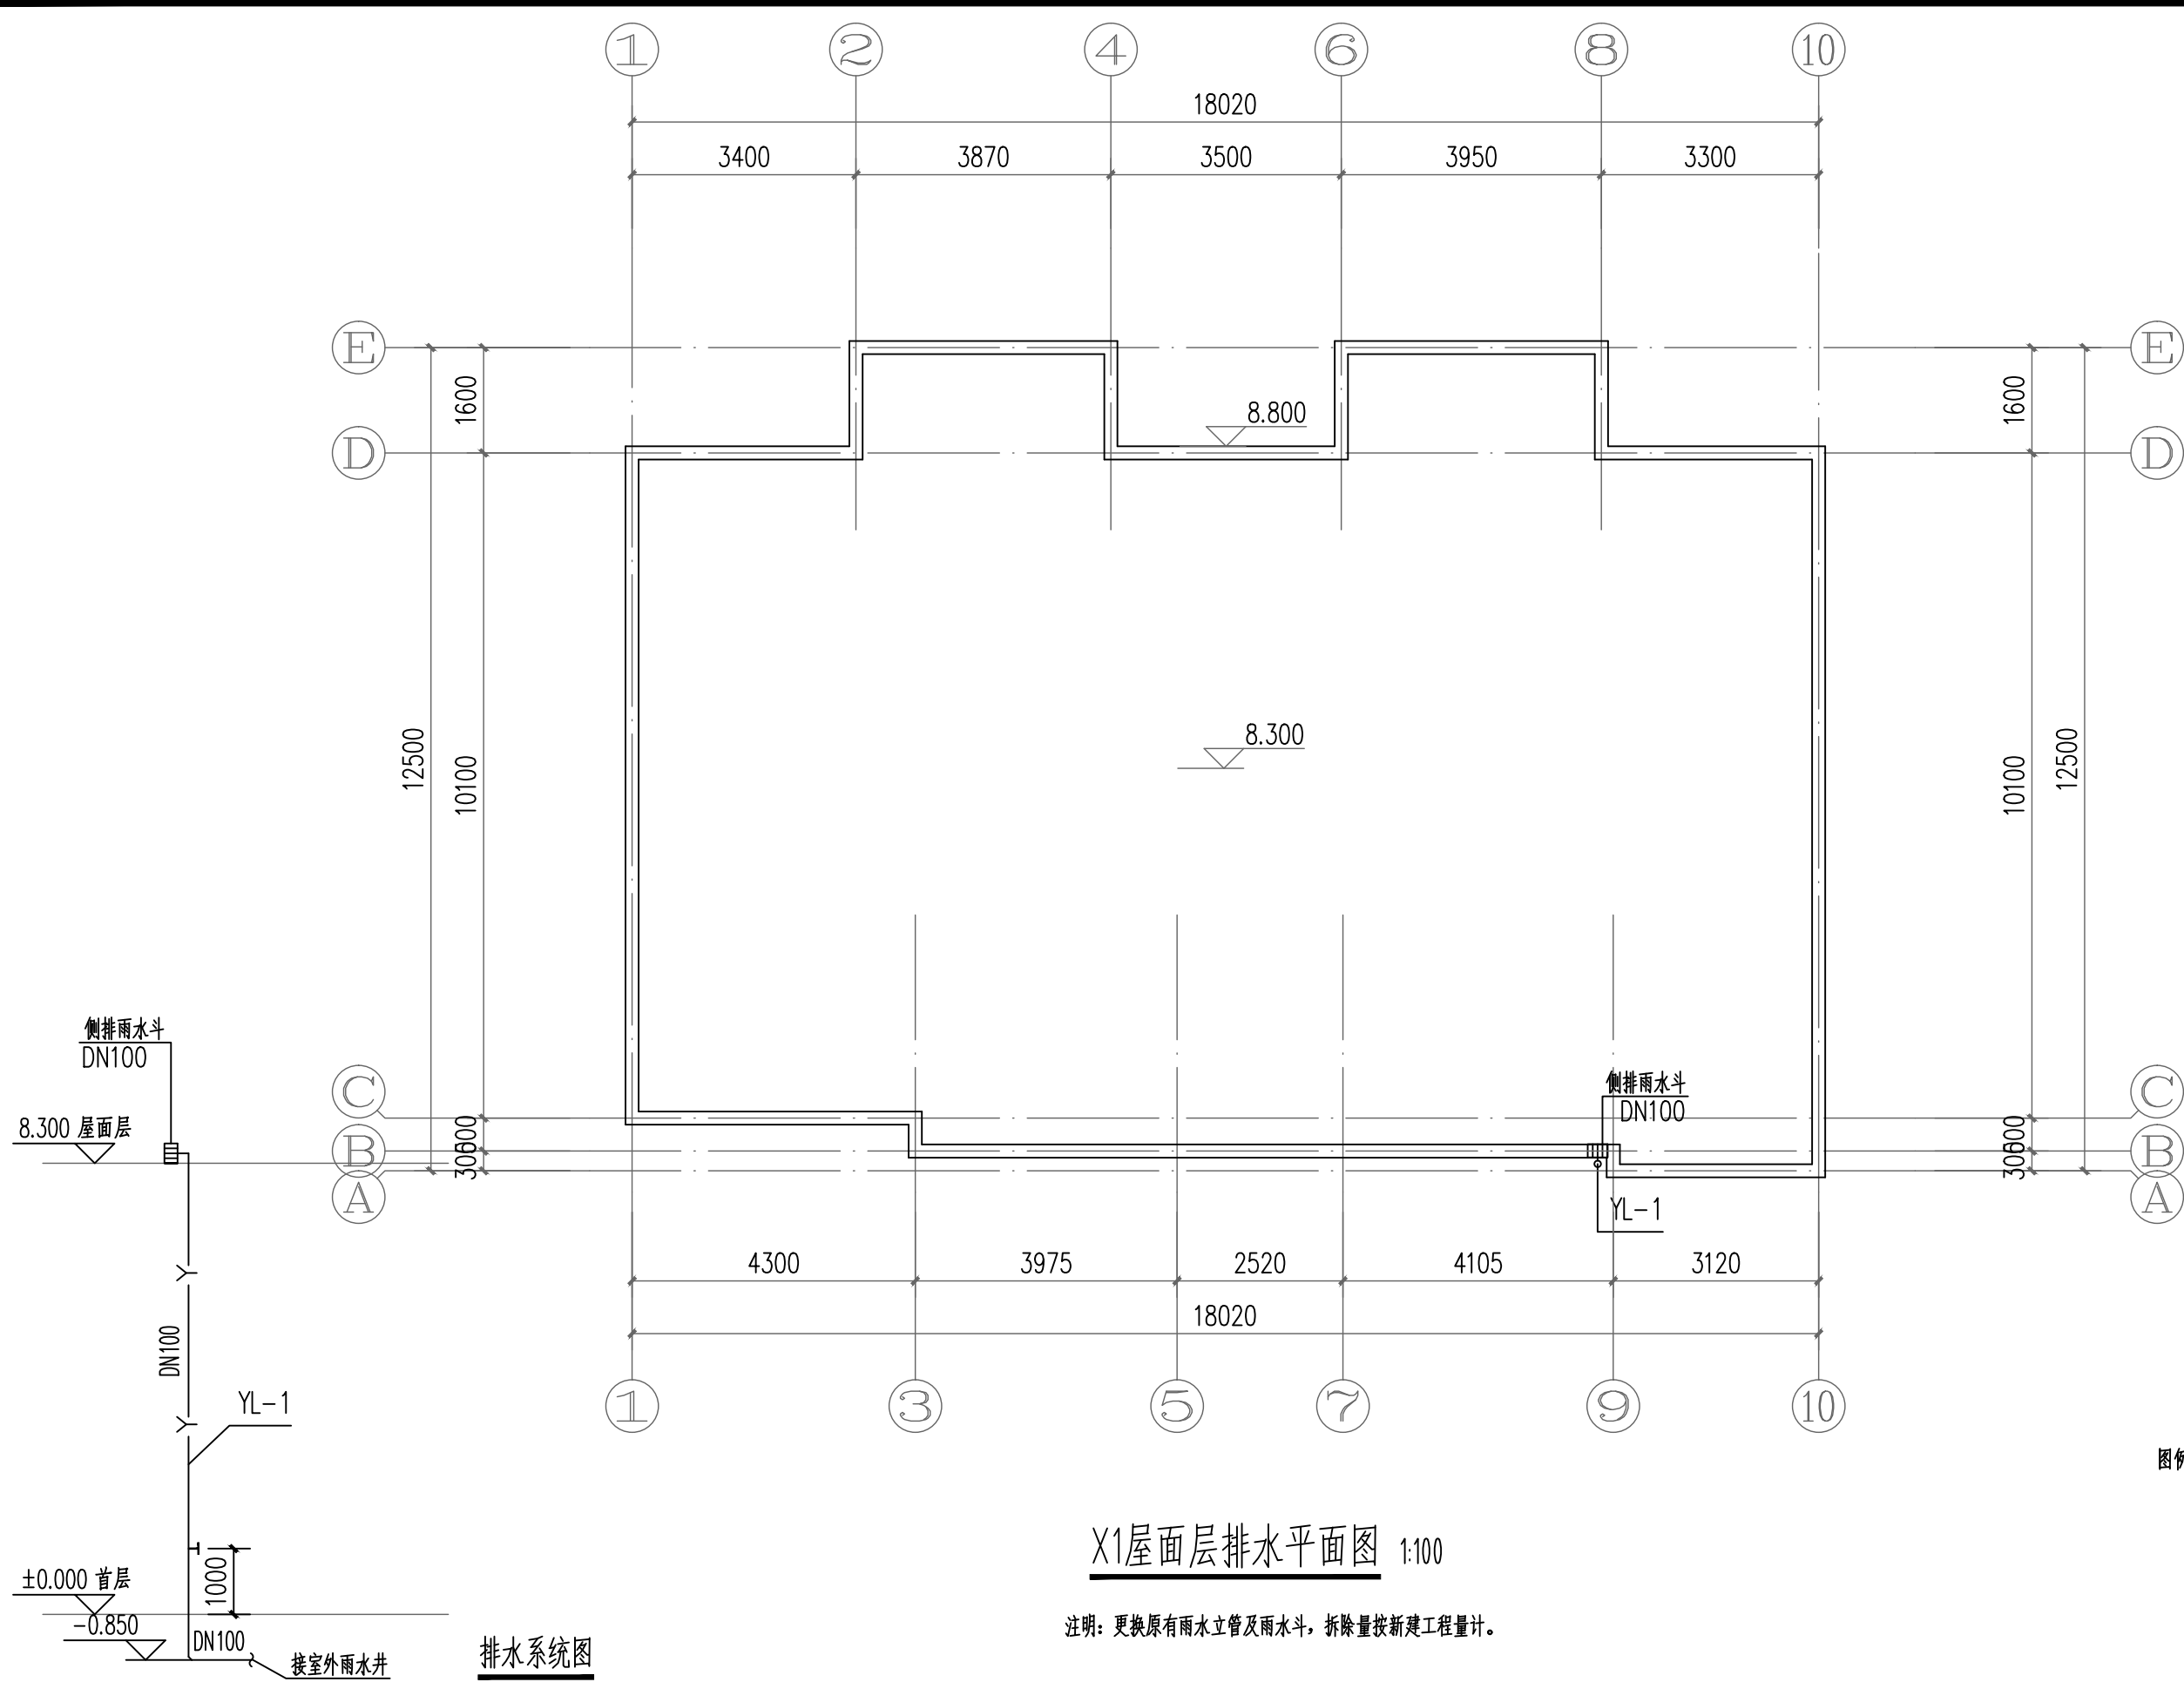

广东智铭设计有限公司  
Guangdong Zhiming Design Co., Ltd.

建设单位  
工程名称

乳源瑶族自治县市政管理中心  
乳源瑶族自治县环城西路供电北片区老旧小区改造项目

图名:  
X1屋面层排水平面图

审定  
审核  
项目负责人

聂红  
杜少平  
聂红

专业负责人  
校核  
设计

杜少平  
杜少平  
谢健棠

设计号  
设计阶段  
专业

ZM-HT202519-SJ020  
施工图  
给排水

图号  
比例  
日期

SS-1-03  
1:100  
2025.08

版本  
0