
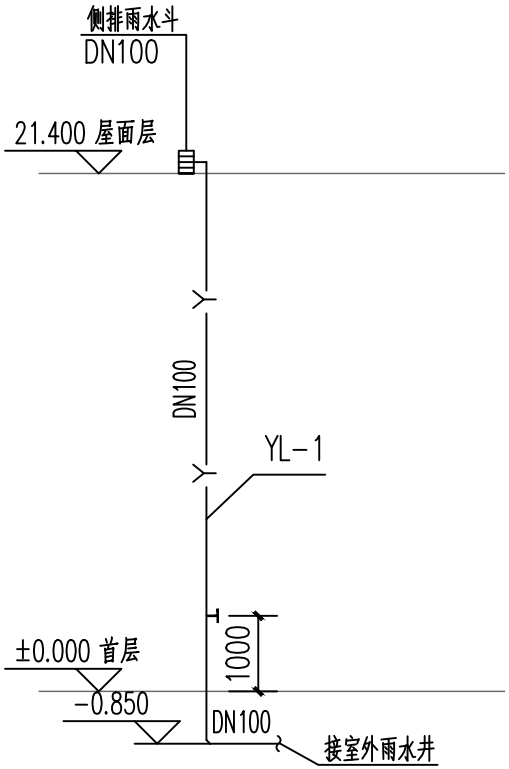


建筑	给排水	电气	燃气	绿化	
道路	桥梁	隧道	交通		

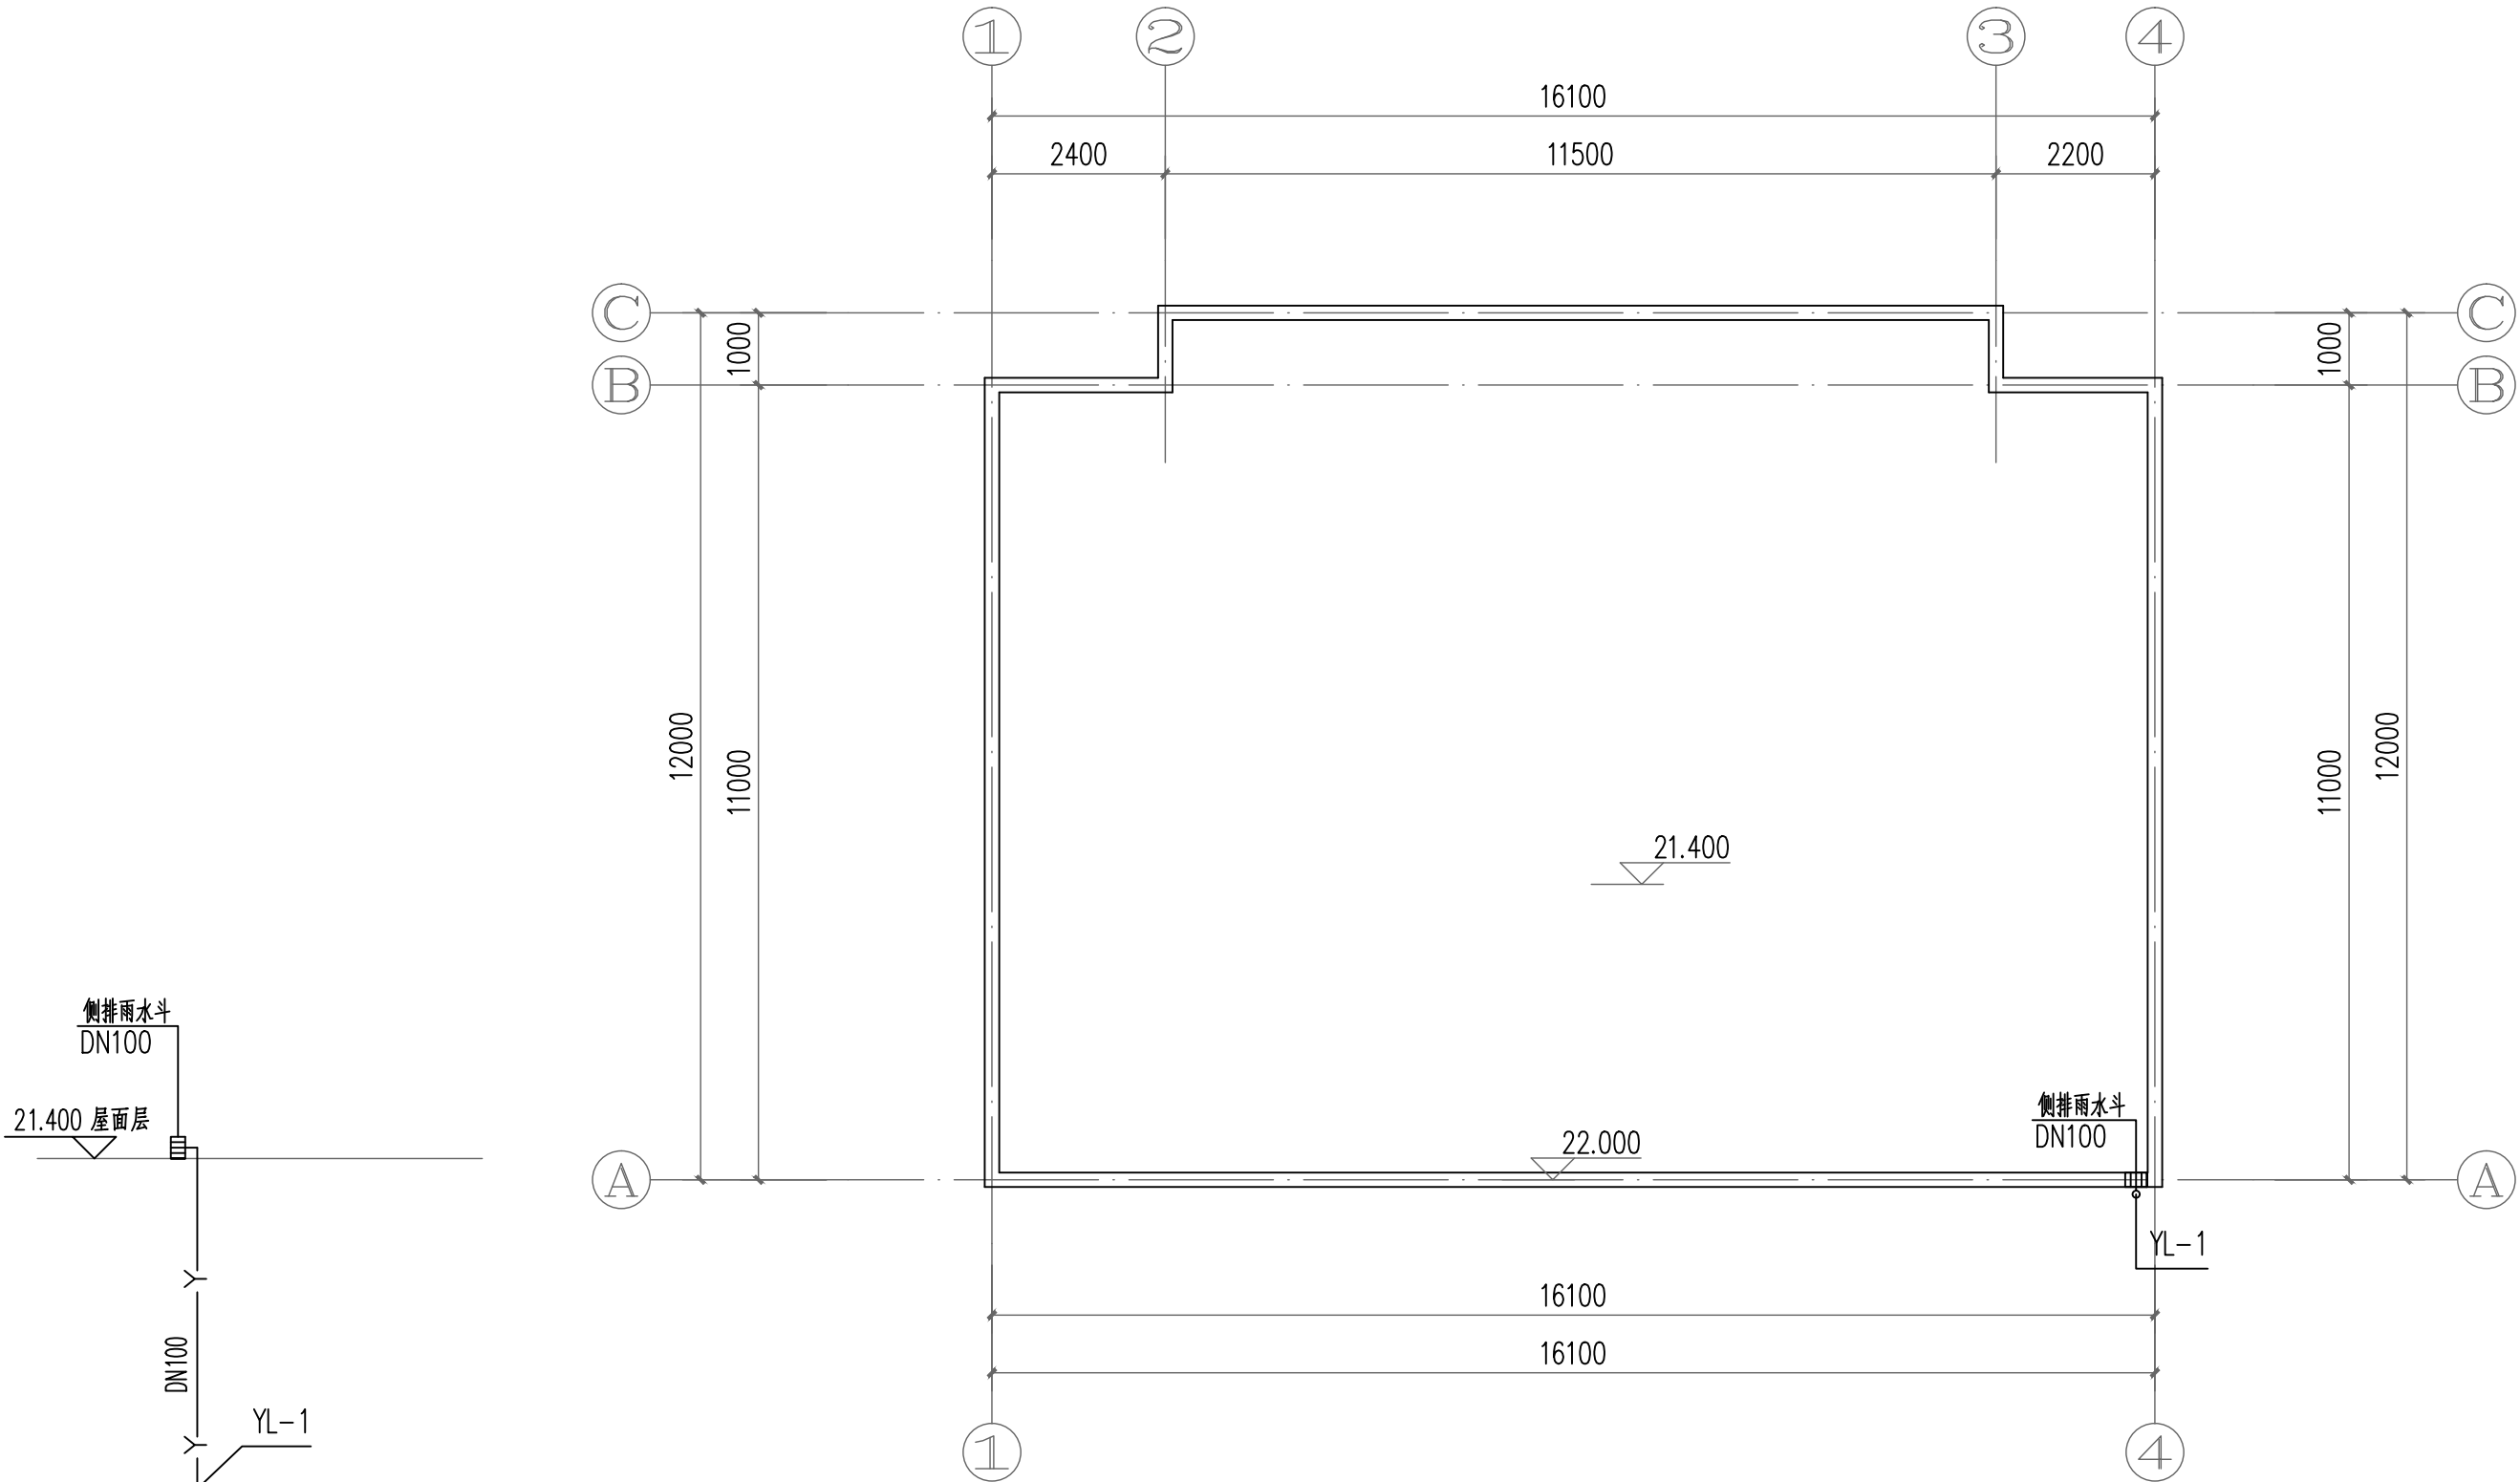

排水系统图

X2屋面层排水平面图 1:100

注明: 更换原有雨水立管及雨水斗, 拆除量按新建工程量计。

图例:	
目	侧排水斗
雨水管	



广东智铭设计有限公司
Guangdong Zhiming Design Co., Ltd.

建设单位	乳源瑶族自治县市政管理中心
工程名称	乳源瑶族自治县环城西路供电北片区老旧小区改造项目

图名:
X2屋面层排水平面图

审定	聂红	专业负责人	杜少平	设计号	ZM-HT202519-SJ020	图号	SS-2-03
审核	杜少平	校核	杜少平	设计阶段	施工图	比例	1:100
项目负责人	聂红	设计	谢健棠	专业	给排水	日期	2025.08