




建筑	给排水	电气	燃气	绿化	
道路	桥梁	隧道	交通		

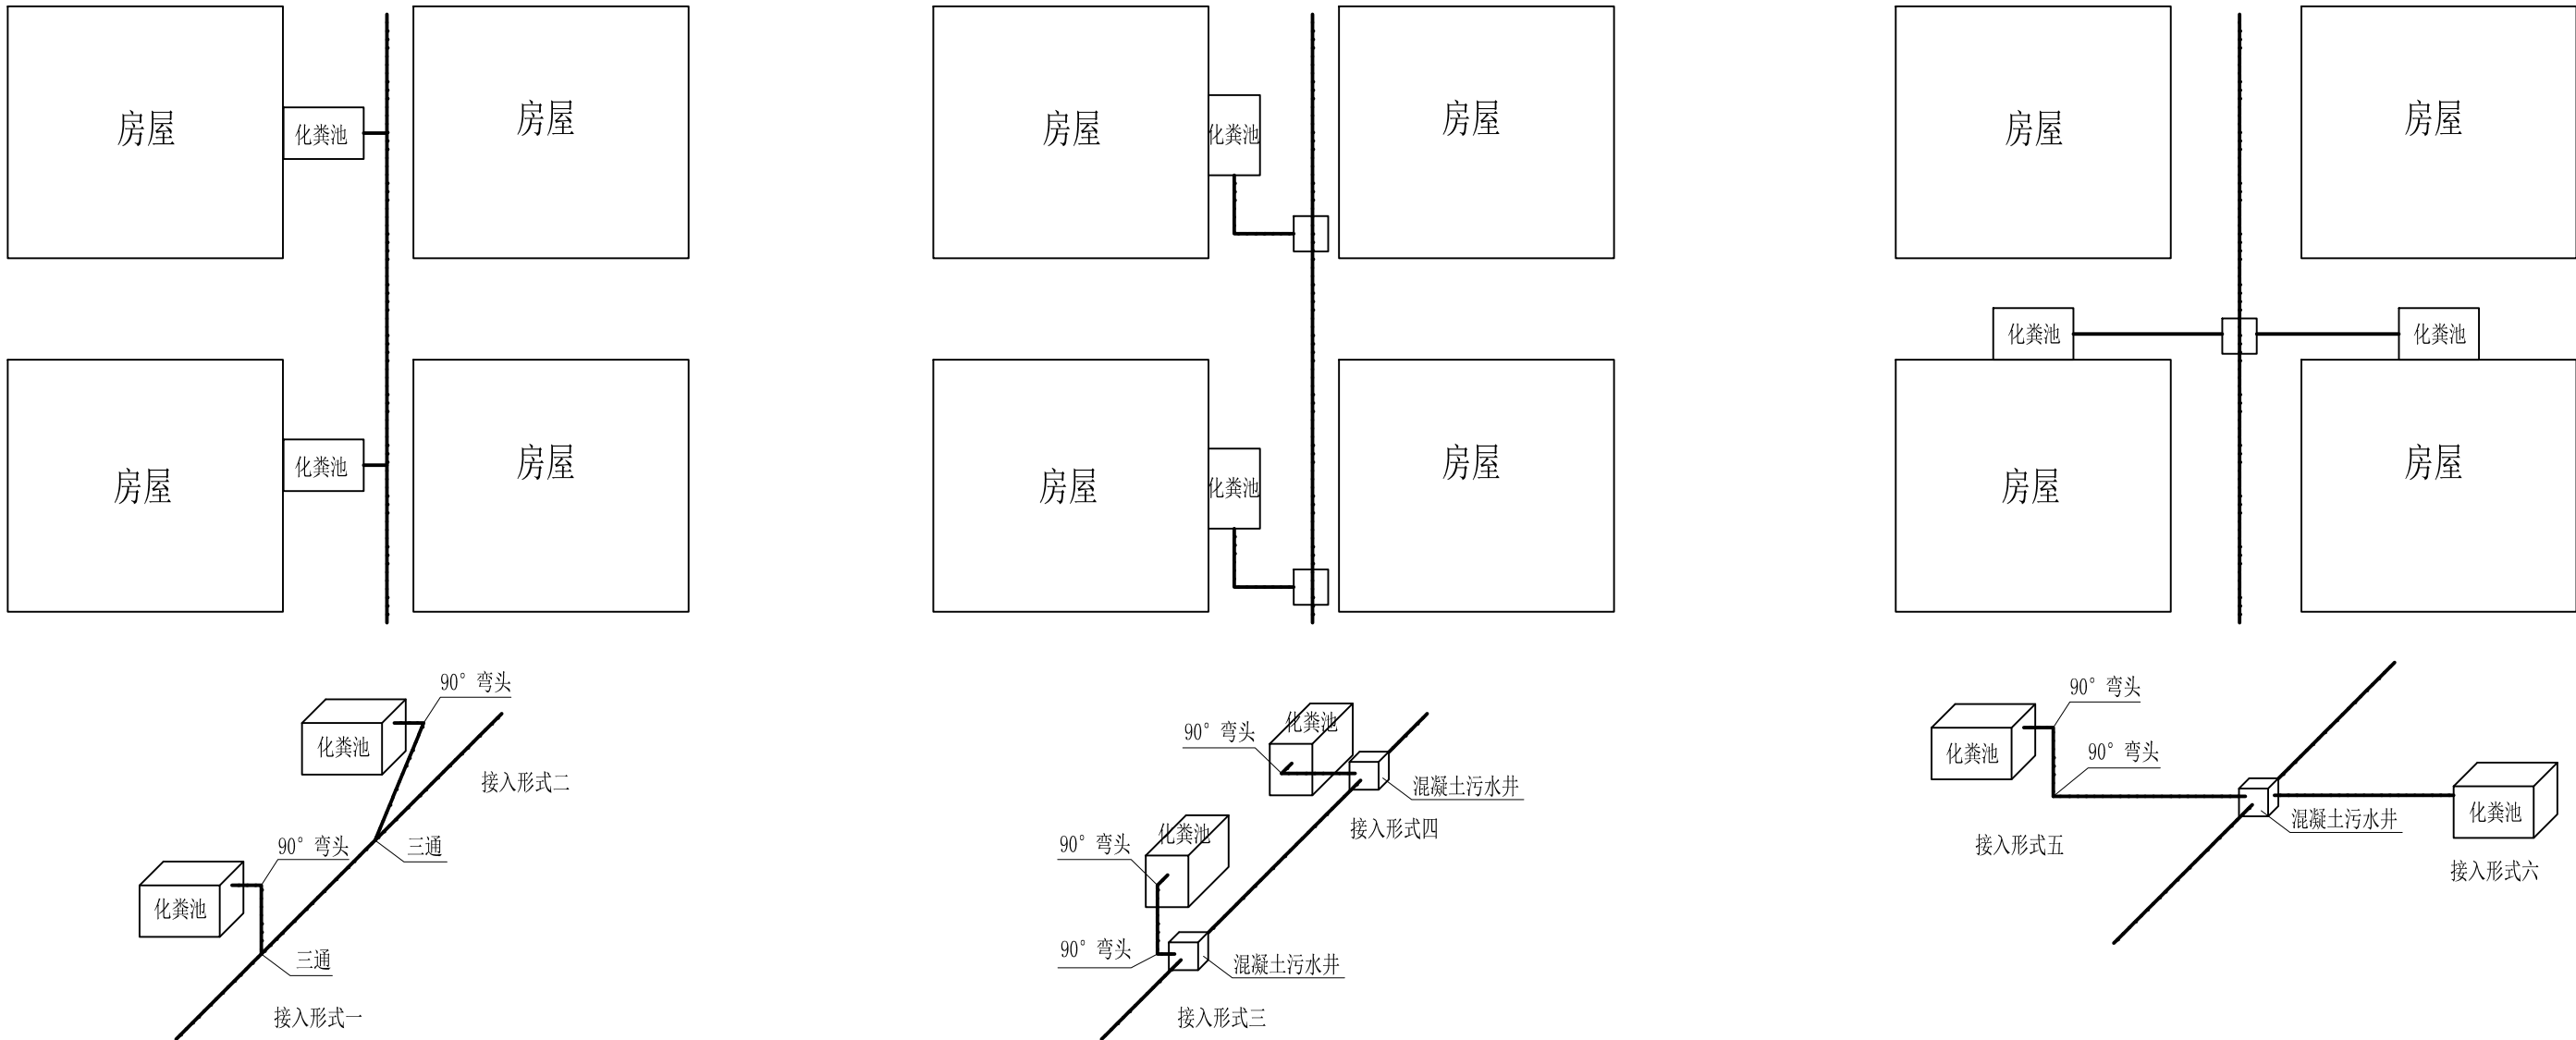


化粪池接出形式示意图

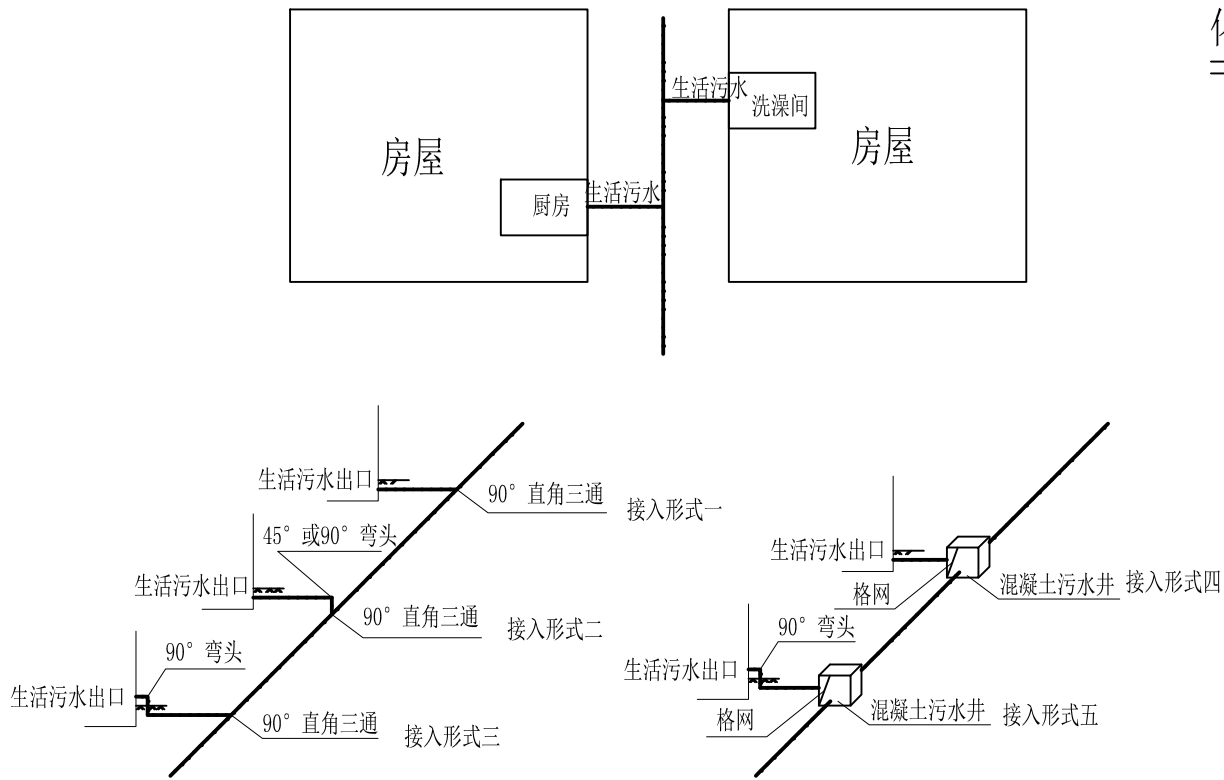

生活污水口接出形式示意图

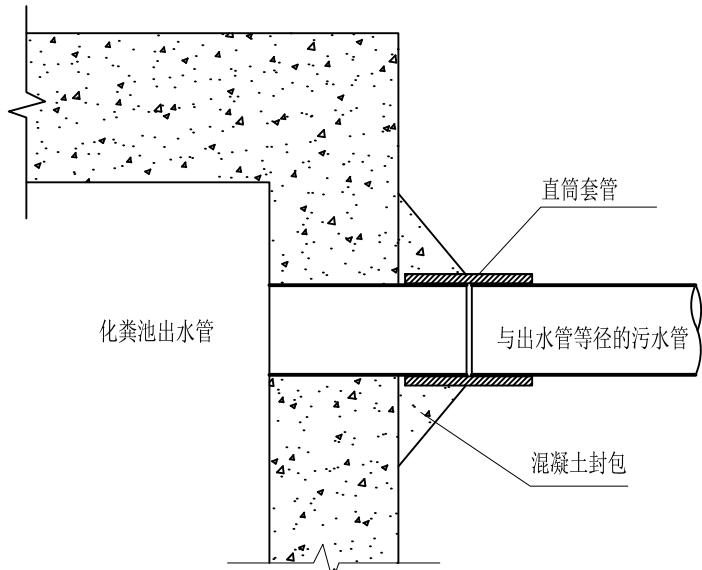


化粪池接出水管大样图

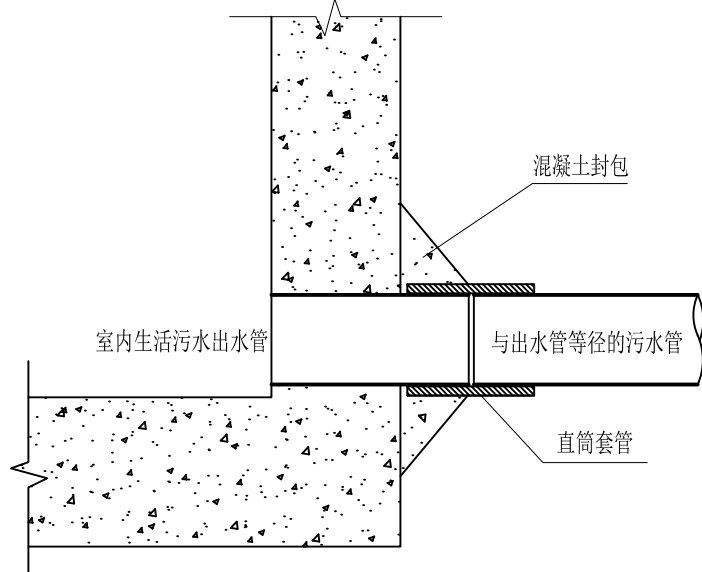

室内污水出水管大样图

说明：
生活污水、原有化粪池接出管可视为原来接出口的情况按实际接驳。

巷道横断面示意图

 <div>广东智铭设计有限公司 Guangdong Zhiming Design Co.,Ltd.</div>	建设单位	乳源瑶族自治县市政管理中心		设计号	ZM-HT202519-SJ020	
	工程名称	乳源瑶族自治县环城西路供电北片区老旧小区改造项目		设计阶段	施工图	
	子项名称	农委家属院		专业	给排水	
	图名：	巷道横断面示意图		图号	SS-Z-04	
审定	聂红	设计	专业负责人	杜少平	比例	1:300
审核	杜少平	设计	校核	杜少平	版本	0
项目负责人	聂红	设计	设计	谢健棠	日期	2025.08