



中大设计集团有限公司
ZHONGDA DESIGN GROUP CO.,LTD.
设计证书编号(乙级): A261130053
地址: 陕西省西安市高新区唐延南路8号
电话: 029-81124625 邮编: 710000

出图专用章
OFFICIAL STAMP

注册执业章
REGISTERED WORKING STAMP

建设单位 CLIENT
韶关市武江区西河镇人民政府

项目名称 PROJECT NAME
武江区西河镇下坑村乡村振兴和人居环境
整治项目二期

子项名称 ITEM NAME
运营中心


图 名 DRAWING NAME
一层强弱电点位布置图

项目负责人 PROJECT MANAGER	马向前	马向前
专业负责人 DIVISION CHIEF	白 瑞	白 瑞
审核人 REVIEWED BY	李善谋	李善谋
审定人 APPROVED BY	白 瑞	白 瑞
校对入 CHECKED BY	张 伟	张 伟
设计人 DESIGNED	沈康锋	沈康锋
制图人 DRAWN	沈康锋	沈康锋

工程编号 JOB NO. 26-C3700015

阶段 STATUS	施工图	专业 DISCI.	建筑
日期 DATE		图号 DR. NO.	JS-10

版权所有，不得复制、套用。
ALL RIGHTS RESERVED, DON'T COPIED, REPRODUCED.

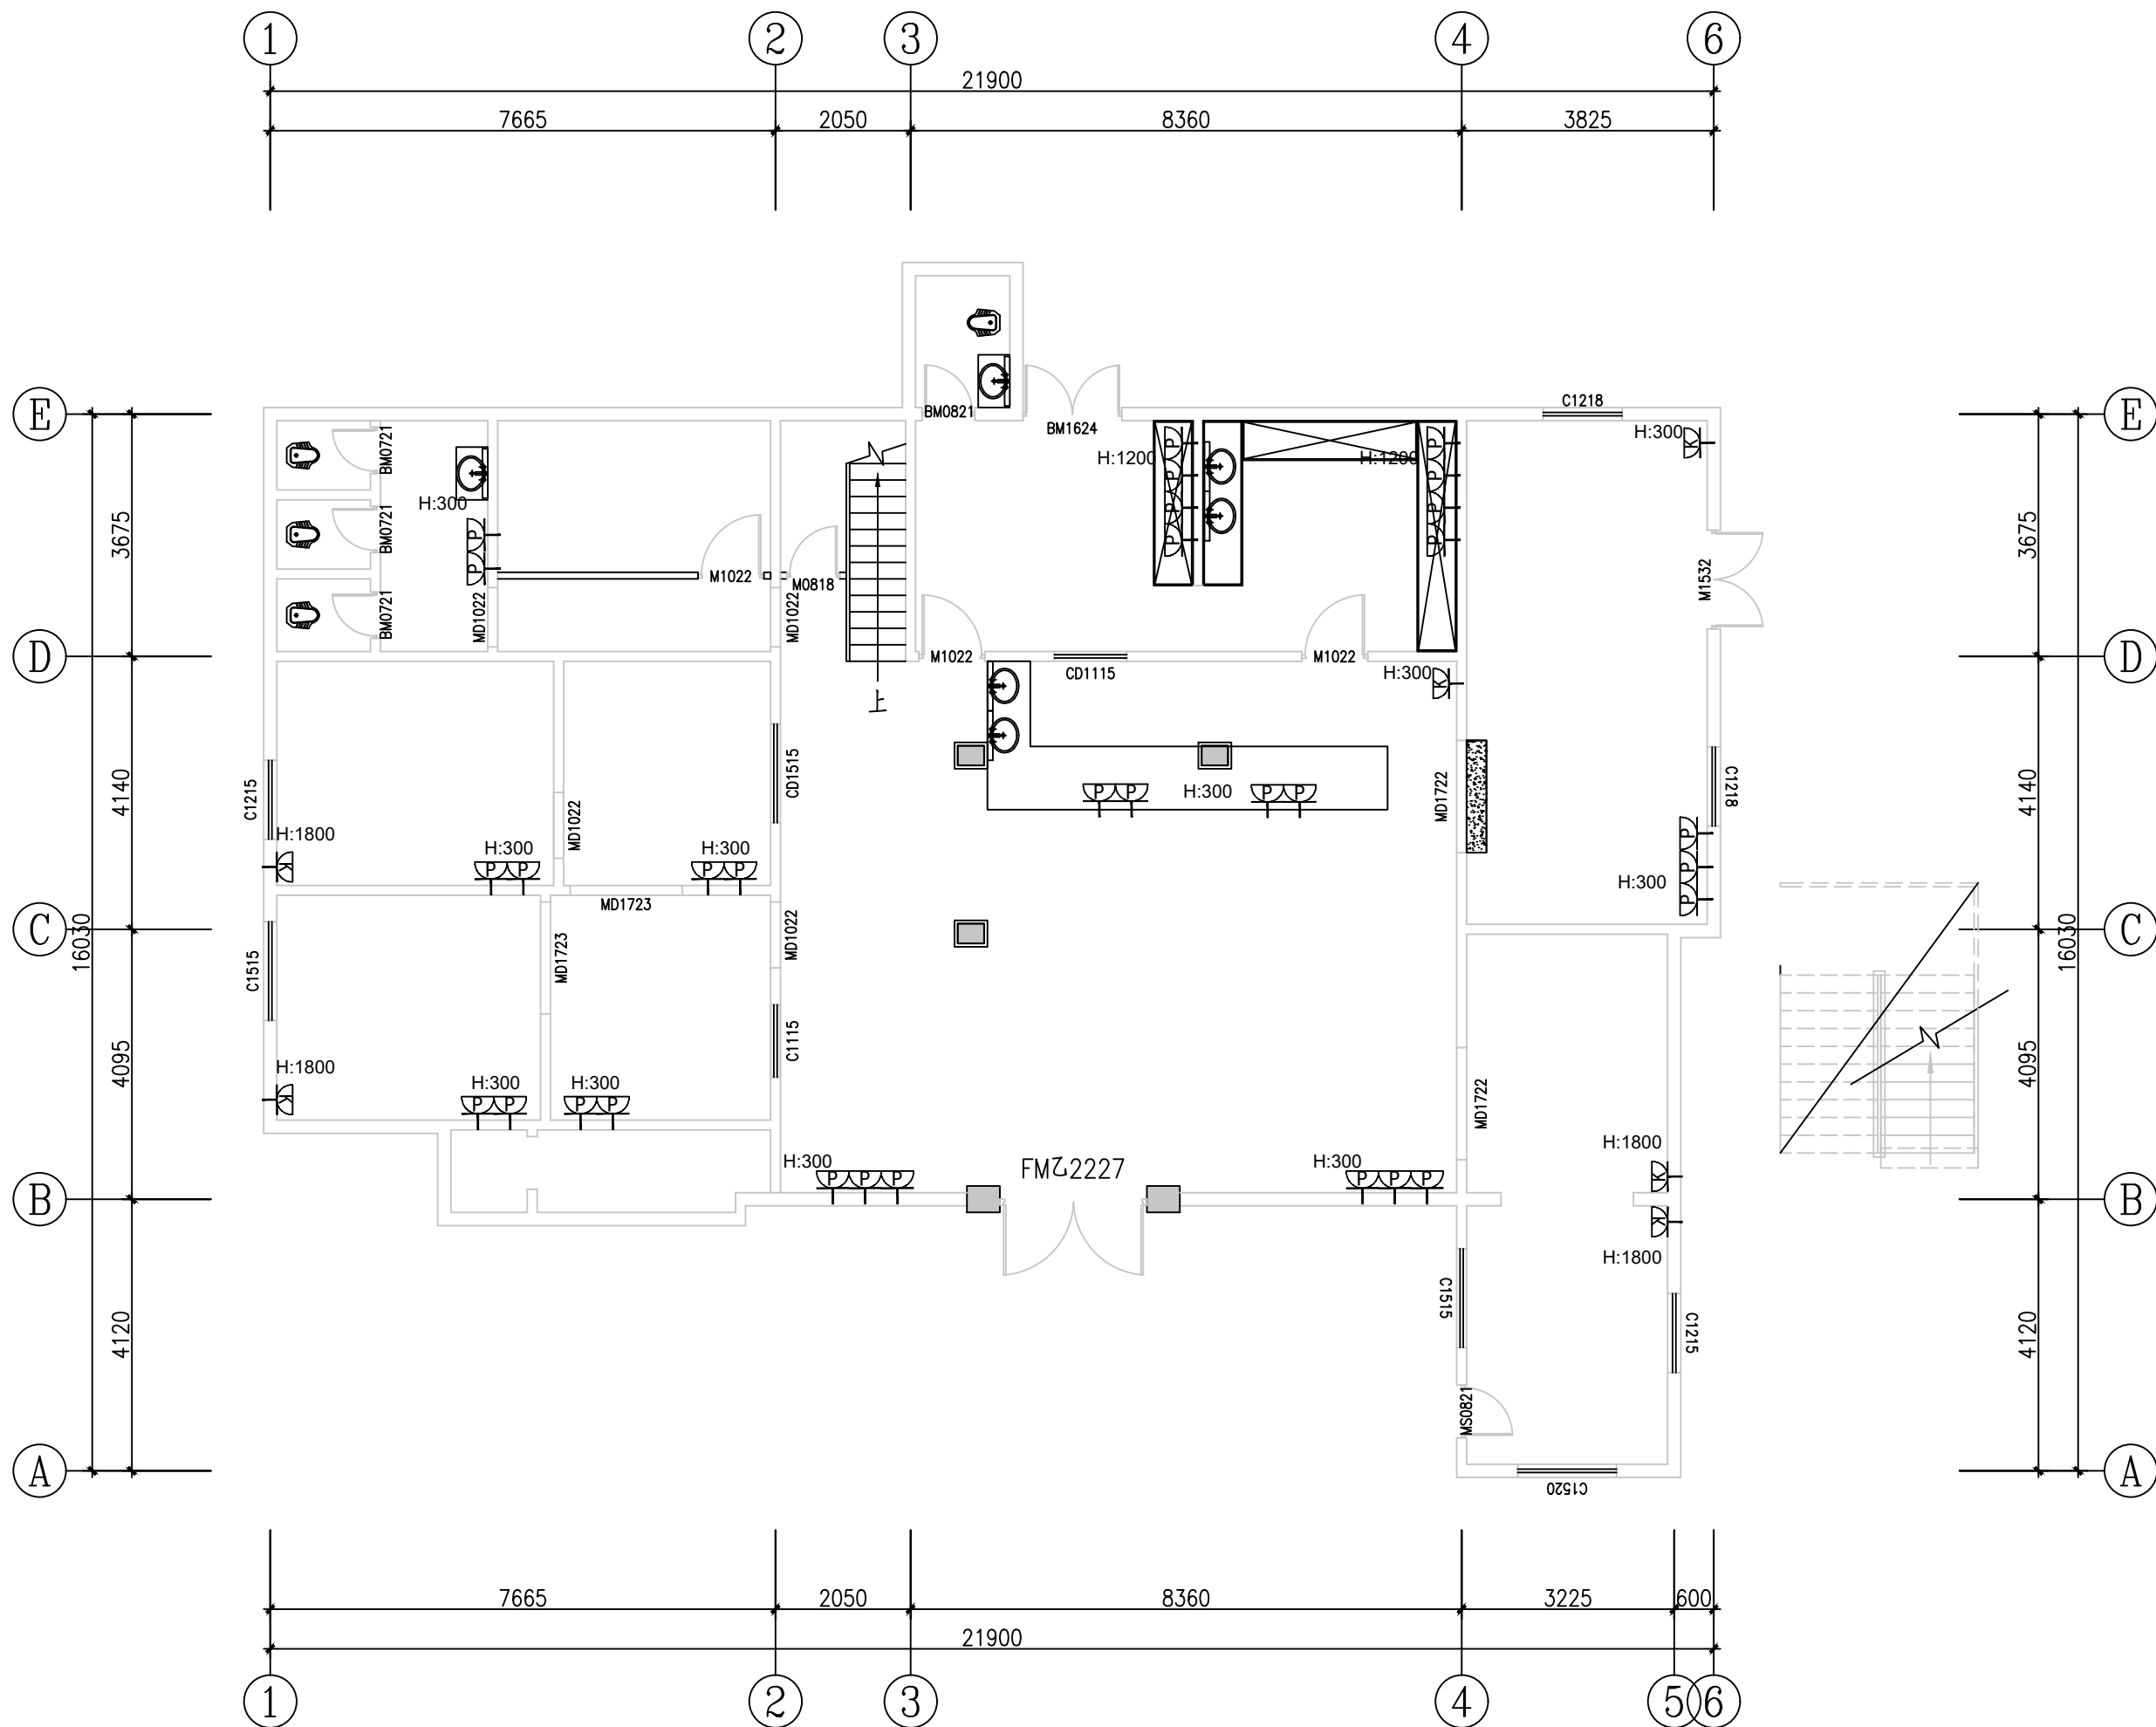

一层强弱电点位布置图 1:100

插座图例:

符号	名称	图块
	普通插座	
	电视插座	
	网络插座	
	电话插座	
	冰箱插座	
	空调插座	
	防水插座	
	电话地插	
	地插插座	
	电视地插	
	网络地插	
	带开关插座	
	ZAL 强电总箱	
	IDF 弱电总箱	