



中大设计集团有限公司
ZHONGDA DESIGN GROUP CO.,LTD.
设计证书编号(乙级): A261130053
地址: 陕西省西安市高新区唐延南路8号
电话: 029-81124625 邮编: 710000

出图专用章
OFFICIAL STAMP

注册执业章
REGISTERED WORKING STAMP

建设单位 CLIENT
韶关市武江区西河镇人民政府

项目名称 PROJECT NAME
武江区西河镇下坑村
乡村振兴和人居环境整治项目二期

子项名称 ITEM NAME


图 名 DRAWING NAME
首层配电平面图

项目负责人 PROJECT MANAGER	马向前	马向前
专业负责人 DIVISION CHIEF	赵 雪	赵雪
审核人 REVIEWED BY	许小钢	许小钢
审定人 APPROVED BY	李信昌	李信昌
校对入 CHECKED BY	李 觅	李觅
设计人 DESIGNED	付博毅	付博毅
制图人 DRAWN	付博毅	付博毅

工程编号 JOB NO. 26-C3700015

阶段 STATUS	施工图	专业 DISCI.	电气
日期 DATE	2026. 03	图号 DR. NO.	DS-05

版权所有，不得复制、套用。
ALL RIGHTS RESERVED.DONT COPIED.REPRODUCED.

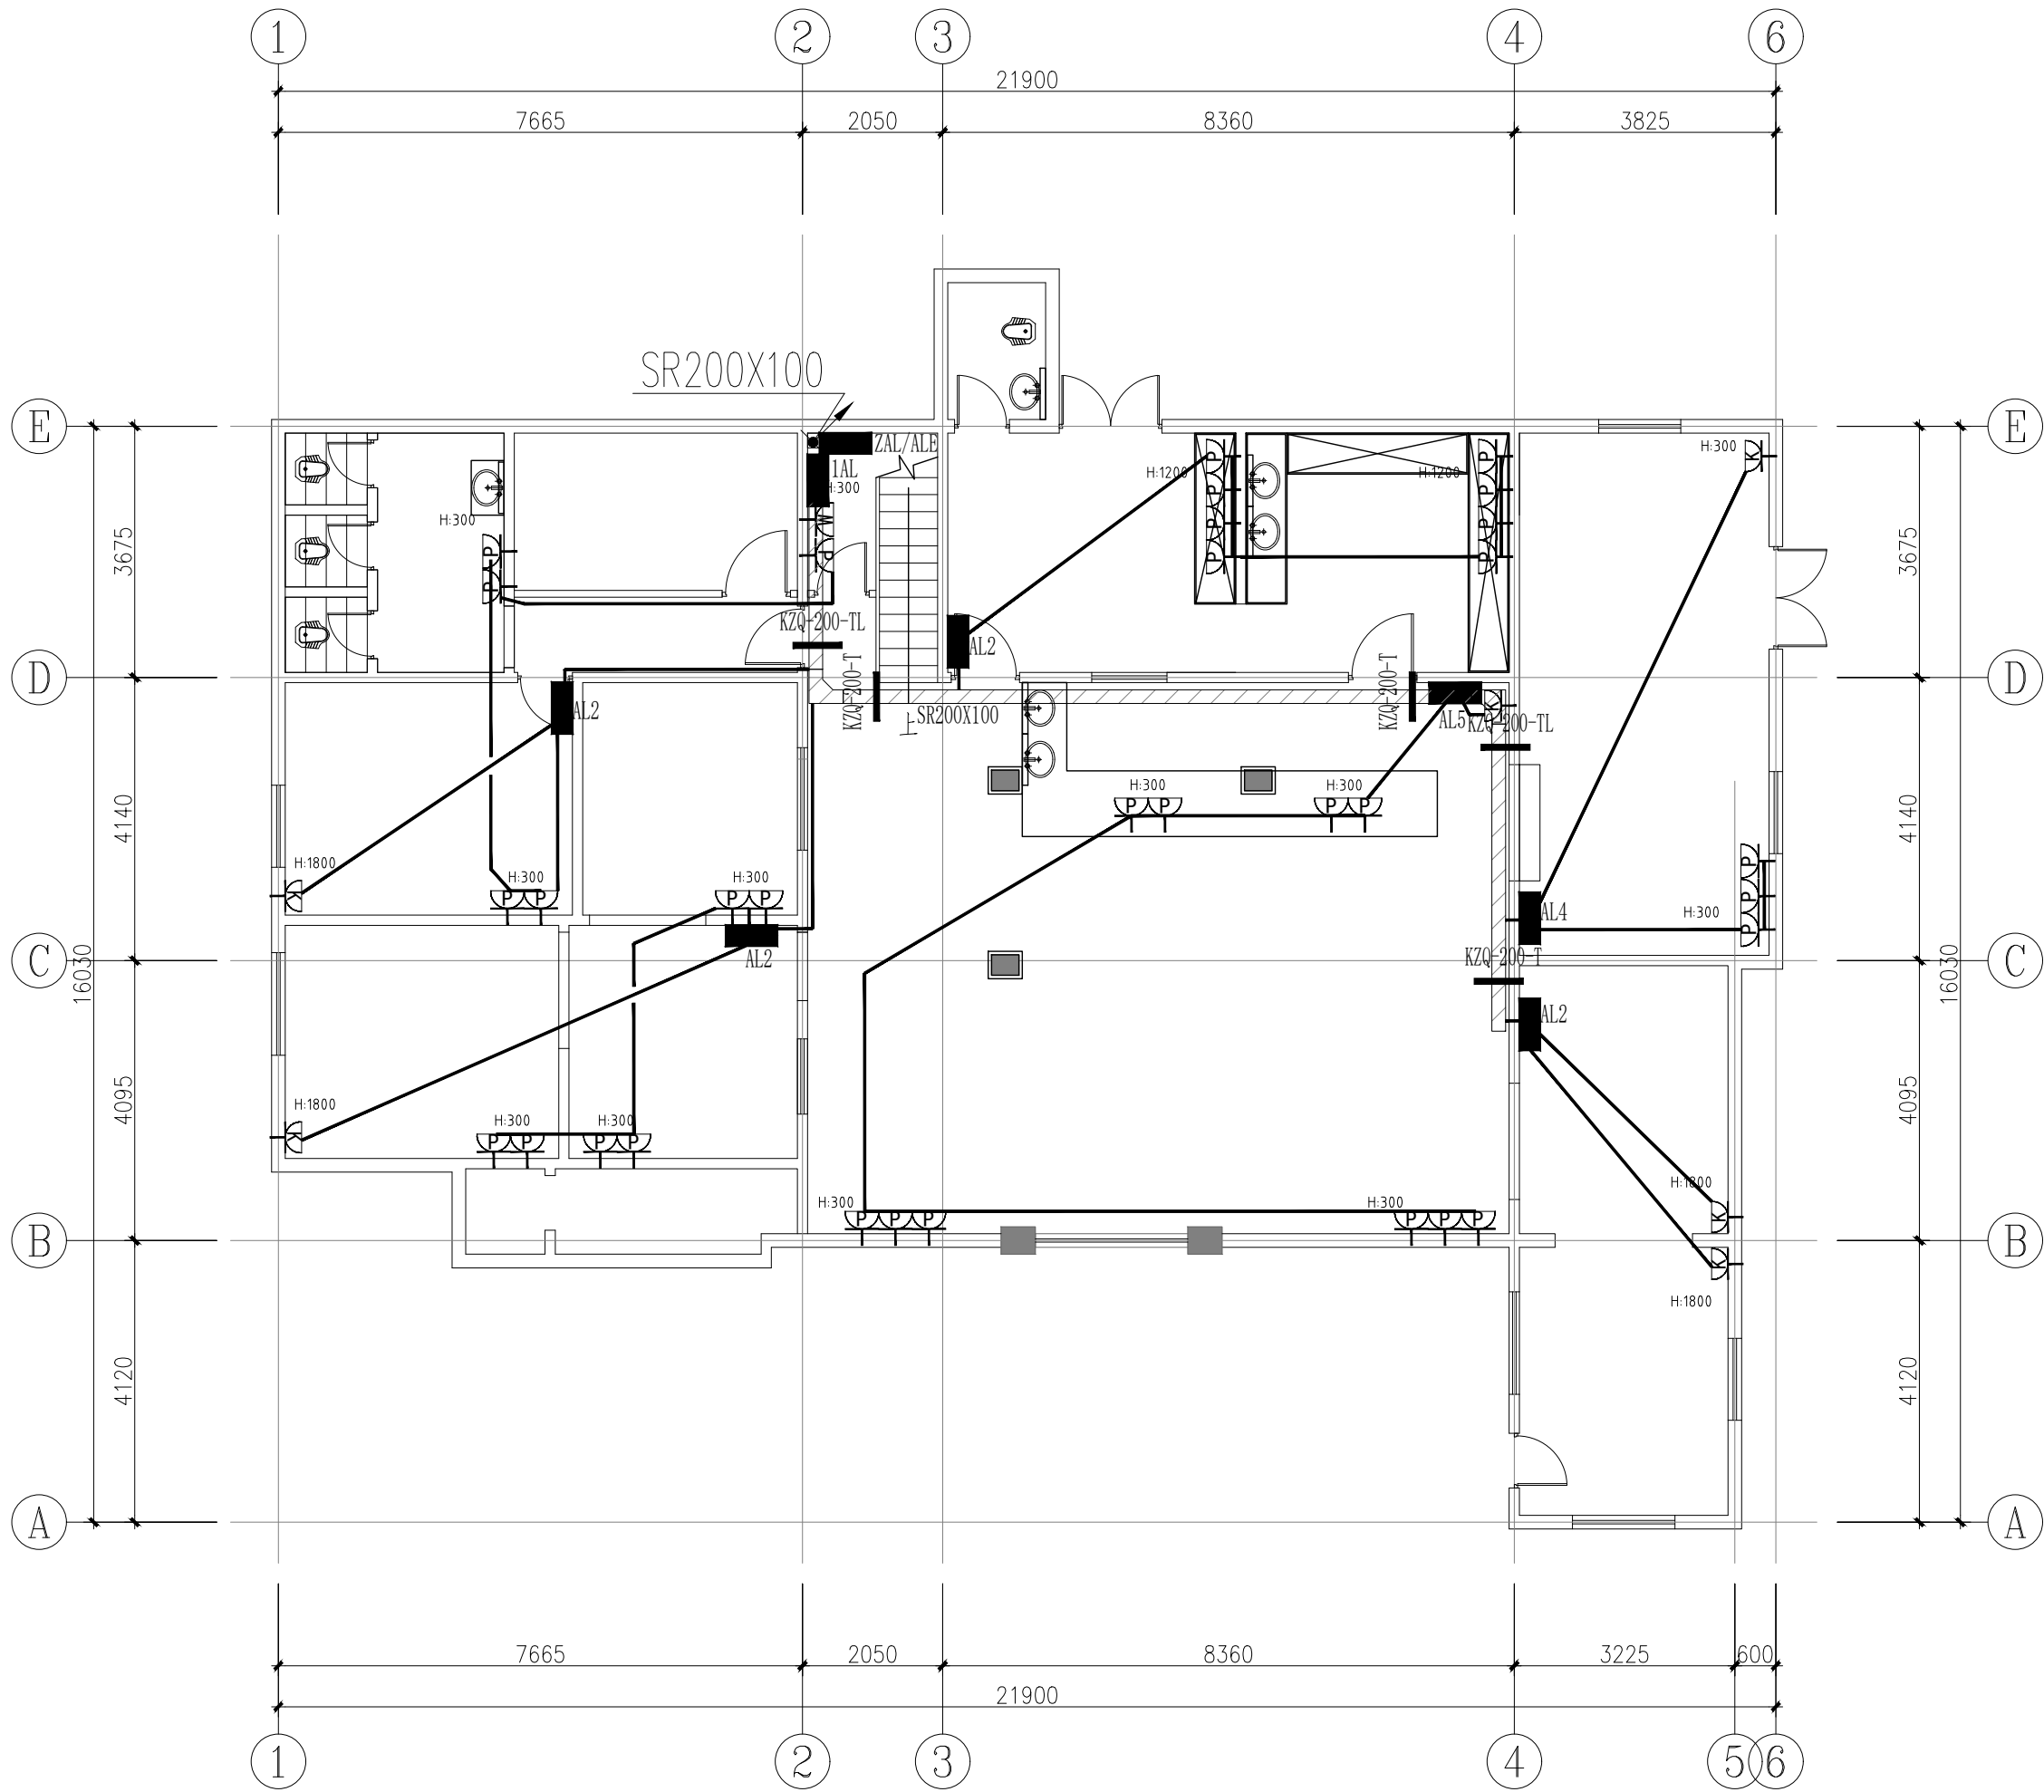

首层配电平面图 1:100

插座图例:

符号	名称	图块
	普通插座	
	电视插座	
	网络插座	
	电话插座	
	冰箱插座	
	空调插座	
	防水插座	
	电话地插	
	地插插座	
	电视地插	
	网络地插	
	带开关插座	
	ZAL 强电总箱	
	IDF 弱电总箱	