



中大设计集团有限公司  
ZHONGDA DESIGN GROUP CO.,LTD.

设计证书编号(乙级): A261130053

地址: 陕西省西安市高新区唐延南路8号  
电话: 029-81124625 邮编: 710000

出图专用章  
OFFICIAL STAMP

注册执业章  
REGISTERED WORKING STAMP

建设单位 CLIENT  
韶关市武江区西河镇人民政府

项目名称 PROJECT NAME  
武江区西河镇下坑村  
乡村振兴和人居环境整治项目二期

子项名称 ITEM NAME


图 名 DRAWING NAME  
二层照明平面图

项目负责人 PROJECT MANAGER	马向前	马向前
专业负责人 DIVISION CHIEF	赵 雪	赵雪
审核人 REVIEWED BY	许小钢	许小钢
审定人 APPROVED BY	李信昌	李信昌
校对入 CHECKED BY	李 觅	李觅
设计人 DESIGNED	付博毅	付博毅
制图人 DRAWN	付博毅	付博毅

工程编号 JOB NO. 26-C3700015

阶段 STATUS	施工图	专业 DISCI.	电气
日期 DATE	2026. 03	图号 DR. NO.	DS-06

版权所有，不得复制、套用。  
ALL RIGHTS RESERVED.DONT COPIED,REPRODUCED.

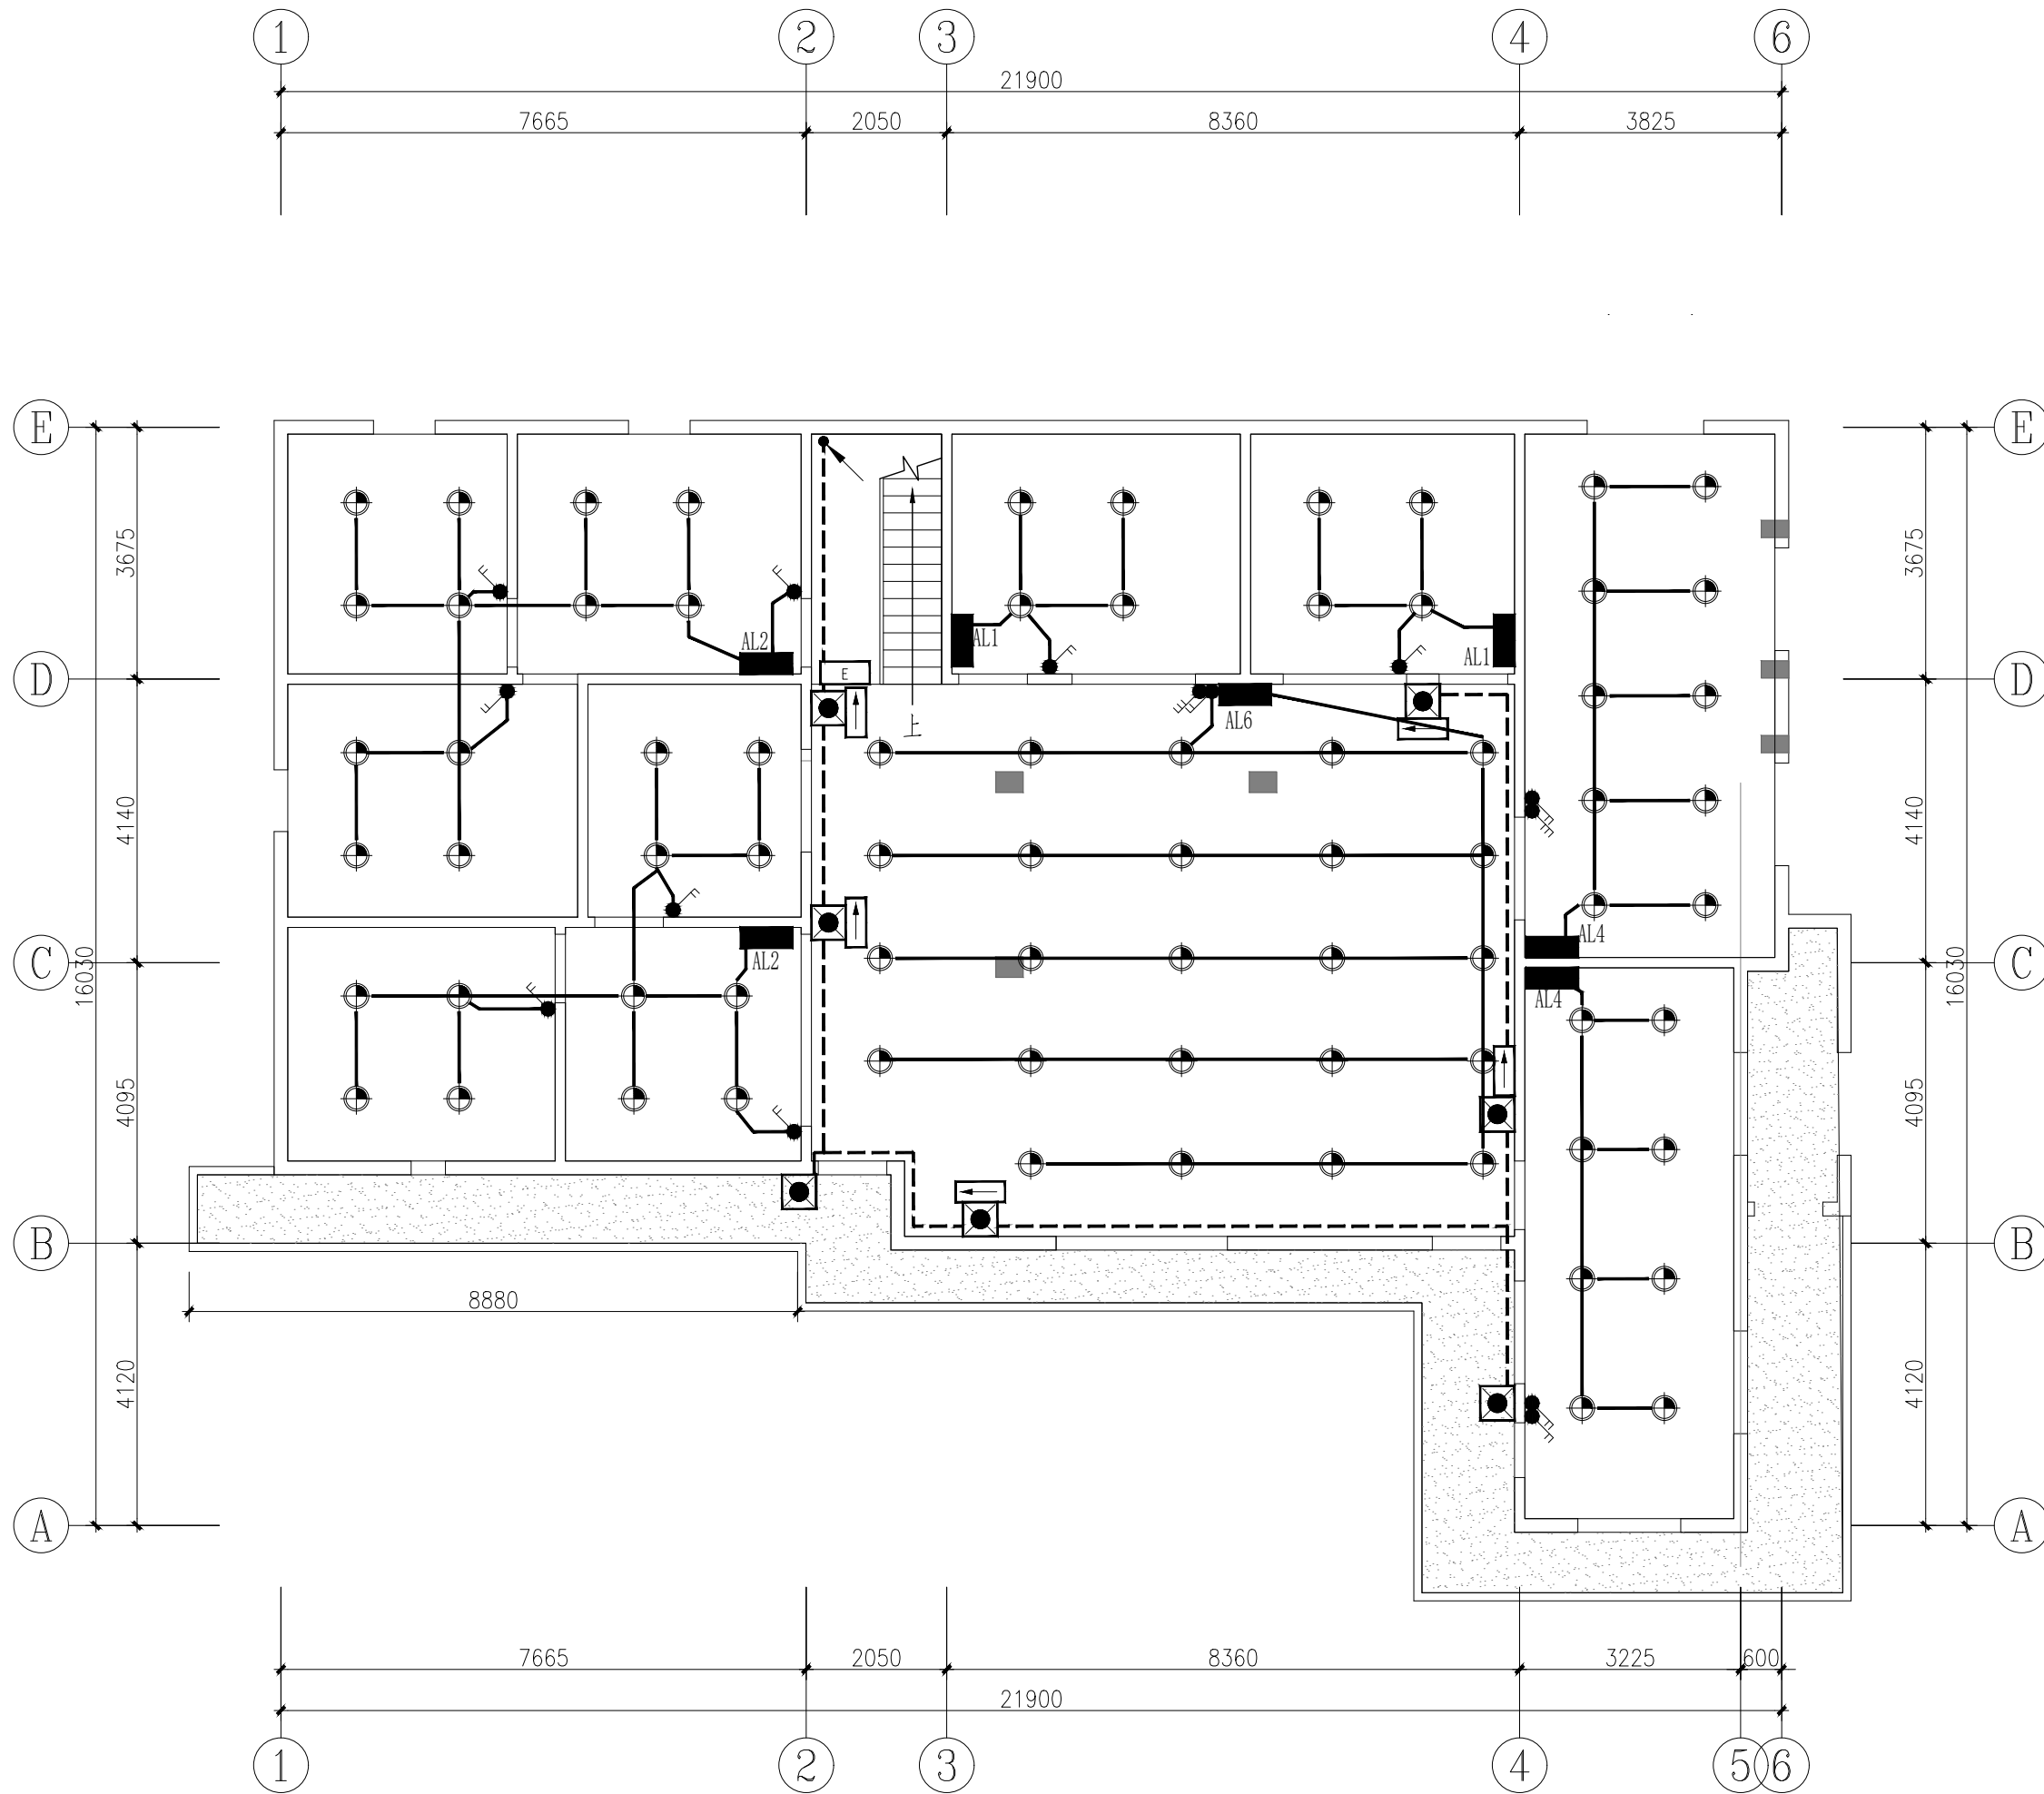

二层照明平面图 1:100

统计表:

编号	项目名称	规格 (mm)	说明	数量	图例	索引
1	射灯	20W				
2						
3						